


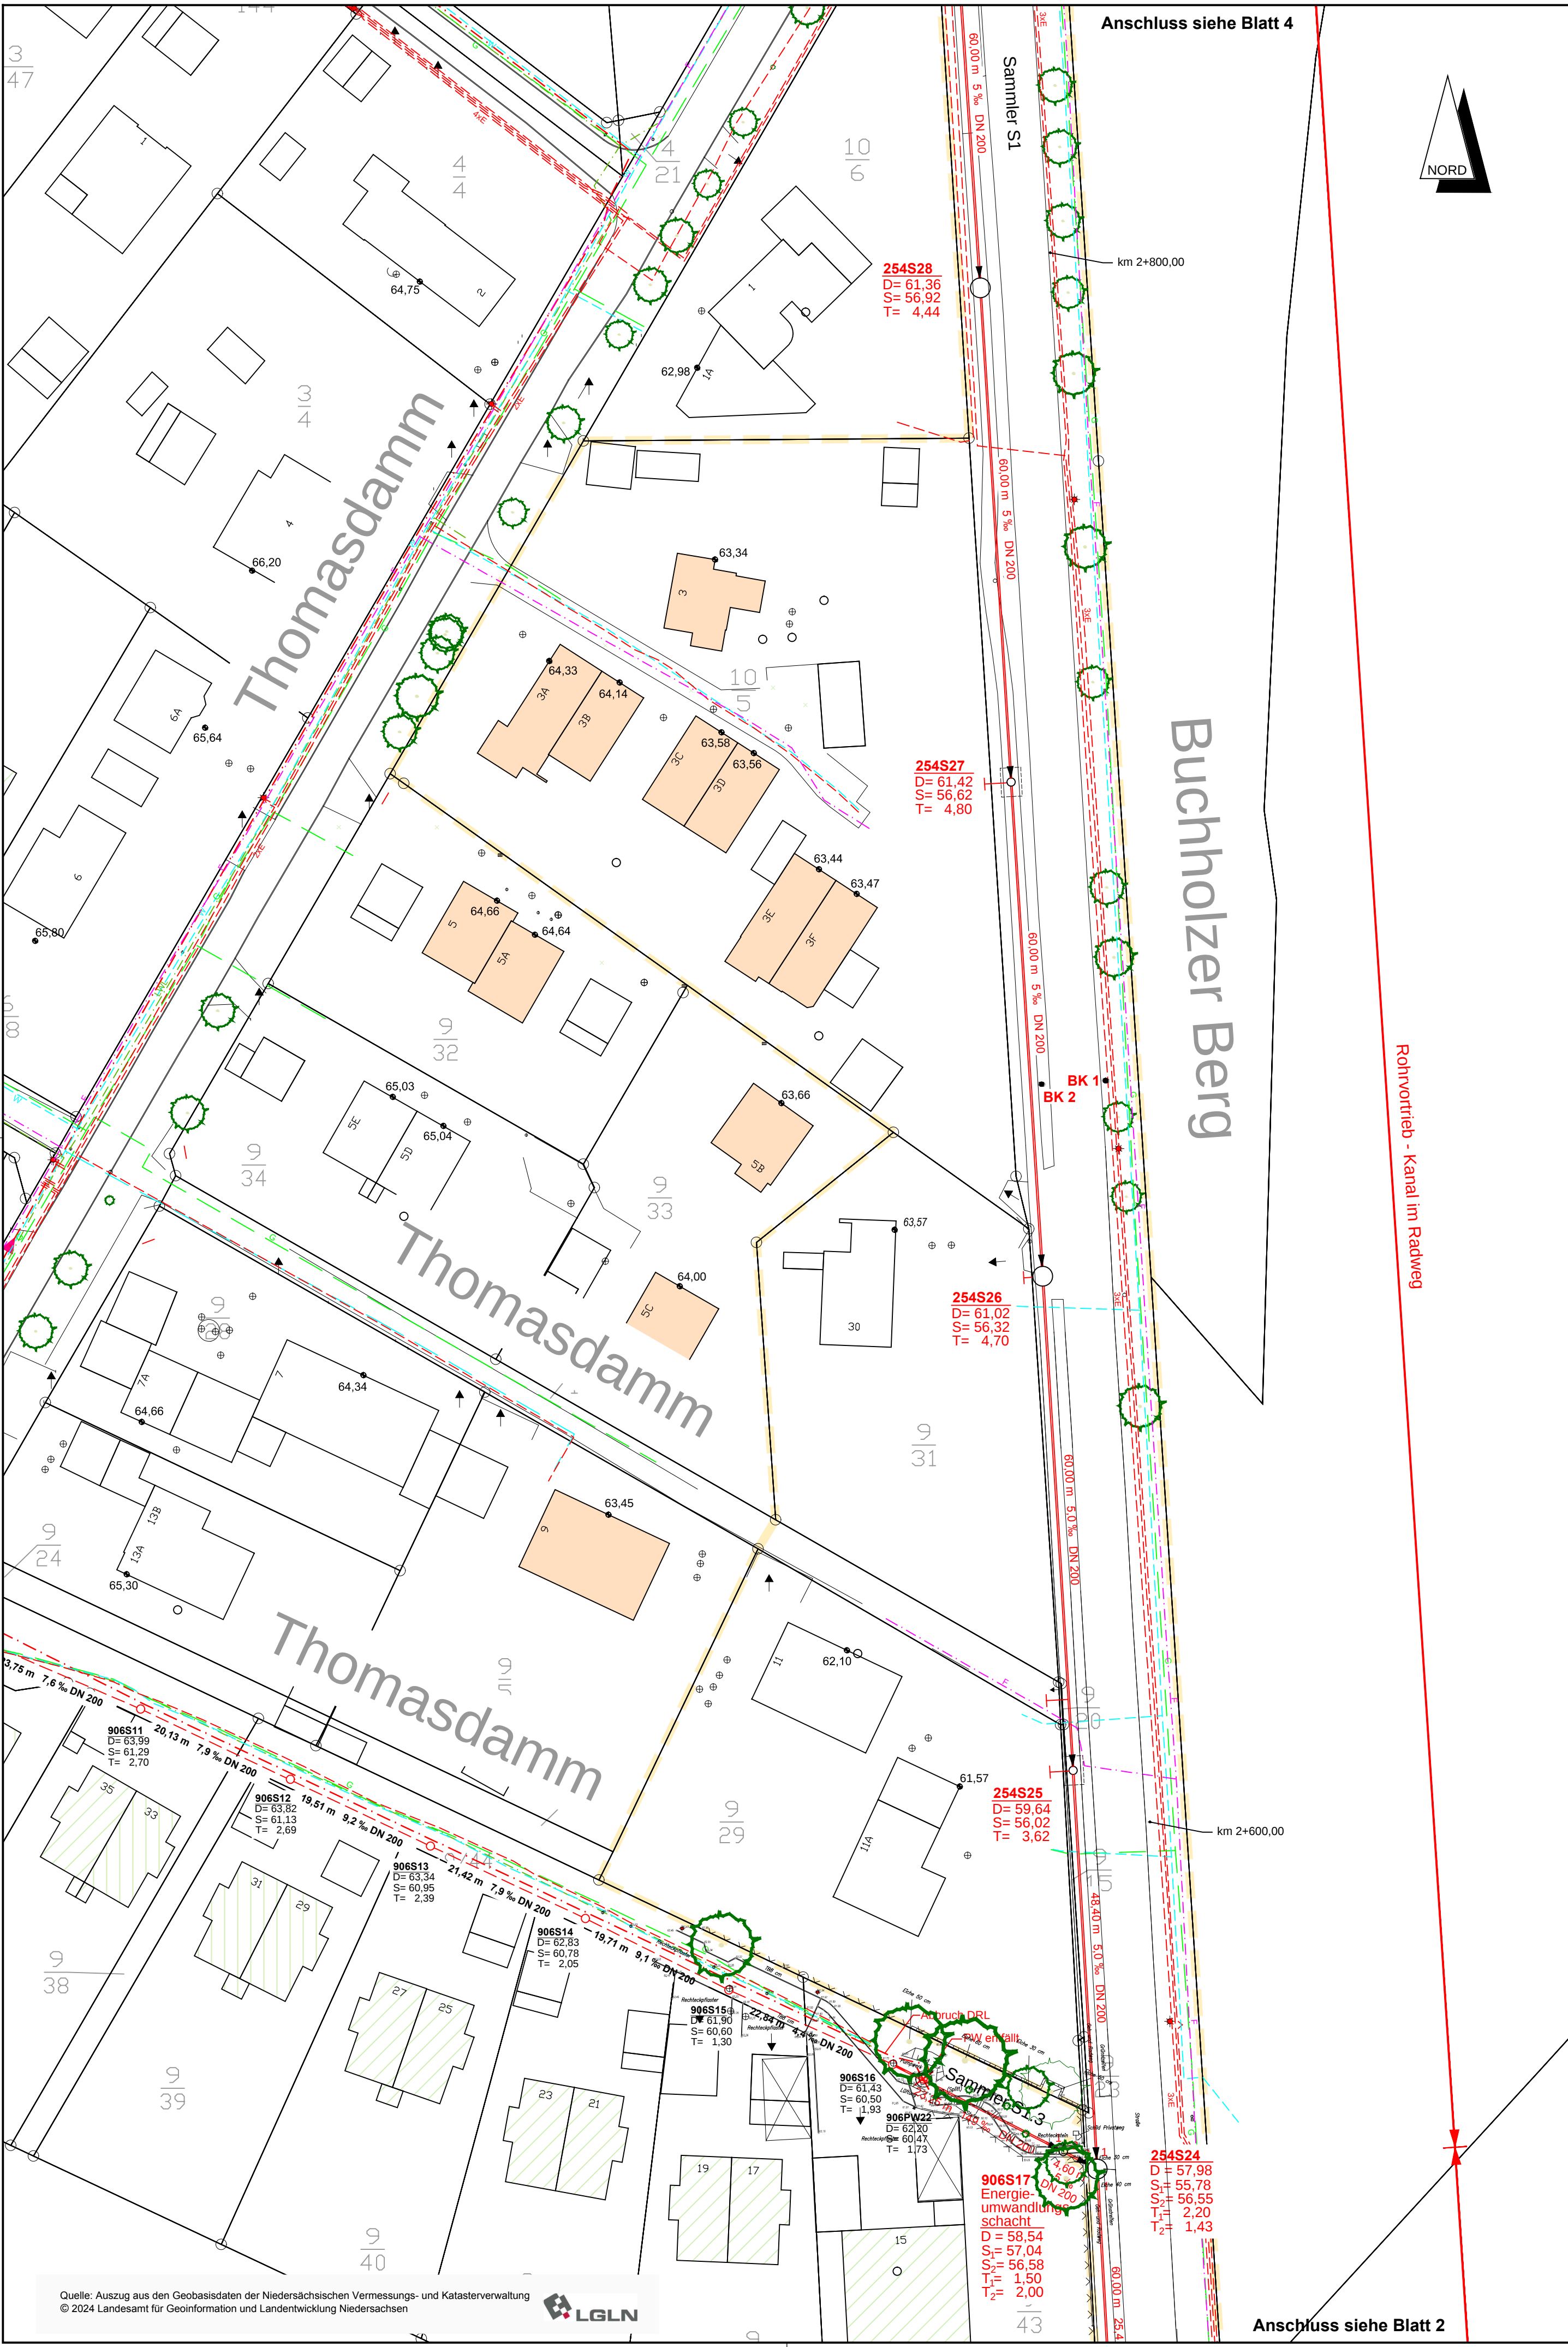

Zeichenerklärung

Grenze 6. Bauabschnitt

vorhandener Regenwasserkanal

vorhandener Schmutzwasserkanal

vorhandene Schmutzwasser-Druckrohrleitung

50,00 m 7,6 ‰ DN 200

geplanter Schmutzwasserkanal mit Haltungslänge, Gefälle und Querschnitt

254S36
D= 61,67
S= 59,67
T= 2,00

Kontrollschacht
- Schachtnummer mit Straßenschlüssel
- Deckelhöhe
- Sohlhöhe
- Schachttiefe

möglicher Hausanschluss

43,70

Höhe OKFF-EG

Startbaugrube Ø 2,40 m

Zielbaugrube 2,50 m x 3,50 m

Gebäude unter Rückstau

bereits am Kanal angeschlossene Grundstücke

möglicher rückstaufreier Anschluss

906S15
D= 61,80
S= 60,60
T= 1,30

vorhandener Kontrollschacht
- Schachtnummer mit Straßenschlüssel
- Deckelhöhe
- Sohlhöhe
- Schachttiefe

BK 5

Bohrkern mit Nummer

Versorgungsleitungen

W

Trinkwasserleitung

G

Gasleitung

E

E-Leitung

LWL

Glasfaserkabel

F

Fernmeldekabel

AUSFÜHRUNGSPLANUNG

Änderungsvermerke:	Datum:	Bearbeitet:
Auftraggeber: Stadt Buchholz i. d. N.		
Bauvorhaben: Schmutzwasser - Kanalbau Seppensen 6. Bauabschnitt		
Planbezeichnung: Lageplan Entwässerung, Blatt 3		
Maßstab: 1: 500	Aufgestellt: 23.10.2025	Anlage / Plannr.: A3.3