

Raum-Nummer	Vorbereitung/Messung	254
Ziele	Anschlussspunkt	Regelbedarf
1	Wass. Anschluss	
2	Strom	
3	Wass. Anschluss	
4	Strom	
5	Wass. Anschluss	
6	Strom	
7	Wass. Anschluss	
8	Strom	
9	Wass. Anschluss	
10	Strom	

Raum-Nummer	Carv	252
Ziele	Anschlussspunkt	Regelbedarf
1	Wass. Anschluss	
2	Strom	
3	Wass. Anschluss	
4	Strom	
5	Wass. Anschluss	
6	Strom	
7	Wass. Anschluss	
8	Strom	
9	Wass. Anschluss	
10	Strom	

Raum-Nummer	Sid Lampi - Tormen	253a+b
Ziele	Anschlussspunkt	Regelbedarf
1	Wass. Anschluss	
2	Strom	
3	Wass. Anschluss	
4	Strom	
5	Wass. Anschluss	
6	Strom	
7	Wass. Anschluss	
8	Strom	
9	Wass. Anschluss	
10	Strom	

Raum-Nummer	Schneidung	251
Ziele	Anschlussspunkt	Regelbedarf
1	Wass. Anschluss	
2	Strom	
3	Wass. Anschluss	
4	Strom	
5	Wass. Anschluss	
6	Strom	
7	Wass. Anschluss	
8	Strom	
9	Wass. Anschluss	
10	Strom	

Raum-Nummer	Spele Protokollbuch	255
Ziele	Anschlussspunkt	Regelbedarf
1	Wass. Anschluss	
2	Strom	
3	Wass. Anschluss	
4	Strom	
5	Wass. Anschluss	
6	Strom	
7	Wass. Anschluss	
8	Strom	
9	Wass. Anschluss	
10	Strom	

Raum-Nummer	Druckkammer	258
Ziele	Anschlussspunkt	Regelbedarf
1	Wass. Anschluss	
2	Strom	
3	Wass. Anschluss	
4	Strom	
5	Wass. Anschluss	
6	Strom	
7	Wass. Anschluss	
8	Strom	
9	Wass. Anschluss	
10	Strom	


Raum-Nummer	Exzimer	268
Ziele	Anschlussspunkt	Regelbedarf
1	Wass. Anschluss	
2	Strom	
3	Wass. Anschluss	
4	Strom	
5	Wass. Anschluss	
6	Strom	
7	Wass. Anschluss	
8	Strom	
9	Wass. Anschluss	
10	Strom	

Raum-Nummer	Hochleistungs R	259
Ziele	Anschlussspunkt	Regelbedarf
1	Wass. Anschluss	
2	Strom	
3	Wass. Anschluss	
4	Strom	
5	Wass. Anschluss	
6	Strom	
7	Wass. Anschluss	
8	Strom	
9	Wass. Anschluss	
10	Strom	

Raum-Nummer	Leuchtkasten	260
Ziele	Anschlussspunkt	Regelbedarf
1	Wass. Anschluss	
2	Strom	
3	Wass. Anschluss	
4	Strom	
5	Wass. Anschluss	
6	Strom	
7	Wass. Anschluss	
8	Strom	
9	Wass. Anschluss	
10	Strom	

Raum-Nummer	Hochleistungs M	266
Ziele	Anschlussspunkt	Regelbedarf
1	Wass. Anschluss	
2	Strom	
3	Wass. Anschluss	
4	Strom	
5	Wass. Anschluss	
6	Strom	
7	Wass. Anschluss	
8	Strom	
9	Wass. Anschluss	
10	Strom	

Raum-Nummer	Druckkammer	267
Ziele	Anschlussspunkt	Regelbedarf
1	Wass. Anschluss	
2	Strom	
3	Wass. Anschluss	
4	Strom	
5	Wass. Anschluss	
6	Strom	
7	Wass. Anschluss	
8	Strom	
9	Wass. Anschluss	
10	Strom	

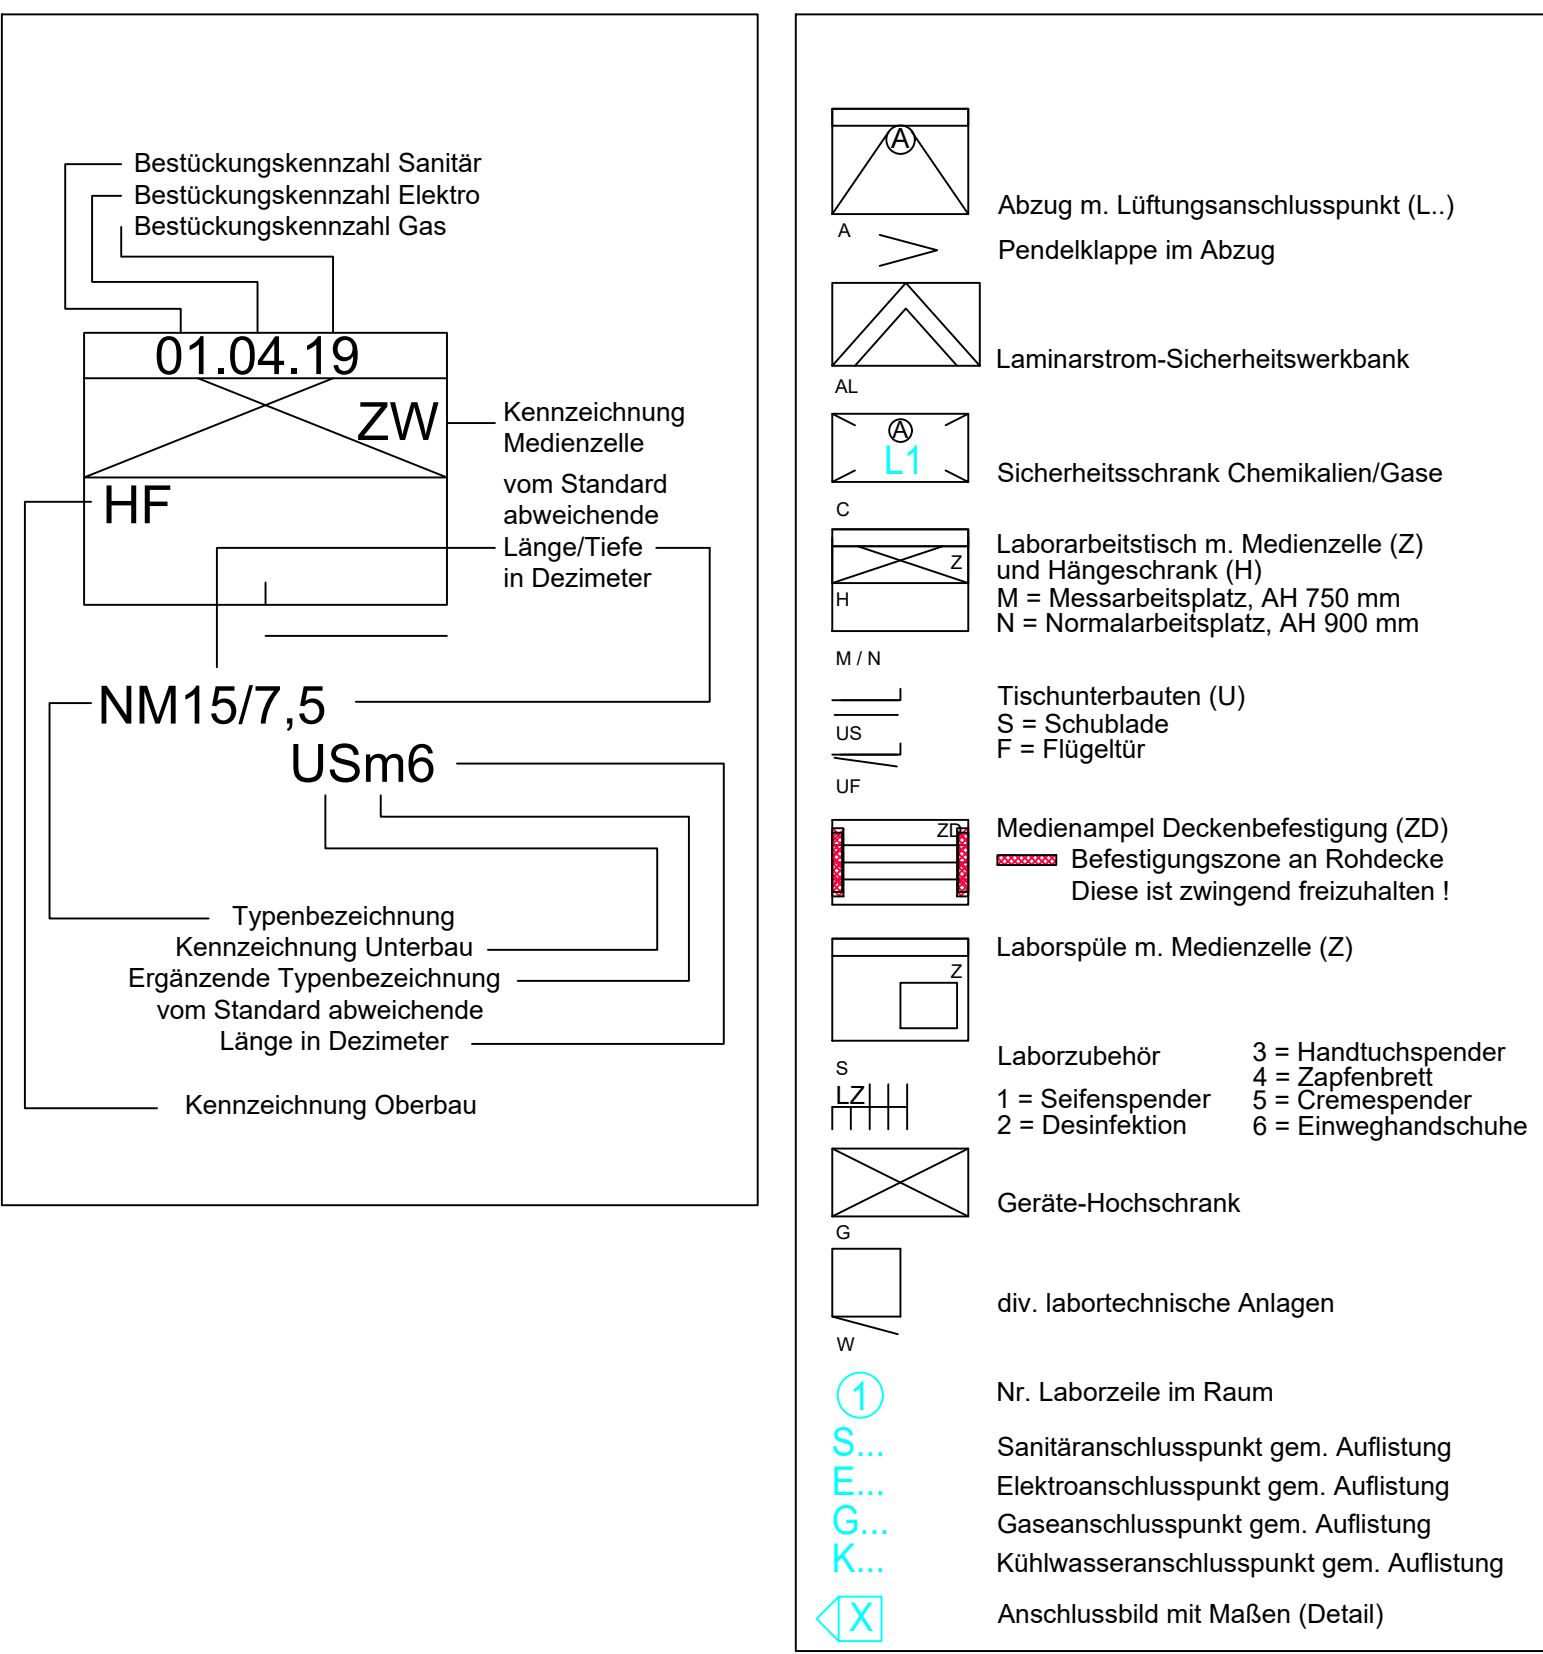

Raum-Nummer	Hochleistungs R	265
Ziele	Anschlussspunkt	Regelbedarf
1	Wass. Anschluss	
2	Strom	
3	Wass. Anschluss	
4	Strom	
5	Wass. Anschluss	
6	Strom	
7	Wass. Anschluss	
8	Strom	
9	Wass. Anschluss	
10	Strom	

Raum-Nummer	Leuchtkasten	264
Ziele	Anschlussspunkt	Regelbedarf
1	Wass. Anschluss	
2	Strom	
3	Wass. Anschluss	
4	Strom	
5	Wass. Anschluss	
6	Strom	
7	Wass. Anschluss	
8	Strom	
9	Wass. Anschluss	
10	Strom	

Raum-Nummer	Druckkammer-1	263
Ziele	Anschlussspunkt	Regelbedarf
1	Wass. Anschluss	
2	Strom	
3	Wass. Anschluss	
4	Strom	
5	Wass. Anschluss	
6	Strom	
7	Wass. Anschluss	
8	Strom	
9	Wass. Anschluss	
10	Strom	

Raum-Nummer	Druckkammer-2	262
Ziele	Anschlussspunkt	Regelbedarf
1	Wass. Anschluss	
2	Strom	
3	Wass. Anschluss	
4	Strom	
5	Wass. Anschluss	
6	Strom	
7	Wass. Anschluss	
8	Strom	
9	Wass. Anschluss	
10	Strom	


Raum-Nummer	Messung	269
Ziele	Anschlussspunkt	Regelbedarf
1	Wass. Anschluss	
2	Strom	
3	Wass. Anschluss	
4	Strom	
5	Wass. Anschluss	
6	Strom	
7	Wass. Anschluss	
8	Strom	
9	Wass. Anschluss	
10	Strom	

Raum-Nummer	Druckkammer	279
Ziele	Anschlussspunkt	Regelbedarf
1	Wass. Anschluss	
2	Strom	
3	Wass. Anschluss	
4	Strom	
5	Wass. Anschluss	
6	Strom	
7	Wass. Anschluss	
8	Strom	
9	Wass. Anschluss	
10	Strom	

19	Änderungen gem. Nutzerwünschen vom 19.07.26	29.07.2026
19	Anpassung Typenbezeichnung für optische Tische in den Räumen 251, 253b, 262, 263, 269	
18	Raum 255 der HFS entfällt, Raum 279 aus GF wird GF9	16.06.2026
17	Änderungen gem. Baubegehung/Auflmaß am 09.04.2026	09.06.2026
16	Änderung Abstand Schränke zur Wand aufgrund Heckkörper in den Räumen 253a und 254	10.06.2025
15	Änderung/Entfall Schränke aufgrund ELUV's in den Räumen 252, 253a/b, 254 und 279	28.04.2025
14	Planstand Abgabe Ausführungsplanung	17.01.2025
13	Korrekturen eingetragen	14.01.2025
12	Möblierung Raum 279 ergänzt	17.12.2024
11	Anpassung optische Tische, Raum 252 und Raum 255	12.06.2024
10	Anpassung optische Tische	25.04.2024
9	Anpassung aufgrund Kollision Heizung	23.02.2024
8	Anpassung ITEM-Bühne gem. Nutzergespräch vom 08.02.24	12.02.2024
7	Anpassung ITEM-Bühne	05.02.2024
6	Änderung vom Nutzer	30.01.2024
5	Änderung vom Nutzer vom 23.01.2024	25.01.2024
4	Text Deckenkonstruktion ergänzt	08.11.2023
3	Klärungswolken und Texte ergänzt	25.10.2023

Index	Bemerkung / Änderung	Datum	gez.
Änderungen			

51.BRS0201_1562_01_STLG--_19.dwg | 51.BRS0201_1562_01_STLG--_19_anonym | #####

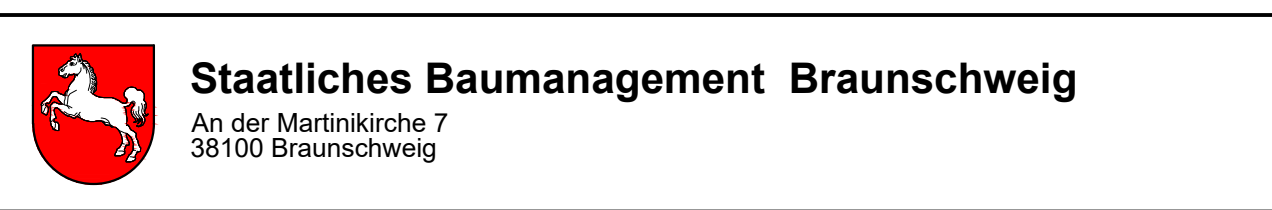

Planung	

Physikalisch-Technische Bundesanstalt	51.BRS0201
Bundesallee 100, 38116 Braunschweig	HHV-Nr.: 11400-E1-0009
Gebäude 156	
Ergänzungsneubau Einstein-Bau	
Laborantische Anlagen	
Grundriss 1. Obergeschoss	

Ausführungsplanung	
Datum: 06.08.2021	gez.:
Plan-Nr.: A474_GR001	Maßstab: 1:50
Plan-Index: 19	Blattgröße: 1570 x 841
Datell-Code: 51.BRS0201_1562_01_STLG--_19	