


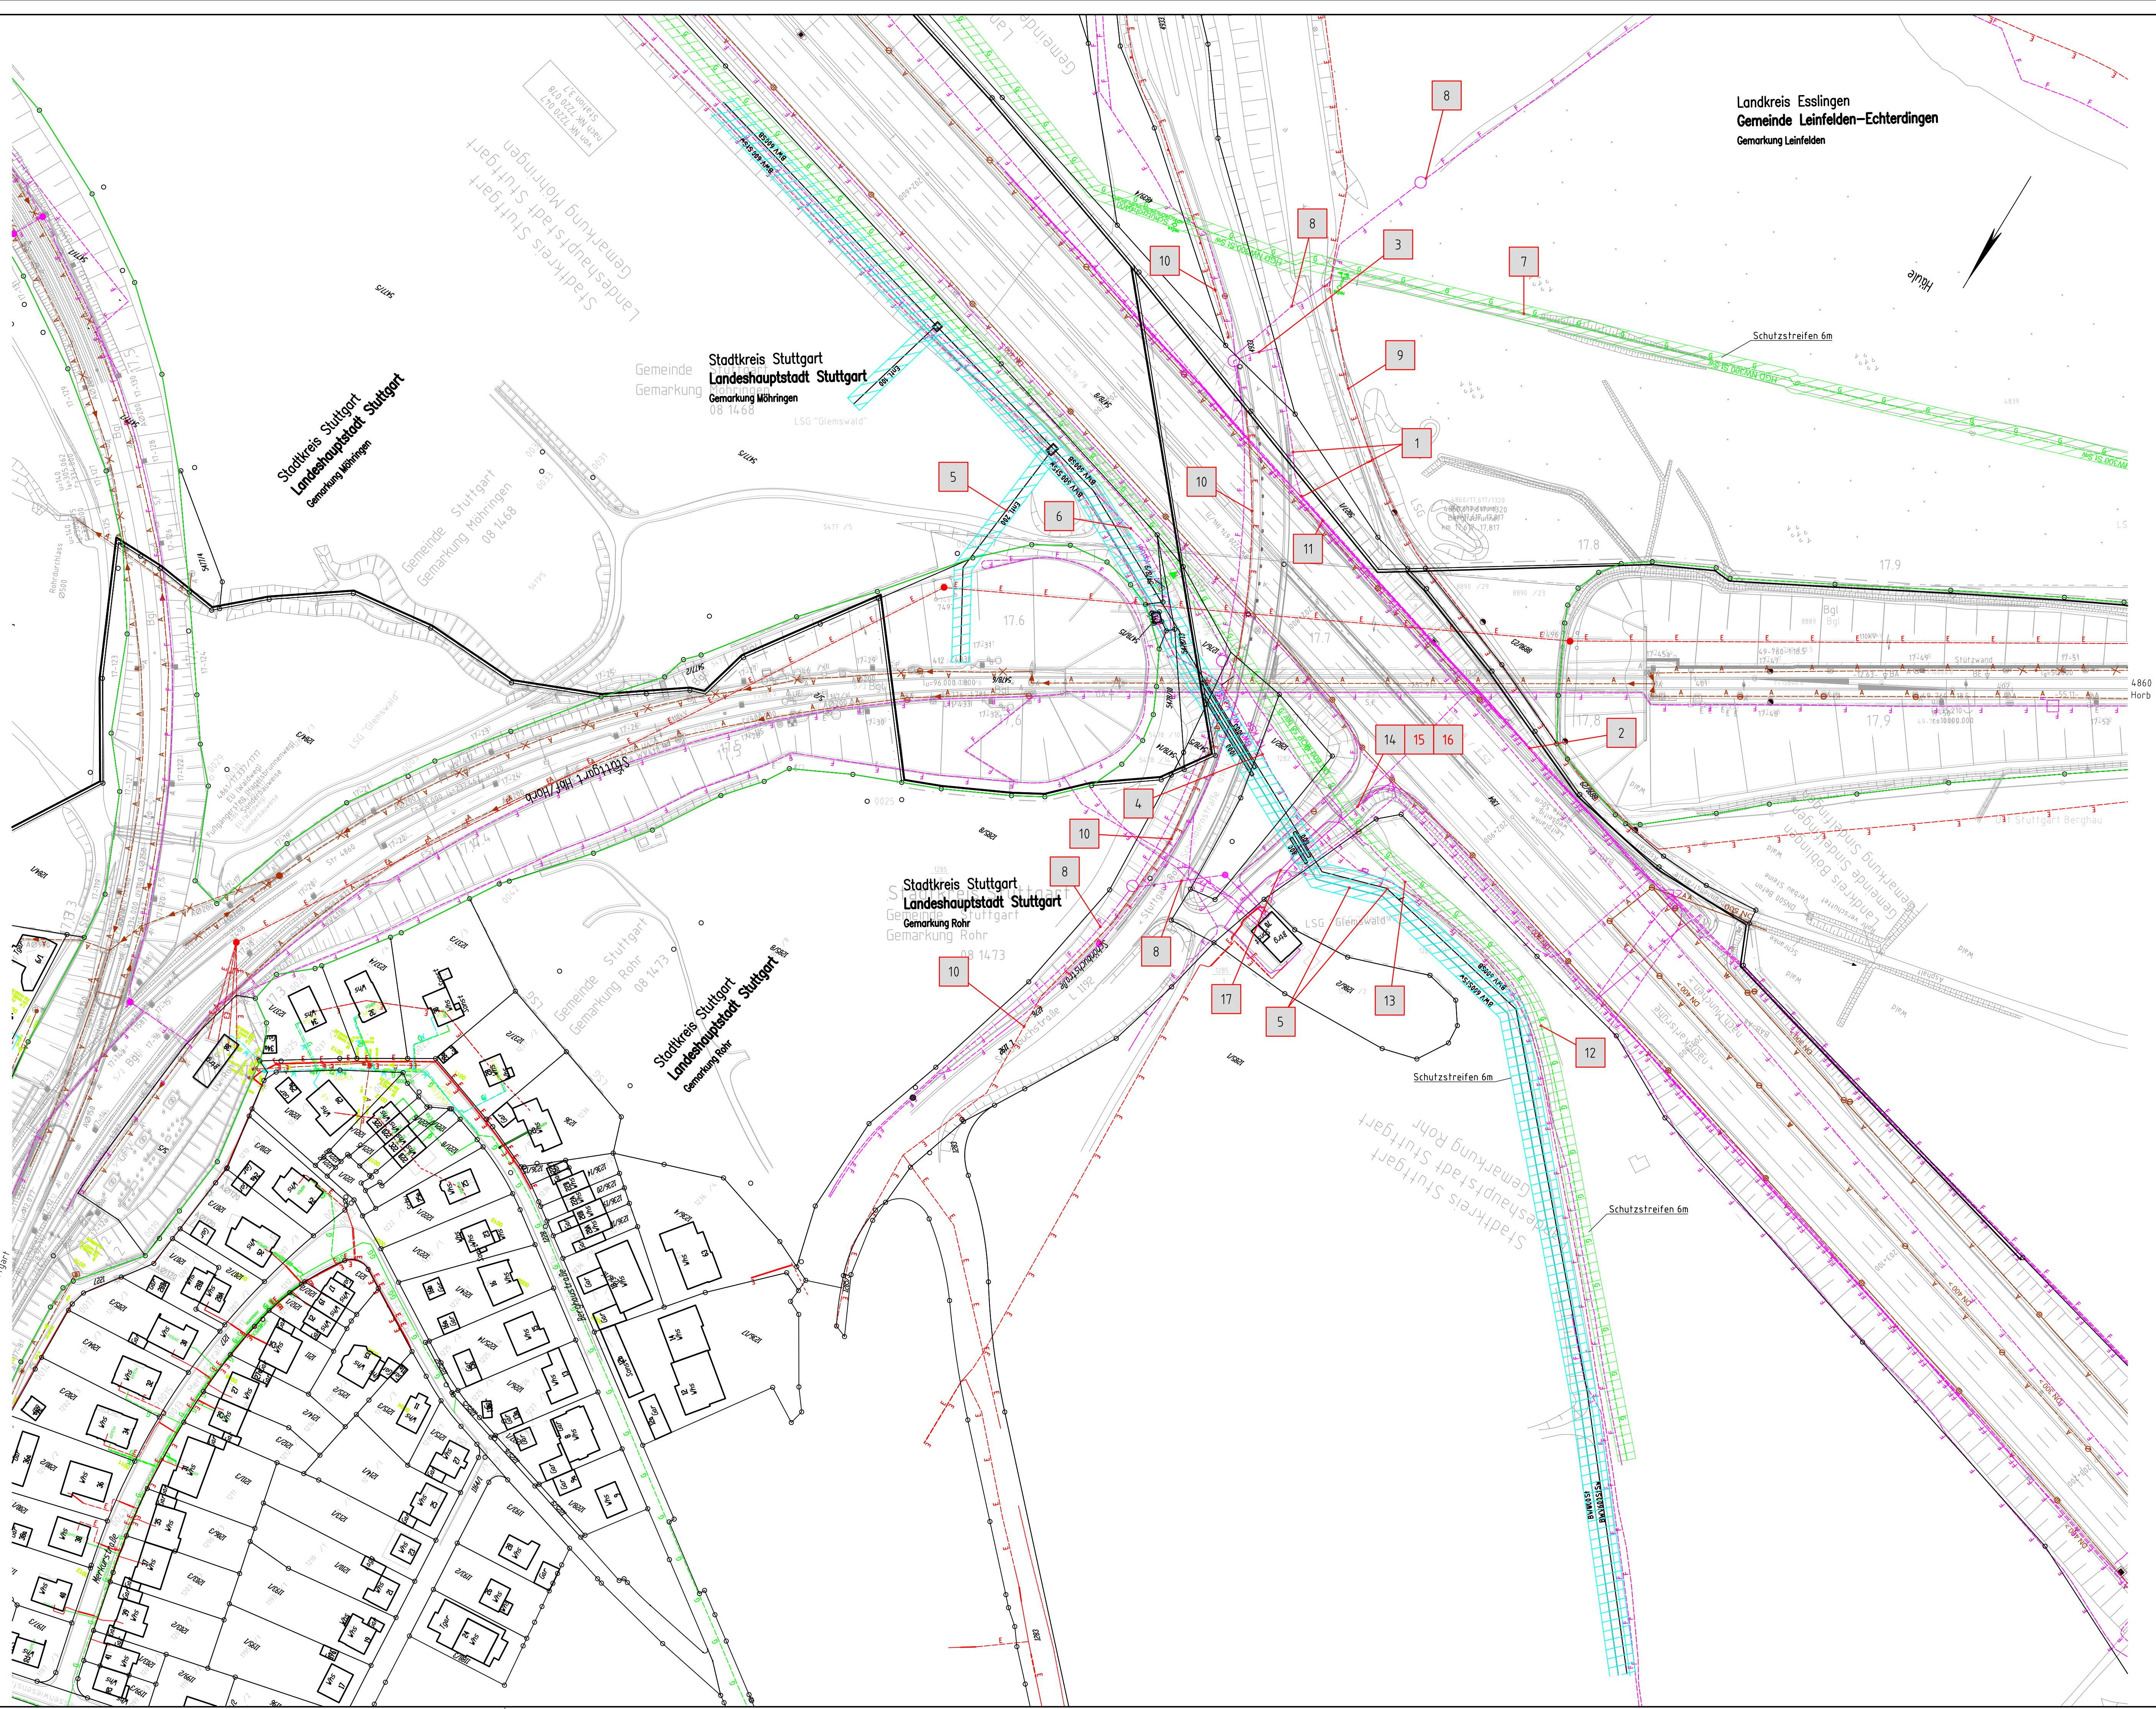

Legende:

- Bestand (Vermessung)
- Bestand (IVL)
- Kataster
- Grenze DB AG
- Elektrizitätsleitung
- Gasleitung
- Wasserleitung
- Abwasserleitung
- Regenwasserleitung
- Fernheizleitung
- Fernmeldeleitung
- Signalkabel
- Schutzstreifen
- Nr. weitere Informationen zu Leitungen siehe Anlage 5.3.2

Auszug aus Kataster mit Stand 06.2016

Nur für die Ausschreibung

Index:	Änderungen bzw. Ergänzungen	Name:	Datum:
Prüfvermerke			
die Übereinstimmung der Zeichnung mit der Ausführung bestätigt: für den Auftragnehmer: Ort, Datum, Unterschrift: _____ für die DB E&C GmbH Ort, Datum, Unterschrift _____		Freigabe zur bautechnischen Prüfung Prüfungingenieur	
Interoperabilität geprüft (benannte Stelle), Name Datum _____		geprüft / genehmigt	
Datum _____		geprüft / genehmigt	
Datum _____		geprüft / genehmigt	
Eisenbahn-Bundesamt		gleichgestellt mit Prüfexemplaren	geprüft / genehmigt
		Datum _____	Freigabe der Ausführungsunterlagen
		Genehmigung zur Bauausführung	
		Ort, Datum, Unterschrift _____	
Lageskizze			
Auftragnehmer: DB Engineering & Consulting GmbH Planung Südwest Planung Oberleitungsanlagen I TV-SW-P-SW-E 1 Hörmers Hauptbahnhof 5 76137 Karlsruhe Ort, Datum, Unterschrift _____		Planverfasser: DB Engineering & Consulting GmbH Planung Südwest Planung Oberleitungsanlagen I TV-SW-P-SW-E 1 Hörmers Hauptbahnhof 5 76137 Karlsruhe Ort, Datum, Unterschrift _____	
DB InfraGO		DB InfraGO	
DB Energie GmbH Energieversorgung Süd Betriebsbereich West IET-S-SW GutsMuthsstraße 6 76137 Karlsruhe		DB Energie GmbH Investitionsprojekte Planung IETP3 Brandenburger Straße 16b 04103 Leipzig	
Maßstab: 1:1000		Plan-Nr.: 1 von 1 Planart: Ausschreibung Planzeichen: Blattgr.: 970 x 594 Entwürfen (Lastmodelle): Höhen- und Koordinatensystem: DHHN 92 / DB-Ref	
Erneuerung Speisekabel Stuttgart Rohr Leitungslageplan Draufsicht km 17,25 – km 17,9			
Projekt: Strecke: Speisekabel Stuttgart Rohr			
Bauwerksnummer		Brückennr.	
Strecke	Kilometer	Kennzahl	Barcode
4860	km 17,25 – km 17,9		