
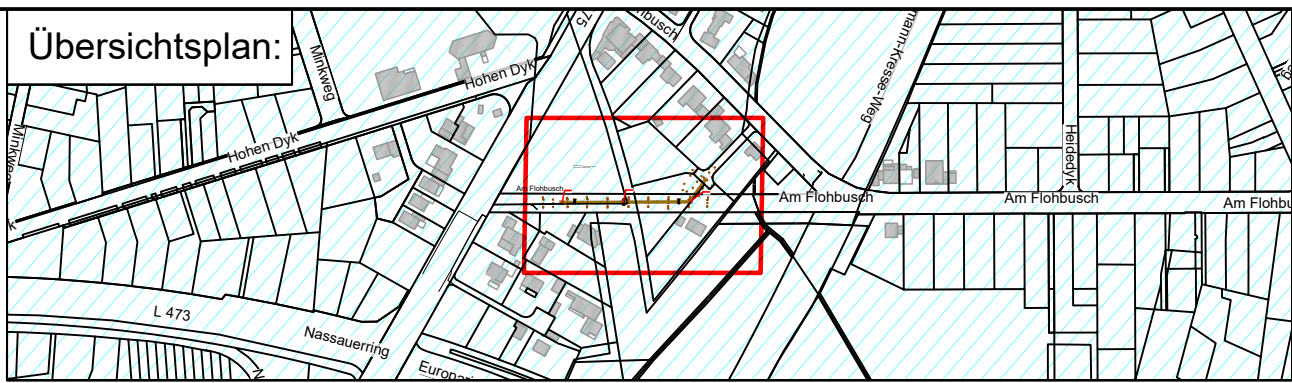


Stand: 21.05.2026 Datei: \\Z:\KBK\B1-B2\B1-Projekte\2518-1-25-0105_Am_Flohbusch_AP.dwg Layout: LP_01

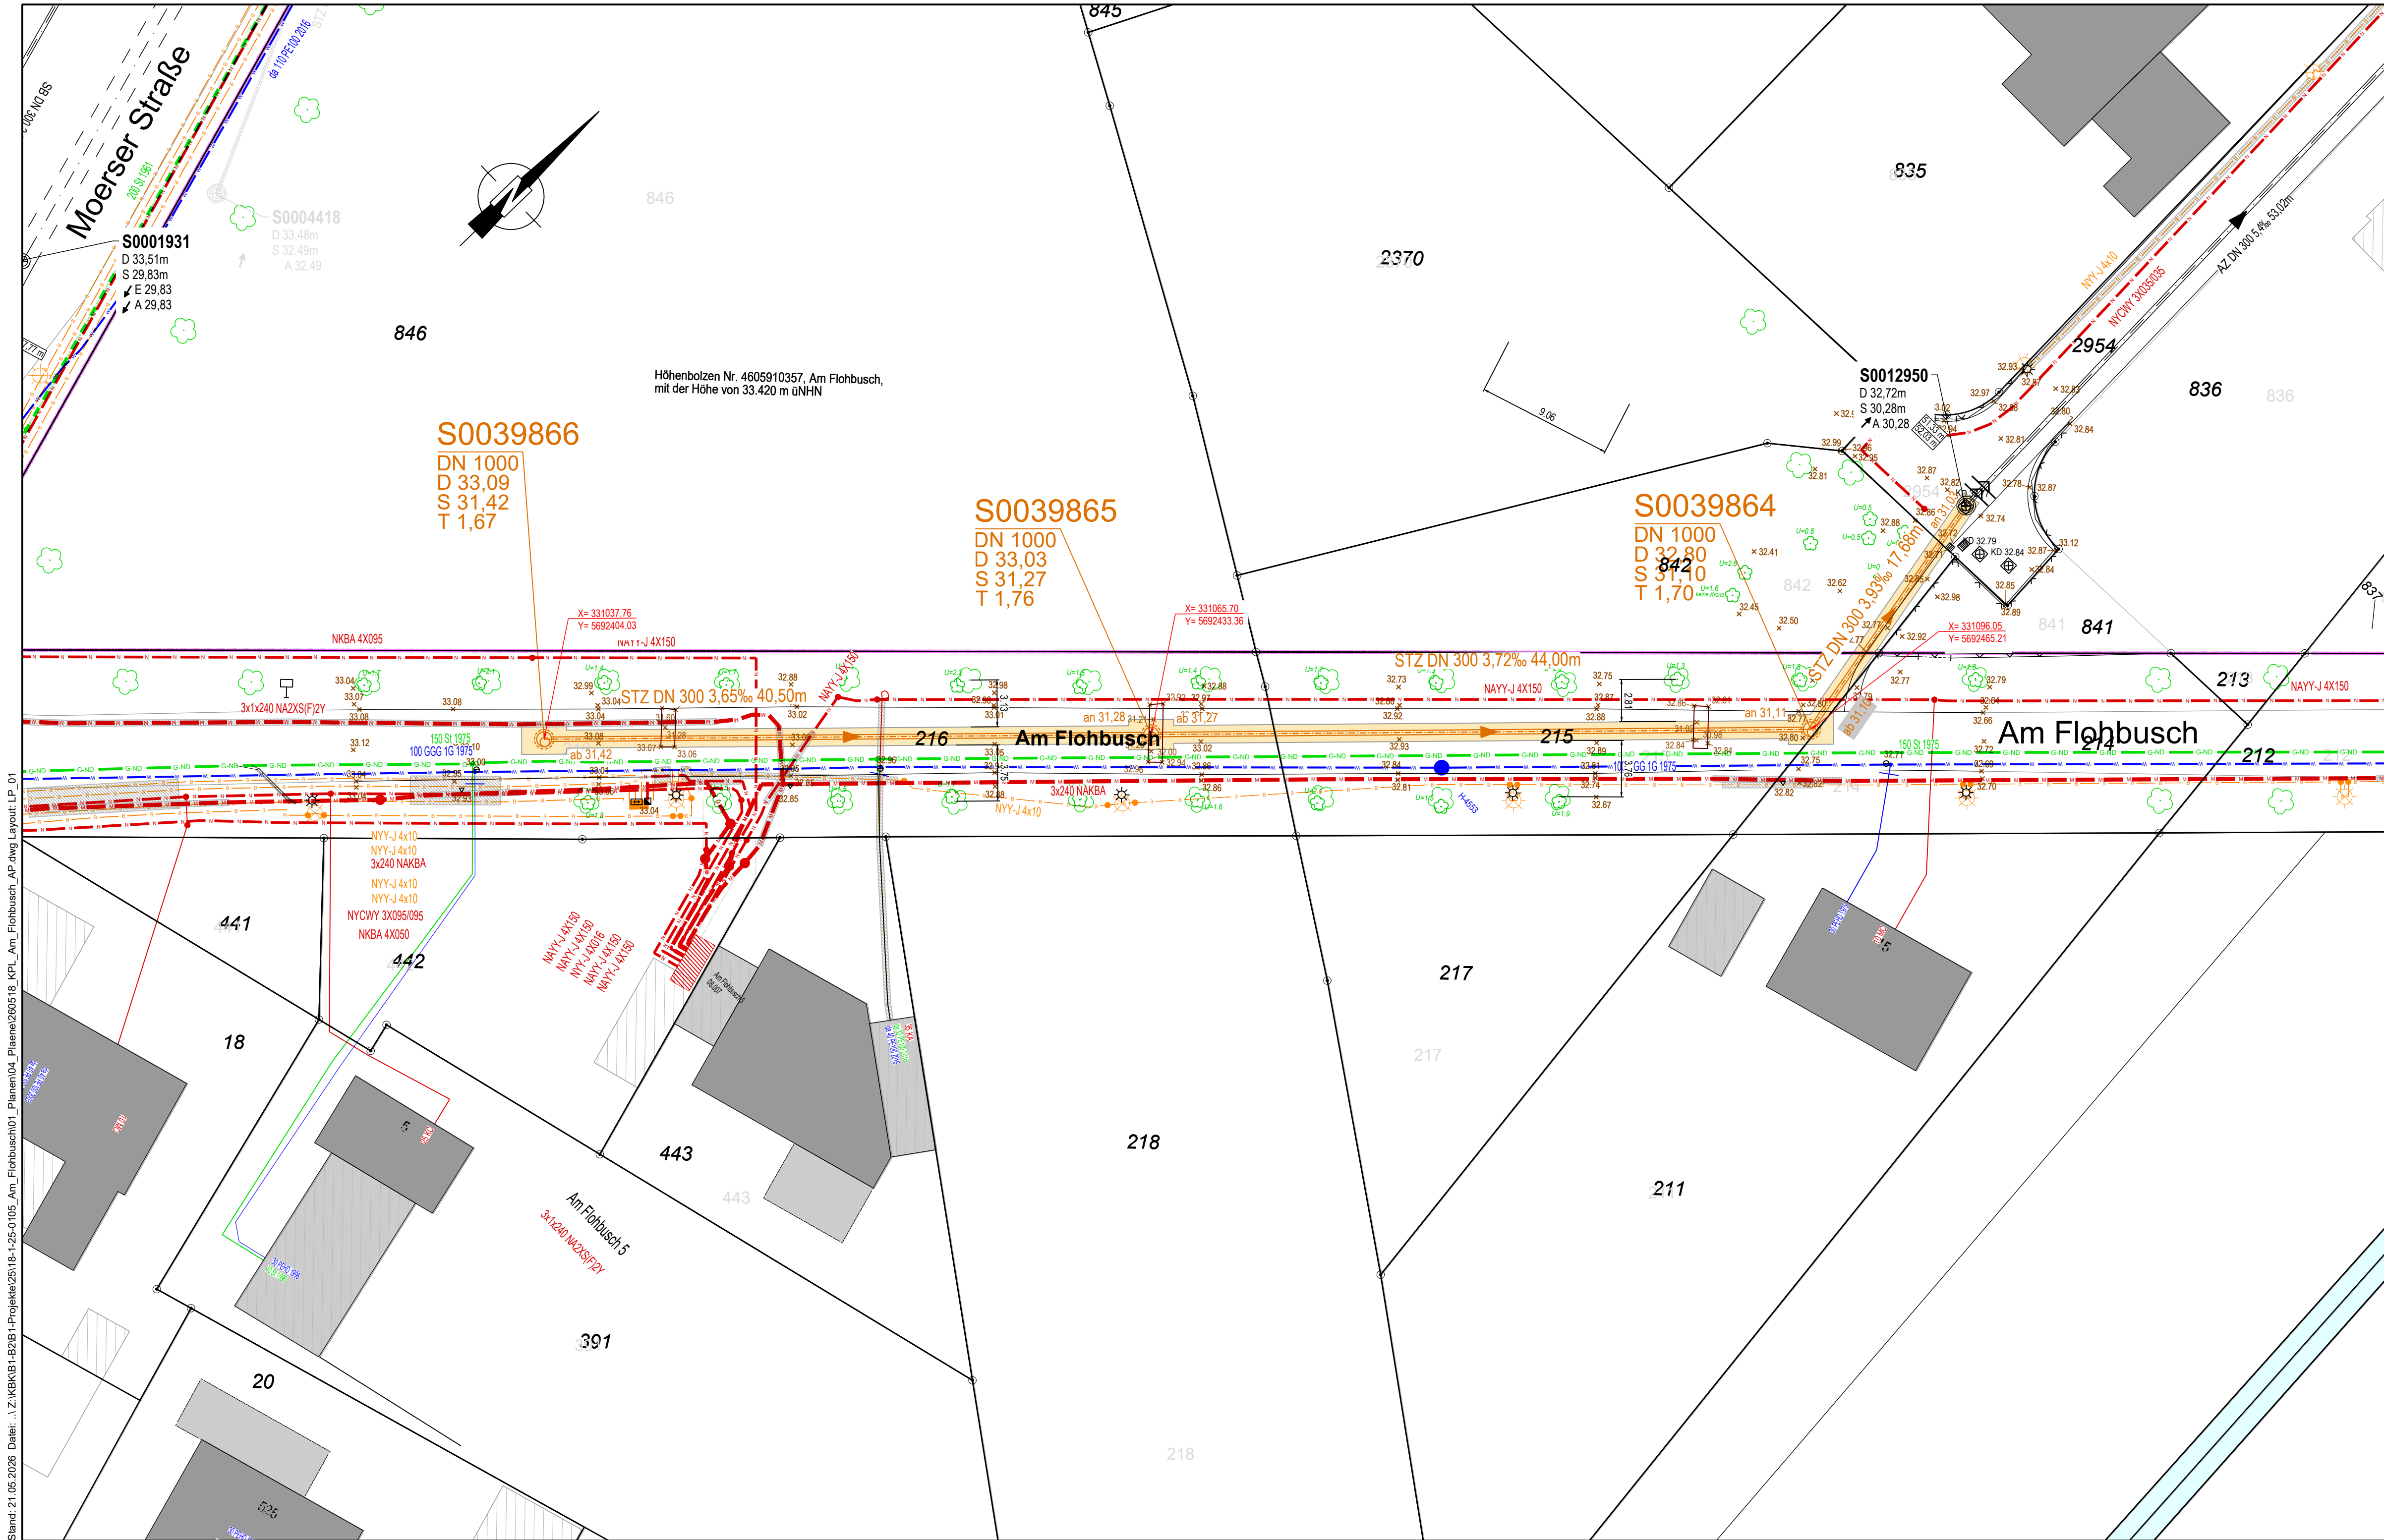

Die Leitungen sind aus den Bestandsunterlagen der Versorgungsbetriebe übernommen worden. Für Vollständigkeit und Genauigkeit wird keine Gewähr übernommen.

LEGENDE

Kanalbau	Versorgungsleitungen	Stutzen / Topographie
vorh. SW-Kanal	vorh. Wasser	Anschluss seitlich
gepl. SW-Kanal	vorh. Wasser stillgelegt	Anschluss oben
vorh. SW-Kanal stillgelegt	vorh. G-MD	Stutzen offen
gepl. Baugrube	vorh. G-ND	Stutzen verschlossen
	vorh. Beleuchtung	Abzweig offen
	vorh. Beleuchtung stillgelegt	Abzweig verschlossen
	vorh. Mittelspannung	vorh. Straßenablauf
	vorh. Niederspannung	vorh. Schacht
	vorh. Mittelspannung stillgelegt	vorh. Fiktivschacht
	vorh. Niederspannung stillgelegt	gepl. Schacht SW
	vorh. Telekom	
	vorh. Kabelschutzrohr Versorger	Topographie
WSZ III B		Beleuchtung
		Hydrant (unter-, überflur)
		Schaltkasten (überflur)
		Schachtdeckel Versorgung
		vorh. Lichtsignalanlage
		vorh. Beschilderung
		Zaun
		vorh. Baum

Planverfasser: **KBK** Kommunalbetrieb Krefeld

Anstalt des öffentlichen Rechts
Ostwall 175
47798 Krefeld
Tel.: 02151 3660 3660
Fax: 02151 3660 4515
kbk@krefeld.de

Projektleitung:	Fachabteilungsleitung:		
Krefeld, den _____	Krefeld, den _____		
Projekt: Kanalerneuerung Am Flohbusch			
Bereich: B1 Planen und Bauen	Projekt Nr.: 18-1-25-0105		
Fachabteilung: B1 - 50			
Planinhalt: Lageplan			
Leistungsphase: Ausführungsplanung HOAI Nr.: 5			
Wasserschutzzone: III B	Bearbeitet: F. Bischhoff		
Grundwasserstand: HWG-31,07 üNNH	Gezeichnet: S. Damm		
Landschaftsschutz-/ Naturschutzgebiet: -	Plannummer: LP_01		
Höhenbolzen: Nr.4605910357 Höhe: 33.420	Maßstab: 1:250	Koordinatensystem: UTM / ETRS89	
Straße: Am Flohbusch 58			
Nr. _____ Höhe: _____			
Straße: _____	Datum: 21.05.2026	Format: A2 Ü 841	Index: a