





Schnitt A-A

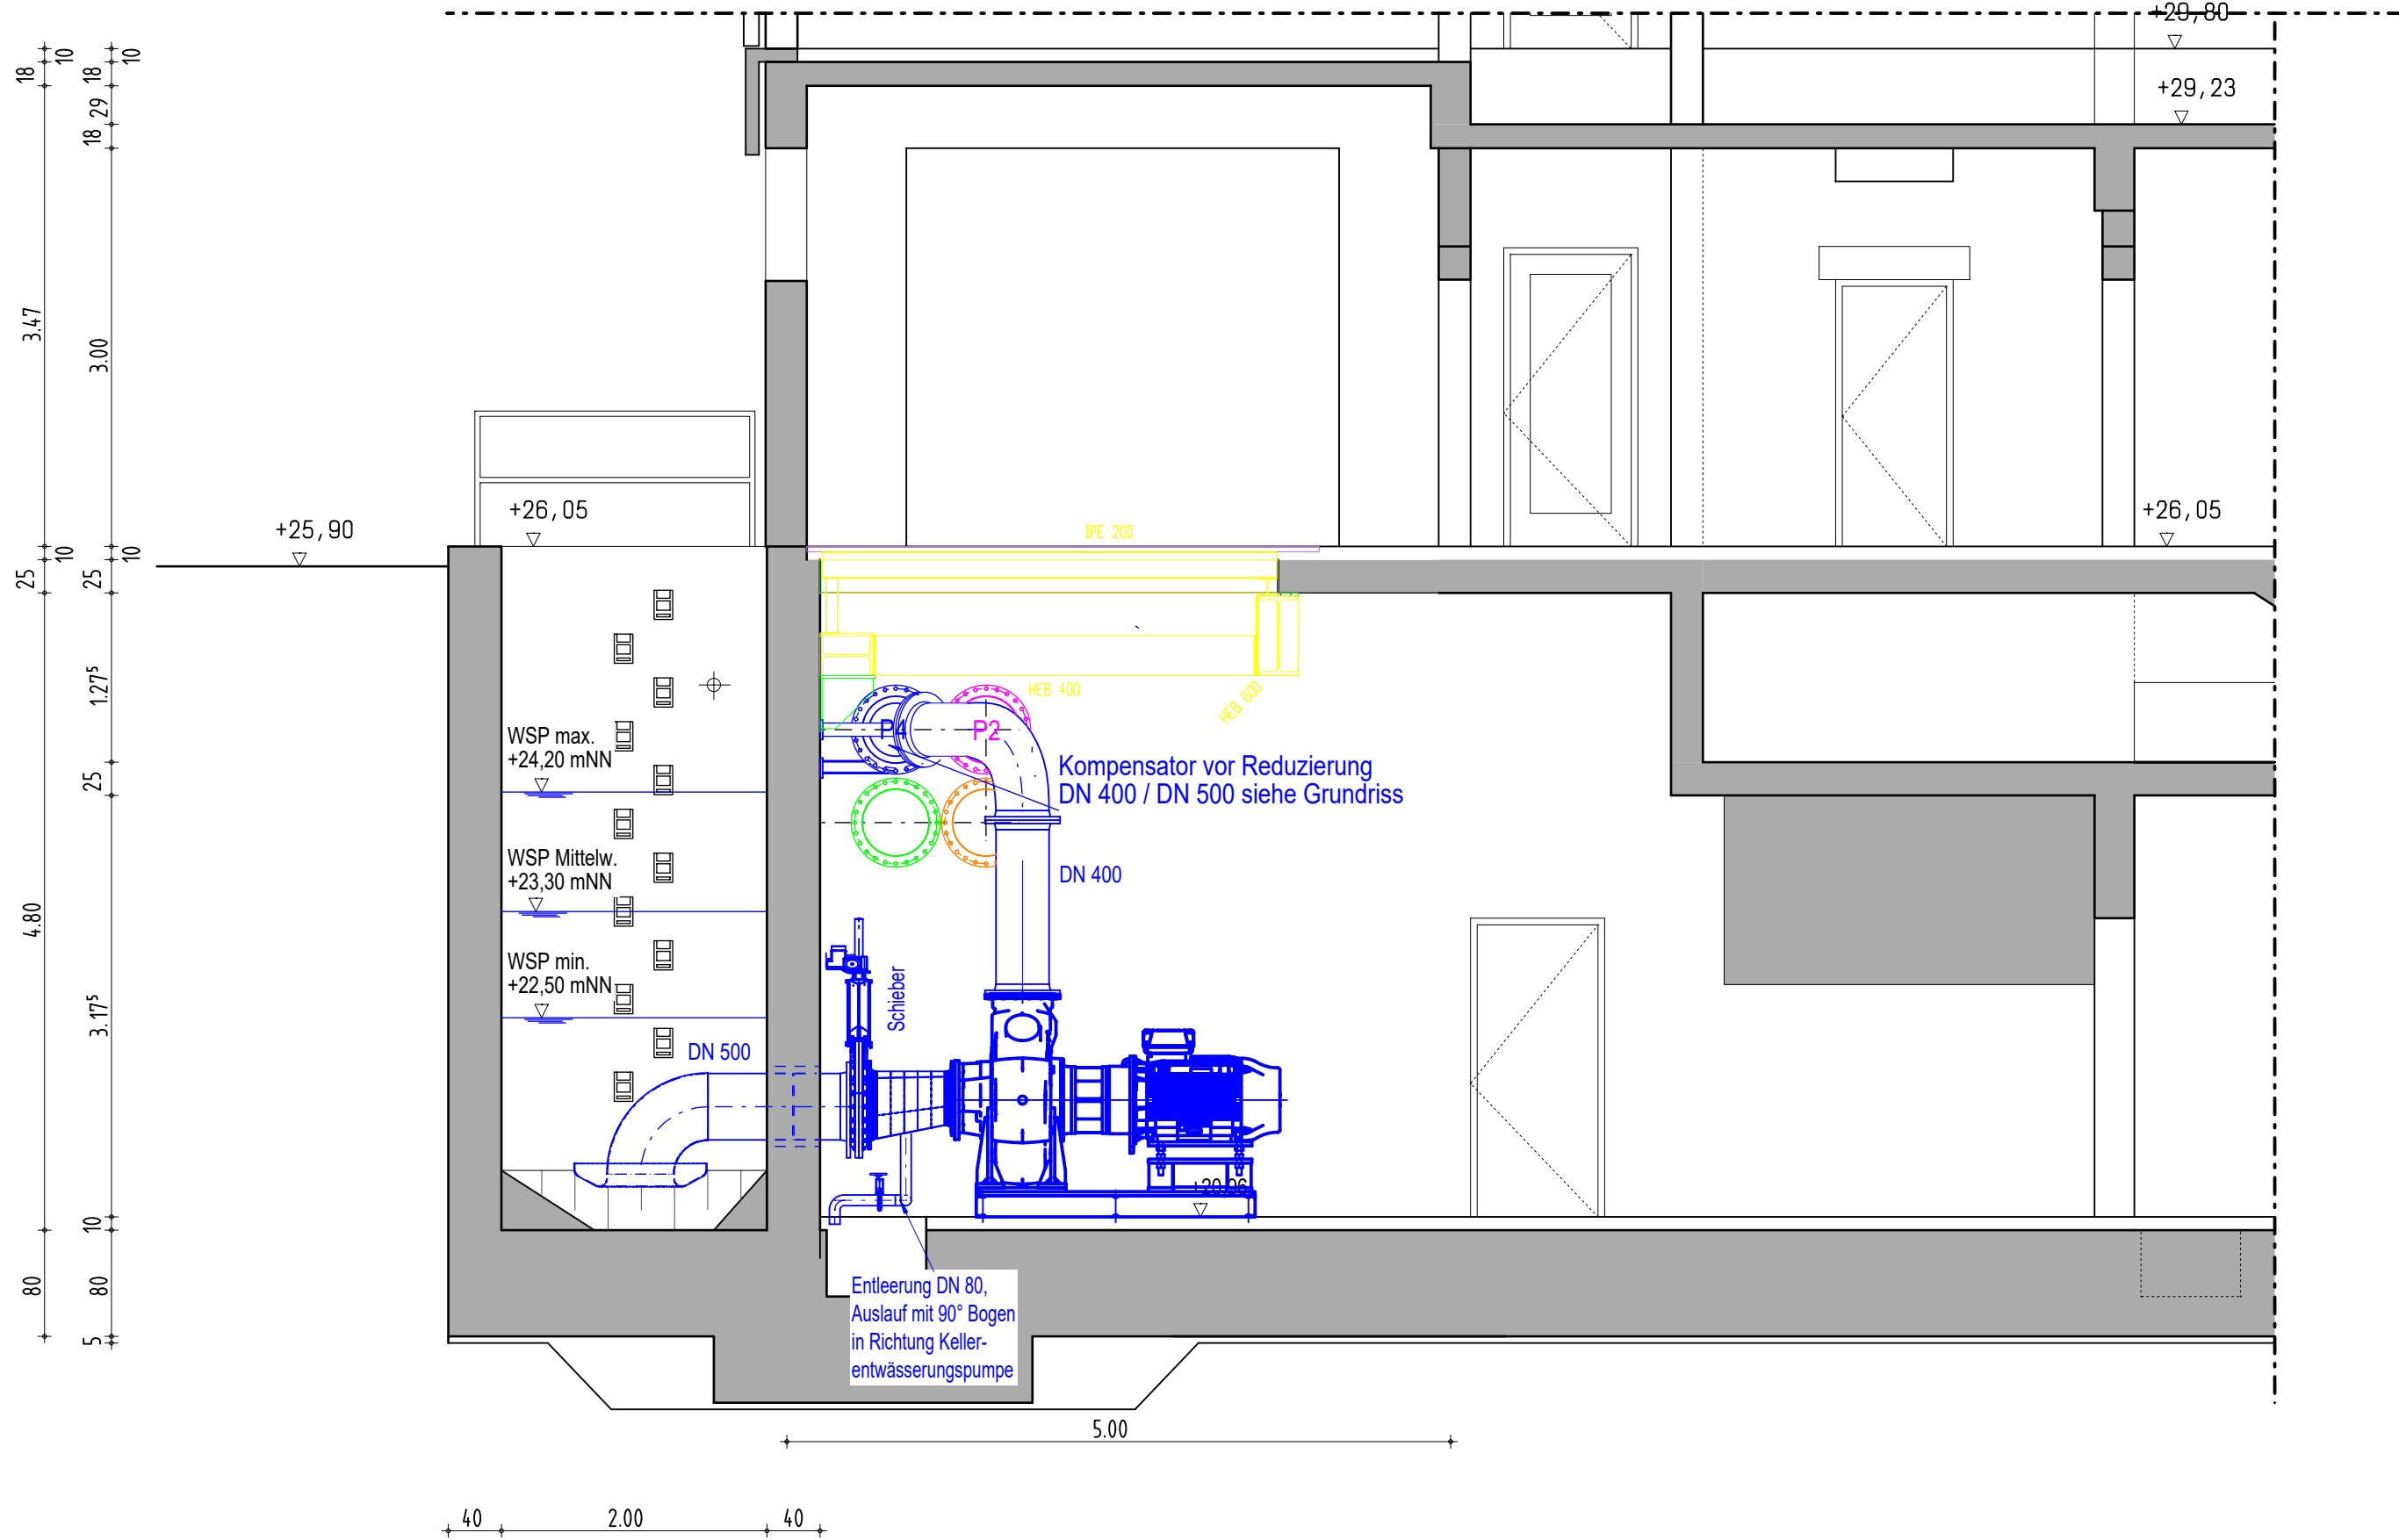


Schnitt B-B

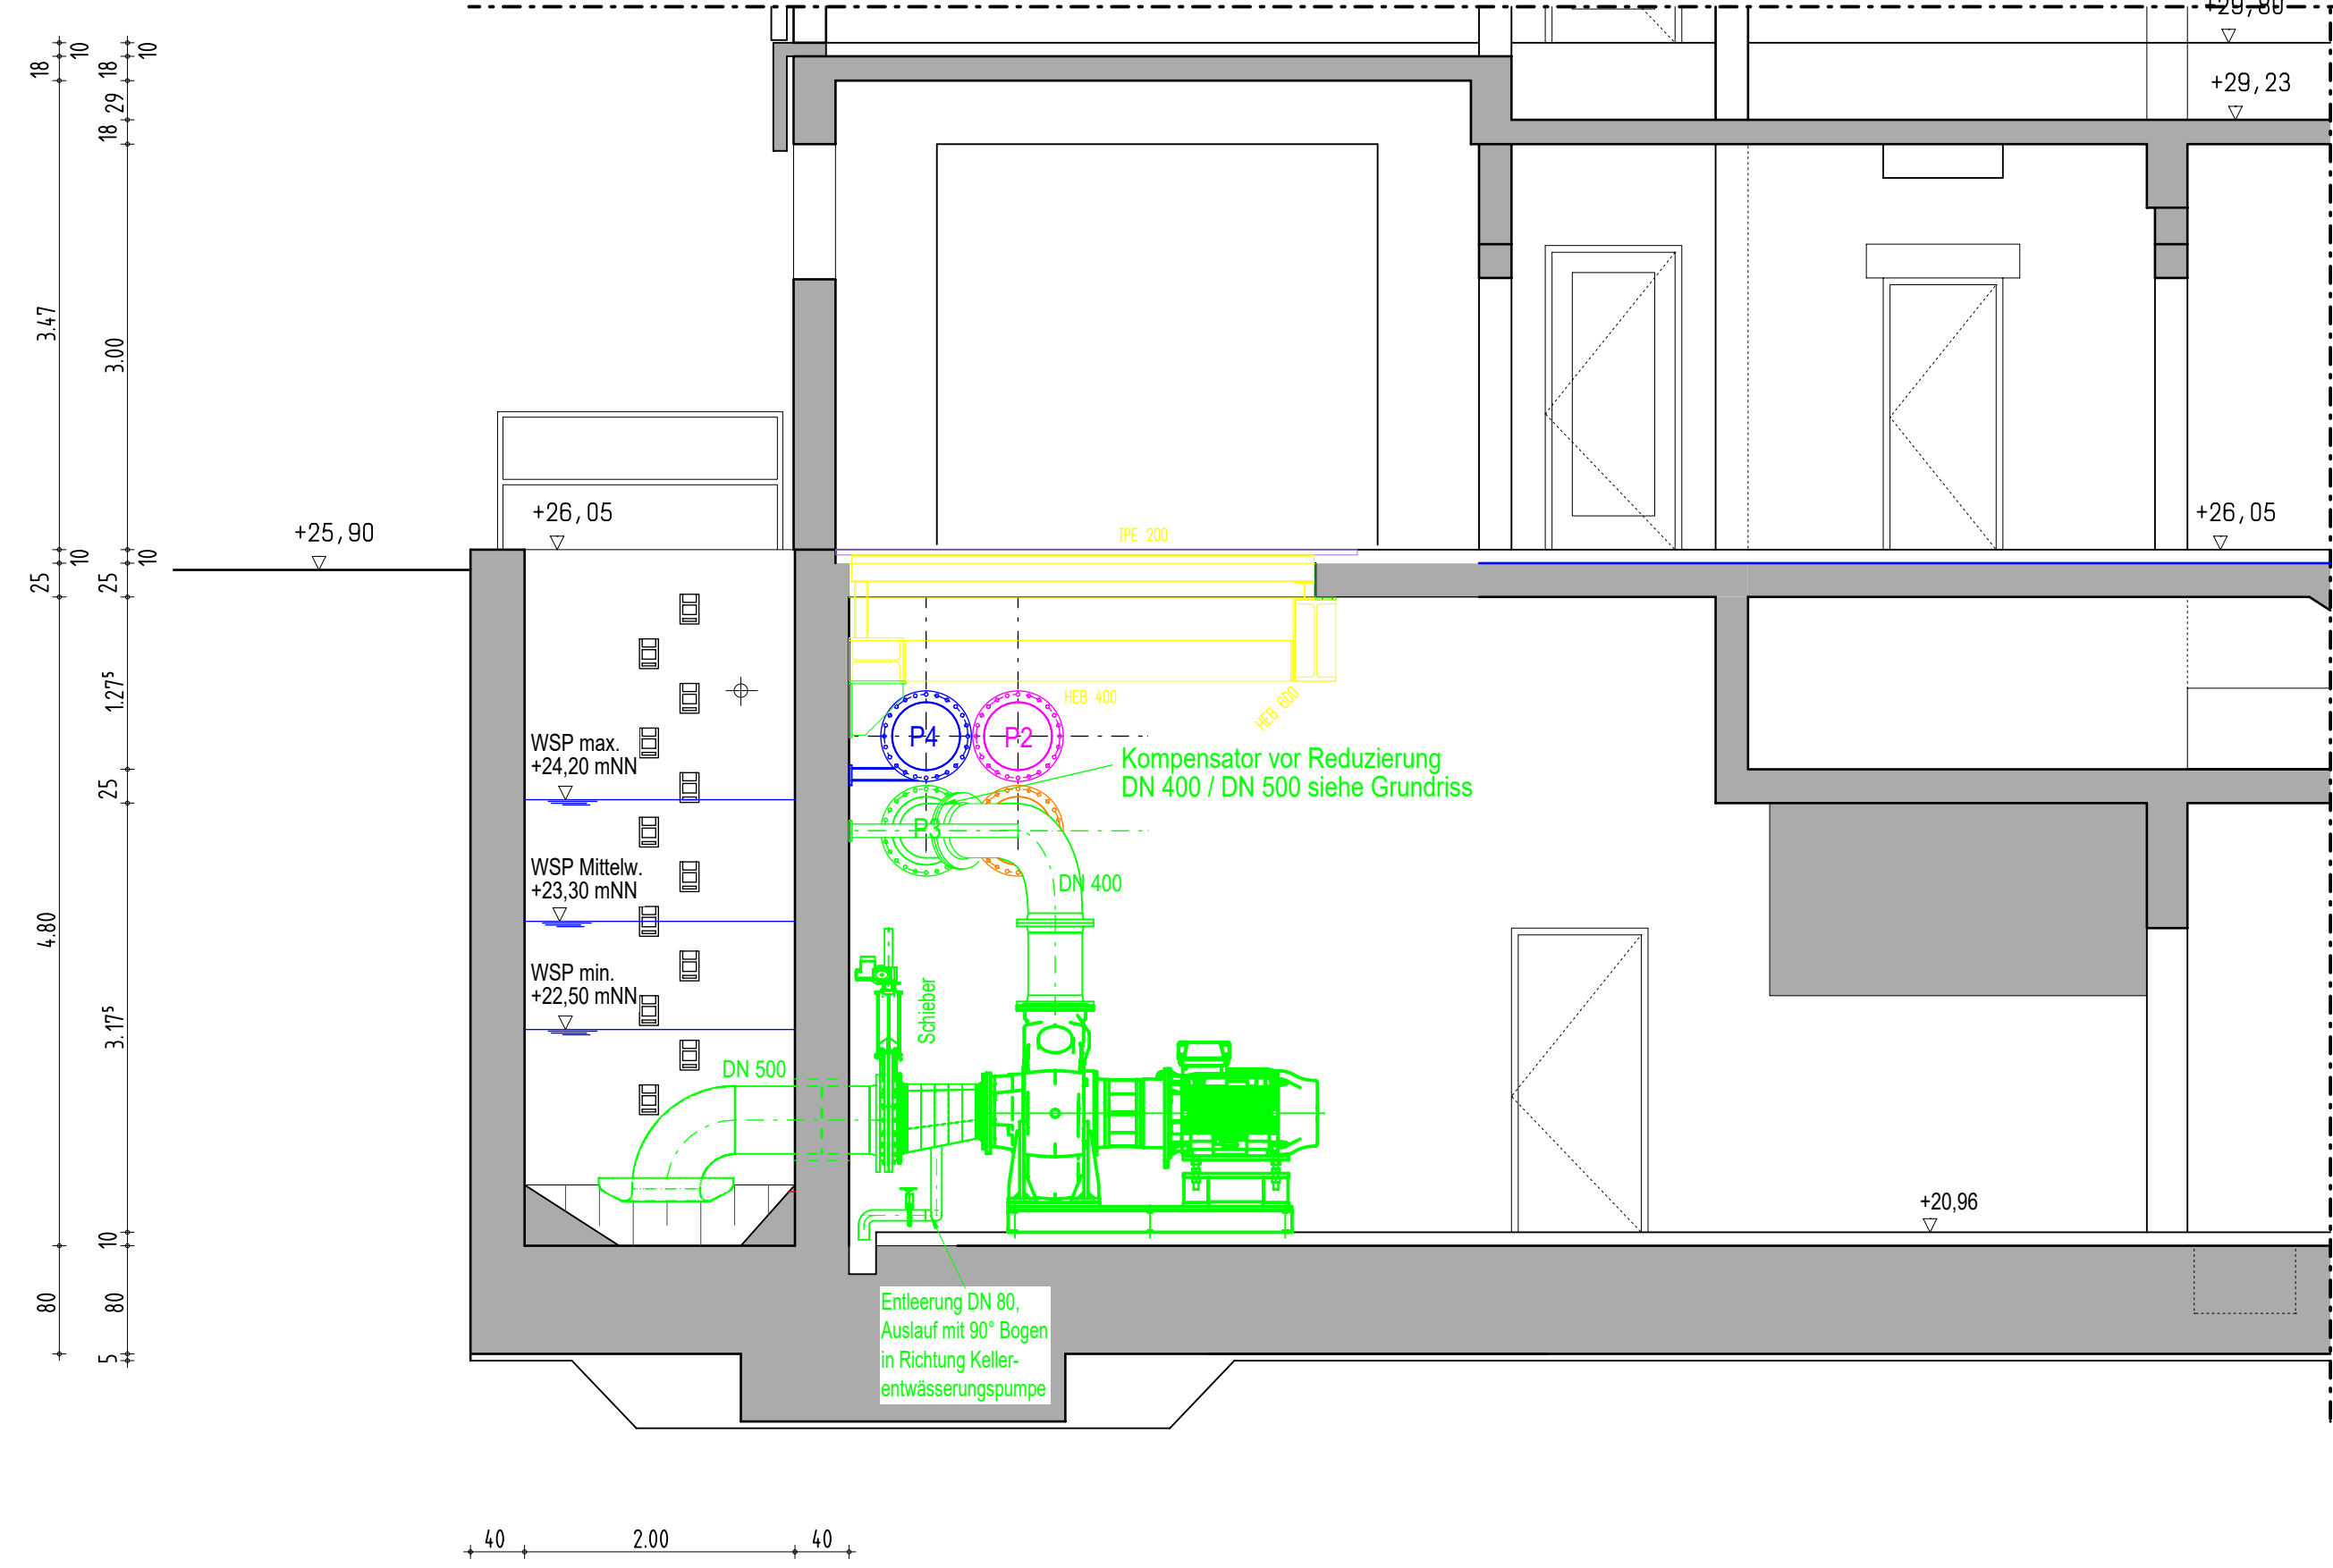

Schnitt C-C

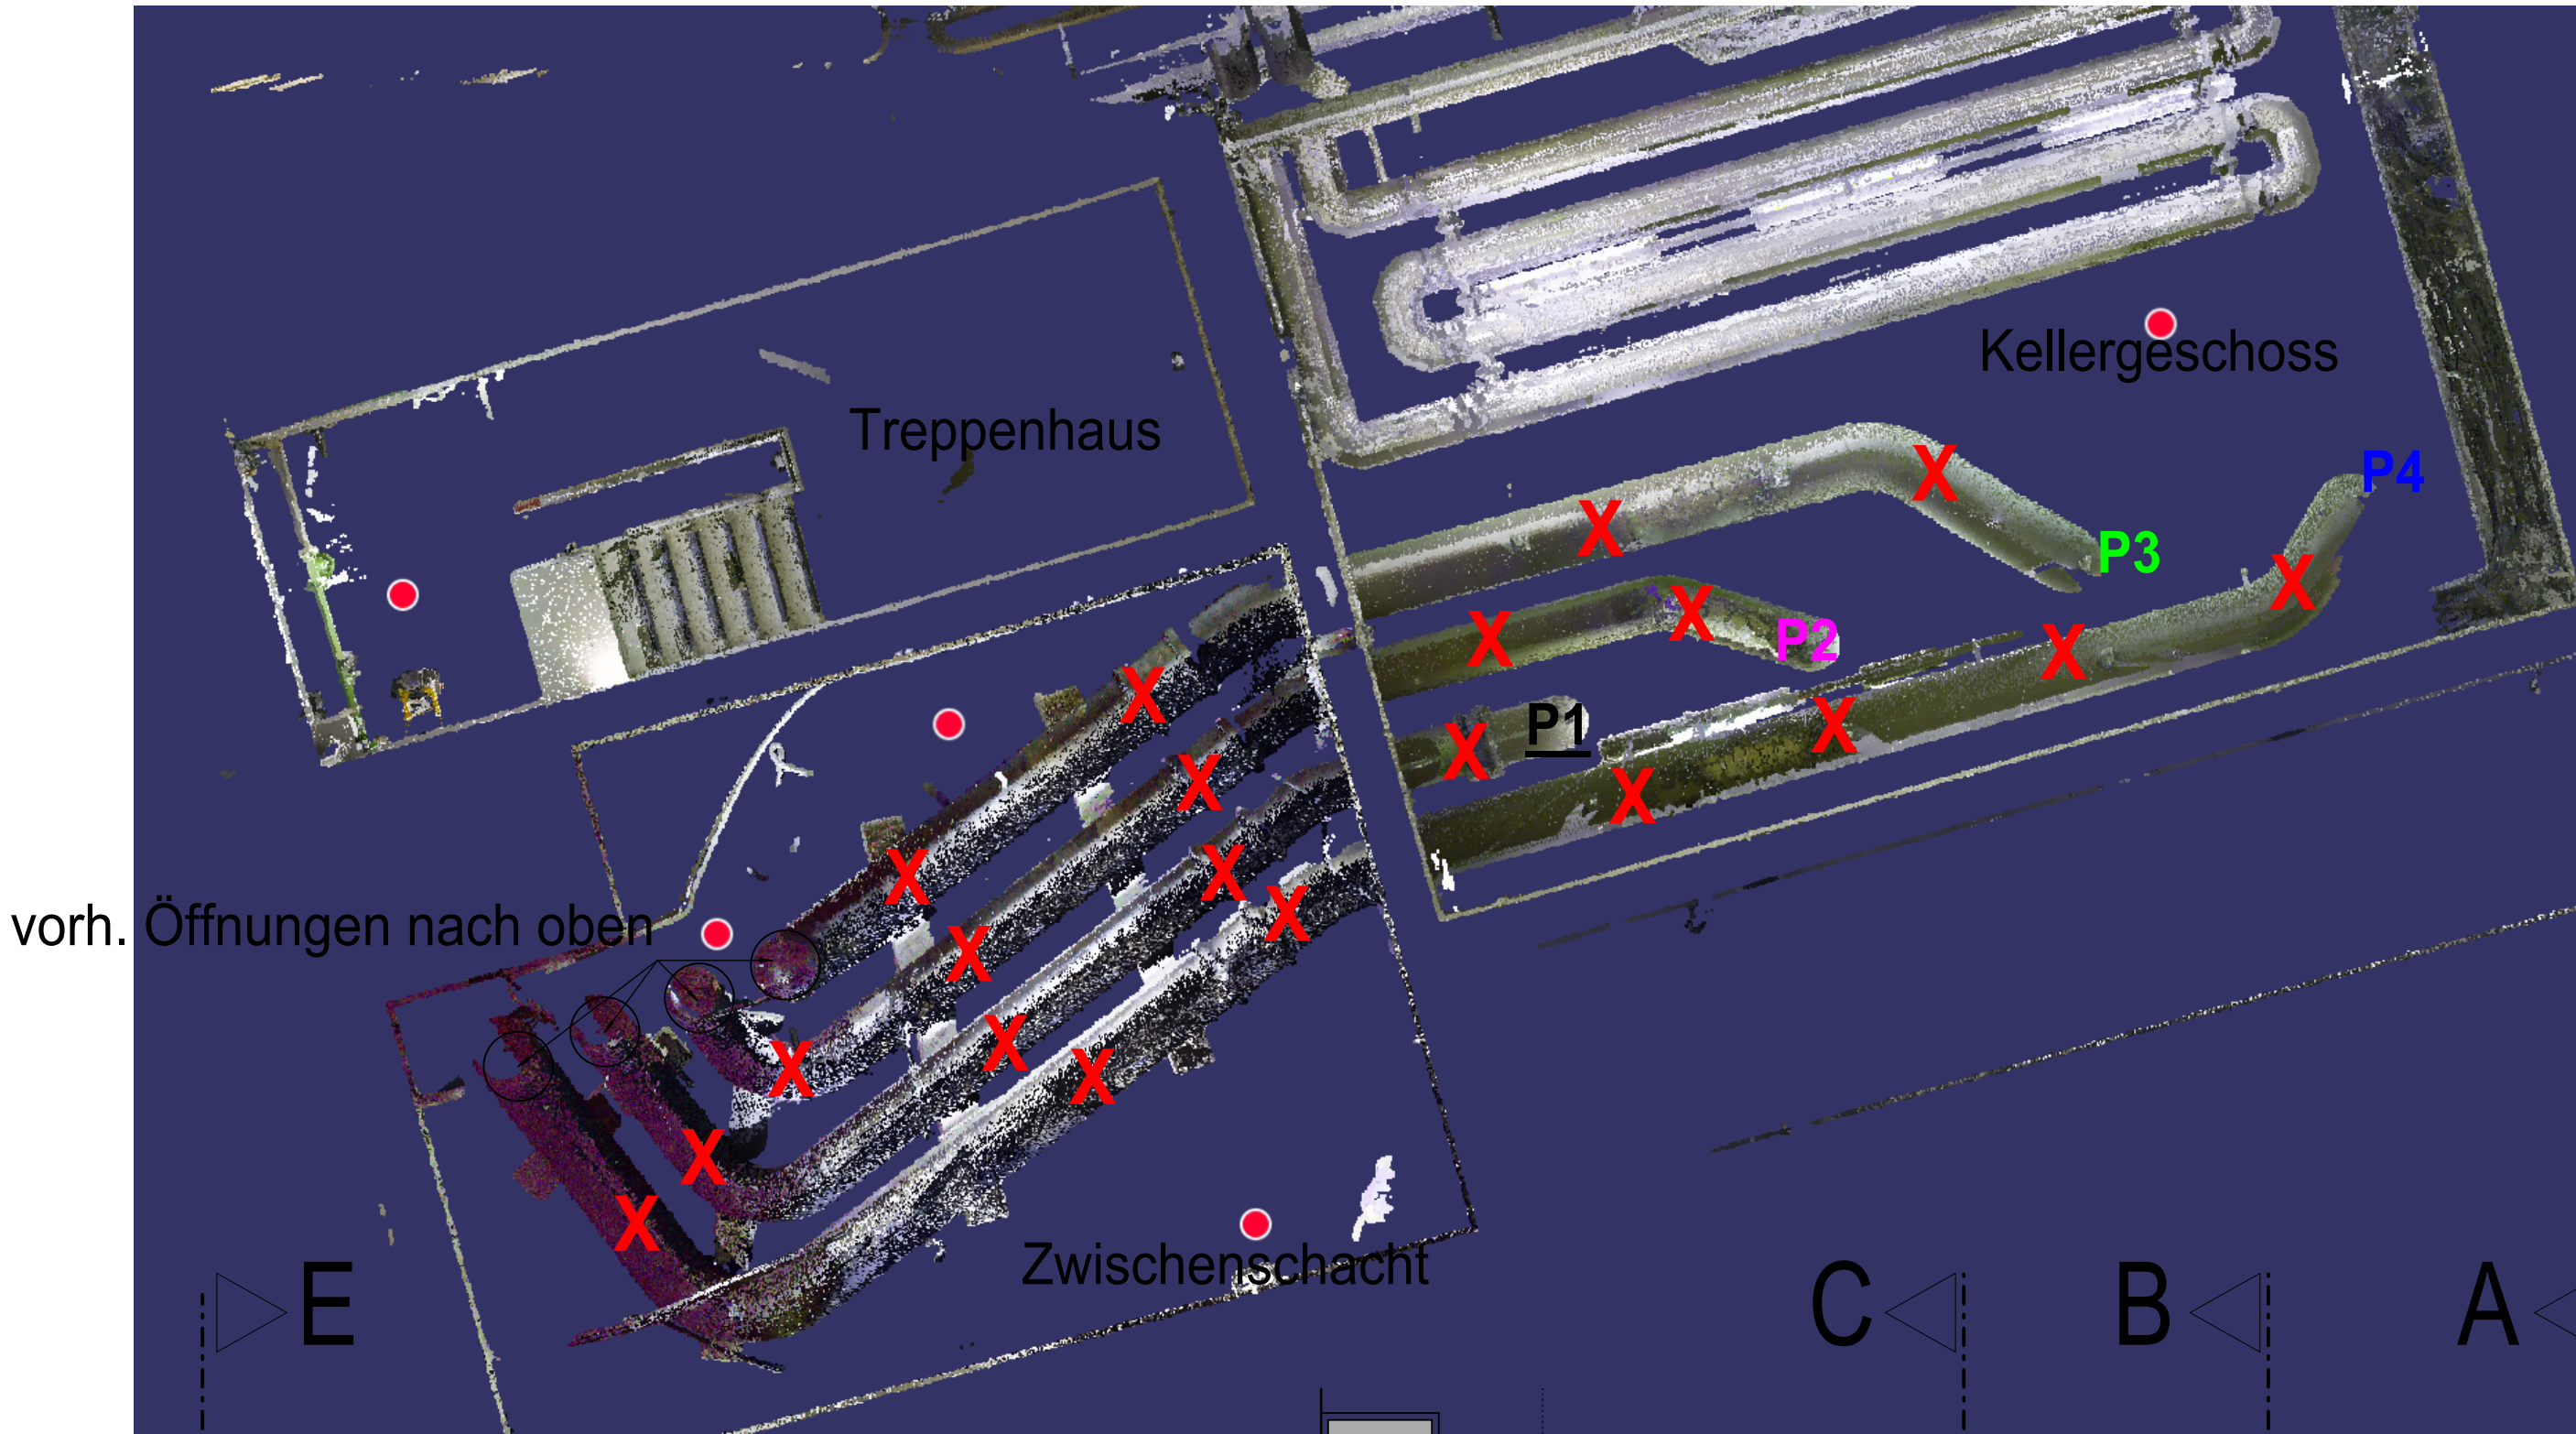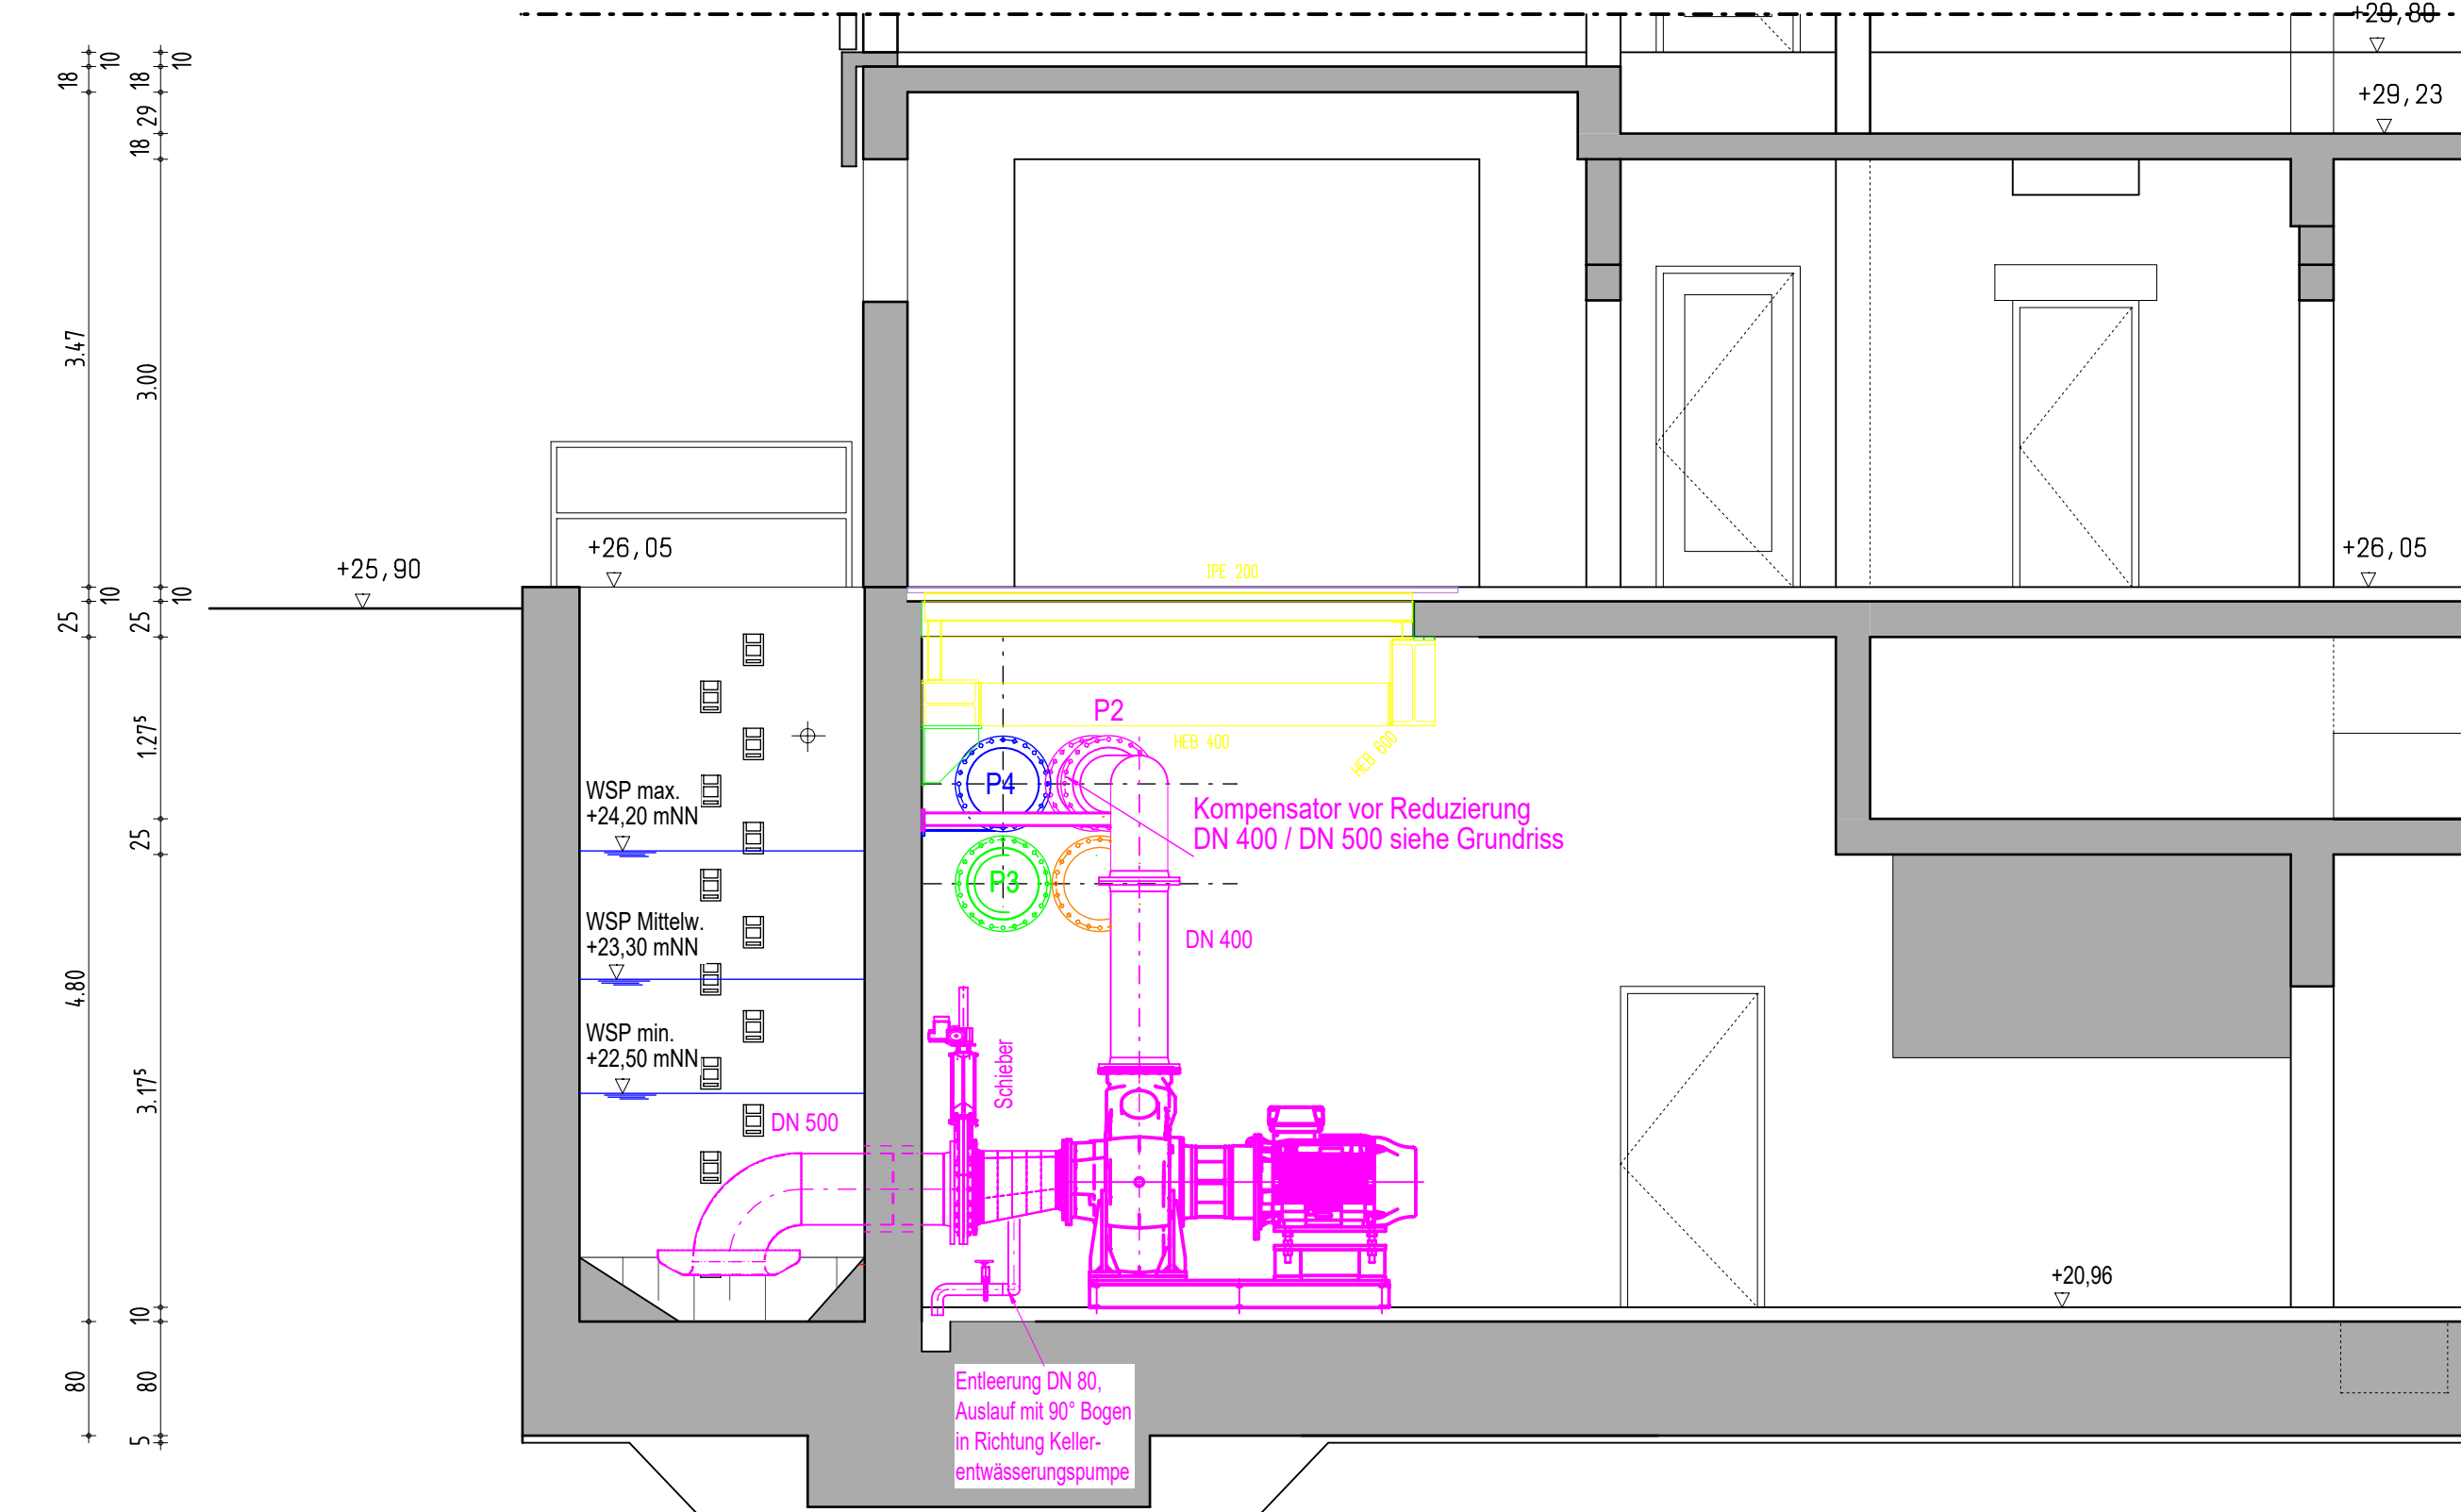

X = Abriss Verrohrung und Pumpen
alt Bestand. Ausser Pumpe 1 bleibt!

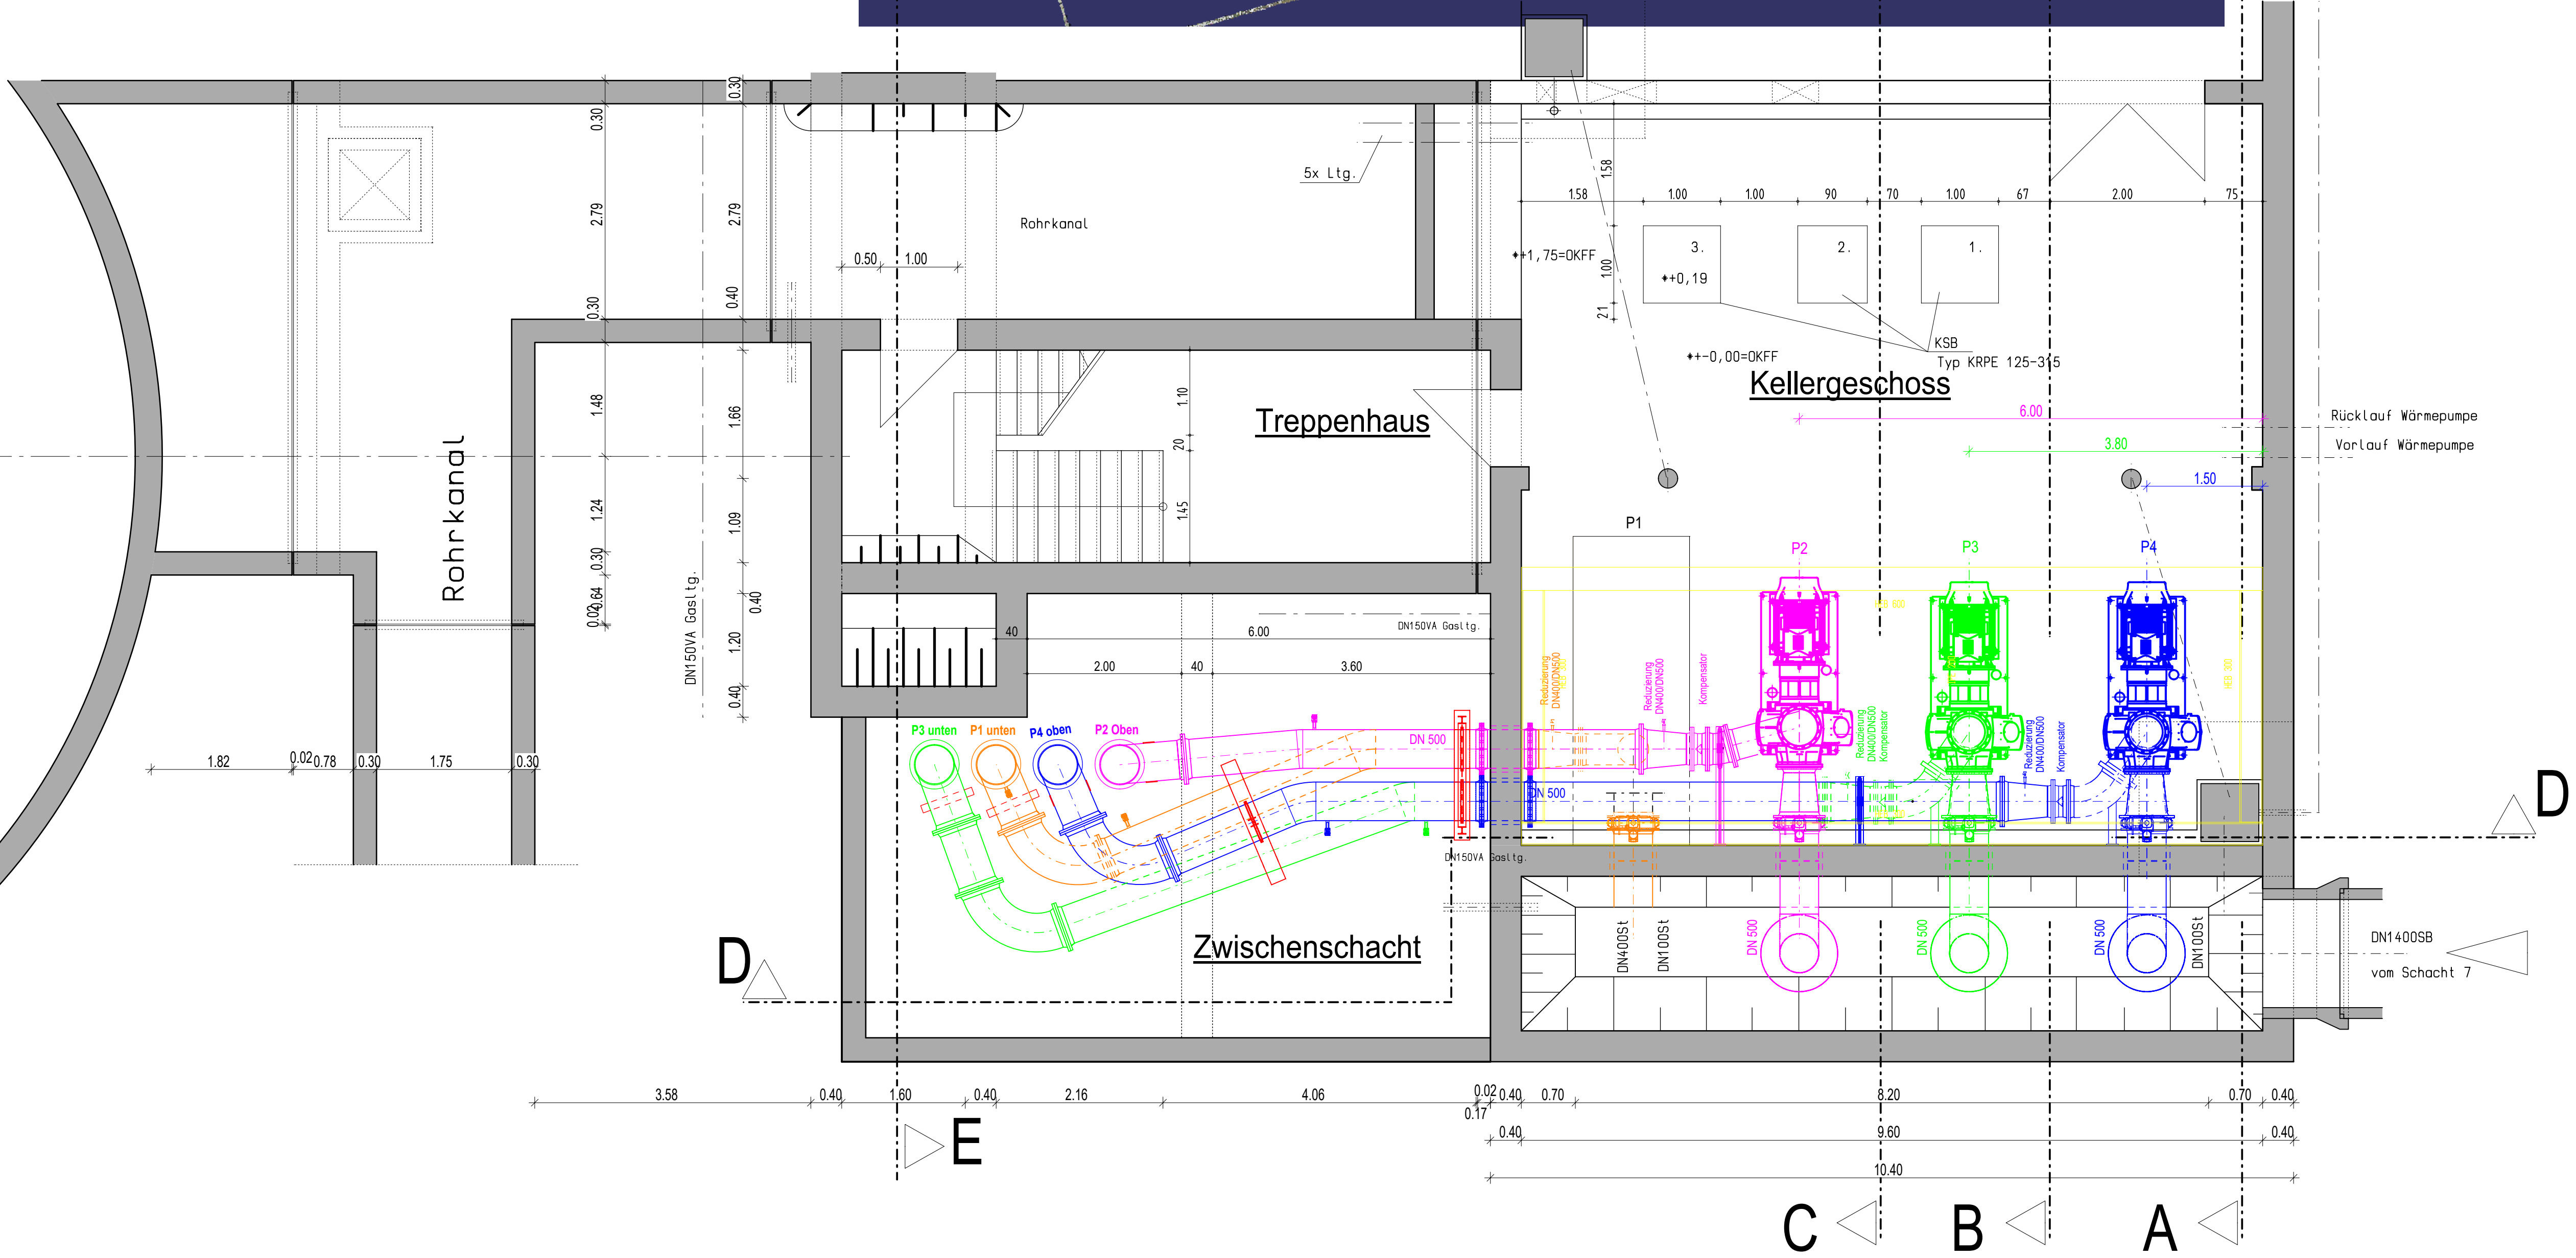

Nr.				Änderungen				geänd. am				Name				gepr. am				Name			
LINEG				Links-nieder-rheinische				Entwässerungs-Genossenschaft				Entwurf				Grundriss / Schnitte				(mit Versteifungsrahmen)			
KA Rheinhausen				(Ertüchtigung Zwischenpumpen)				Maßstab: 1:50				Fertigung:				Anlage:				Z-Nr.: 130.8002.36.1003			
FB				gemessen				bearbeitet				gezeichnet				geprüft				Maßstab: 1:50			
110				Bau				Alban				Ant. Kies				Fertigung:				Anlage:			
130				Schwabert				Alban				Ant. Kies				Fertigung:				Anlage:			
Z-Nr.: 130.8002.36.1003																				Kamp-Lintfort, den 08.08.2025			