


"Zur Wahrung der Urheberrechte ist eine Weitergabe an andere Nutzer nicht zulässig.
Datenquelle: DB InfraGO AG"

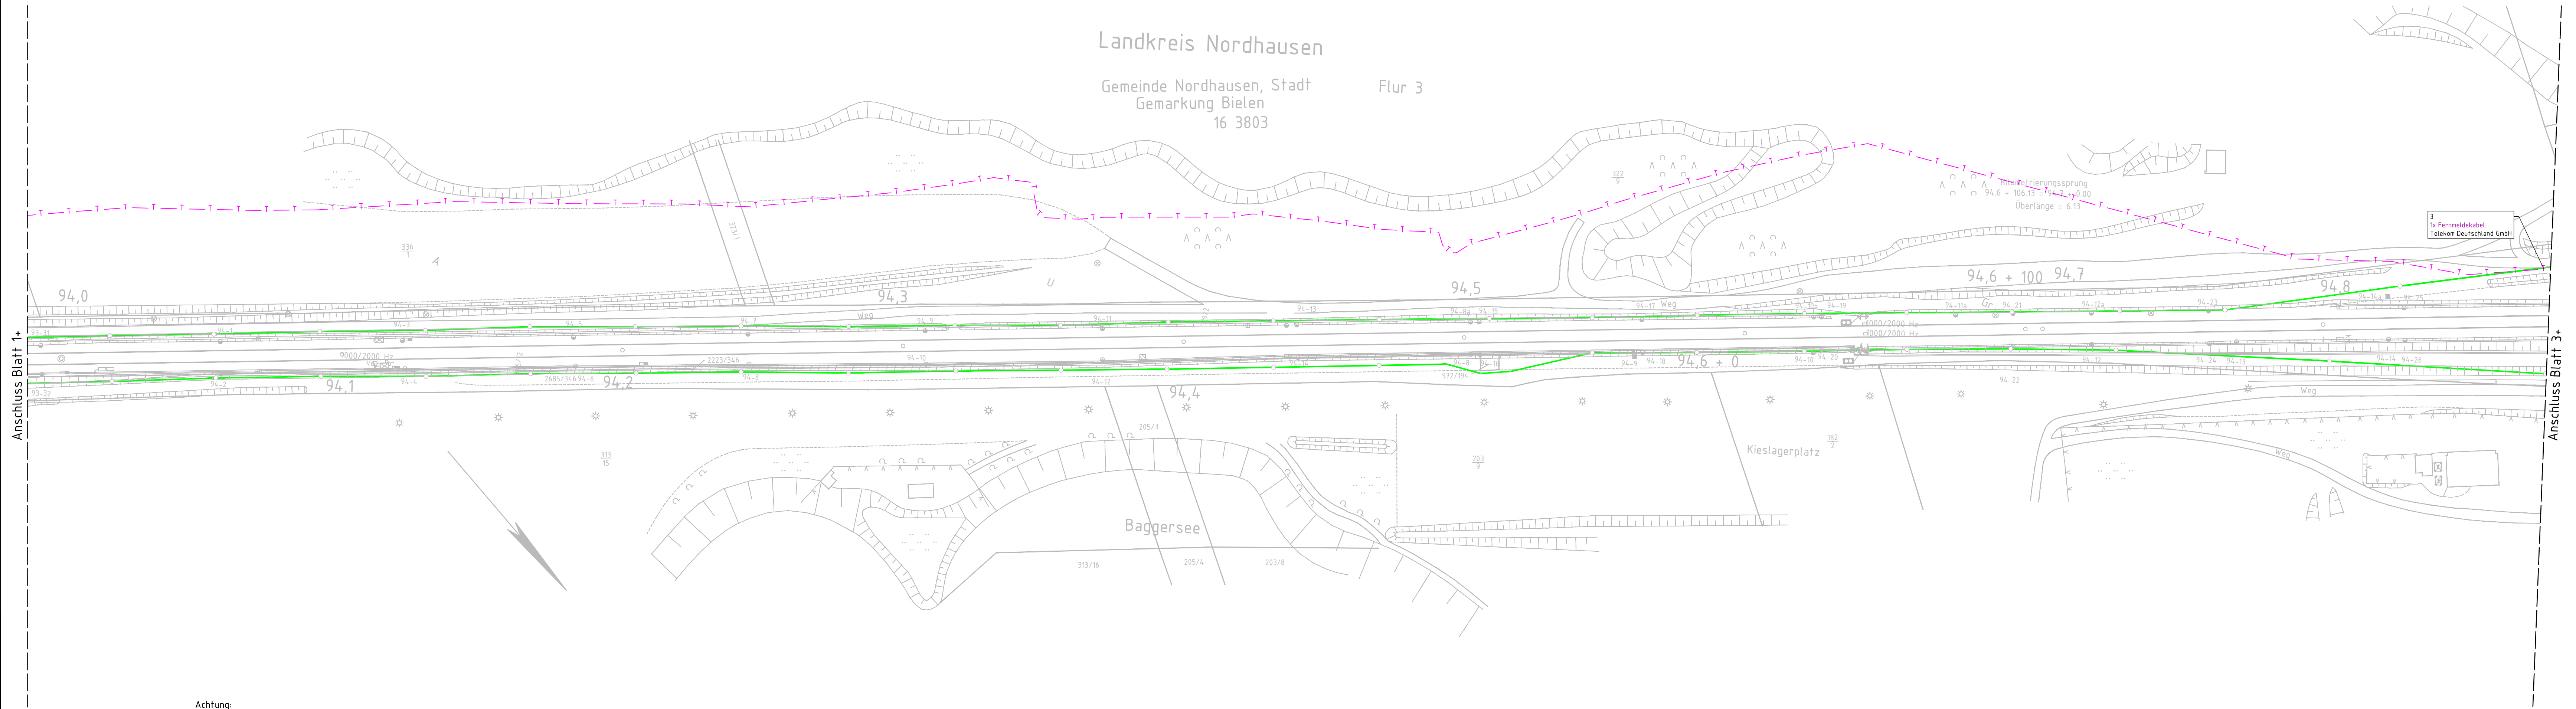

Stand IVL: 02/2018
Planbezeichnung: 6343HE
Koordinatensystem: DB_REF

Achtung:
Die Vollständigkeit bzw. die genaue Lage der Kabel und Medien kann nicht garantiert werden und ist bei Beginn der Bauausführung vor Ort zu prüfen!

Das Kataster wurde grafisch eingepasst und ist zur Maßentnahme nicht geeignet.
Aktualität und Lagegenauigkeit können nicht garantiert werden.

Legende:

- Bestand (einschließlich DB-Kataster)
- Grenze DB AG
- Planung (Darstellung nur zur Information)
- Rückbau (Darstellung nur zur Information)

Leitungsbestand (Dritter):

- T T Fernmeldekabel (Telekom Deutschland GmbH)
- Ti(LT) Freileitung (Telekom Deutschland GmbH)
- TK Fernmeldekabel (Vodafone GmbH / Vodafone West GmbH)
- F F Fernmeldekabel (Nordhausen Netz GmbH)
- E E Stromleitung (Nordhausen Netz GmbH)
- E AB Stromleitung außer Betrieb (Nordhausen Netz GmbH)
- GAS Gasleitung (Nordhausen Netz GmbH)
- MW Mischwasserleitung (Stadtentwässerungsbetrieb Nordhausen)
- RW Regenwasserleitung (Stadtentwässerungsbetrieb Nordhausen)
- RW(DL) Regenwasserdruckleitung (Stadtentwässerungsbetrieb Nordhausen)
- RW Regenwasserleitung außer Betrieb (Stadtentwässerungsbetrieb Nordhausen)
- SW Schmutzwasserleitung (Stadtentwässerungsbetrieb Nordhausen)
- TW Trinkwasserleitung (Wasserverband Nordhausen)
- Steuerkabel (Wasserverband Nordhausen)
- Leitung im Schutzrohr

Leitungsbestand (DB) - Darstellung nur zur Information:

- DB E DB Stromleitung
- DB OSE DB Stromerzeuger
- DB LST DB Signaltechnik
- DB F DB Fernmeldekabel
- DB F AB DB Fernmeldekabel außer Betrieb
- DB A(WDL) DB Abwasserdruckleitung

Index: Änderungen bzw. Ergänzungen		Name:		Datum:	
Prüfvermerke					
die Übereinstimmung der Zeichnung mit der Ausführung bestätigt:			Freigabe zur Prüfung		
für den Auftragnehmer: Ort, Datum, Name in Druckbuchstaben, Unterschrift			Ort, Datum, Name in Druckbuchstaben, Unterschrift Prüfingenieur		
für die DB: Ort, Datum, Name in Druckbuchstaben, Unterschrift					
Interoperabilität geprüft (Benannte Stelle), Name					
Ort, Datum, Name in Druckbuchstaben, Unterschrift geprüft					
Qualitätssicherung					
Ort, Datum, Name in Druckbuchstaben, Unterschrift geprüft					
Eisenbahn-Bundesamt					
			Bauvorlageberechtigter (BVB)		
gleichgestellt mit Prüfexemplaren			Ort, Datum, Name in Druckbuchstaben, Unterschrift Genehmigung zur Bauausführung		
Ort, Datum, Name in Druckbuchstaben, Unterschrift		Ort, Datum, Name in Druckbuchstaben, Unterschrift		Ort, Datum, Name in Druckbuchstaben, Unterschrift	
Bauherr: DB InfraGO AG 11-50-E-H Kurt-Schumacher-Str.1 99084 Erfurt		Projektleitung: DB InfraGO Kurt-Schumacher-Str.1 99084 Erfurt		Auftragnehmer (AN): Ingenieurgesellschaft für Sicherheitstechnik und Bau mbH Heidelberger Straße 14 01189 Dresden Telefon +49 351 207 22 0 E-Mail info@isb-dd.de	
DB InfraGO AG 11-50-E-H Kurt-Schumacher-Str.1 99084 Erfurt		DB InfraGO Kurt-Schumacher-Str.1 99084 Erfurt		Ingenieurgesellschaft für Sicherheitstechnik und Bau mbH Heidelberger Straße 14 01189 Dresden Telefon +49 351 207 22 0 E-Mail info@isb-dd.de	
Ort, Datum, Unterschrift		Ort, Datum, Unterschrift		Ort, Datum, Unterschrift	
Lageskizze (unmaßstäblich)		Projektnummer: G 016014.0326		BIM-Datencodierung:	
Bauwerksnummer:		BW-Kennziffer:		Barcodenummer:	
Strecke: 6343		Streckenabschnitt: Halle - Eichenberg		Kilometer:	
Maßstab: 1:1000		Erstellt: 05/2025 Geprüft: 05/2025 Freigegeben: 05/2025		Parnitzke Walter Rudert	
EP		Datum: 05/2025		Name: 1350x297mm	
Anlage: 5.8.12		Plan-Nr.: 6343HE		Regionale Korridorsanierung Strecke 6343 Halle - Eichenberg 3. BA - Bf Nordhausen; UN (e) Lageplan Leitungsbestand und Dritter	