


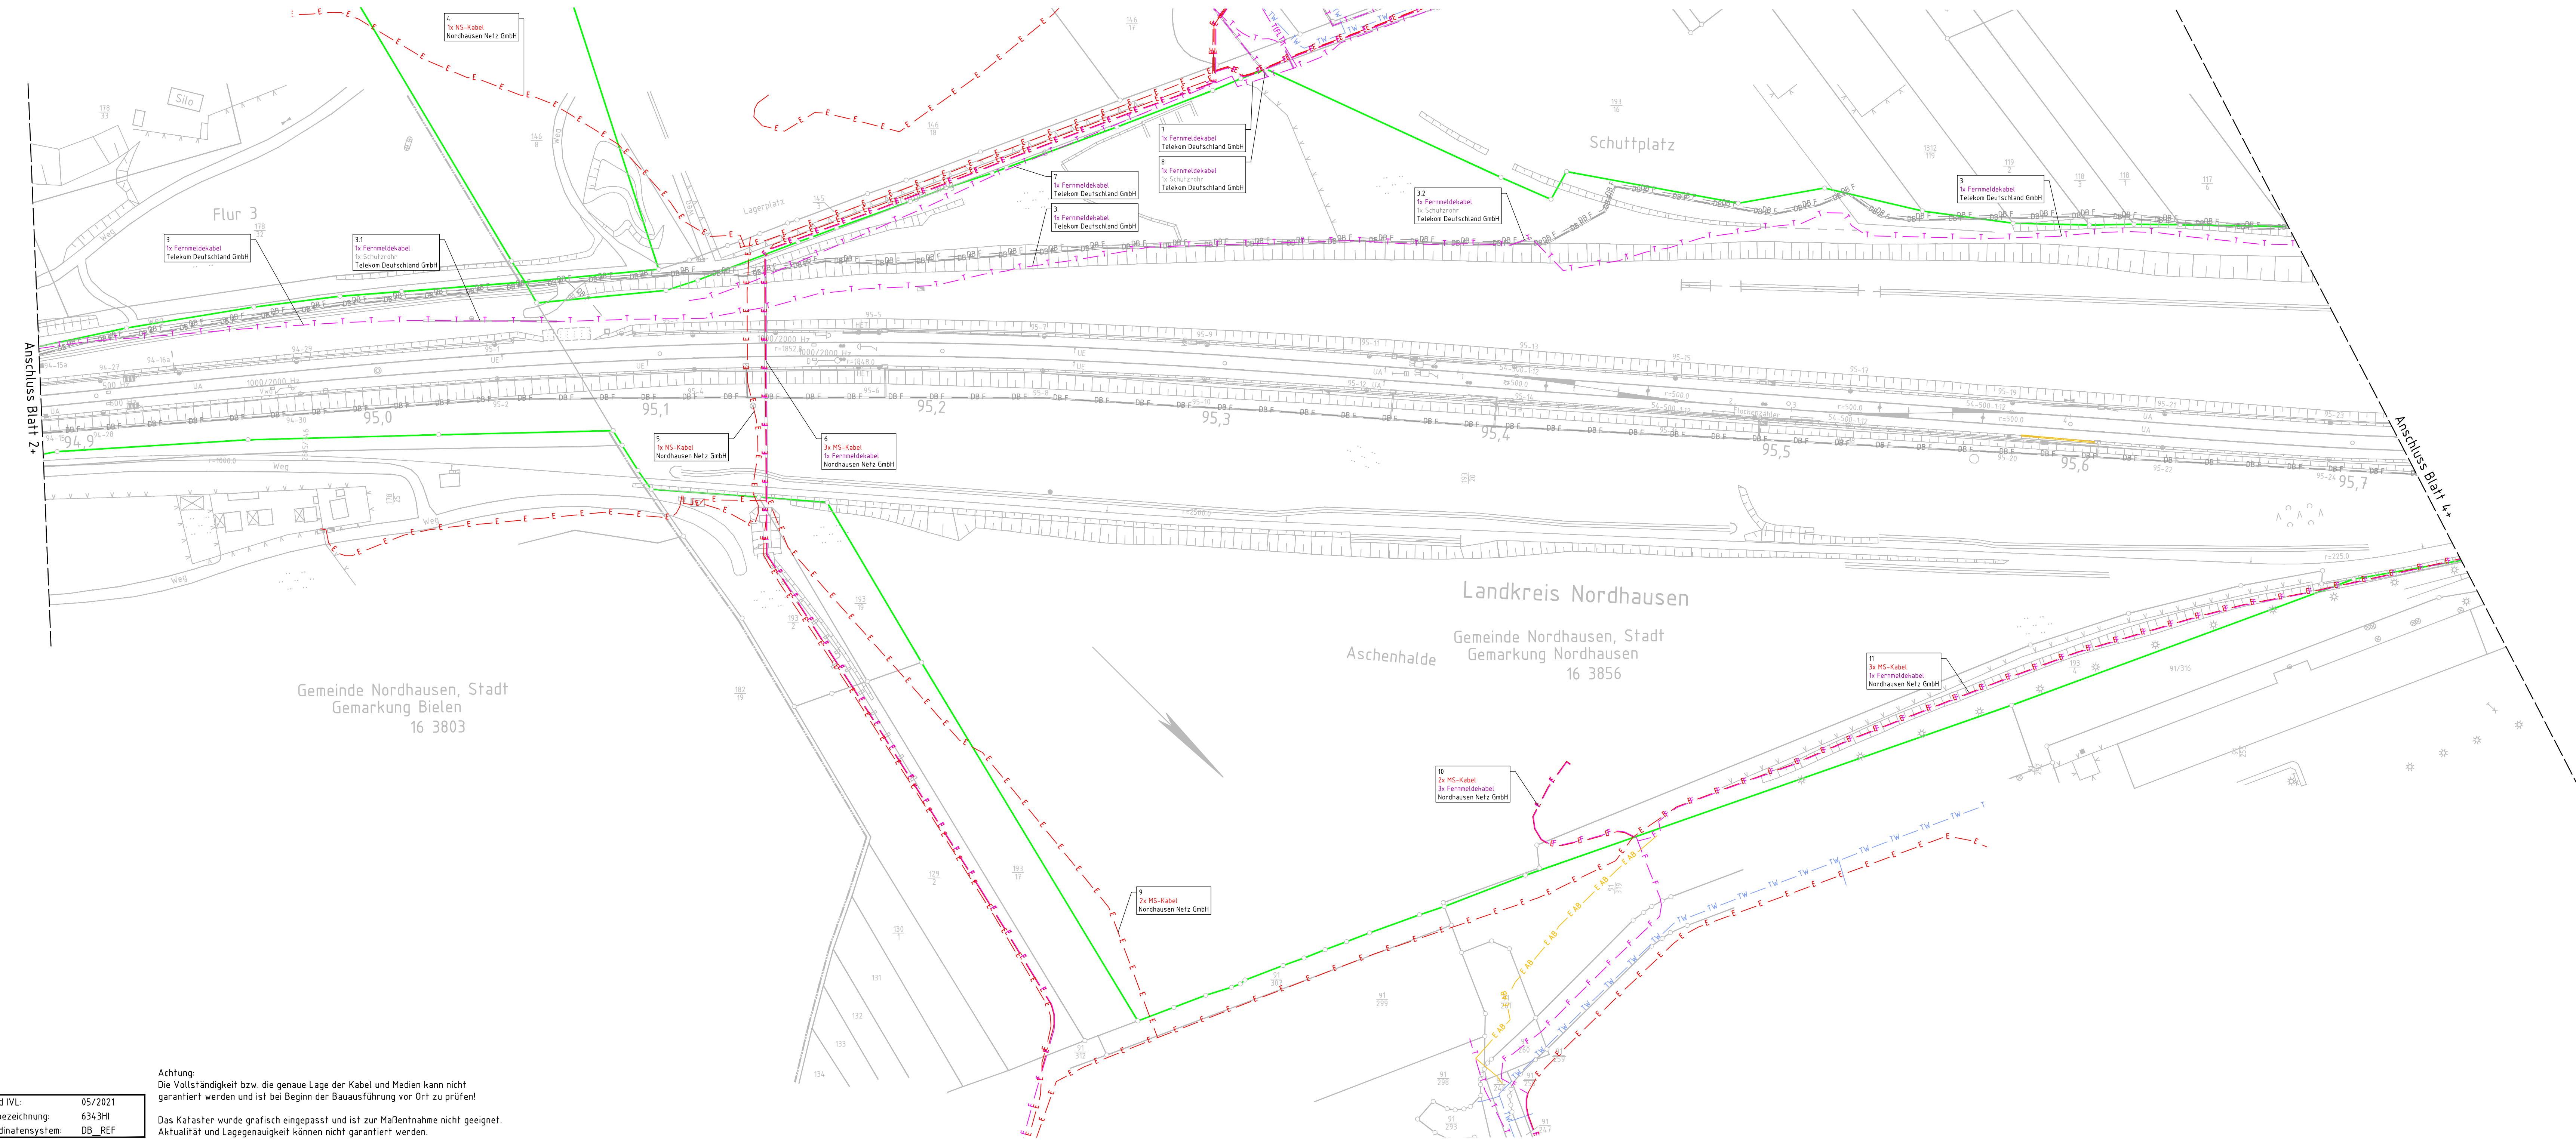

Achtung:
Die Vollständigkeit bzw. die genaue Lage der Kabel und Medien kann nicht garantiert werden und ist bei Beginn der Bauausführung vor Ort zu prüfen!

Das Kataster wurde grafisch eingepasst und ist zur Maßentnahme nicht geeignet.
Aktualität und Lagegenauigkeit können nicht garantiert werden.

Stand IVL:	05/2021
Planbezeichnung:	6343HI
Koordinatensystem:	DB REF

Legende:

- Bestand (einschließlich DB-Kataster)
- Grenze DB AG
- Planung (Darstellung nur zur Information)
- Rückbau (Darstellung nur zur Information)

Leitungsbestand (Dritter):

- | | |
|---|---|
|  | Fernmeldekabel (Telekom Deutschland GmbH) |
|  | Freileitung (Telekom Deutschland GmbH) |
|  | Fernmeldekabel (Vodafone GmbH / Vodafone West GmbH) |
|  | Fernmeldekabel (Nordhausen Netz GmbH) |
|  | Stromleitung (Nordhausen Netz GmbH) |
|  | Stromleitung außer Betrieb (Nordhausen Netz GmbH) |
|  | Gasleitung (Nordhausen Netz GmbH) |
|  | Mischwasserleitung (Stadtentwässerungsbetrieb Nordhausen) |
|  | Regenwasserleitung (Stadtentwässerungsbetrieb Nordhausen) |
|  | Regenwasserdruckleitung (Stadtentwässerungsbetrieb Nordhausen) |
|  | Regenwasserleitung außer Betrieb (Stadtentwässerungsbetrieb Nordhausen) |
|  | Schmutzwasserleitung (Stadtentwässerungsbetrieb Nordhausen) |
|  | Trinkwasserleitung (Wasserverband Nordhausen) |
|  | Steuerverkabel (Wasserverband Nordhausen) |
|  | Leitung im Schutzrohr |

Leitungsbestand (DB) – Darstellung nur zur Information:

- | | |
|-------------|---------------------------------|
| — DB E — | DB Stromleitung |
| — OSE — | DB Stromerzeuger |
| — DB LST — | DB Signaltechnik |
| — DB F — | DB Fernmeldekabel |
| — DB F AB — | DB Fernmeldekabel außer Betrieb |
| — AW(DL) — | DB Abwasserdruckleitung |

Index: Änderungen bzw. Ergänzungen		Name:		Datum:	
Prüfvermerke					
die Übereinstimmung der Zeichnung mit der Ausführung bestätigt:		Freigabe zur Prüfung			
Für den Auftragnehmer: _____ Ort, Datum, Name in Druckbuchstaben, Unterschrift		Ort, Datum, Name in Druckbuchstaben, Unterschrift Prüfungseiner			
für die DB ... _____ Ort, Datum, Name in Druckbuchstaben, Unterschrift					
Interoperabilität geprüft (benannte Stelle), Name _____					
Ort, Datum, Name in Druckbuchstaben, Unterschrift _____		geprüft			
Qualitätssicherung _____					
Ort, Datum, Name in Druckbuchstaben, Unterschrift _____ Eisenbahn-Bundesamt		geprüft			
		Bauvorlageberechtigter (BVB)			
		Ort, Datum, Name in Druckbuchstaben, Unterschrift			
gleichgestellt mit Profexenplanen		Genehmigung zur Bauausführung			
Ort, Datum, Name in Druckbuchstaben, Unterschrift _____		Ort, Datum, Name in Druckbuchstaben, Unterschrift _____			
Bauherr: DB InfraGO DB InfraGO AG Ill-Sö-E-H Kurt-Schumacher-Str.1 99086 Erfurt		Projektleitung: DB InfraGO DB InfraGO AG Ill-Sö-E-H Kurt-Schumacher-Str.1 99086 Erfurt		Auftragnehmer (IAN): ASB ASB Ingenieurgesellschaft für Sicherungstechnik und Bau mH Heidelberger Straße 14 01889 Dresden Telefon +49 351 207 22 0 E-Mail: info@asb-03.de	
Ort, Datum, Unterschrift _____		Ort, Datum, Unterschrift _____		Ort, Datum, Unterschrift _____	
Lagezische (unmaßstäblich)		Projektnummer: G 0160140326 BM-Datenencodierung Zeichen: Planart: Lageplan Höhen- und Koordinatensystem: DB_REF Einwerkungen (Lastmodell):		Entwurfsgeschwindigkeit: Kilometer:	
Bauwerksnummer: Streifen: 6343 Streckenabschnitt:		BW-Kennziffer: Halle - Eichenberg Barcodeummer:		Kilometer:	
Erstellt: 05/2025 Geprüft: 05/2025 Freigegeben:		Planmische: Walder Rudert Datum: _____ Name: _____ 1350x420mm Anlage: _____ Plan-Nr.: _____		Kilometer:	
Maßstab: 1:1000 EP		Regionale Korridorsanierung Strecke 6343 Halle - Eichenberg 3. BA - Bf Nordhausen; UN (e) Lageplan Leitungsbestand Dritter			
5.8.13		6343HI			