


"Zur Wahrung der Urheberrechte ist eine Weitergabe an andere Nutzer nicht zulässig. Datenquelle: DB InfraGO AG"

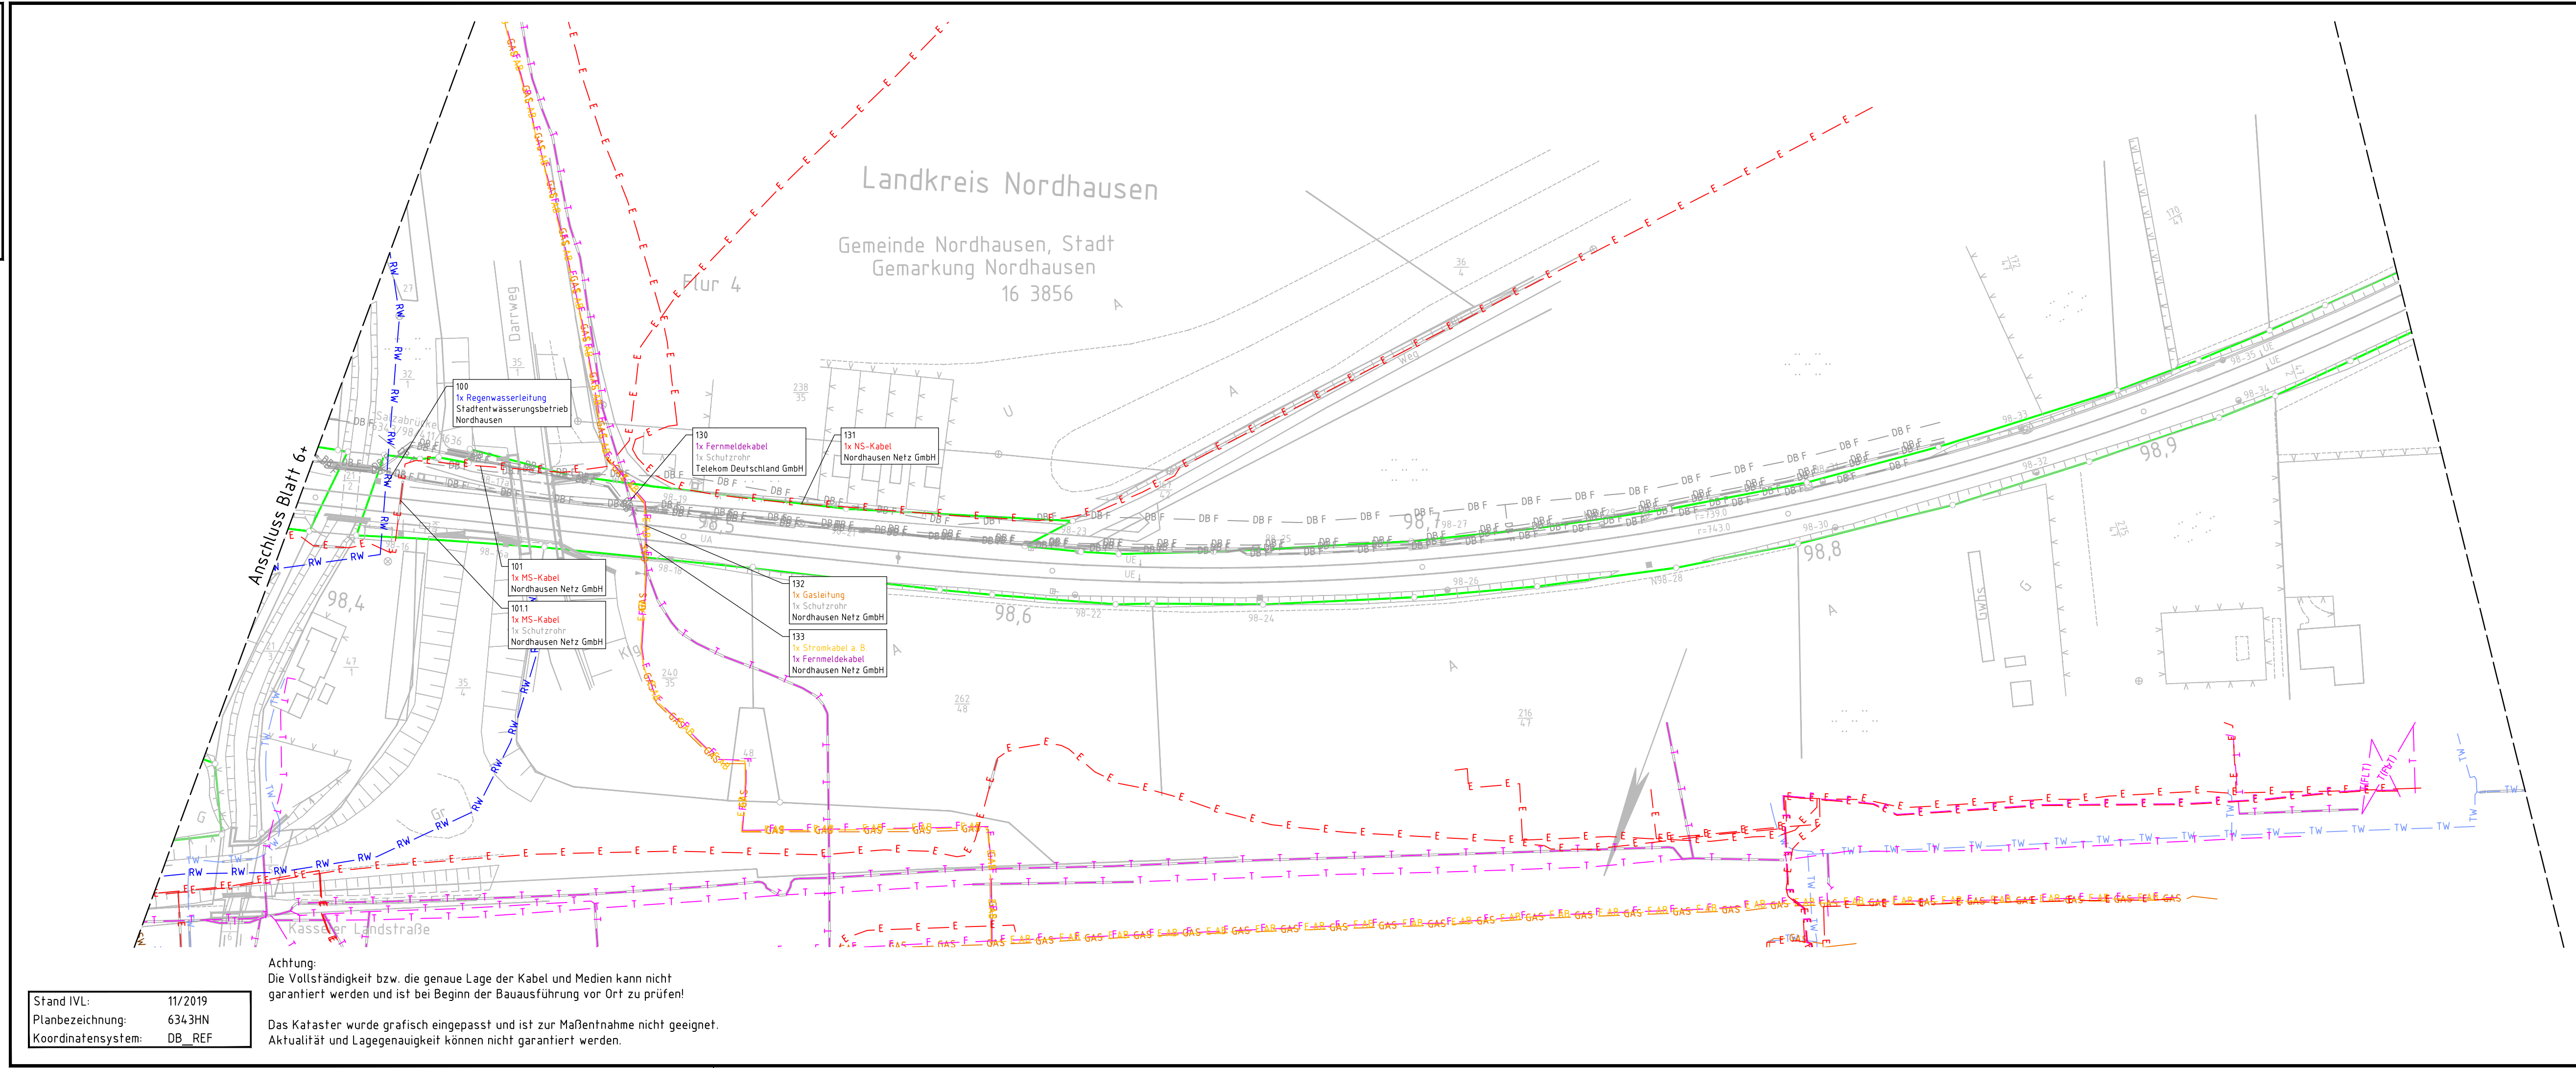

Stand IVL: 11/2019
Planbezeichnung: 6343HN
Koordinatensystem: DB_REF

Legende:

- Bestand (einschließlich DB-Kataster)
- Grenze DB AG
- Planung (Darstellung nur zur Information)
- Rückbau (Darstellung nur zur Information)

Leistungsbestand (Dritter):

- T Fernmeldekabel (Telekom Deutschland GmbH)
- T(FLT) Freileitung (Telekom Deutschland GmbH)
- TK Fernmeldekabel (Vodafone GmbH / Vodafone West GmbH)
- F Fernmeldekabel (Nordhausen Netz GmbH)
- E Stromleitung (Nordhausen Netz GmbH)
- E AB Stromleitung außer Betrieb (Nordhausen Netz GmbH)
- GAS Gasleitung (Nordhausen Netz GmbH)
- MW Mischwasserleitung (Stadtentwässerungsbetrieb Nordhausen)
- RW Regenwasserleitung (Stadtentwässerungsbetrieb Nordhausen)
- RW(DL) Regenwasserdruckleitung (Stadtentwässerungsbetrieb Nordhausen)
- RW Regenwasserleitung außer Betrieb (Stadtentwässerungsbetrieb Nordhausen)
- SW Schmutzwasserleitung (Stadtentwässerungsbetrieb Nordhausen)
- TW Trinkwasserleitung (Wasserverband Nordhausen)
- Steu(k) Steuerkabel (Wasserverband Nordhausen)
- Leitung im Schutzrohr

Leistungsbestand (DB) – Darstellung nur zur Information:

- DB E DB Stromleitung
- OSE DB Stromerzeuger
- DB LST DB Signaltechnik
- DB F DB Fernmeldekabel
- DB F AB DB Fernmeldekabel außer Betrieb
- AW(DL) DB Abwasserdruckleitung

Index: Änderungen bzw. Ergänzungen		Name:		Datum:	
Prüfvermerke					
die Übereinstimmung der Zeichnung mit der Ausführung bestätigt:			Freigabe zur Prüfung		
für den Auftragnehmer: Ort, Datum, Name in Druckbuchstaben, Unterschrift			Ort, Datum, Name in Druckbuchstaben, Unterschrift		
für die DB ... Ort, Datum, Name in Druckbuchstaben, Unterschrift			Prüfingenieur		
Interoperabilität geprüft (benannte Stelle), Name					
Ort, Datum, Name in Druckbuchstaben, Unterschrift			geprüft		
Qualitätssicherung					
Ort, Datum, Name in Druckbuchstaben, Unterschrift			geprüft		
Eisenbahn-Bundesamt					
			Bauvorlageberechtigter (BVB)		
gleichgestellt mit Prüfexemplaren			Ort, Datum, Name in Druckbuchstaben, Unterschrift		
Ort, Datum, Name in Druckbuchstaben, Unterschrift			Ort, Datum, Name in Druckbuchstaben, Unterschrift		
Bauherr: DB InfraGO AG DB InfraGO AG III-SO-E-H Kurt-Schumacher-Str.1 99084 Erfurt		Projektleitung: DB InfraGO AG DB InfraGO AG III-SO-E-H Kurt-Schumacher-Str.1 99084 Erfurt		Auftragnehmer (IAN): Ingenieurgesellschaft für Sicherungstechnik und Bau mbH Heidelberger Straße 14 01189 Dresden Telefon +49 351 207 22 0 E-Mail info@isb-dd.de	
Lageskizze (unmaßstäblich):		Projektnummer: G.016014.0326		BIM-Datencodierung:	
		Planzeichen:		Planart: Lageplan	
		Höhen- und Koordinatensystem: DB_REF		Einwirkungen (Lastmodell):	
Bauwerksnummer:		BW-Kennziffer:		Barcodenummer:	
Strecke: 6343		Streckenabschnitt: Halle - Eichenberg		Kilometer:	
Maßstab: 1:1000		Erstellt: 05/2025 Parnitzke		Regionale Korridorsanierung Strecke 6343 Halle - Eichenberg 3. BA - Bf Nordhausen; UN (e) Lageplan Leistungsbestand Dritter	
Geprüft: 05/2025 Walter					
Freigegeben: 05/2025 Rudert					
Datum: Name					
Anlage: 5.8.1.7		Plan-Nr.: 6343HN			