


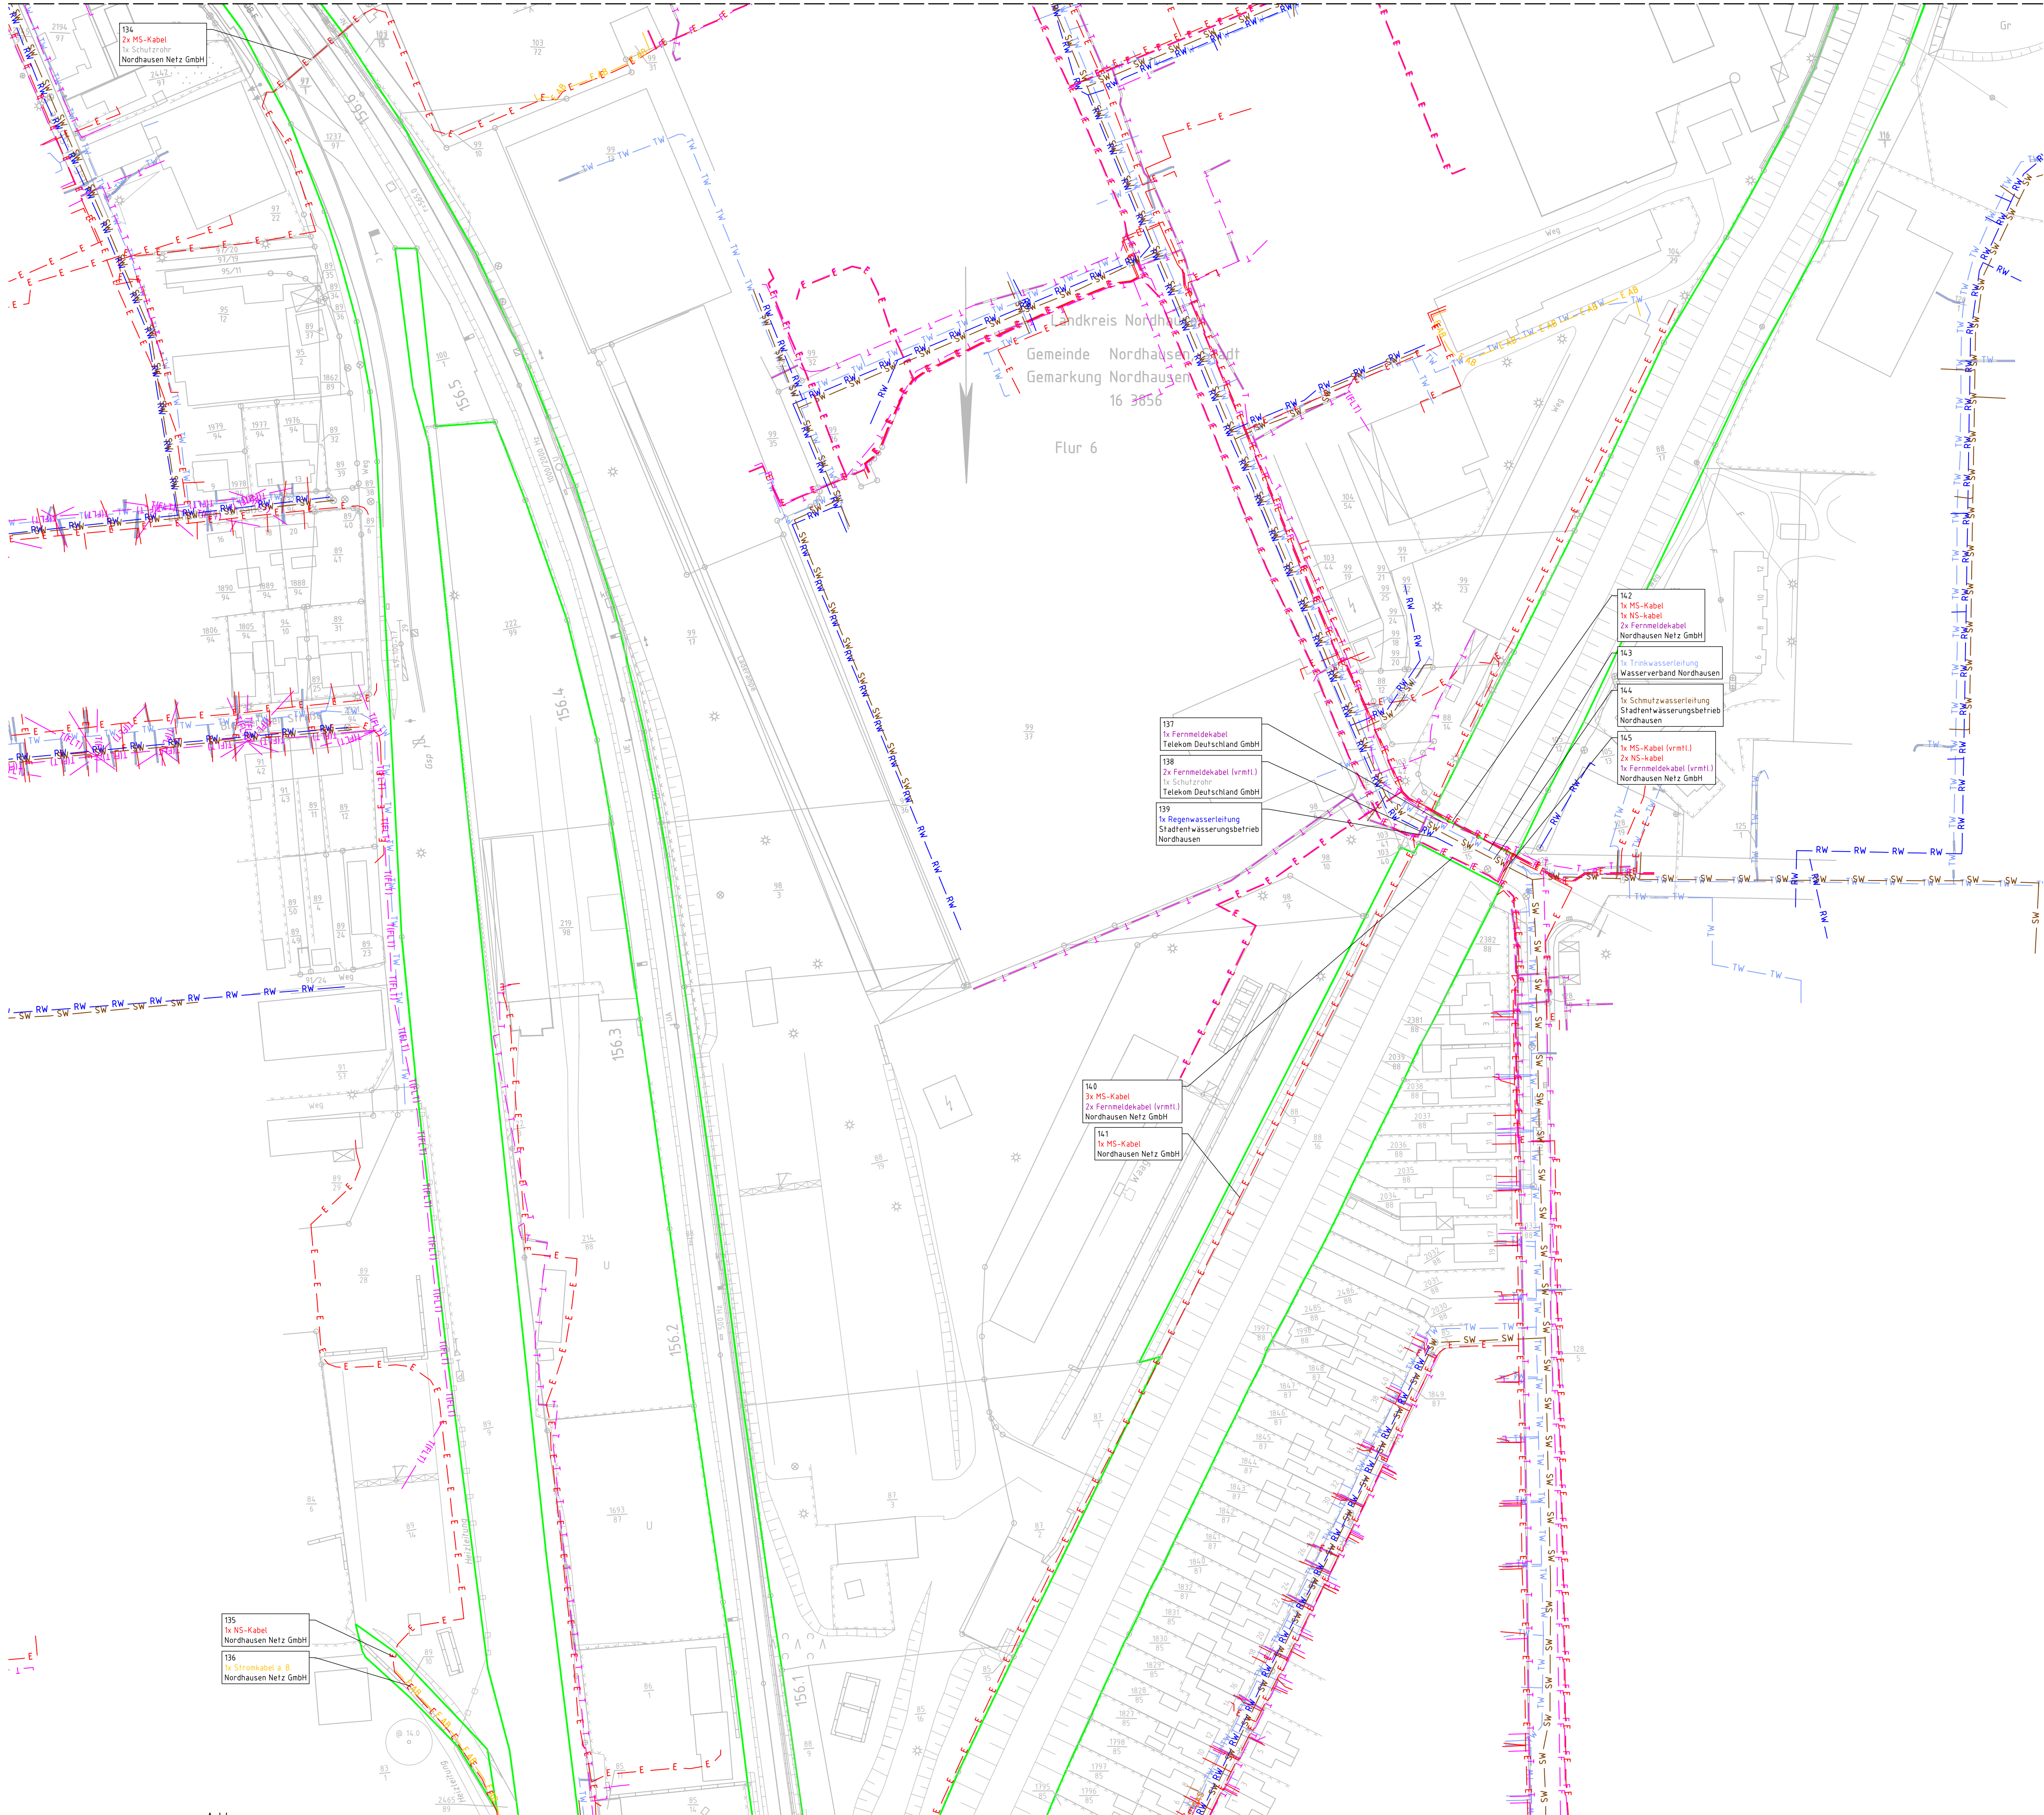

Legende:

- Bestand (einschließlich DB-Kataster)
- Grenze DB AG
- Planung (Darstellung nur zur Information)
- Rückbau (Darstellung nur zur Information)

Leistungsbestand (Dritter):

- T Fernmeldekabel (Telekom Deutschland GmbH)
- TI(FL) Freileitung (Telekom Deutschland GmbH)
- TK Fernmeldekabel (Vodafone GmbH / Vodafone West GmbH)
- F Fernmeldekabel (Nordhausen Netz GmbH)
- E Stromleitung (Nordhausen Netz GmbH)
- E AB Stromleitung außer Betrieb (Nordhausen Netz GmbH)
- GAS Gasleitung (Nordhausen Netz GmbH)
- MW Mischwasserleitung (Stadtentwässerungsbetrieb Nordhausen)
- RW Regenwasserleitung (Stadtentwässerungsbetrieb Nordhausen)
- RWDL Regenwasserdruckleitung (Stadtentwässerungsbetrieb Nordhausen)
- RW Regenwasserleitung außer Betrieb (Stadtentwässerungsbetrieb Nordhausen)
- SW Schmutzwasserleitung (Stadtentwässerungsbetrieb Nordhausen)
- TW Trinkwasserleitung (Wasserverband Nordhausen)
- Steuerkabel (Wasserverband Nordhausen)
- Leitung im Schutzrohr

Leistungsbestand (DB) - Darstellung nur zur Information:

- DB E DB Stromleitung
- DB OSE DB Stromerzeuger
- DB LST DB Signaltechnik
- DB F DB Fernmeldekabel
- DB F AB DB Fernmeldekabel außer Betrieb
- AWIDL DB Abwasserdruckleitung

Index	Änderungen bzw. Ergänzungen	Name:	Datum:
Prüfvermerke			
die Übereinstimmung der Zeichnung mit der Ausführung bestätigt:		Freigabe zur Prüfung	
für den Auftragnehmer:		Ort, Datum, Name in Druckbuchstaben, Unterschrift	
für die DB ..		Ort, Datum, Name in Druckbuchstaben, Unterschrift	
Interoperabilität geprüft (benannte Stelle), Name		geprüft	
Qualitätssicherung		geprüft	
Ort, Datum, Name in Druckbuchstaben, Unterschrift		geprüft	
Eisenbahn-Bundesamt		Bauvorlageberechtigter (BVB)	
gleichgestellt mit Prof exemplaren		Ort, Datum, Name in Druckbuchstaben, Unterschrift	
Ort, Datum, Name in Druckbuchstaben, Unterschrift		Ort, Datum, Name in Druckbuchstaben, Unterschrift	
Bauherr:		Auftragnehmer (AN):	
DB InfraGO AG II-SO-E-H Kurt-Schumacher-Str.1 99084 Erfurt		DB InfraGO II-SO-E-H Kurt-Schumacher-Str.1 99084 Erfurt	
Ort, Datum, Unterschrift		Ort, Datum, Unterschrift	
Ort, Datum, Unterschrift		Ort, Datum, Unterschrift	
Lageskizze (unmaßstäblich)		Projektnummer: G.0160140326	
BIM-Datencodierung		Planzeichen:	
Planart:		Lageplan	
Höhen- und Koordinatensystem:		DB_REF	
Einwirkungen (Lastmodell):		Entwurfsgeschwindigkeit:	
Bauwerksnummer:		Bau-Kennziffer:	
Strecke		Streckenabschnitt:	
1810		Halle - Eichenberg	
Maßstab: 1:1000		Erstellt: 05/2025	
EP		Geprüft: 05/2025	
Freigegeben:		Datum	
Anlage:		Name	
5.8.18		84x594mm	
1810EF		Plan-Nr:	
Regionale Korridorsanierung		Strecke 6343 Halle - Eichenberg	
3. BA - Bf Nordhausen; UN (e)		Lageplan Leistungsbestand Dritter	

Achtung:
Die Vollständigkeit bzw. die genaue Lage der Kabel und Medien kann nicht
garantiert werden und ist bei Beginn der Bauausführung vor Ort zu prüfen!

Das Kataster wurde grafisch eingepasst und ist zur Maßentnahme nicht geeignet.
Aktualität und Lagegenauigkeit können nicht garantiert werden.

Stand IVL: 03/2019
Planbezeichnung: 1810EF
Koordinatensystem: DB_REF