


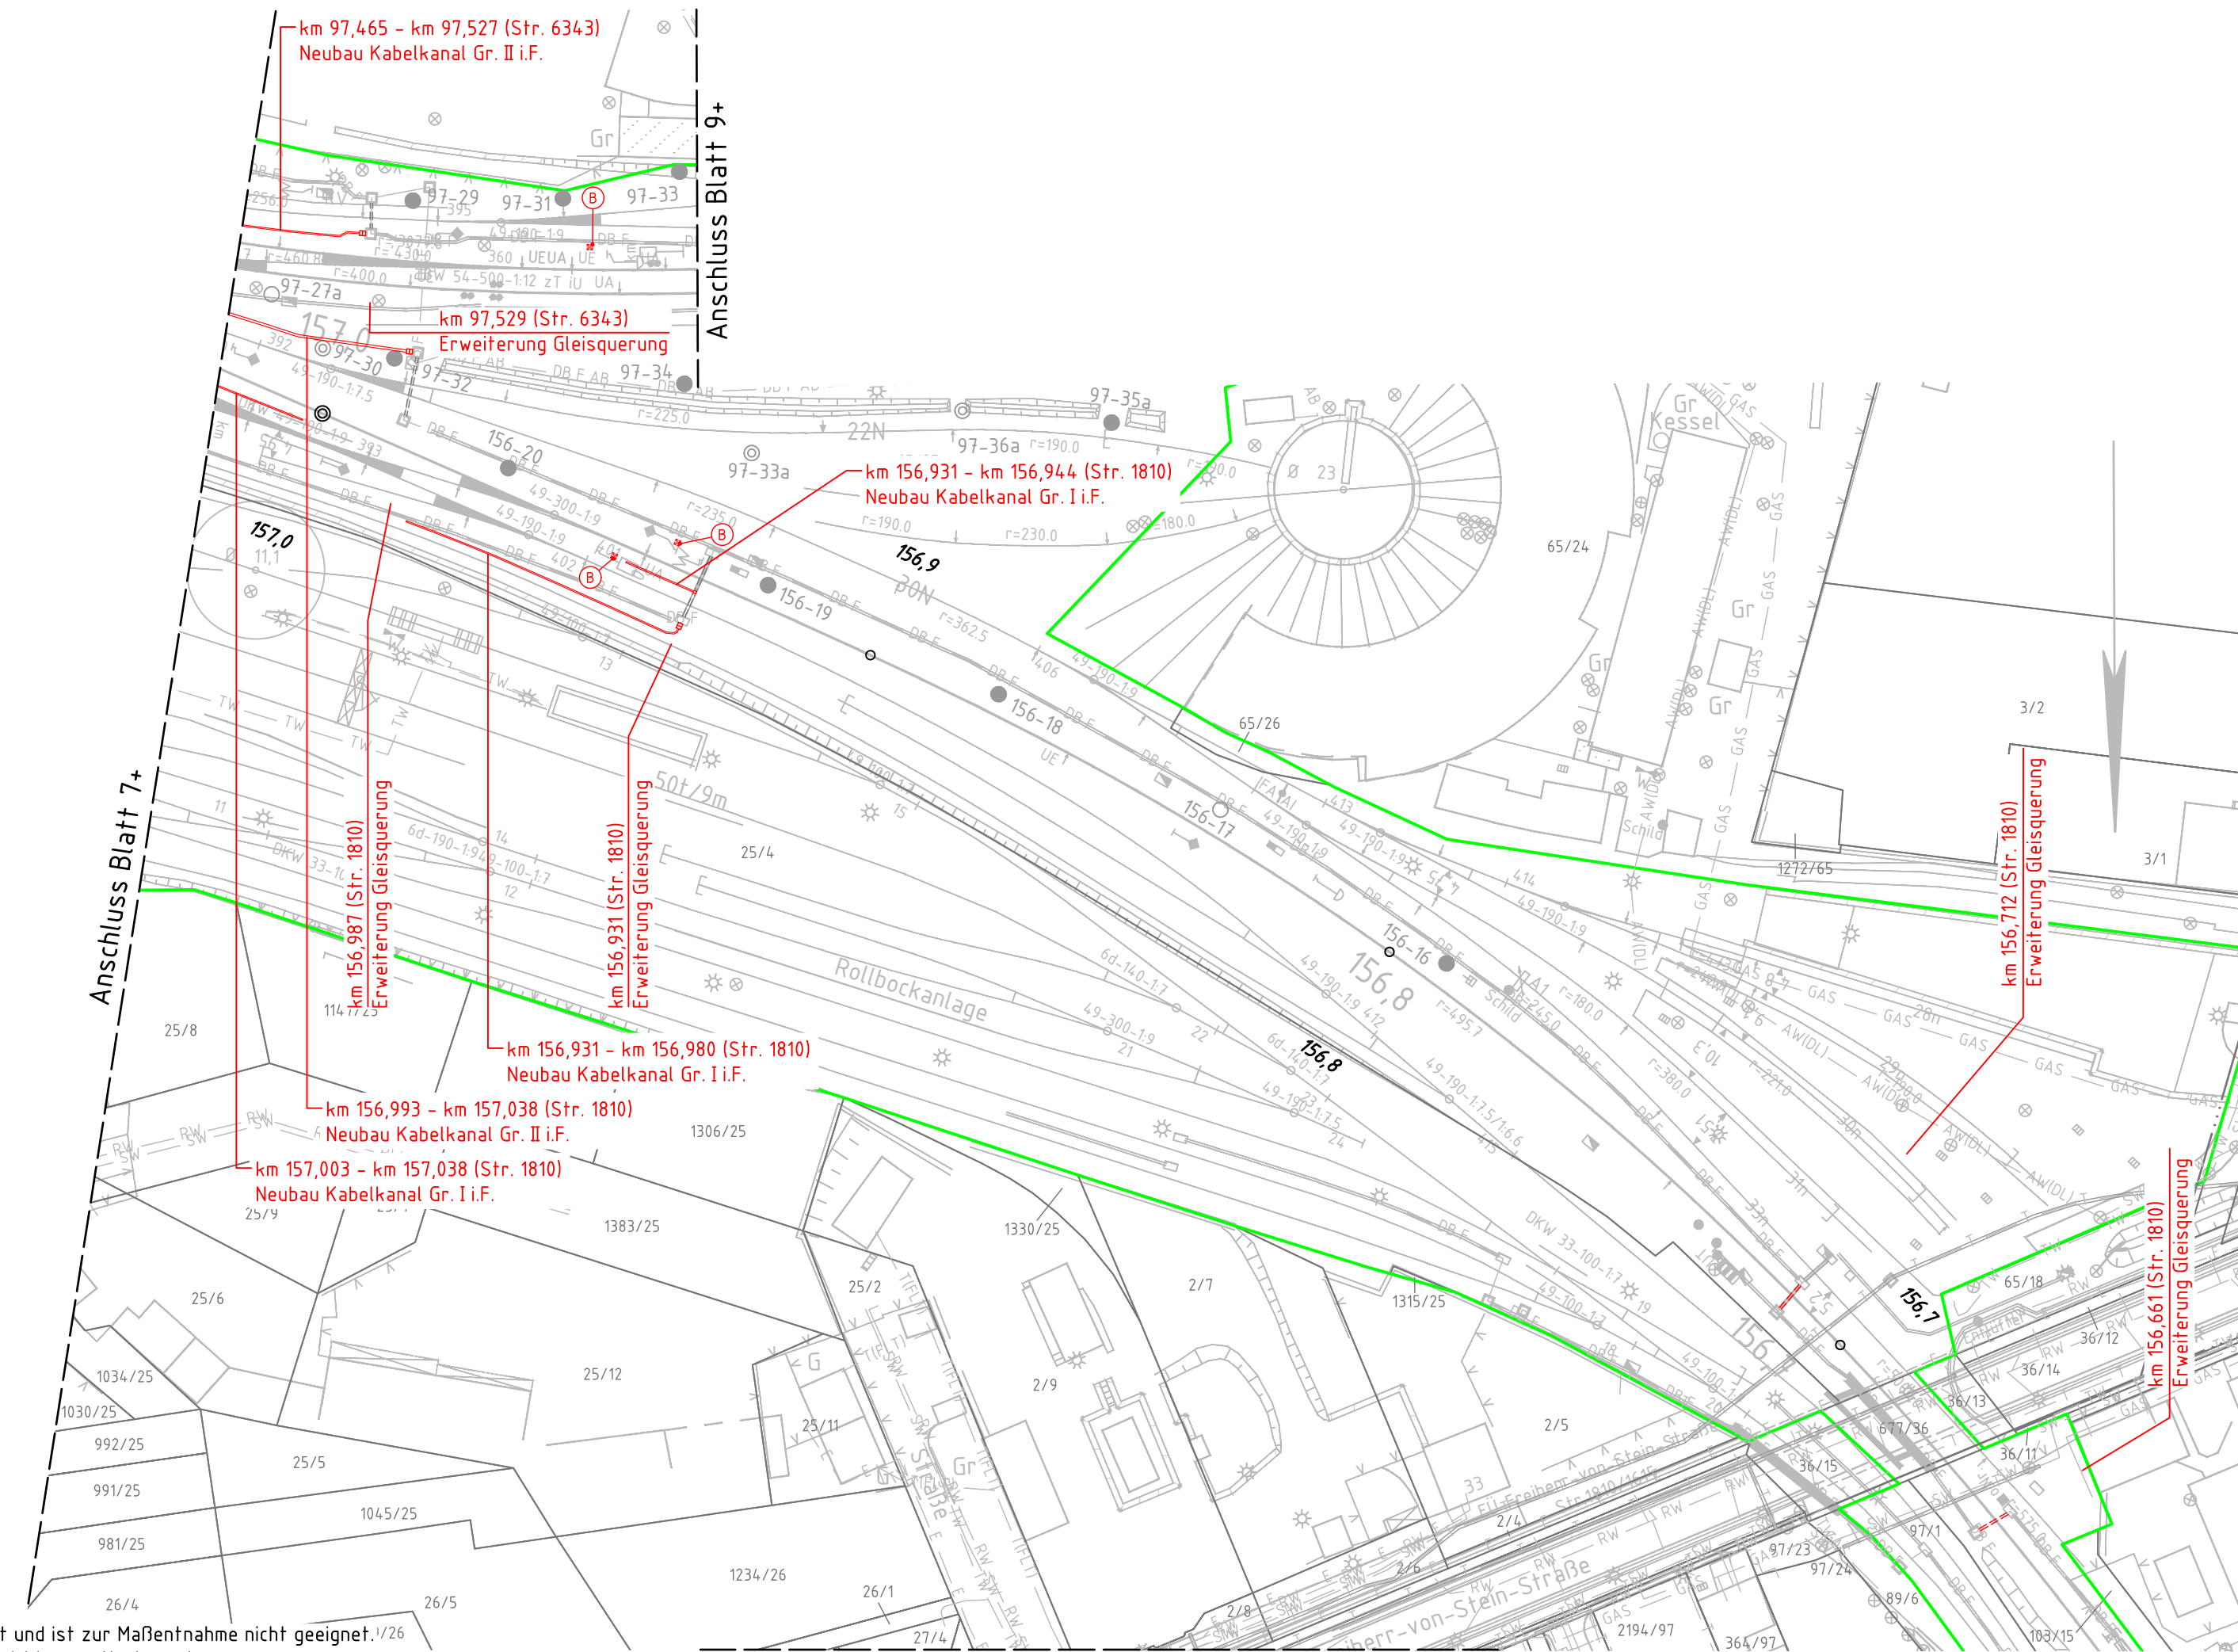

Stand IVL:	03/2019
Planbezeichnung:	1810EF
Koordinatensystem:	DB_REF

Das Kataster wurde grafisch eingepasst und ist zur Maßentnahme nicht geeignet.^{1/26}
Aktualität und Lagegenauigkeit können nicht garantiert werden.

Legende:

- | | |
|---|---|
|  | Bestand (einschließlich DB-Kataster) |
|  | Grenze DB AG |
|  | Neubau |
|  | Nutzung vorh. Anlagen |
|  | Rückbau |
|  | gesonderte Planung |
|  | Kabelkanal (Beton / PP) |
|  | Gleis- bzw. Straßenquerung |
|  | Kabel in Erdverlegung |
|  | Anschluss mit Kabelschutzhautschlauch
bzw. Anschluss mit Kabelschutzhautschlauch
im Schwellenfach |
|  | Gleis- bzw. Straßenquerung
mit Schächten |
|  | Kabelschacht mit Schacht-
anschlussbauszatz |
| KS Gr.-V | |
|  | Kabelkleinschacht |
|  | Signalgründung |
|  | Signalstandplatz aus Einfassungs-
rahmen mit Geländer herstellen |
|  | Signalstandplatz herstellen |

		Index: Änderungen bzw. Ergänzungen		Name:		Datum:	
Prüfvermerke							
die Übereinstimmung der Zeichnung mit der Ausführung bestätigt: für den Auftragnehmer: Ort, Datum, Name in Druckbuchstaben, Unterschrift				Freigabe zur Prüfung Ort, Datum, Name in Druckbuchstaben, Unterschrift Prüfingenieur			
für die DB ... Ort, Datum, Name in Druckbuchstaben, Unterschrift				Nur zur Ausschreibung			
Interoperabilität geprüft (benannte Stelle), Name Ort, Datum, Name in Druckbuchstaben, Unterschrift geprüft							
Qualitätssicherung Ort, Datum, Name in Druckbuchstaben, Unterschrift geprüft							
Eisenbahn-Bundesamt							
				Bauvorlageberechtigter (BVB) Ort, Datum, Name in Druckbuchstaben, Unterschrift			
				Ort, Datum, Name in Druckbuchstaben, Unterschrift Genehmigung zur Bauausführung			
				Ort, Datum, Name in Druckbuchstaben, Unterschrift			
Bauherr: DB InfraGO DB InfraGO AG III-SO-E-H Kurt-Schumacher-Str.1 99084 Erfurt		Projektleitung: DB InfraGO DB InfraGO AG III-SO-E-H Kurt-Schumacher-Str.1 99084 Erfurt Ort, Datum, Unterschrift		Auftragnehmer (AN): ISB Ingenieurgesellschaft für Sicherungstechnik und Bau mbH Heidelberger Straße 14 01189 Dresden Telefon +49 351 207 22 0 E-Mail info@isb-dd.de Ort, Datum, Unterschrift		Planung: ISB Ingenieurgesellschaft für Sicherungstechnik und Bau mbH Heidelberger Straße 14 01189 Dresden Telefon +49 351 207 22 0 E-Mail info@isb-dd.de Ort, Datum, Unterschrift	
Lageskizze (unmaßstäblich):				Projektnummer: G.016014.0326 BIM-Datencodierung: Planzeichen: Ivbk Planart: Lageplan Höhen- und Koordinatensystem: DB_REF Einwirkungen (Lastmodell):			
Bauwerksnummer: * * * * * * * * * * * *		BW-Kennziffer:		Barcodeummer:		Entwurfsgeschwindigkeit:	
Strecke: 6343		Streckenabschnitt: Halle – Eichenberg				Kilometer: 156,060 – 156,633	
Maßstab: 1:1000		Erstellt 05/2025 Walter		Regionale Korridorsanierung Strecke 6343 Halle – Eichenberg 3. BA – Bf Nordhausen; UN (e) Lageplan Kabeltiefbau (vorgezogene Leistungen)			
EP		Geprüft 05/2025 Schröder					
		Freigegeben 05/2025 Rudert					
		Datum Name 780x297mm					
		Anlage: 7.3.1.8		Plan-Nr.: 1810HM			