
 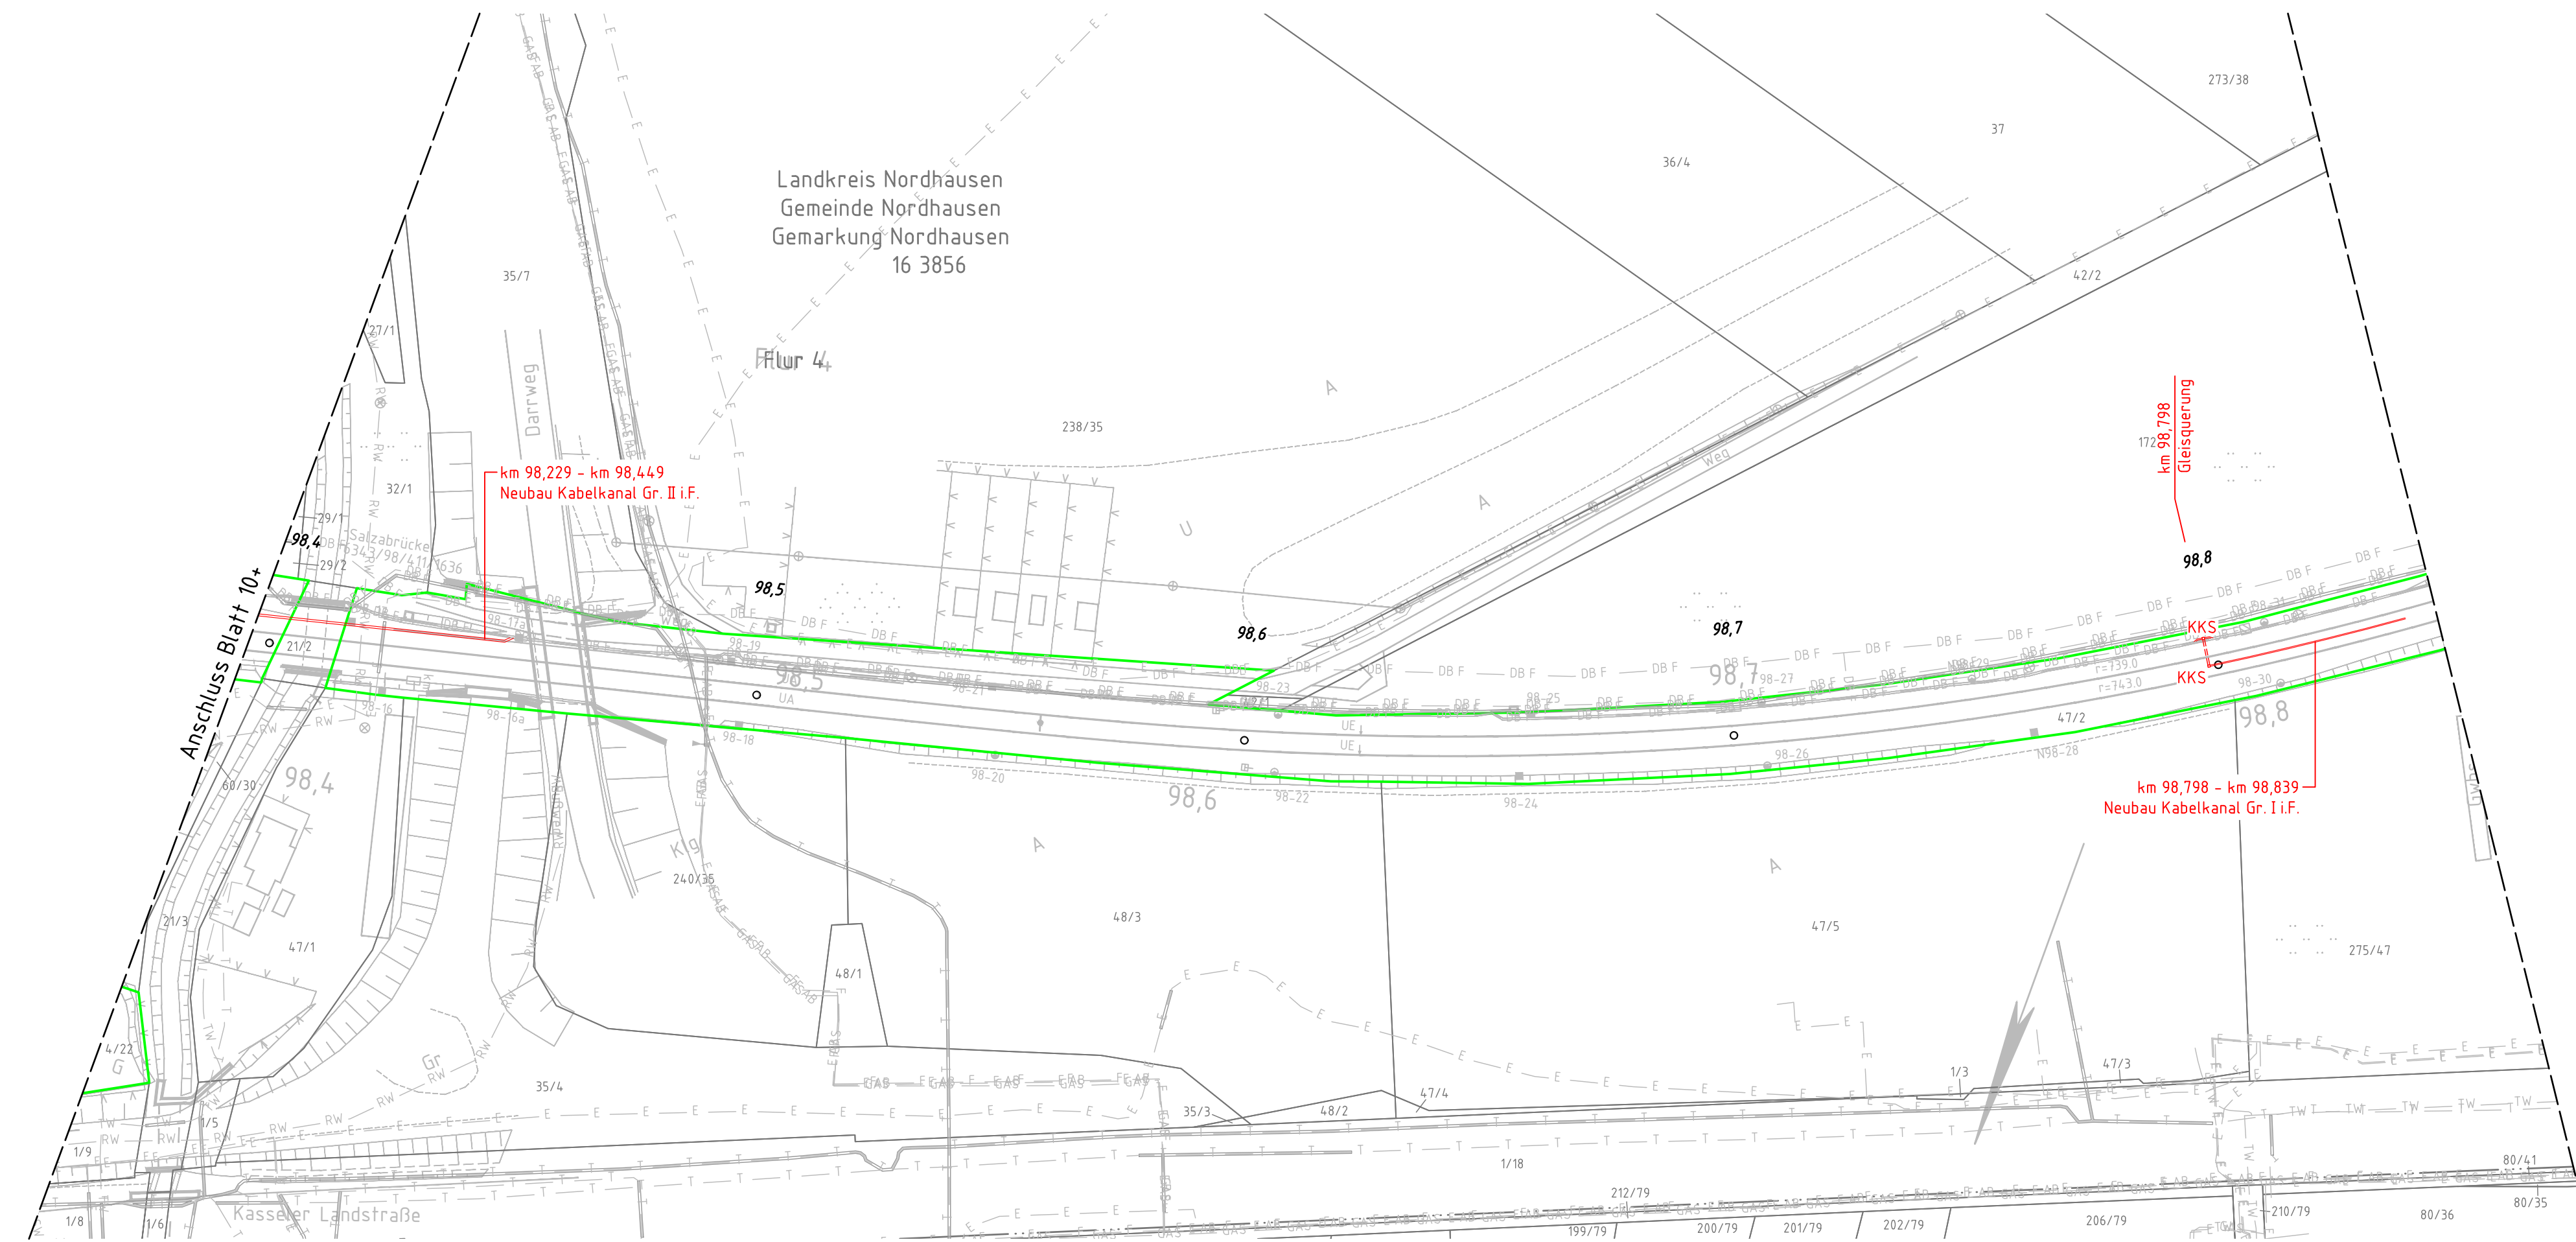





Stand IVL:	11/2019
Planbezeichnung:	6343HN
Koordinatensystem:	DB_REF

Das Kataster wurde grafisch eingepasst und ist zur Maßentnahme nicht geeignet.
Aktualität und Lagegenauigkeit können nicht garantiert werden.

- Legende:

- | | |
|---|---|
|  | Bestand (einschließlich DB-Kataster) |
|  | Grenze DB AG |
|  | Neubau |
|  | Nutzung vorh. Anlagen |
|  | Rückbau |
|  | gesonderte Planung |
|  | Kabelkanal (Beton / PP) |
|  | Gleis- bzw. Straßenquerung |
|  | Kabel in Erdverlegung |
|  | Anschluss mit Kabelschutzschlauch
bzw. Anschluss mit Kabelschutzschlauch
im Schwellenfach |
|  | Gleis- bzw. Straßenquerung
mit Schächten |
|  | Kabelschacht mit Schacht-
anschlussbauaufz |
| KS Gr V | |
|  | Kabelkleinschacht |
|  | Signalgründung |
|  | Signalstandplatz aus Einfassungs-
rahmen mit Gelände herstellen |
|  | Signalstandplatz herstellen |

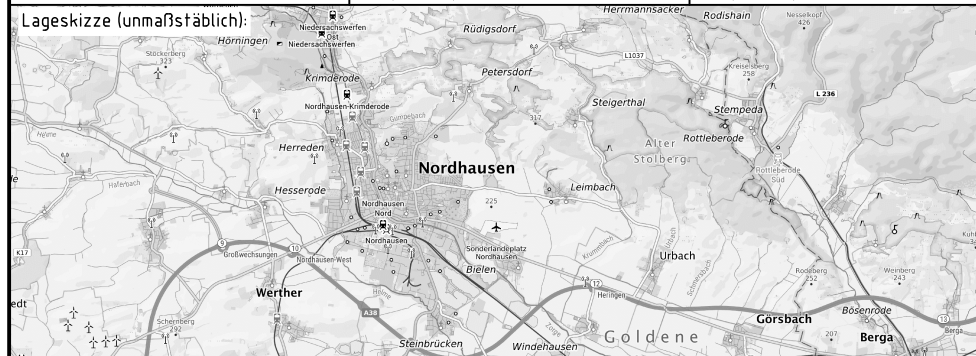Index: Änderungen bzw. Ergänzungen		Name:		Datum:	
Prüfvermerke					
die Übereinstimmung der Zeichnung mit der Ausführung bestätigt: für den Auftragnehmer: Ort, Datum, Name in Druckbuchstaben, Unterschrift			Freigabe zur Prüfung Ort, Datum, Name in Druckbuchstaben, Unterschrift Prüfingenieur		
für die DB ... Ort, Datum, Name in Druckbuchstaben, Unterschrift			Nur zur Ausschreibung		
Interoperabilität geprüft (benannte Stelle), Name Ort, Datum, Name in Druckbuchstaben, Unterschrift geprüft					
Qualitätssicherung Ort, Datum, Name in Druckbuchstaben, Unterschrift geprüft					
Eisenbahn-Bundesamt					
gleichgestellt mit Prüfexemplaren Ort, Datum, Name in Druckbuchstaben, Unterschrift			Bauvorlageberechtigter (BVb) Ort, Datum, Name in Druckbuchstaben, Unterschrift		
Ort, Datum, Name in Druckbuchstaben, Unterschrift			Ort, Datum, Name in Druckbuchstaben, Unterschrift		
Bauherr: DB InfraGO AG III-SO-E-H Kurt-Schumacher-Str.1 99084 Erfurt		Projektteilung: DB InfraGO AG III-SO-E-H Kurt-Schumacher-Str.1 99084 Erfurt		Auftragnehmer (AN): Ingenieurgesellschaft für Sicherheitstechnik und Bau mbH Heidelberger Straße 14 01189 Dresden Telefon +49 351 207 22 0 E-Mail info@isb-dd.de	
Ort, Datum, Unterschrift		Ort, Datum, Unterschrift		Planung: Ingenieurgesellschaft für Sicherheitstechnik und Bau mbH Heidelberger Straße 14 01189 Dresden Telefon +49 351 207 22 0 E-Mail info@isb-dd.de	
Ort, Datum, Unterschrift		Ort, Datum, Unterschrift		Ort, Datum, Unterschrift	
				Projektnummer: G.0160140326	
				BIM-Datencodierung:	
				Planzeichen: Ivbk	
				Planart: Lageplan	
				Höhen- und Koordinatensystem: DB_REF	
Bauwerksnummer: • * BW-Kennziffer: Barcodenummer:				Entwurfsgeschwindigkeit:	
Strecke: 6343		Streckenabschnitt: Halle - Eichenberg		Kilometer: 98,396 – 98,846	
Maßstab: 1:1000	Erstellt	05/2025		Walter	
	Geprüft	05/2025		Schröder	
Freigegeben			Rudert		Regionale Korridorsanierung Strecke 6343 Halle – Eichenberg 3. BA – Bf Nordhausen; UN (e) Lageplan Kabeltiefbau (vorgezogene Leistungen)
	Datum		Name		
		970x297mm			
Anlage:		Plan-Nr.:			
7.3.1.11		6343HN			