
 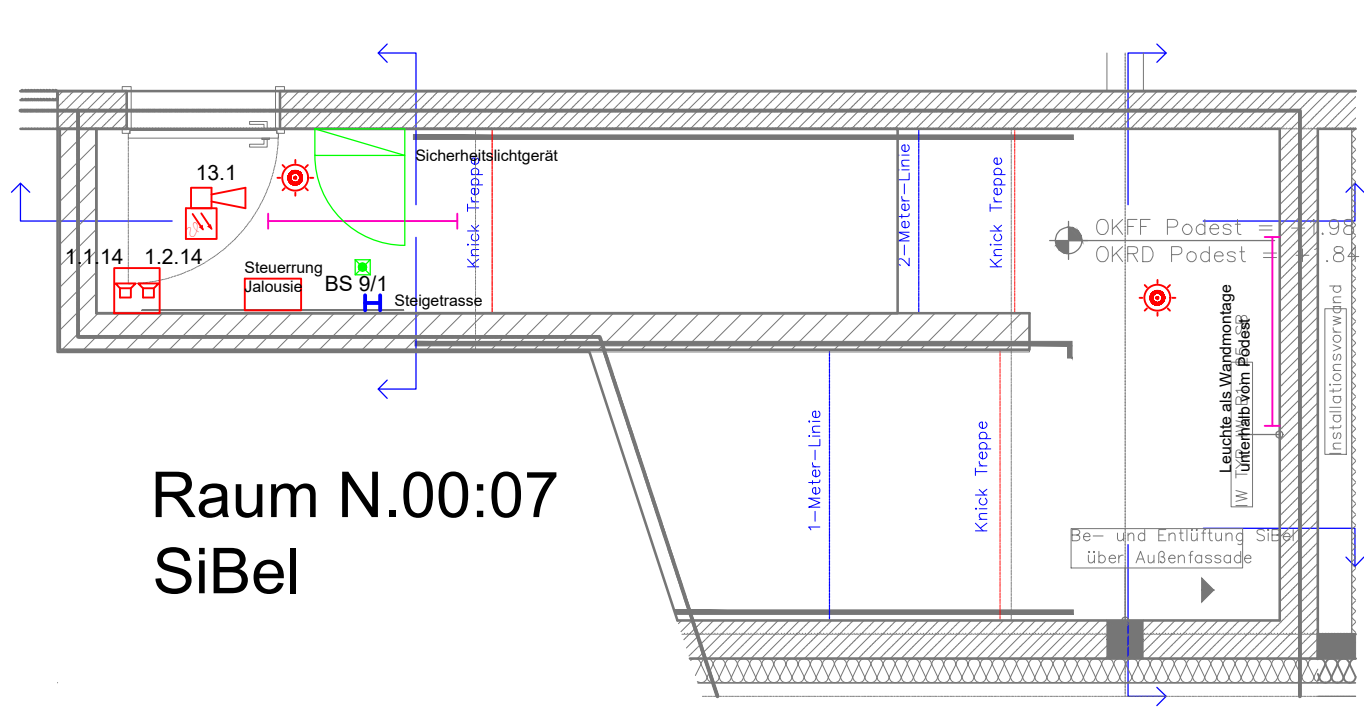




Die vorliegenden Unterlagen sind keine Montagepläne.

Der Auftragnehmer hat nach den Planungsunterlagen und Berechnungen des Auftraggebers die für die Ausführung erforderlichen Montage- und Werkstattzeichnungen zu erbringen.

		Hamminkeln Str. 30 46499 Hamminkeln Telefon: 02856 / 90 996 – 0 Telefax: 02856 / 90 996 – 99 E-mail : info@plancom-gmbh.de	
Planungsgesellschaft für Elektro-, Kommunikations- und Sicherheitstechnik mbH			
		Maßstab: 1:50 Format: DIN-A1+1200	
		Bauherr : Stadt Herne, FB28-Gebäudemanagement Langkampstraße 36 46652 Herne	
		Projekt: Quinoa-Schule Herne Drögenkamp 10 46653 Herne	
		Planinhalt: Elektrotechnik Grundriss Erdgeschoss Neubau Installationsplan	
c Dateibez. angepasst 23.06.25 Han		Zeichnungsnummer/Dateiname	
b ang. an akt. GR 23.06.25 Schl		Bl.	
a Erstellung 18.12.24 Ron		P 1151N ELT S.100 c #F#20250623 ELT	
Ind. Änderung Datum Name Bilder		xref P 1151N ARC S.100 a #F# 2025 04 22 GG02.gdw	
		Bl.	

Hausalarmanlage

	Rauchmelder mit Sirene		Druckknopfmelder Hausalarm
	Rauchmelder in der Zwischendecke		
	Blitzleuchte mit Sirene		Brandmelderzentrale
	Thermo-Differential Melder		