


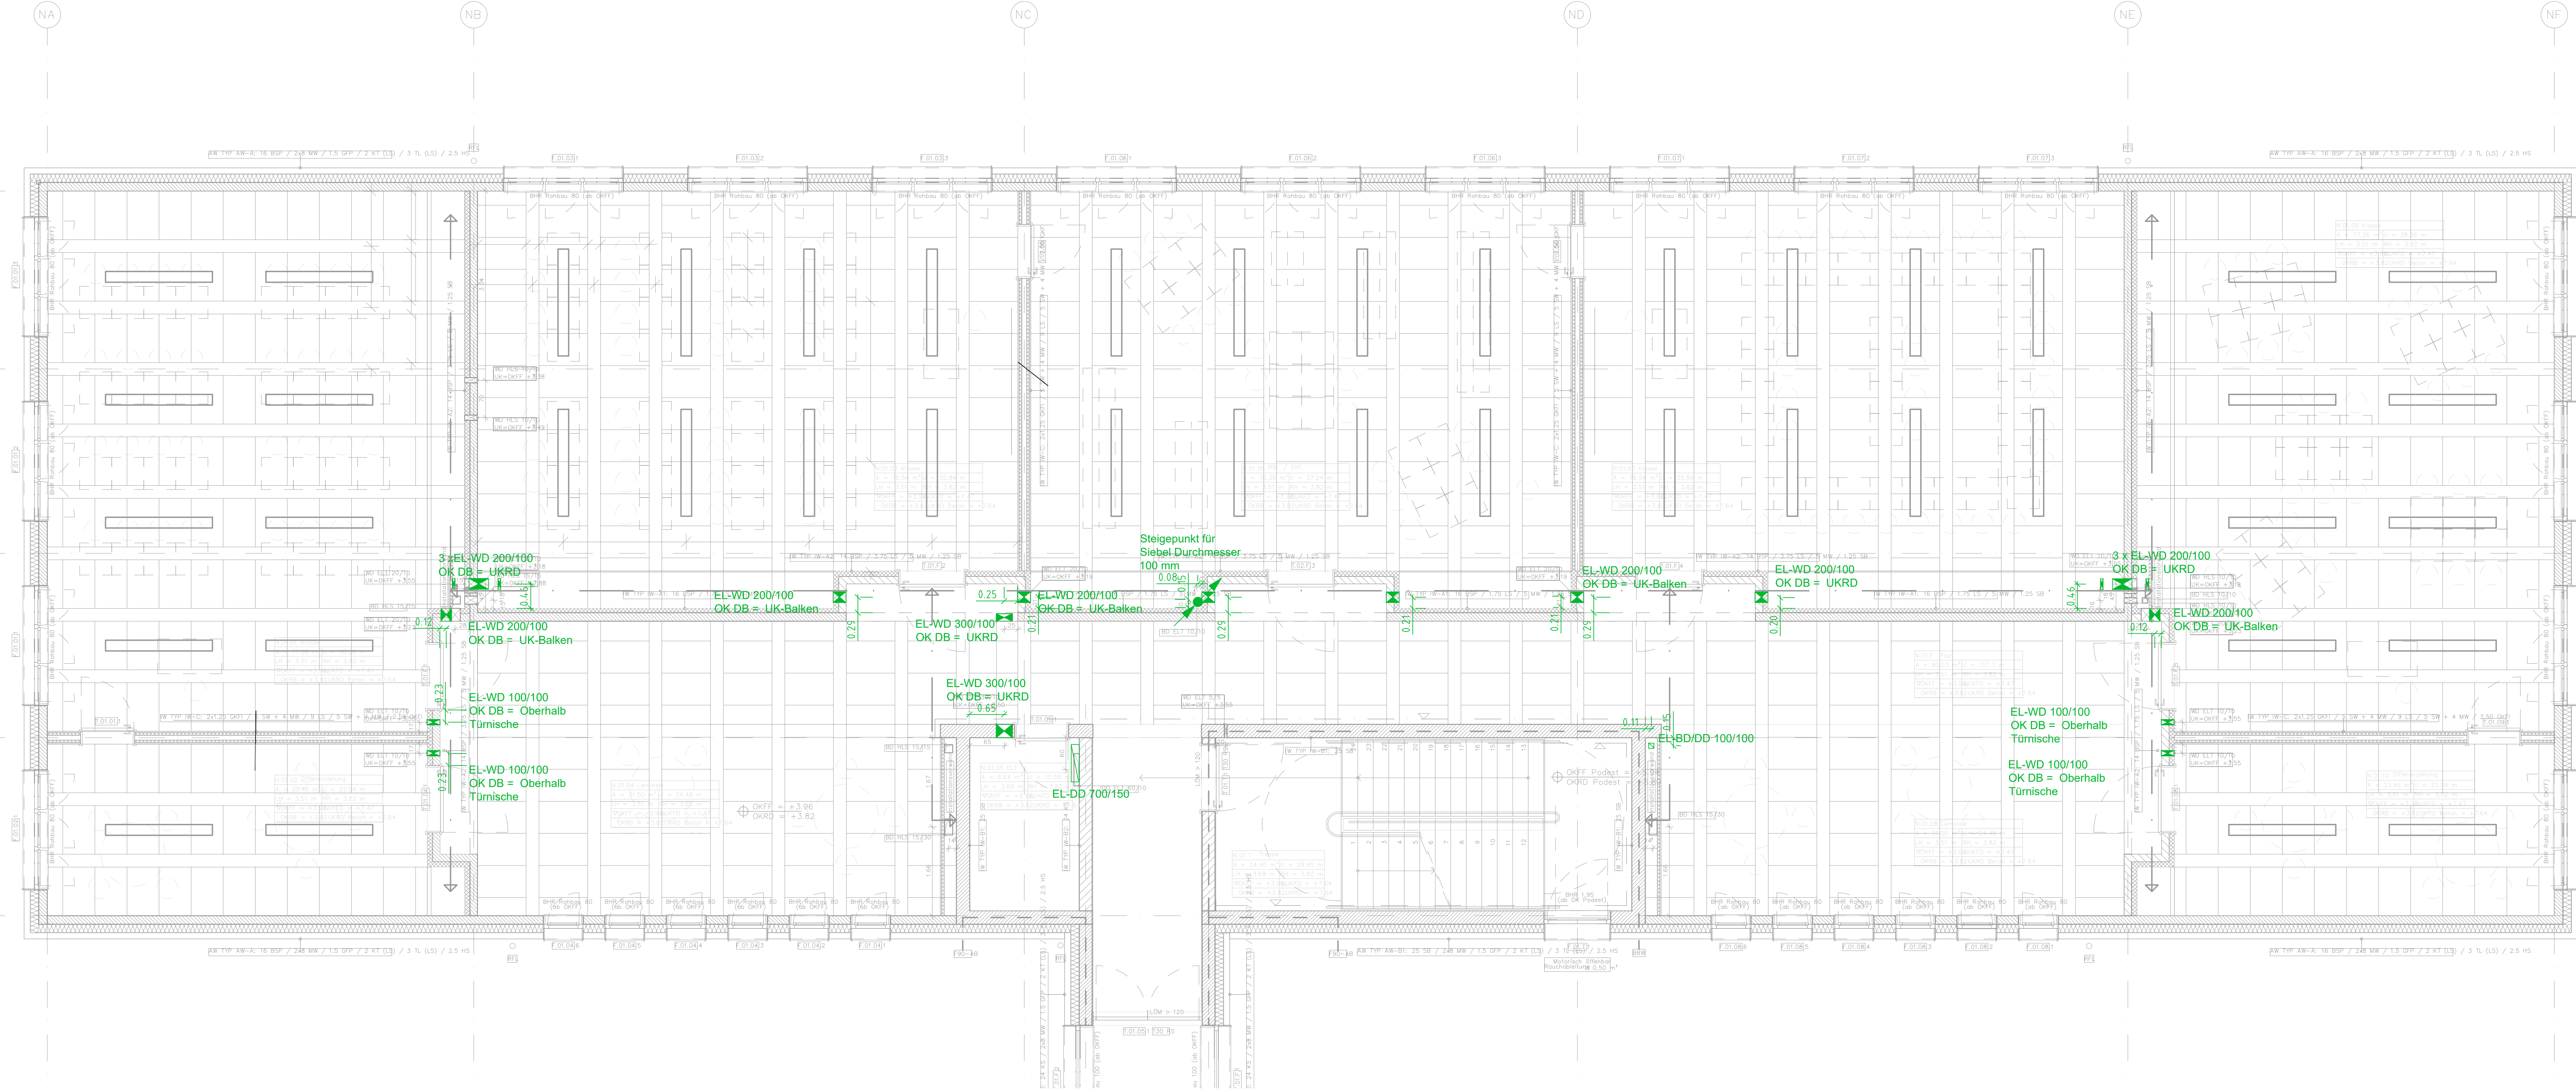

ELEKTRO				LEGENDE	
	Ausschalter			1 fach Steckdose mit / ohne Klappdeckel	
	NOT-Aus			2 fach Steckdose	
	Taster			CEE-Steckdose z.B. 16 A	
	Trennrelais Jalousie			Präsenzmelder	
				Bewegungsmelder	
	E-Anschlussdose 230V / 400V			Jalousie Motor	
	Potentialausgleichsschiene			Jalousieschalter	
	Schrank, z.B. Daten, ELA, EMA			Festanschluss 230 V	
	Koppler			Festanschluss 400 V	
				Unterverteilung	

Kommunikationstechnik			
	Ruflaster		WLAN-Access-Point-do
	Abstellaster		HDMI Anschluss
	Zuglaster		2 fach Datendose
	Elektronikmodul mit Zimmersignalleuchte		Bewegungsmelder EMA
	Lausprecher(Decke)		Türkontakt EMA
	Einbruchmeldeanlage		Magnetkontakt EMA

Innenbeleuchtung			
	LT1.1: LED-Einbau		LT1.5: LED-Anbauleuchte
	LT1.2: LED-Deckeuchte und Wandleuchte		LT1.6: LED-Einbau Spot
	LT1.3: LED-Anbauleuchte(Pendel)		
	LT1.4: LED-FR-Leuchte		

Sicherheitsbeleuchtung			
	LT2.1: LED-Rettungszeichenleuchte PL / PR einseitig		LT2.4: LED-Sicherheitsleuchte asymmetrische Optik
	LT2.2: LED-Rettungszeichenleuchte PU einseitig		LT2.5: LED-Sicherheitsleuchte symmetrische Optik
	LT2.3: LED-Rettungszeichenleuchte PL / PR beidseitig		LT2.6: LED-Sicherheitsleuchte IP65
	Sicherheitslichtgerät Schrank		LT2.7: Umschaltweiche
			LT2.8: LED-Sicherheitsleuchte 5 Lux

Außenbeleuchtung			
	LT3.1: LED-Wandanbauleuchte		

Verlegesysteme			
	Brüstungskanal Waagrecht / senkrecht		
	Steigpunkt nach oben		Sammelhalter Schwachstrom
	Steigpunkt nach unten		Kabelwege Sammelhalter
	Steigpunkt durchgehend		
	Wanddurchbruch		

Hausalarmanlage			
	Rauchmelder mit Sirene		Druckknopfmelder Hausalarm
	Rauchmelder in der Zwischendecke		
	Blitzleuchte mit Sirene		Brandmelderzentrale
	Thermo-Differential Melder		

Die vorliegenden Unterlagen sind keine Montagepläne.
Der Auftragnehmer hat nach den Planungsunterlagen und Berechnungen des Auftraggebers die für die Ausführung erforderlichen Montage- und Werkstattzeichnungen zu erbringen.

plancom Planungsgesellschaft für Elektro-, Kommunikations- und Sicherheitstechnik mbH		Hamminkeler Str. 30 46499 Hamminkeln Telefon: 02856 / 90 996 – 0 Telefax: 02856 / 90 995 – 99 E-mail: info@plancom-gmbh.de	
		Maßstab: 1:50	Format: DIN-A1+1200
		Bauherr: Stadt Herne, FB26-Gebäudemanagement Langekampstraße 36 44652 Herne	
		Projekt: Quinoa-Schule Herne Diogenkamp 10 44653 Herne	
		Planinhalt: Elektrotechnik Grundriss 1 Obergeschoss Neubau Schlitz- und Durchbruchsplan	
		Zeichnungsnummer/Dateiname	Bl. 1
b	ang. an akt. GR	24.06.25	Schl. Planstand
a	Erstellung	18.12.24	Ron. Ausführung
ind.	Änderung	Datum	Name Bilder
		xref	P 1151N ARC 5.110.a F# 2025 04 22.G01.dwg