


Diese Zeichnung ist eine Kopie der Originalzeichnung. Die Originalzeichnung ist Eigentum der Ersteller und darf nicht ohne schriftliche Genehmigung der Ersteller kopiert, reproduziert, veröffentlicht, weiterverarbeitet oder anderweitig in irgendeiner Weise genutzt werden. Die Originalzeichnung ist Eigentum der Ersteller und darf nicht ohne schriftliche Genehmigung der Ersteller kopiert, reproduziert, veröffentlicht, weiterverarbeitet oder anderweitig in irgendeiner Weise genutzt werden. Die Originalzeichnung ist Eigentum der Ersteller und darf nicht ohne schriftliche Genehmigung der Ersteller kopiert, reproduziert, veröffentlicht, weiterverarbeitet oder anderweitig in irgendeiner Weise genutzt werden.

Planungsgrundlage: lvi 5520 BY

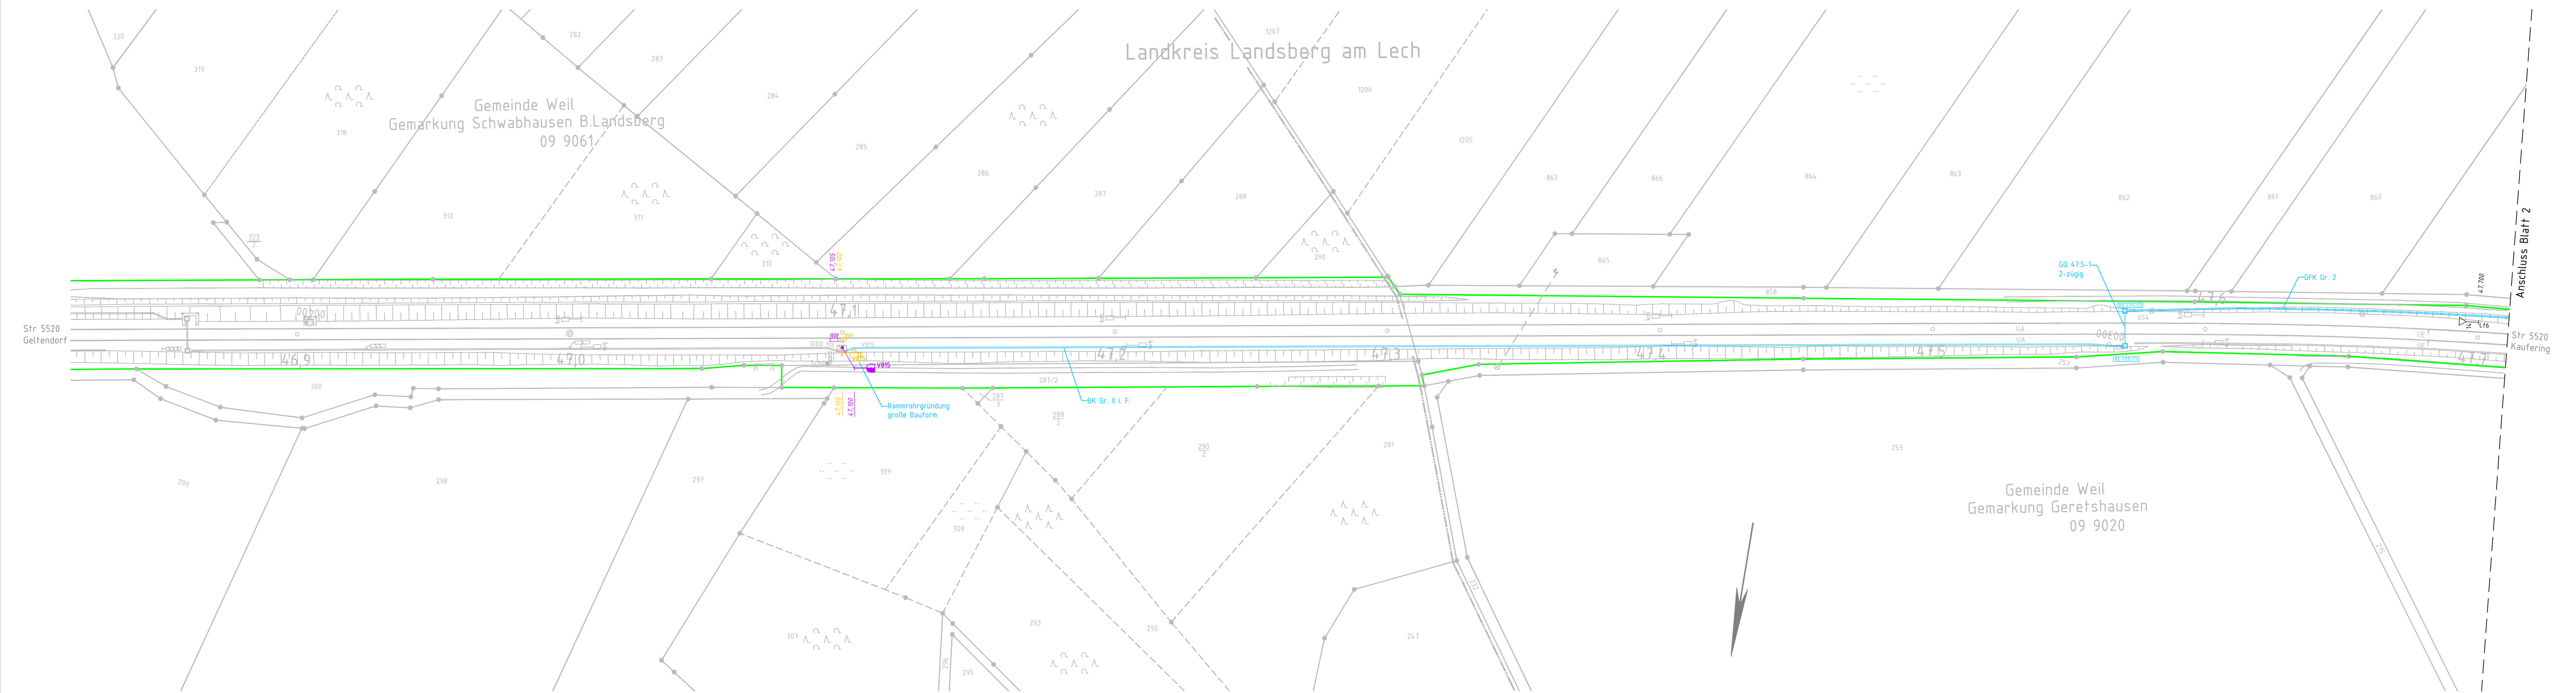

- Legende**
- Bestand
 - Neubau/Änderung
 - Rückbau
 - äußere Grenze der vorhabenträgereigenen Grundstücke
 - Nutzung vorhandene Anlage
 - geplante technische Ausrüstung (nachrichtliche Darstellung)
 - geplante Signalstandorte (nachrichtlich Darstellung)
 - Gleisschaltmittel (nachrichtlich Darstellung)
 - Kabelkanal
 - Kabelschacht mit Einführungsbausatz und anschließendem Kabelkanal
 - Einführungsbausatz Typ C
 - Einführungsbausatz Typ B
 - Querung/Verrohrung
 - Randwegverbau
 - Entwässerungsanlage (Bestand)
 - Böschungstreppe
 - BK Kabelkanal (Beton)
 - GFK Kabelkanal (GFK)
 - LR Leerrohr
 - KS Kabelschacht
 - GQ Gleisquerung
 - SQ Straßenquerung

Gilt nur für die Ausschreibung!

Index:	Änderungen bzw. Ergänzungen	Name:	Datum:
Prüfvermerke			
die Übereinstimmung der Zeichnung mit der Ausführung bestätigt:		Freigabe zur bautechnischen Prüfung	
für den Auftragnehmer Ort, Datum, Unterschrift		Ort, Datum, Unterschrift	
für die DB Netz AG Ort, Datum, Unterschrift		Prüfingenieur	
Interoperabilität geprüft (benannte Stelle)			
Datum		geprüft / genehmigt	
Datum		geprüft / genehmigt	
Datum		geprüft / genehmigt	
Datum		geprüft / genehmigt	
Eisenbahn-Bundesamt		gleichgestellt mit Prüfexemplaren	
Datum		geprüft / genehmigt	
Freigabe der Ausführungsunterlagen mit Regelungen durch den BVB		Freigabe-Nr.: Lxx-x-xx-xx /	
Ort, Datum, Unterschrift (BVB)		Genehmigung zur Bauausführung	
Ort, Datum, Unterschrift			
Lageplanskizze:			
Auftraggeber:		Planverfasser:	
PLABIS INGENIEURGESELLSCHAFT mbH & Co. KG Lagerhofstraße 4 D-04103 Leipzig Tel. +49 341 495779-0 Fax-19		Emch+Berger Emch+Berger GmbH Ingenieure und Planer Halle/S. Niederlassung Leipzig Wintergartenstraße 12 04103 Leipzig	
Leipzig, den Ort, Datum, Unterschrift		Leipzig, den Ort, Datum, Unterschrift	
Bauherr:		Projektgesellschaft:	
DB InfraGO DB InfraGO Regionalbereich Süd LIA-S-N-AUG-P Victoriastraße 3 86150 Augsburg			
Plan-Nr.: Blatt 1 von 24		Auftrag-Nr.: G.016180044	
Datum		Name	
gez.: 05/2025		Schubert	
bearb.: 05/2025		Juratsch	
gepr.: 05/2025		Pfauder	
Plan-Nr.: Anlage 3.3.2			
Planart: AUSSCHREIBUNG			
Planzeichen:			
Blattgr.: 1350 x 297			
Maßstab: 1:1000		ESTW Kaufering	
		Kabeltiefbau Lageplan km 46,817 - km 47,711	
Projekt:		Erng ESTW Kaufering Ersatzneubau / Erneuerung	
Bauwerksnummer		Brückennummer	
Strecke		Kilometer	
5520		km 46,817 - km 47,711	
Kennzahl		Barcode	