


Diese Unterlagen sind nur für den vorliegenden Auftrag gültig. Die Haftung für die Richtigkeit der Angaben ist nur für den Auftraggeber zu übernehmen. Die Haftung für die Richtigkeit der Angaben ist nur für den Auftraggeber zu übernehmen. Die Haftung für die Richtigkeit der Angaben ist nur für den Auftraggeber zu übernehmen.

Planungsgrundlage: lvi 5520 CN

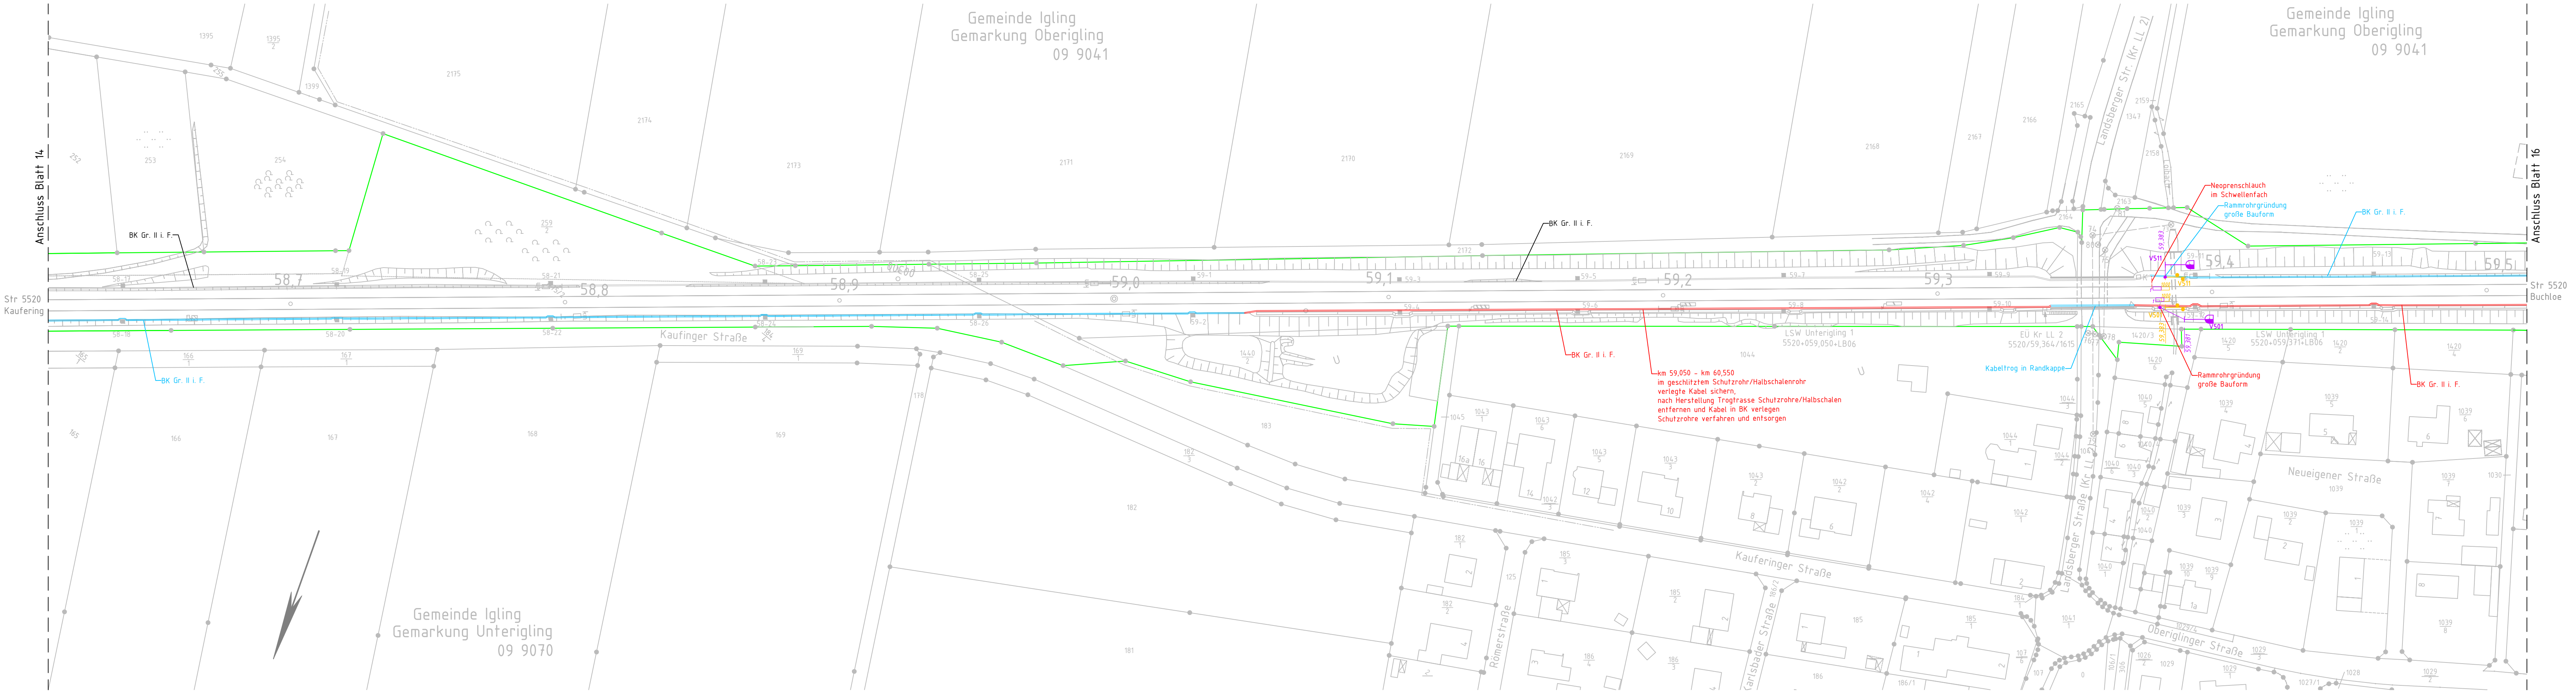

- Legende**
- Bestand
 - Neubau/Änderung
 - Rückbau
 - äußere Grenze der vorhabenträgereigenen Grundstücke
 - Nutzung vorhandene Anlage
 - geplante technische Ausrüstung (nachrichtliche Darstellung)
 - geplante Signalstandorte (nachrichtlich Darstellung)
 - Gleisschaltmittel (nachrichtlich Darstellung)
 - Kabelkanal
 - Kabelschacht mit Einführungsbausatz und anschließendem Kabelkanal
 - Querung/Verrohrung
 - Randwegverbau
 - Entwässerungsanlage (Bestand)
 - Böschungstreppe
 - BK Kabelkanal (Beton)
 - GFK Kabelkanal (GFK)
 - LR Leerrohr
 - KS Kabelschacht
 - GQ Gleisquerung
 - SQ Straßenquerung

Gilt nur für die Ausschreibung!

Index:	Änderungen bzw. Ergänzungen		Name:	Datum:
Prüfvermerke				
die Übereinstimmung der Zeichnung mit der Ausführung bestätigt:		Freigabe zur bautechnischen Prüfung		
für den Auftraggeber Ort, Datum, Unterschrift		Ort, Datum, Unterschrift		
für die DB Netz AG Ort, Datum, Unterschrift		Prüfingenieur		
Interoperabilität geprüft (benannte Stelle)		geprüft / genehmigt		
Datum		geprüft / genehmigt		
Datum		geprüft / genehmigt		
Datum		geprüft / genehmigt		
Datum		geprüft / genehmigt		
Eisenbahn-Bundesamt		gleichgestellt mit Prüfexemplaren geprüft / genehmigt		
Datum		Freigabe der Ausführungsunterlagen mit Regelungen durch den BVB Freigabe-Nr.: Lxx-x-x(xx)-xx /		
Ort, Datum, Unterschrift (BVB)		Genehmigung zur Bauausführung		
Ort, Datum, Unterschrift				
Lageplanskizze:				
Auftraggeber: PLABIS INGENIEURGESELLSCHAFT mbH & Co. KG Lagerhofstraße 4 D-04103 Leipzig Tel. +49 341 495779-0 Fax-19		Planverfasser: Emch+Berger GmbH Ingenieure und Planer Halle/S. Niederlassung Leipzig Wintergartenstraße 12 04103 Leipzig		Plan-Nr.: Blatt 15 von 24
Leipzig, den Ort, Datum, Unterschrift		Leipzig, den Ort, Datum, Unterschrift		Datum
Bauherr:		Projektgesellschaft:		Name
DB InfraGO DB InfraGO Regionalbereich Süd LIA-S-N-AUG-P Victoriastraße 3 86150 Augsburg				gez.: 05/2025 Schubert
				bearb.: 05/2025 Juratsch
				gepr.: 05/2025 Pfauter
				Plan-Nr.: Anlage 3.3.2
				Planart: AUSSCHREIBUNG
				Planzeichen:
				Blattgr.: 1350 x 297
				Einwirkungen (Lastmodelle):
				Höhen- / Koordinatensystem:
Maßstab: 1:1000				
ESTW Kaufering				
Kabeltiefbau				
Lageplan km 58,612 - km 59,515				
Erng ESTW Kaufering				
Ersatzneubau / Erneuerung				
Strecke		Brückennummer		Barcode
5520				
km 58,612 - km 59,515				