


Diese Zeichnung ist eine Kopie der Originalzeichnung. Die Originalzeichnung ist Eigentum der DB Netz AG und darf nicht ohne schriftliche Genehmigung der DB Netz AG kopiert, reproduziert, veröffentlicht, weiterverbreitet oder anderweitig in irgendeiner Weise genutzt werden. Als für das, was auf dem Plan/Blatt/Druck ausgedruckt ist, ist die Verantwortung der DB Netz AG zu sehen. Die Verantwortung für die Ausführung der Arbeiten liegt bei der Baufirma. Ausgabe: 12. Jun. 2025. P:\2021000_Erneuerung ESTW Kaufering\1_Plan\16_Au333_Planunterlagen\16_Kabeltrasse\16_Kabeltrasse.dwg

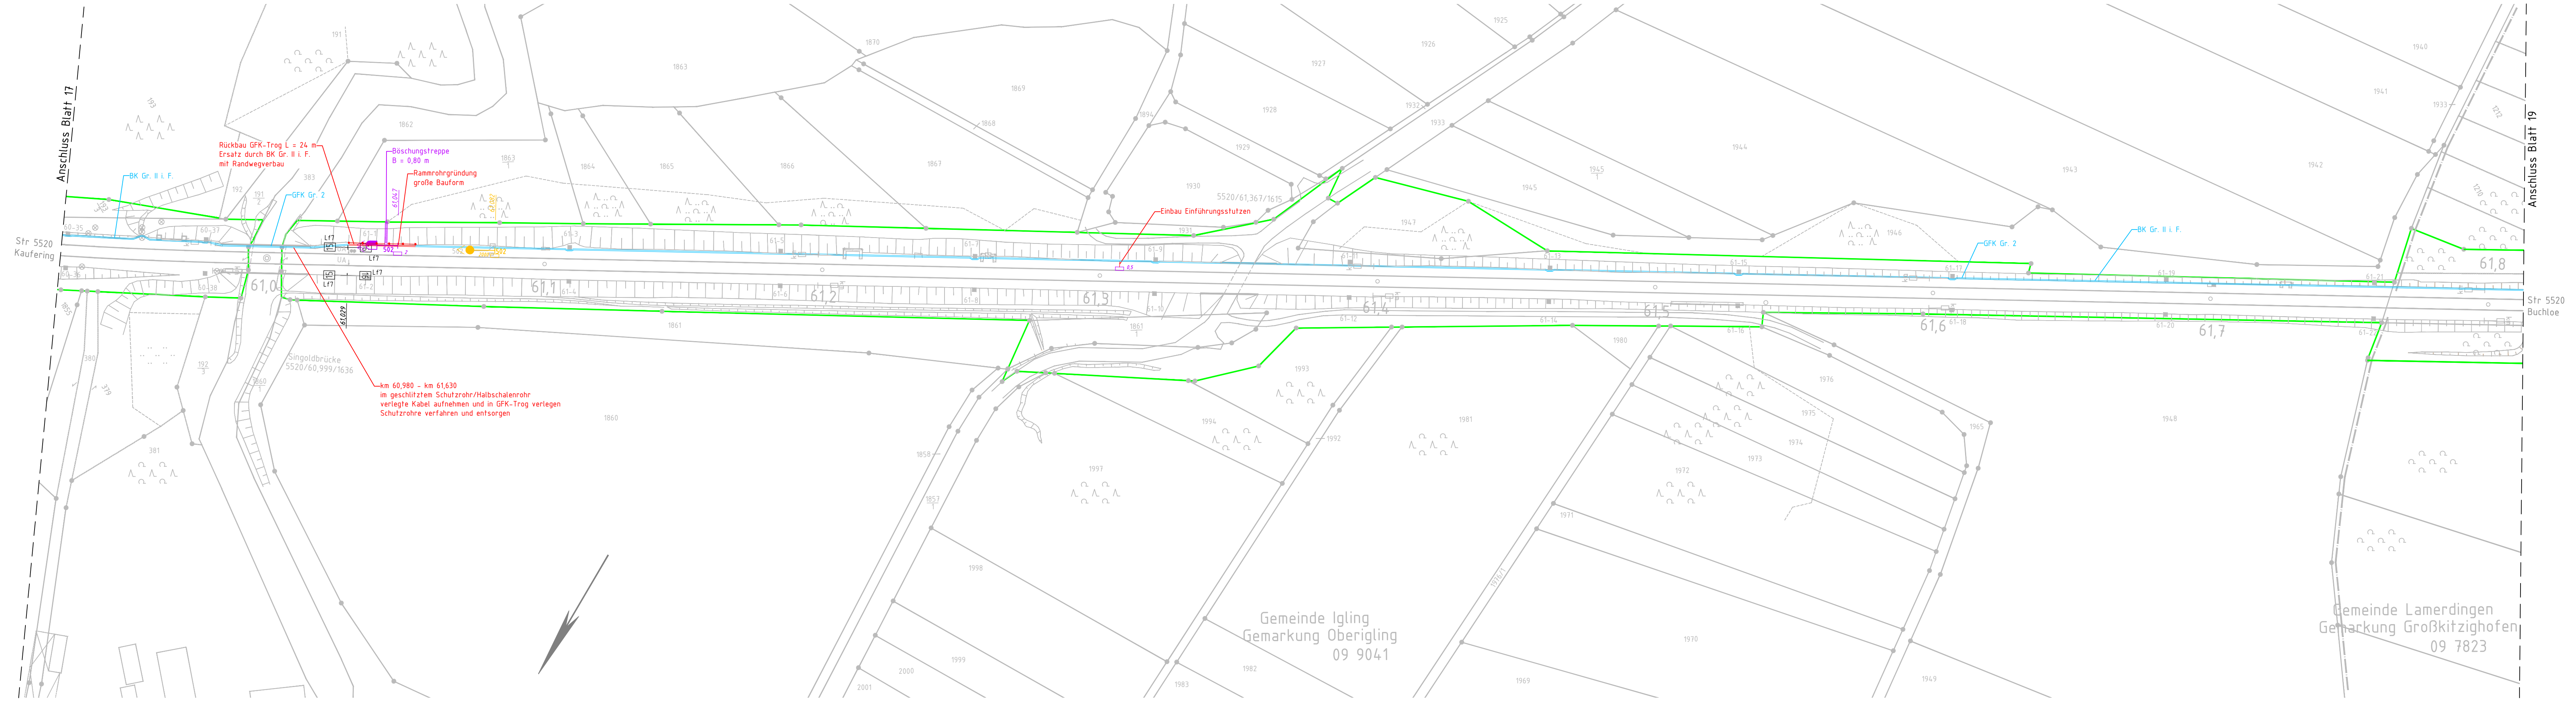

Planungsgrundlage: lvi 5520 CQ

- Legende**
- Bestand
 - Neubau/Änderung
 - Rückbau
 - äußere Grenze der vorhabenträgereigenen Grundstücke
 - Nutzung vorhandene Anlage
 - geplante technische Ausrüstung (nachrichtliche Darstellung)
 - geplante Signalstandorte (nachrichtlich Darstellung)
 - Gleisschaltmittel (nachrichtlich Darstellung)
 - Kabelkanal
 - Kabelschacht mit Einführungsbausatz und anschließendem Kabelkanal
 - Querung/Verrohrung
 - Randwegverbau
 - Entwässerungsanlage (Bestand)
 - Böschungstreppe
 - BK Kabelkanal (Beton)
 - GFK Kabelkanal (GFK)
 - LR Leerrohr
 - KS Kabelschacht
 - GQ Gleisquerung
 - SQ Straßenquerung

Gilt nur für die Ausschreibung!

Index:	Änderungen bzw. Ergänzungen	Name:	Datum:
Prüfvermerke			
die Übereinstimmung der Zeichnung mit der Ausführung bestätigt:		Freigabe zur bautechnischen Prüfung	
für den Auftragnehmer Ort, Datum, Unterschrift		Ort, Datum, Unterschrift	
für die DB Netz AG Ort, Datum, Unterschrift		Prüfingenieur	
Interoperabilität geprüft (benannte Stelle)		geprüft / genehmigt	
Datum		geprüft / genehmigt	
Datum		geprüft / genehmigt	
Datum		geprüft / genehmigt	
Eisenbahn-Bundesamt		gleichgestellt mit Prüfexemplaren geprüft / genehmigt	
Datum		Freigabe der Ausführungsunterlagen mit Regelungen durch den BVB Freigabe-Nr.: Lxx-x-(xx)-xx /	
Ort, Datum, Unterschrift (BVB)		Genehmigung zur Bauausführung	
Ort, Datum, Unterschrift			
Lageplanskizze:			
Auftraggeber:		Planverfasser:	
PLABIS INGENIEURGESELLSCHAFT mbH & Co. KG Lagerhofstraße 4 D-04103 Leipzig Tel. +49 341 495779-0 Fax-19		Emch+Berger Emch+Berger GmbH Ingenieure und Planer Halle/S. Niederlassung Leipzig Wintergartenstraße 12 04103 Leipzig	
Leipzig, den Ort, Datum, Unterschrift		Leipzig, den Ort, Datum, Unterschrift	
Bauherr:		Projektgesellschaft:	
DB InfraGO DB InfraGO Regionalbereich Süd I/A-S-N-AUG-P Victoriastraße 3 86150 Augsburg			
Plan-Nr.: Blatt 18 von 24		Auftrag-Nr.: G.016180044	
Datum		Name	
gez.: 05/2025		Schubert	
bearb.: 05/2025		Juratsch	
gepr.: 05/2025		Pfafter	
Plan-Nr.: Anlage 3.3.2			
Planart: AUSSCHREIBUNG			
Planzeichen:			
Blattgröße: 1350 x 297			
Einwirkungen (Lastmodelle):			
Höhen- / Koordinatensystem:			
Maßstab: 1:1000		ESTW Kaufering Kabeltiefbau Lageplan km 60,926 - km 61,813	
Projekt: Erng ESTW Kaufering Ersatzneubau / Erneuerung			
Bauwerksnummer		Brückennummer	
Strecke		Kennzahl	
5520 x km 60,926 - 61,813 x			
Barcode			