


Dieser Unterlage/Plan darf ohne vorherige Genehmigung des Erklärs nicht weiterverbreitet werden, als für das, was auf dem Plankopf/Betreff ausgewiesen ist.
Bearbeiter: Schubert, Sandra
Plan: 210060 Erneuerung ESTW Kaufering/L. Plan16, Aufl. 3, Planunterlagen AU Kabeltiefbau, LP 016, Kabeltiefbau.dwg
Stand: 04. Jun. 2025
Ausgabe: 05. Jun. 2025
Layout: acs.dtb
LP Blatt 20 Str-5363

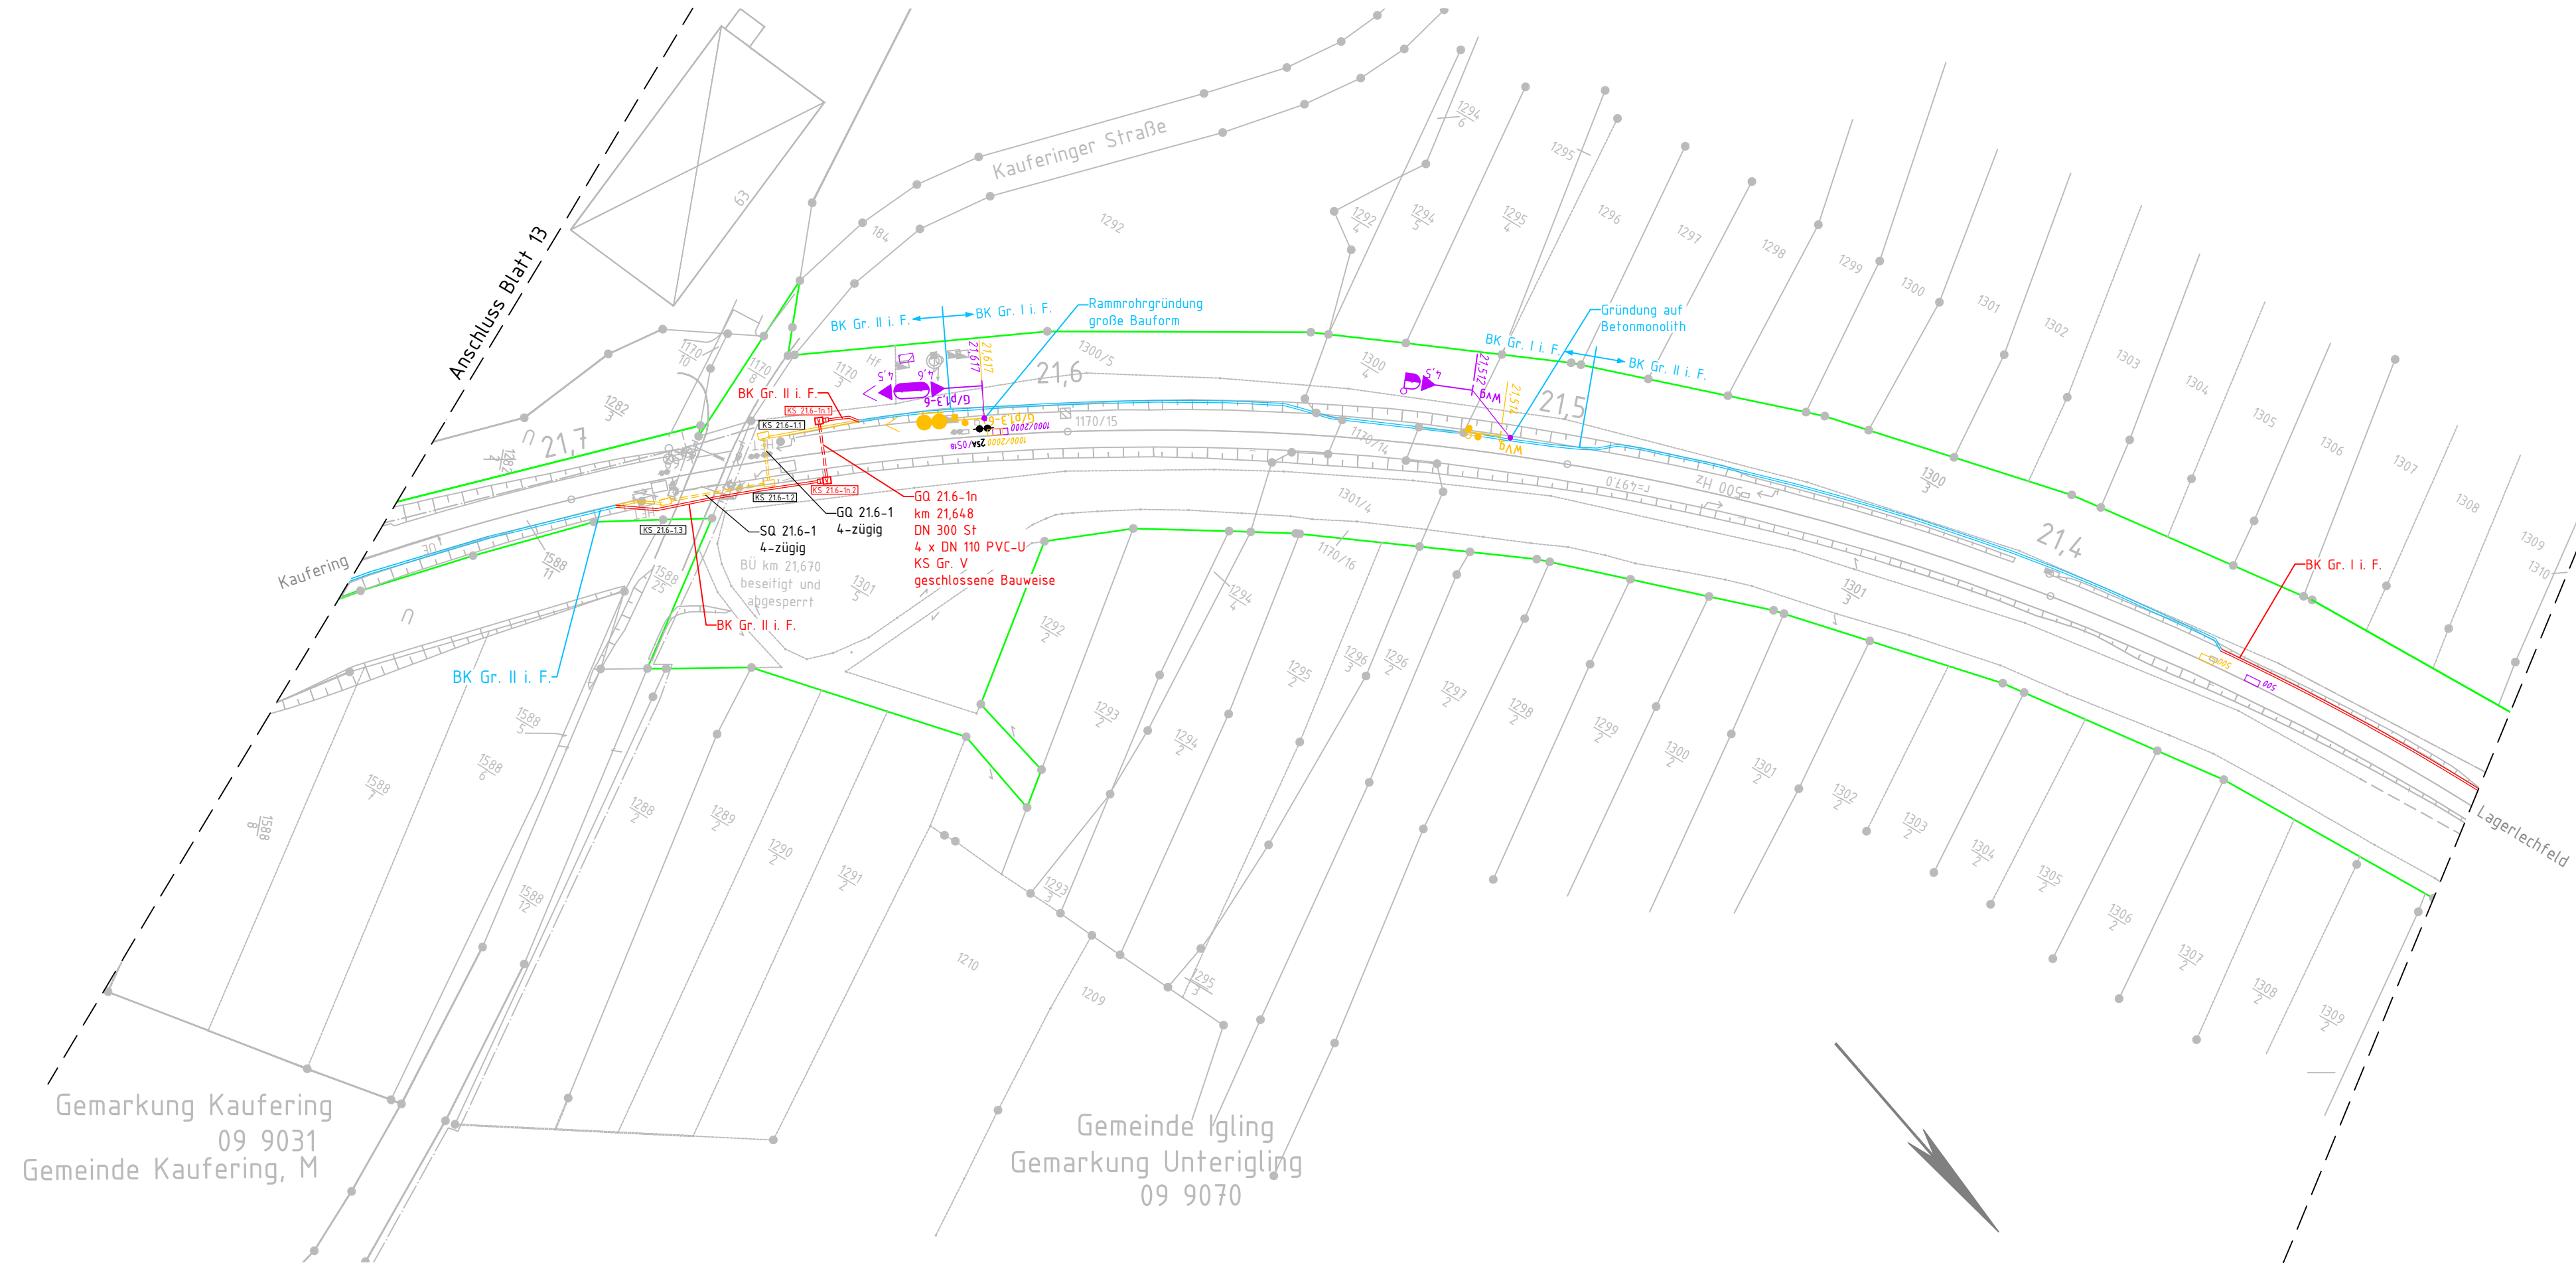

Planungsgrundlage: Ivl 5363 BA

Legende

Bestand

Neubau/Änderung

Rückbau

äußere Grenze der vorhabenträgereigenen Grundstücke

Nutzung vorhandene Anlage

geplante technische Ausrüstung (nachrichtliche Darstellung)

geplante Signalstandorte (nachrichtlich Darstellung)

Gleisschaltmittel (nachrichtlich Darstellung)

Kabelkanal

Kabelschacht mit Einführungsbausatz und anschließendem Kabelkanal

Querung/Verrohrung

Randwegverbau

Entwässerungsanlage (Bestand)

Böschungstreppe

BK

Kabelkanal (Beton)

GFK

Kabelkanal (GFK)

LR

Leerrohr

KS

Kabelschacht

GQ

Gleisquerung

SQ

Straßenquerung

Gilt nur für die Ausschreibung!

Index:	Änderungen bzw. Ergänzungen	Name:	Datum:
Prüfvermerke			
die Übereinstimmung der Zeichnung mit der Ausführung bestätigt:		Freigabe zur bautechnischen Prüfung	
für den Auftragnehmer Ort, Datum, Unterschrift		Ort, Datum, Unterschrift Prüfingenieur	
Interoperabilität geprüft (benannte Stelle)			
Datum geprüft / genehmigt			
Datum geprüft / genehmigt			
Datum geprüft / genehmigt			
Eisenbahn-Bundesamt		gleichgestellt mit Prüfexemplaren geprüft / genehmigt	
Datum		Datum	
Freigabe der Ausführungsunterlagen ☐ mit Regelungen durch den BVB		Freigabe-Nr.: I.xx-x-x(xx)-xx /	
Ort, Datum, Unterschrift (BVB) Genehmigung zur Bauausführung			
Ort, Datum, Unterschrift			
Lageplanskizze:			
Auftragnehmer: PLABIS INGENIEURGESELLSCHAFT mbH & Co. KG Lagerhofstraße 4 D-04103 Leipzig Tel. +49 341 495779-0 Fax-19		Planverfasser: Emch+Berger GmbH Ingenieure und Planer Halle/S. Niederlassung Leipzig Wintergartenstraße 12 04103 Leipzig	
Leipzig, den Ort, Datum, Unterschrift		Leipzig, den Ort, Datum, Unterschrift	
Bauherr: DB InfraGO DB InfraGO Regionalbereich Süd LIA-S-N-AUG-P Victoriastraße 3 86150 Augsburg		Projektgesellschaft:	
Plan-Nr.: Blatt 20 von 24		Auftrag-Nr.: G.016180044	
Datum		Name	
gez.: 05/2025 Schubert		bearb.: 05/2025 Juratsch	
gepr.: 05/2025 Pfauter			
Plan-Nr.: Anlage 3.3.2			
Planart: AUSSCHREIBUNG			
Planzeichen:			
Blattgr.: 970 x 297			
Maßstab: 1:1000		ESTW Kaufering Kabeltiefbau Lageplan km 21,306 - km 21,743	
Einwirkungen (Lastmodelle):		Höhen- / Koordinatensystem:	
Projekt: Erng ESTW Kaufering Ersatzneubau / Erneuerung			
Bauwerksnummer		Brückennummer	Barcode
Strecke	Kilometer	Kennzahl	
5363	x km 21,306 - km 21,743	x	