


Diese Unterlagen dürfen nur für den vorgesehenen Zweck genutzt werden. Jede Weitergabe oder anderweitige Nutzung ist ohne schriftliche Genehmigung der Ersteller nicht zulässig. Die Verantwortung für die Richtigkeit der Angaben liegt bei den Auftraggebern. Änderungen sind nur über den Auftraggeber zu beantragen. Die Haftung für Schäden ist ausgeschlossen. Ausgabe: 05. Juni 2025. P:\V21\000_Ermessung\ESTW_Kaufering\ESTW_Kaufering.dwg

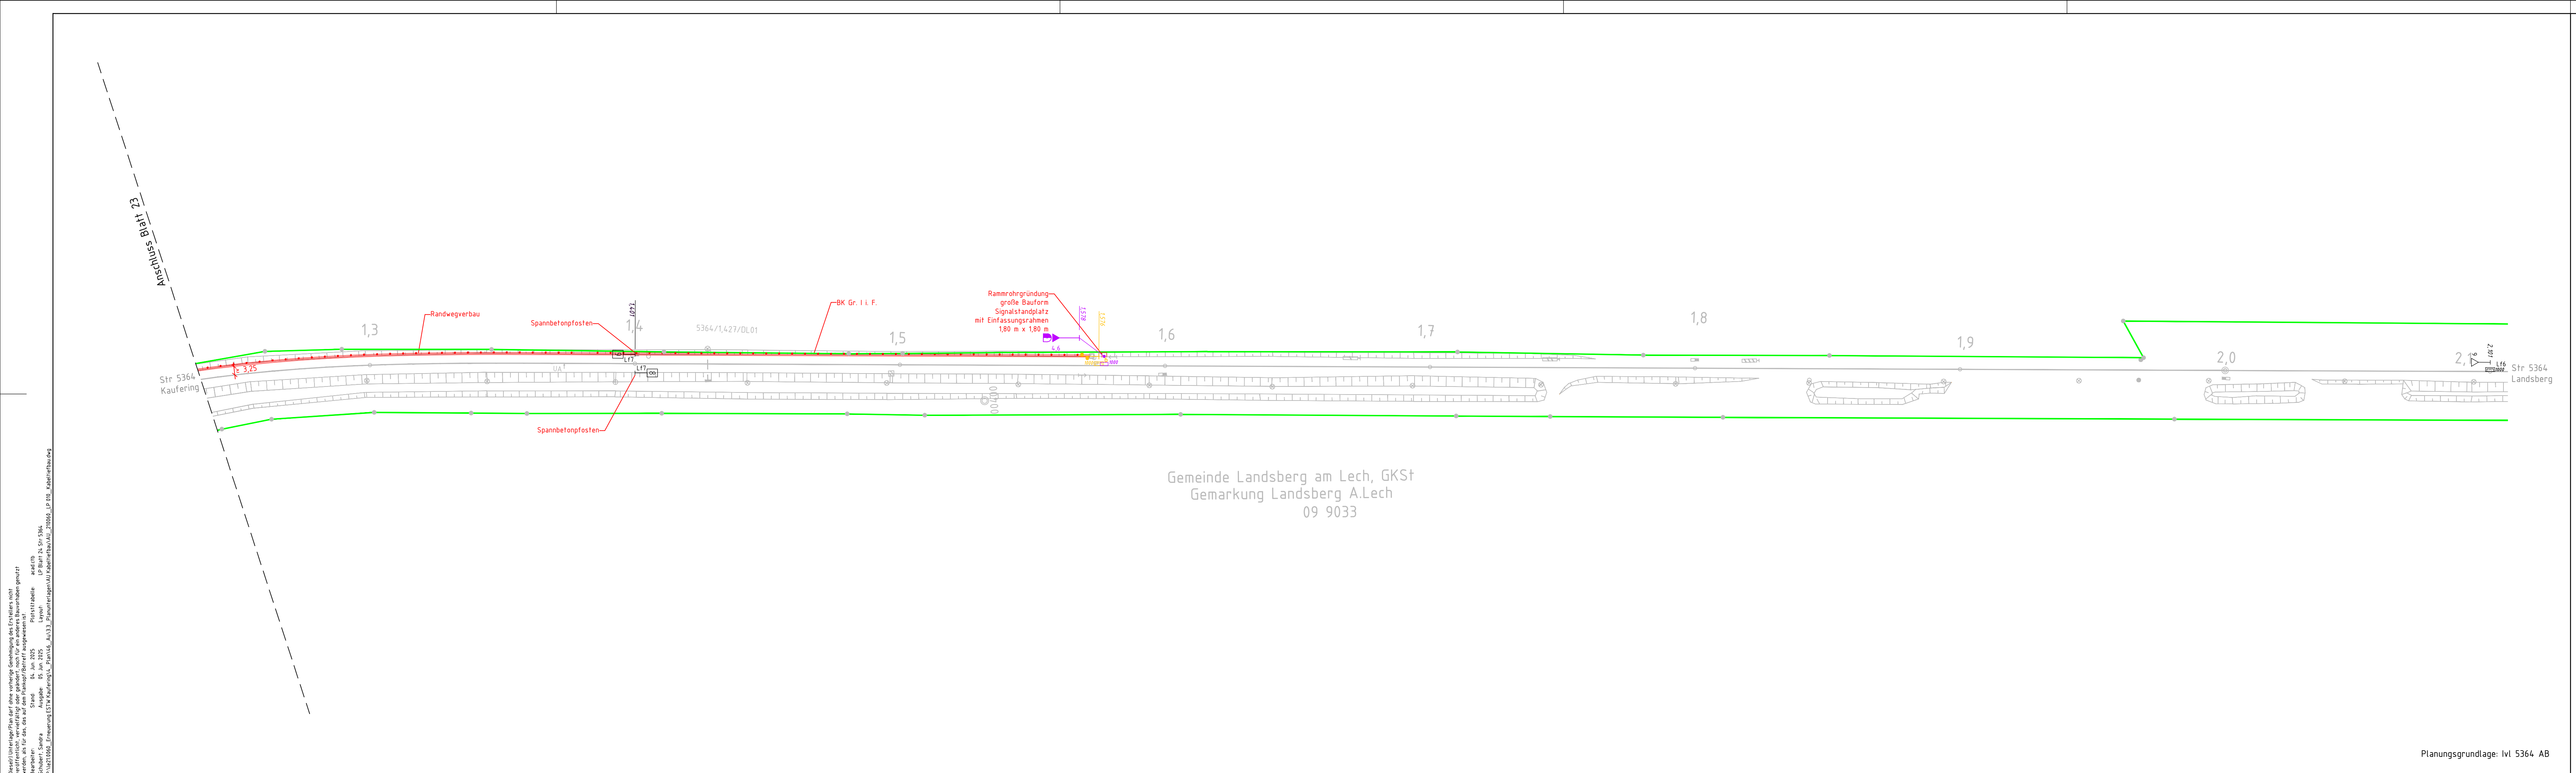

Planungsgrundlage: lvi 5364 AB

Legende

- Bestand
- Neubau/Änderung
- Rückbau
- äußere Grenze der vorhabenträgereigenen Grundstücke
- Nutzung vorhandene Anlage
- geplante technische Ausrüstung (nachrichtliche Darstellung)
- geplante Signalstandorte (nachrichtlich Darstellung)
- Gleisschaltmittel (nachrichtlich Darstellung)
- Kabelkanal
- Kabelschacht mit Einführungsbausatz und anschließendem Kabelkanal
- Querung/Verrohrung
- Randwegverbau
- Entwässerungsanlage (Bestand)
- Böschungstreppe
- BK Kabelkanal (Beton)
- GFK Kabelkanal (GFK)
- LR Leerrohr
- KS Kabelschacht
- GQ Gleisquerung
- SQ Straßenquerung

Gilt nur für die Ausschreibung!

Index:	Änderungen bzw. Ergänzungen	Name:	Datum:
Prüfvermerke			
die Übereinstimmung der Zeichnung mit der Ausführung bestätigt:		Freigabe zur bautechnischen Prüfung	
für den Auftragnehmer Ort, Datum, Unterschrift		Ort, Datum, Unterschrift	
für die DB Netz AG Ort, Datum, Unterschrift		Prüfingenieur	
Interoperabilität geprüft (benannte Stelle)			
Datum		geprüft / genehmigt	
Datum		geprüft / genehmigt	
Datum		geprüft / genehmigt	
Datum		geprüft / genehmigt	
Eisenbahn-Bundesamt		gleichgestellt mit Prüfexemplaren	
Datum		geprüft / genehmigt	
Freigabe der Ausführungsunterlagen		Freigabe-Nr.: Lxx-x-(xx)-xx /	
Ort, Datum, Unterschrift (BVB)		Genehmigung zur Bauausführung	
Ort, Datum, Unterschrift			
Lageplanskizze:			
Auftraggeber:		Planverfasser:	
PLABIS INGENIEURGESELLSCHAFT mbH & Co. KG Lagerhofstraße 4 D-04103 Leipzig Tel. +49 341 495779-0 Fax-19		Emch+Berger Emch+Berger GmbH Ingenieure und Planer Halle/S. Niederlassung Leipzig Wintergartenstraße 12 04103 Leipzig	
Leipzig, den Ort, Datum, Unterschrift		Leipzig, den Ort, Datum, Unterschrift	
Bauherr:		Projektgesellschaft:	
DB InfraGO DB InfraGO Regionalbereich Süd IJA-S-AUG-P Victoriastraße 3 86150 Augsburg			
Plan-Nr.: Blatt 24 von 24		Datum	
Auftrag-Nr.: G.016180044		Name	
gez.: 05/2025		Schubert	
bearb.: 05/2025		Juratsch	
gepr.: 05/2025		Pfafter	
Plan-Nr.: Anlage 3.3.2			
Planart: AUSSCHREIBUNG			
Planzeichen:			
Blattgr.: 1350 x 297			
Maßstab: 1:1000		ESTW Kaufering	
		Kabeltieftiefbau	
		Lageplan km 1,236 - km 2,100	
Projekt:		Erng ESTW Kaufering	
		Ersatzneubau / Erneuerung	
Bauwerksnummer		Brückennummer	
Strecke		Kennzahl	
5364		x	
km 1,236 - km 2,100		Barcode	