 

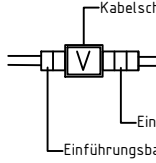


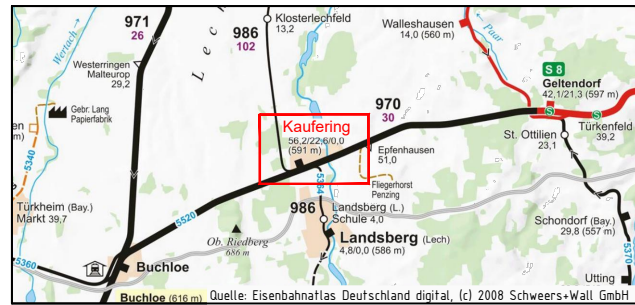

- ### Legende
- | | |
|---|---|
|  | Bestand |
|  | Neubau/Änderung |
|  | Rückbau |
|  | äußere Grenze der vorhabensträgereigenen Grundstücke |
|  | Nutzung vorhandene Anlage |
|  | geplante technische Ausrüstung (nachrichtliche Darstellung) |
|  | geplante Signalstandorte (nachrichtlich Darstellung) |
|  | Gleisschaltmittel (nachrichtlich Darstellung) |
|  | Kabelkanal |
|  | Kabelschacht Gr. ...
Kabelschacht mit Einführungsbausatz und anschließendem Kabelkanal
Einführungsbausatz Typ C
Einführungsbausatz Typ B |
|  | Querung/Verrohrung |
|  | Randwegverbau |
|  | Entwässerungsanlage (Bestand) |
|  | Böschungstreppe |
| BK | Kabelkanal (Beton) |
| GFK | Kabelkanal (GFK) |
| LR | Leerrohr |
| KS | Kabelschacht |
| GQ | Gleisquerung |
| SQ | Straßenquerung |

Gilt nur für die Ausschreibung!

Index:		Änderungen bzw. Ergänzungen		Name:		Datum:	
Prüfvermerke							
die Übereinstimmung der Zeichnung mit der Ausführung bestätigt: für den Auftragnehmer Ort, Datum, Unterschrift für die DB Netz AG Ort, Datum, Unterschrift				Freigabe zur bautechnischen Prüfung Ort, Datum, Unterschrift Prüfungsinneur			
Interoperabilität geprüft (benannte Stelle) Datum geprüft / genehmigt							
Datum geprüft / genehmigt							
Datum geprüft / genehmigt				gleichgestellt mit Prüfexemplaren geprüft / genehmigt			
Eisenbahn-Bundesamt				Datum Freigabe der Ausführungsunterlagen ☐ mit Regelungen durch den BVB Freigabe-Nr.: I-xx-x-(xx)-xx / Ort, Datum, Unterschrift (BVB) Genehmigung zur Bauausführung Ort, Datum, Unterschrift			
Lageplanskizze:							
							
Auftragnehmer:  INGENIEURGESELLSCHAFT mbH & Co. KG Lagerhofstraße 4 D- 04103 Leipzig Tel. +49 341 495779-0 Fax-19 Leipzig, den Ort, Datum, Unterschrift				Planverfasser: Emch+Berger GmbH Ingenieure und Planer Halle/S. Niederlassung Leipzig Wintergartenstraße 12 04103 Leipzig Leipzig, den Ort, Datum, Unterschrift		Plan-Nr.: Blatt 7 von 24 Auftrag-Nr.: G.016180044 gez.: Datum Name 05/2025 Schubert bearb.: 05/2025 Juratsch gepr.: 05/2025 Pfauter	
Bauherr:  DB InfraGO Regionalbereich Süd I.IA-S.N-AUG-P Victoriastraße 3 86150 Augsburg				Projektgesellschaft: 		Plan-Nr.: Anlage 3.3.2 Planart: AUSSCHREIBUNG Planzeichen: Blattgr.: 1350 x 297	
Maßstab: 1:1000		ESTW Kaufering Kabeltieftbau Lageplan km 51,586 – km 52,489				Einwirkungen (Lastmodelle): Höhen- / Koordinatensystem:	
Projekt: Erng ESTW Kaufering Ersatzneubau / Erneuerung							
Bauwerksnummer				Brückennummer		Barcode	
Strecke		Kilometer		Kennzahl			
5520		x km 51,586 – km 52,489		x			