
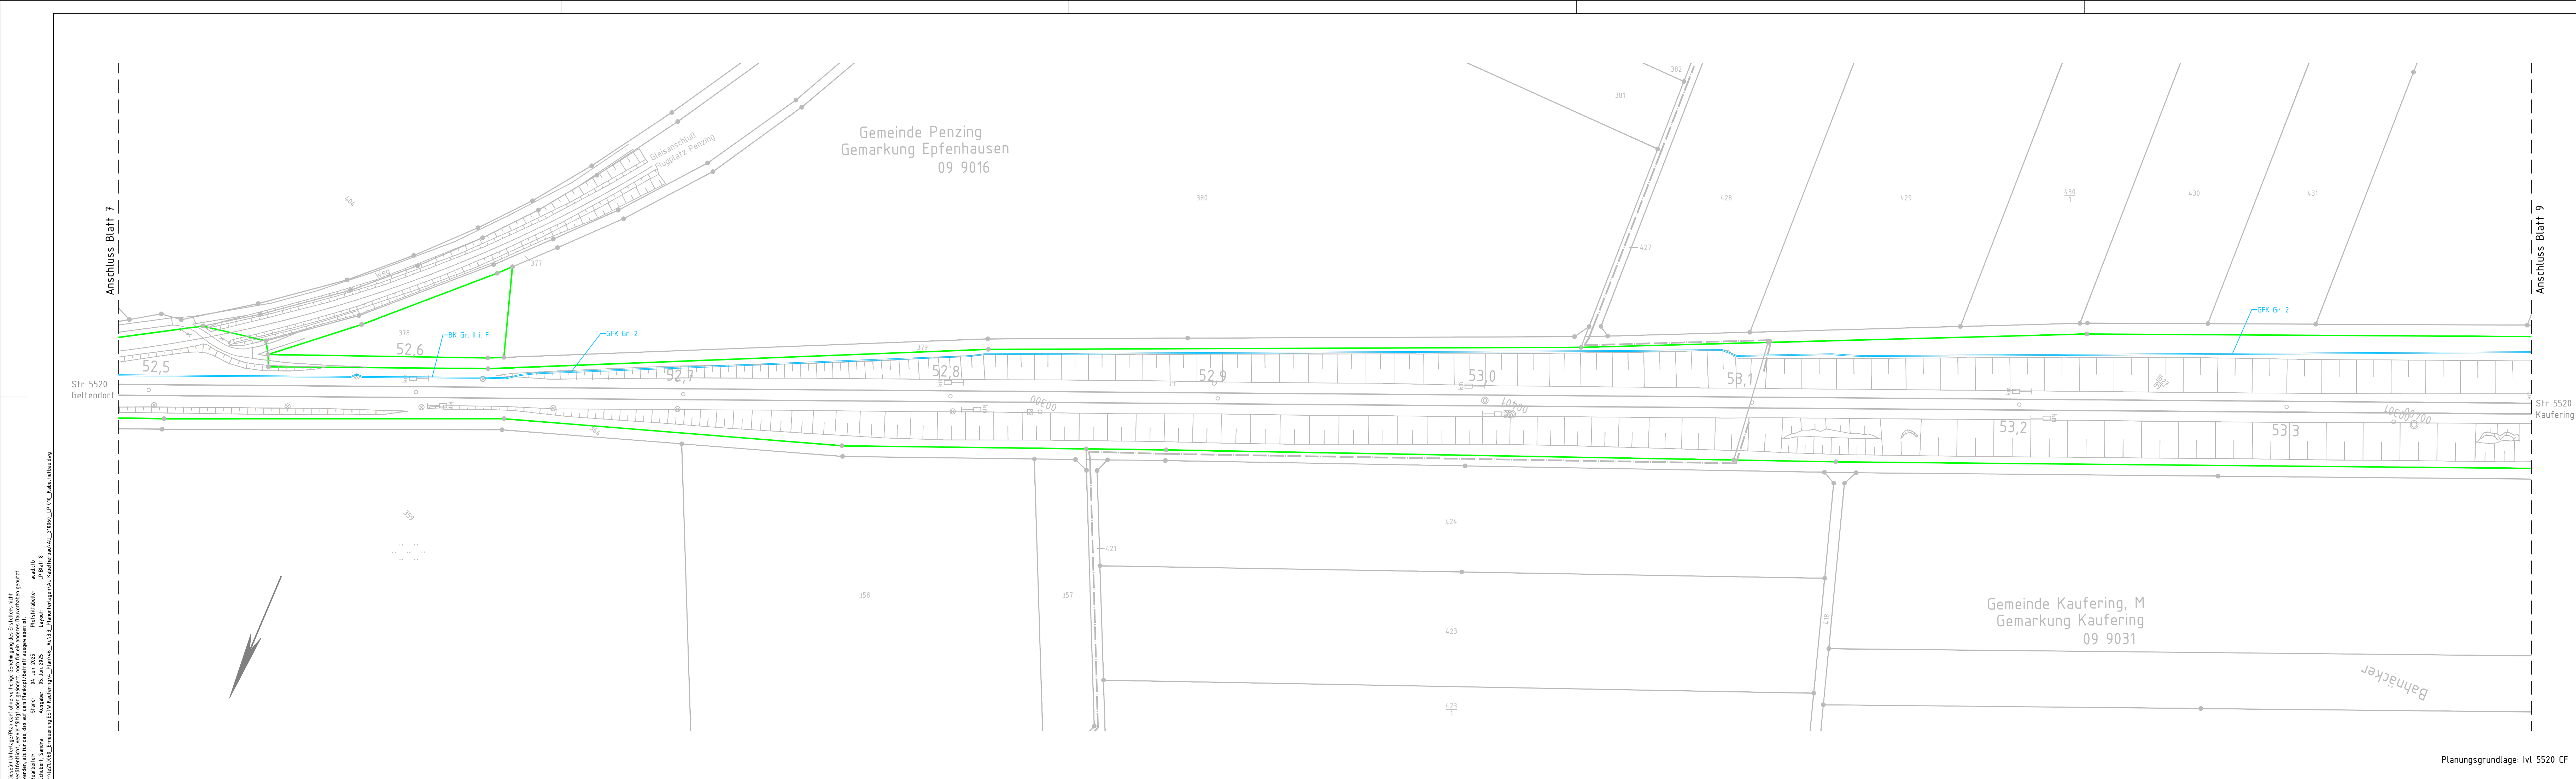
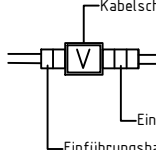


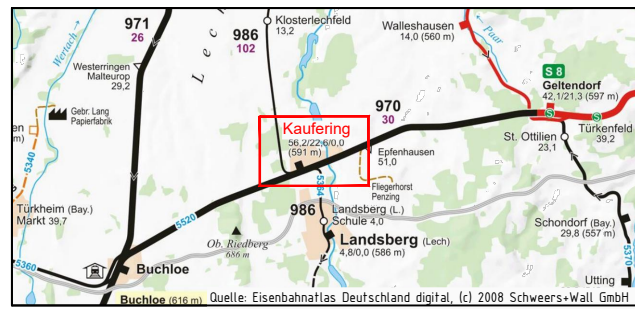

- ## Legende
- | | |
|---|--|
|  | Bestand |
|  | Neubau/Änderung |
|  | Rückbau |
|  | äußere Grenze der vorhabenträgereigenen Grundstücke |
|  | Nutzung vorhandene Anlage |
|  | geplante technische Ausrüstung (nachrichtliche Darstellung) |
|  | geplante Signalstandorte (nachrichtlich Darstellung) |
|  | Gleisschaltmittel (nachrichtlich Darstellung) |
|  | Kabelkanal |
|  | Kabelschacht Gr. ...
Einführungsbauzatz Typ C
Einführungsbauzatz Typ B |
|  | Querung/Verrohrung |
|  | Randwegverbau |
|  | Entwässerungsanlage (Bestand) |
|  | Böschungstreppe |
| BK | Kabelkanal (Beton) |
| GFK | Kabelkanal (GFK) |
| LR | Leerrohr |
| KS | Kabelschacht |
| GQ | Gleisquerung |
| SQ | Straßenquerung |

Gilt nur für die Ausschreibung!

Index:		Änderungen bzw. Ergänzungen		Name:		Datum:															
Prüfvermerke																					
die Übereinstimmung der Zeichnung mit der Ausführung bestätigt:				Freigabe zur bautechnischen Prüfung																	
für den Auftragnehmer Ort, Datum, Unterschrift				Ort, Datum, Unterschrift																	
für die DB Netz AG Ort, Datum, Unterschrift				Prüfingenieur																	
Interoperabilität geprüft (benannte Stelle)																					
Datum geprüft / genehmigt																					
Datum geprüft / genehmigt																					
Datum geprüft / genehmigt																					
Eisenbahn-Bundesamt				gleichgestellt mit Prüfexemplaren geprüft / genehmigt																	
Datum				Datum																	
Freigabe der Ausführungsunterlagen ☐ mit Regelungen durch den BVB				Freigabe-Nr.: I.xx-x-xx-xx /																	
Ort, Datum, Unterschrift (BVB)				Genehmigung zur Bauausführung																	
Ort, Datum, Unterschrift																					
Lageplanskizze:																					
																					
Auftragnehmer:  INGENIEURGESELLSCHAFT mbH & Co. KG Lagerhofstraße 4 D- 04103 Leipzig Tel. +49 341 495779-0 Fax-19 Leipzig, den Ort, Datum, Unterschrift Bauherr:				Planverfasser: Emch-Berger GmbH Ingenieure und Planer Halle/S. Niederlassung Leipzig Wintergartenstraße 12 04103 Leipzig Leipzig, den Ort, Datum, Unterschrift Projektgesellschaft:				Plan-Nr.: Blatt 8 von 24 Auftrag-Nr.: G.016180044 <table><tr><td></td><td>Datum</td><td>Name</td></tr><tr><td>gez.</td><td>05/2025</td><td>Schubert</td></tr><tr><td>bearb.</td><td>05/2025</td><td>Juratsch</td></tr><tr><td>gepr.</td><td>05/2025</td><td>Pfauter</td></tr></table> Plan-Nr.: Anlage 3.3.2 Planart: AUSSCHREIBUNG Planzeichen: Blattgr.: 1350 x 297 Einwirkungen (Lastmodelle): Höhen- / Koordinatensystem:			Datum	Name	gez.	05/2025	Schubert	bearb.	05/2025	Juratsch	gepr.	05/2025	Pfauter
	Datum	Name																			
gez.	05/2025	Schubert																			
bearb.	05/2025	Juratsch																			
gepr.	05/2025	Pfauter																			
 DB InfraGO Regionalbereich Süd I/A-S-N-AUG-P Victoriestraße 3 86150 Augsburg																					
Maßstab: 1:1000		ESTW Kaufering Kabeltiefbau Lageplan km 52,489 – km 53,392																			
Projekt:																					
Erng ESTW Kaufering Ersatzneubau / Erneuerung																					
Bauwerksnummer				Brückennummer		Barcode															
Strecke		Kilometer		Kennzahl																	
5520		x km 52,489 – km 53,392		x																	