


Stand: 27. Mai 2025
Ausgabe: 27. Mai 2025
STW Kaufering-4_PlanV6_Au3.3_Planunterlagen\AU_Kabeltrasse\AU_210606_Querung km 21.648.dwg

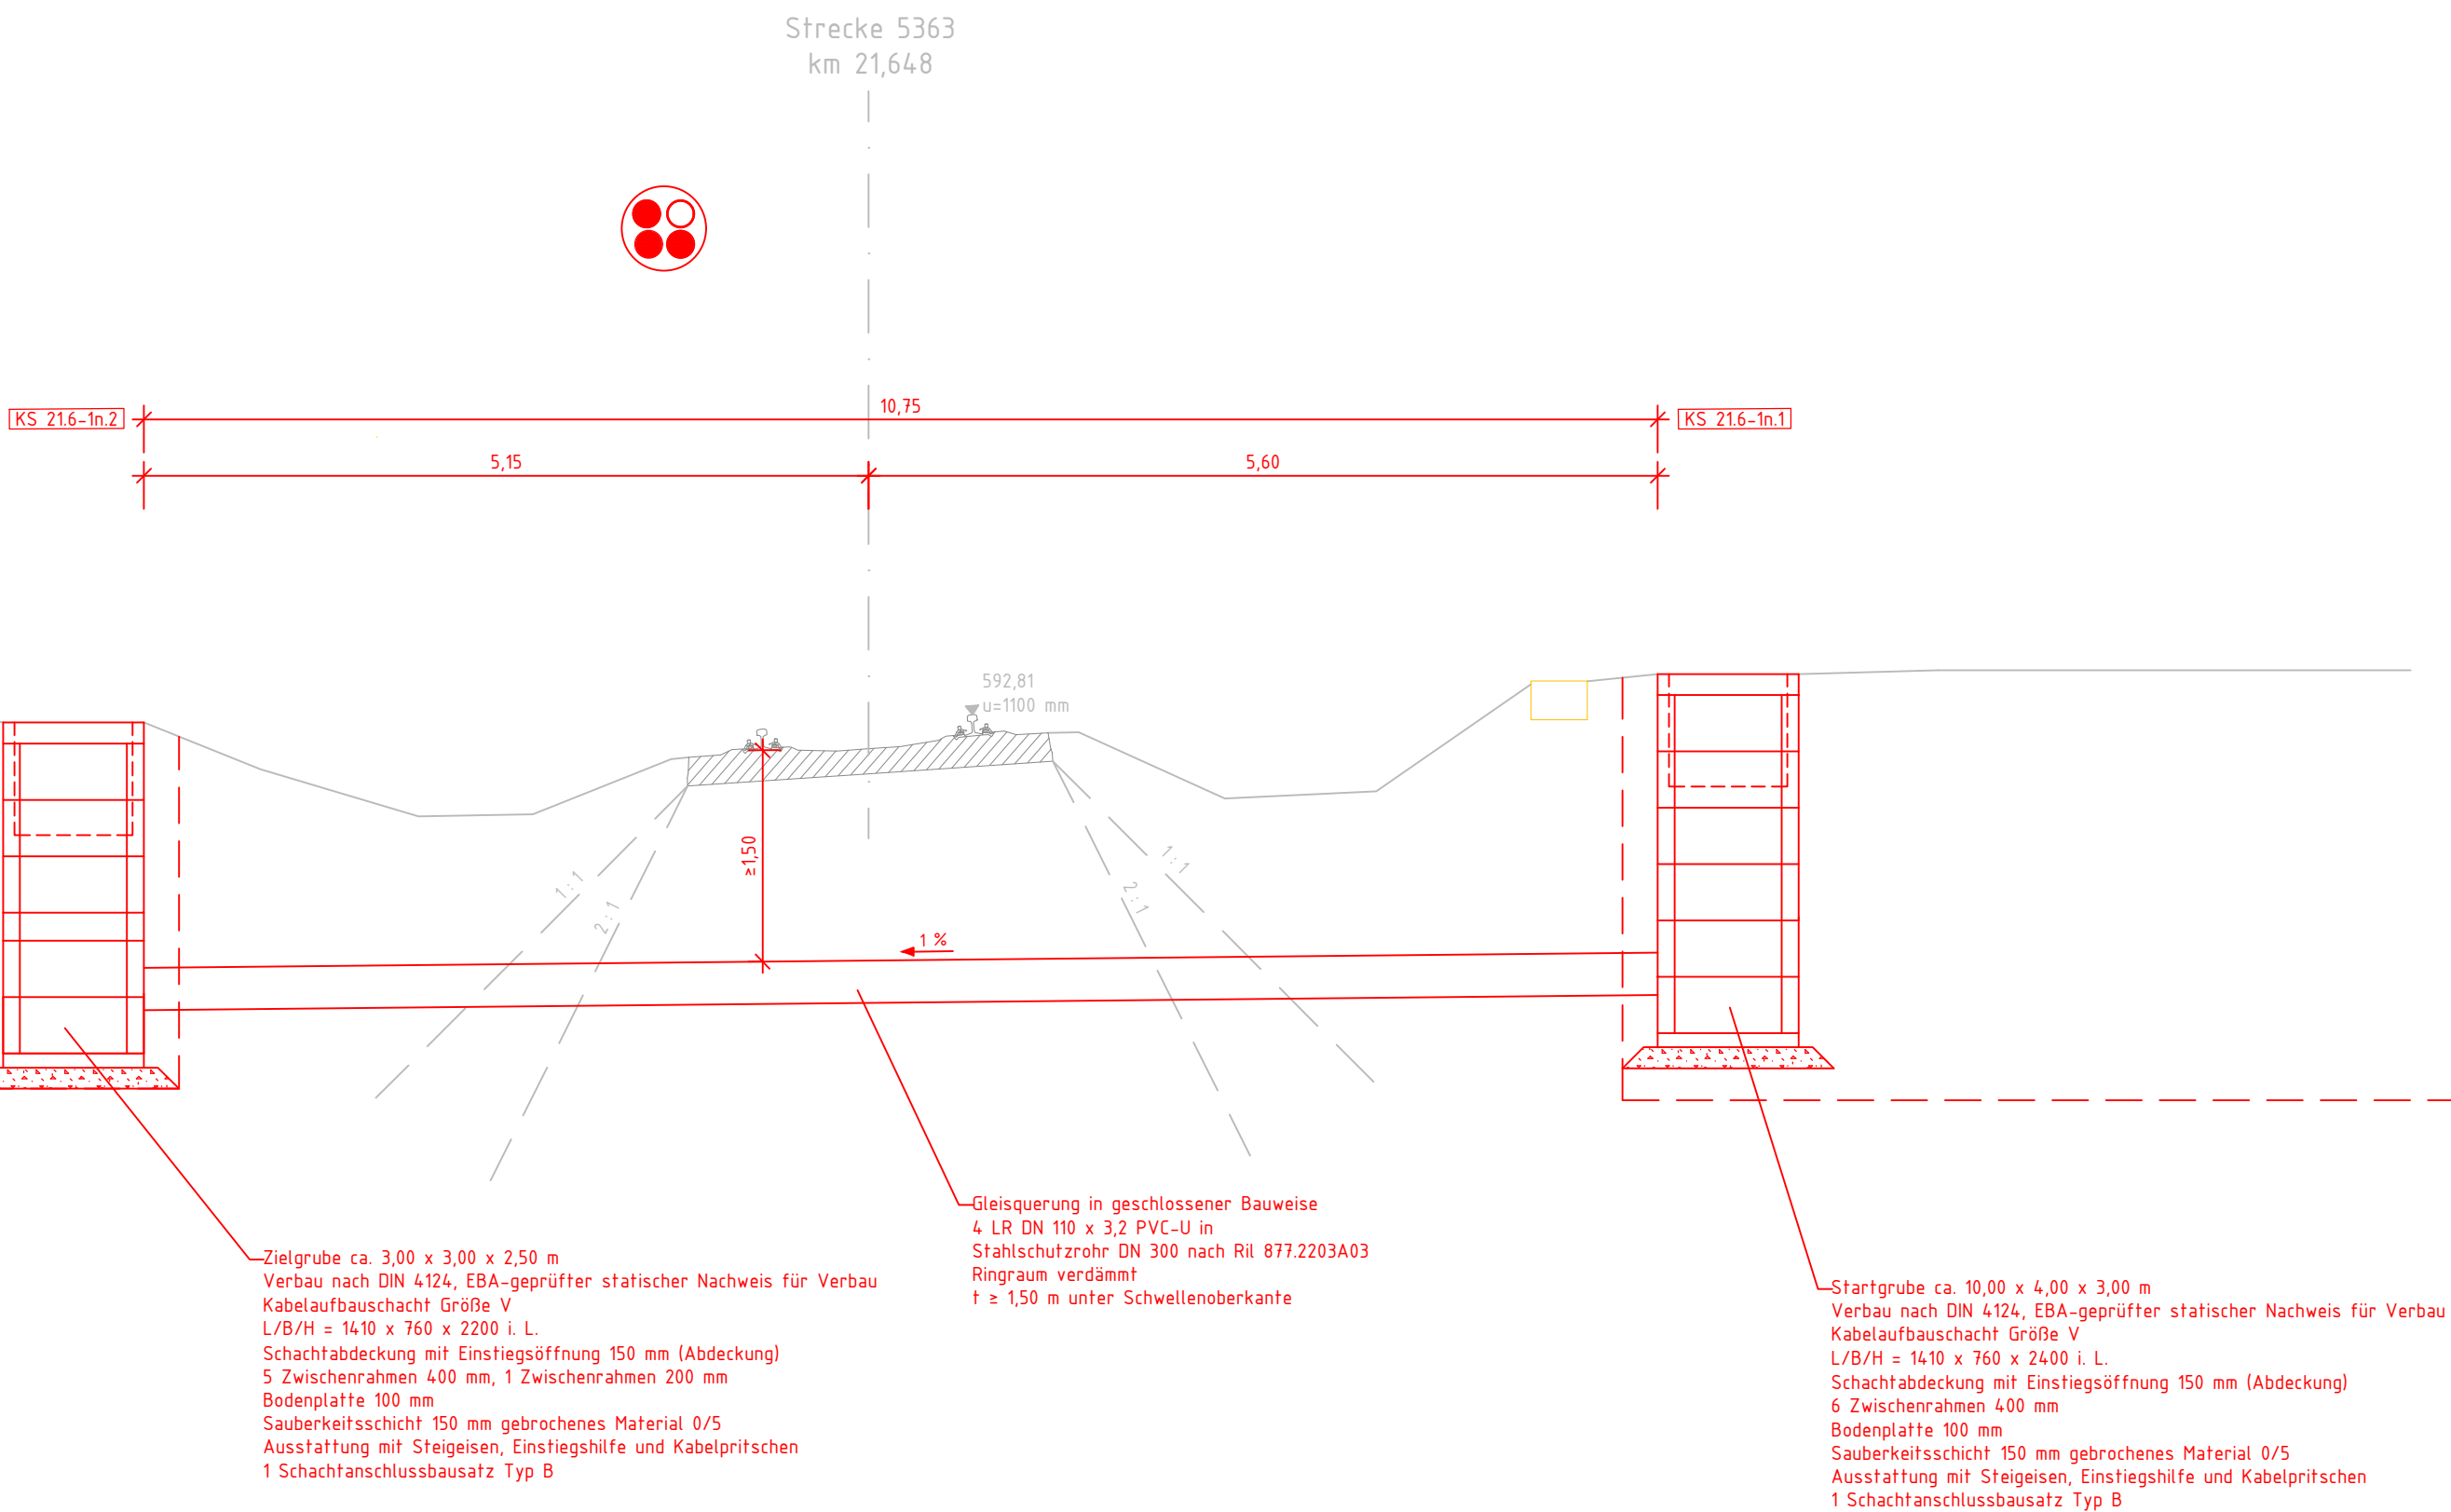

Legende

- Bestand
- Neubau/Änderung
- Rückbau
- vorhandene Entwässerungsanlagen (ungefähre Lage und Tiefe)
- Rohrzugbelegung
- ESTW Kaufering
- Reserve

Gilt nur für die Ausschreibung!

Index:		Änderungen bzw. Ergänzungen		Name:		Datum:													
Prüfvermerke																			
die Übereinstimmung der Zeichnung mit der Ausführung bestätigt:				Freigabe zur bautechnischen Prüfung															
für den Auftragnehmer Ort, Datum, Unterschrift				Ort, Datum, Unterschrift															
für die DB Netz AG Ort, Datum, Unterschrift				Prüfingenieur															
Interoperabilität geprüft (benannte Stelle)																			
Datum geprüft / genehmigt																			
Datum geprüft / genehmigt																			
Datum geprüft / genehmigt																			
Eisenbahn-Bundesamt				gleichgestellt mit Prüfexemplaren geprüft / genehmigt															
				Datum															
				Freigabe der Ausführungsunterlagen ☐ mit Regelungen durch den BVB															
				Freigabe-Nr.: I.xx-x-x(xx)-xx /															
				Ort, Datum, Unterschrift (BVB)															
				Genehmigung zur Bauausführung															
				Ort, Datum, Unterschrift															
Lageplanskizze:																			
Auftragnehmer: INGENIEURGESELLSCHAFT mbH & Co. KG Lagerhofstraße 4 D-04103 Leipzig Tel. +49 341 495779-0 Fax-19 Leipzig, den Ort, Datum, Unterschrift				Planverfasser: Emch+Berger GmbH Ingenieure und Planer Halle/S. Niederlassung Leipzig Wintergartenstraße 12 04103 Leipzig Leipzig, den Ort, Datum, Unterschrift		Plan-Nr.: Blatt 5 von 6 Auftrag-Nr.: G.016180044 <table><tr><td></td><td>Datum</td><td>Name</td></tr><tr><td>gez.:</td><td>05/2025</td><td>Schubert</td></tr><tr><td>bearb.:</td><td>05/2025</td><td>Juratsch</td></tr><tr><td>gepr.:</td><td>05/2025</td><td>Pfauter</td></tr></table>			Datum	Name	gez.:	05/2025	Schubert	bearb.:	05/2025	Juratsch	gepr.:	05/2025	Pfauter
	Datum	Name																	
gez.:	05/2025	Schubert																	
bearb.:	05/2025	Juratsch																	
gepr.:	05/2025	Pfauter																	
Bauherr: DB InfraGO Regionalbereich Süd I.IA-S-N-AUG-P Victoriastraße 3 86150 Augsburg				Projektgesellschaft:		Plan-Nr.: Anlage 3.3.4 Planart: AUSSCHREIBUNG Planzeichen: Blattgr.: 780 x 297 Einwirkungen (Lastmodelle): Höhen- / Koordinatensystem:													
Maßstab: 1:50		ESTW Kaufering Querung km 21,648 (5363)																	
Projekt: Erng ESTW Kaufering Ersatzneubau / Erneuerung																			
Bauwerksnummer				Brückennummer		Barcode													
Strecke		Kilometer		Kennzahl															
5363		x		x															