


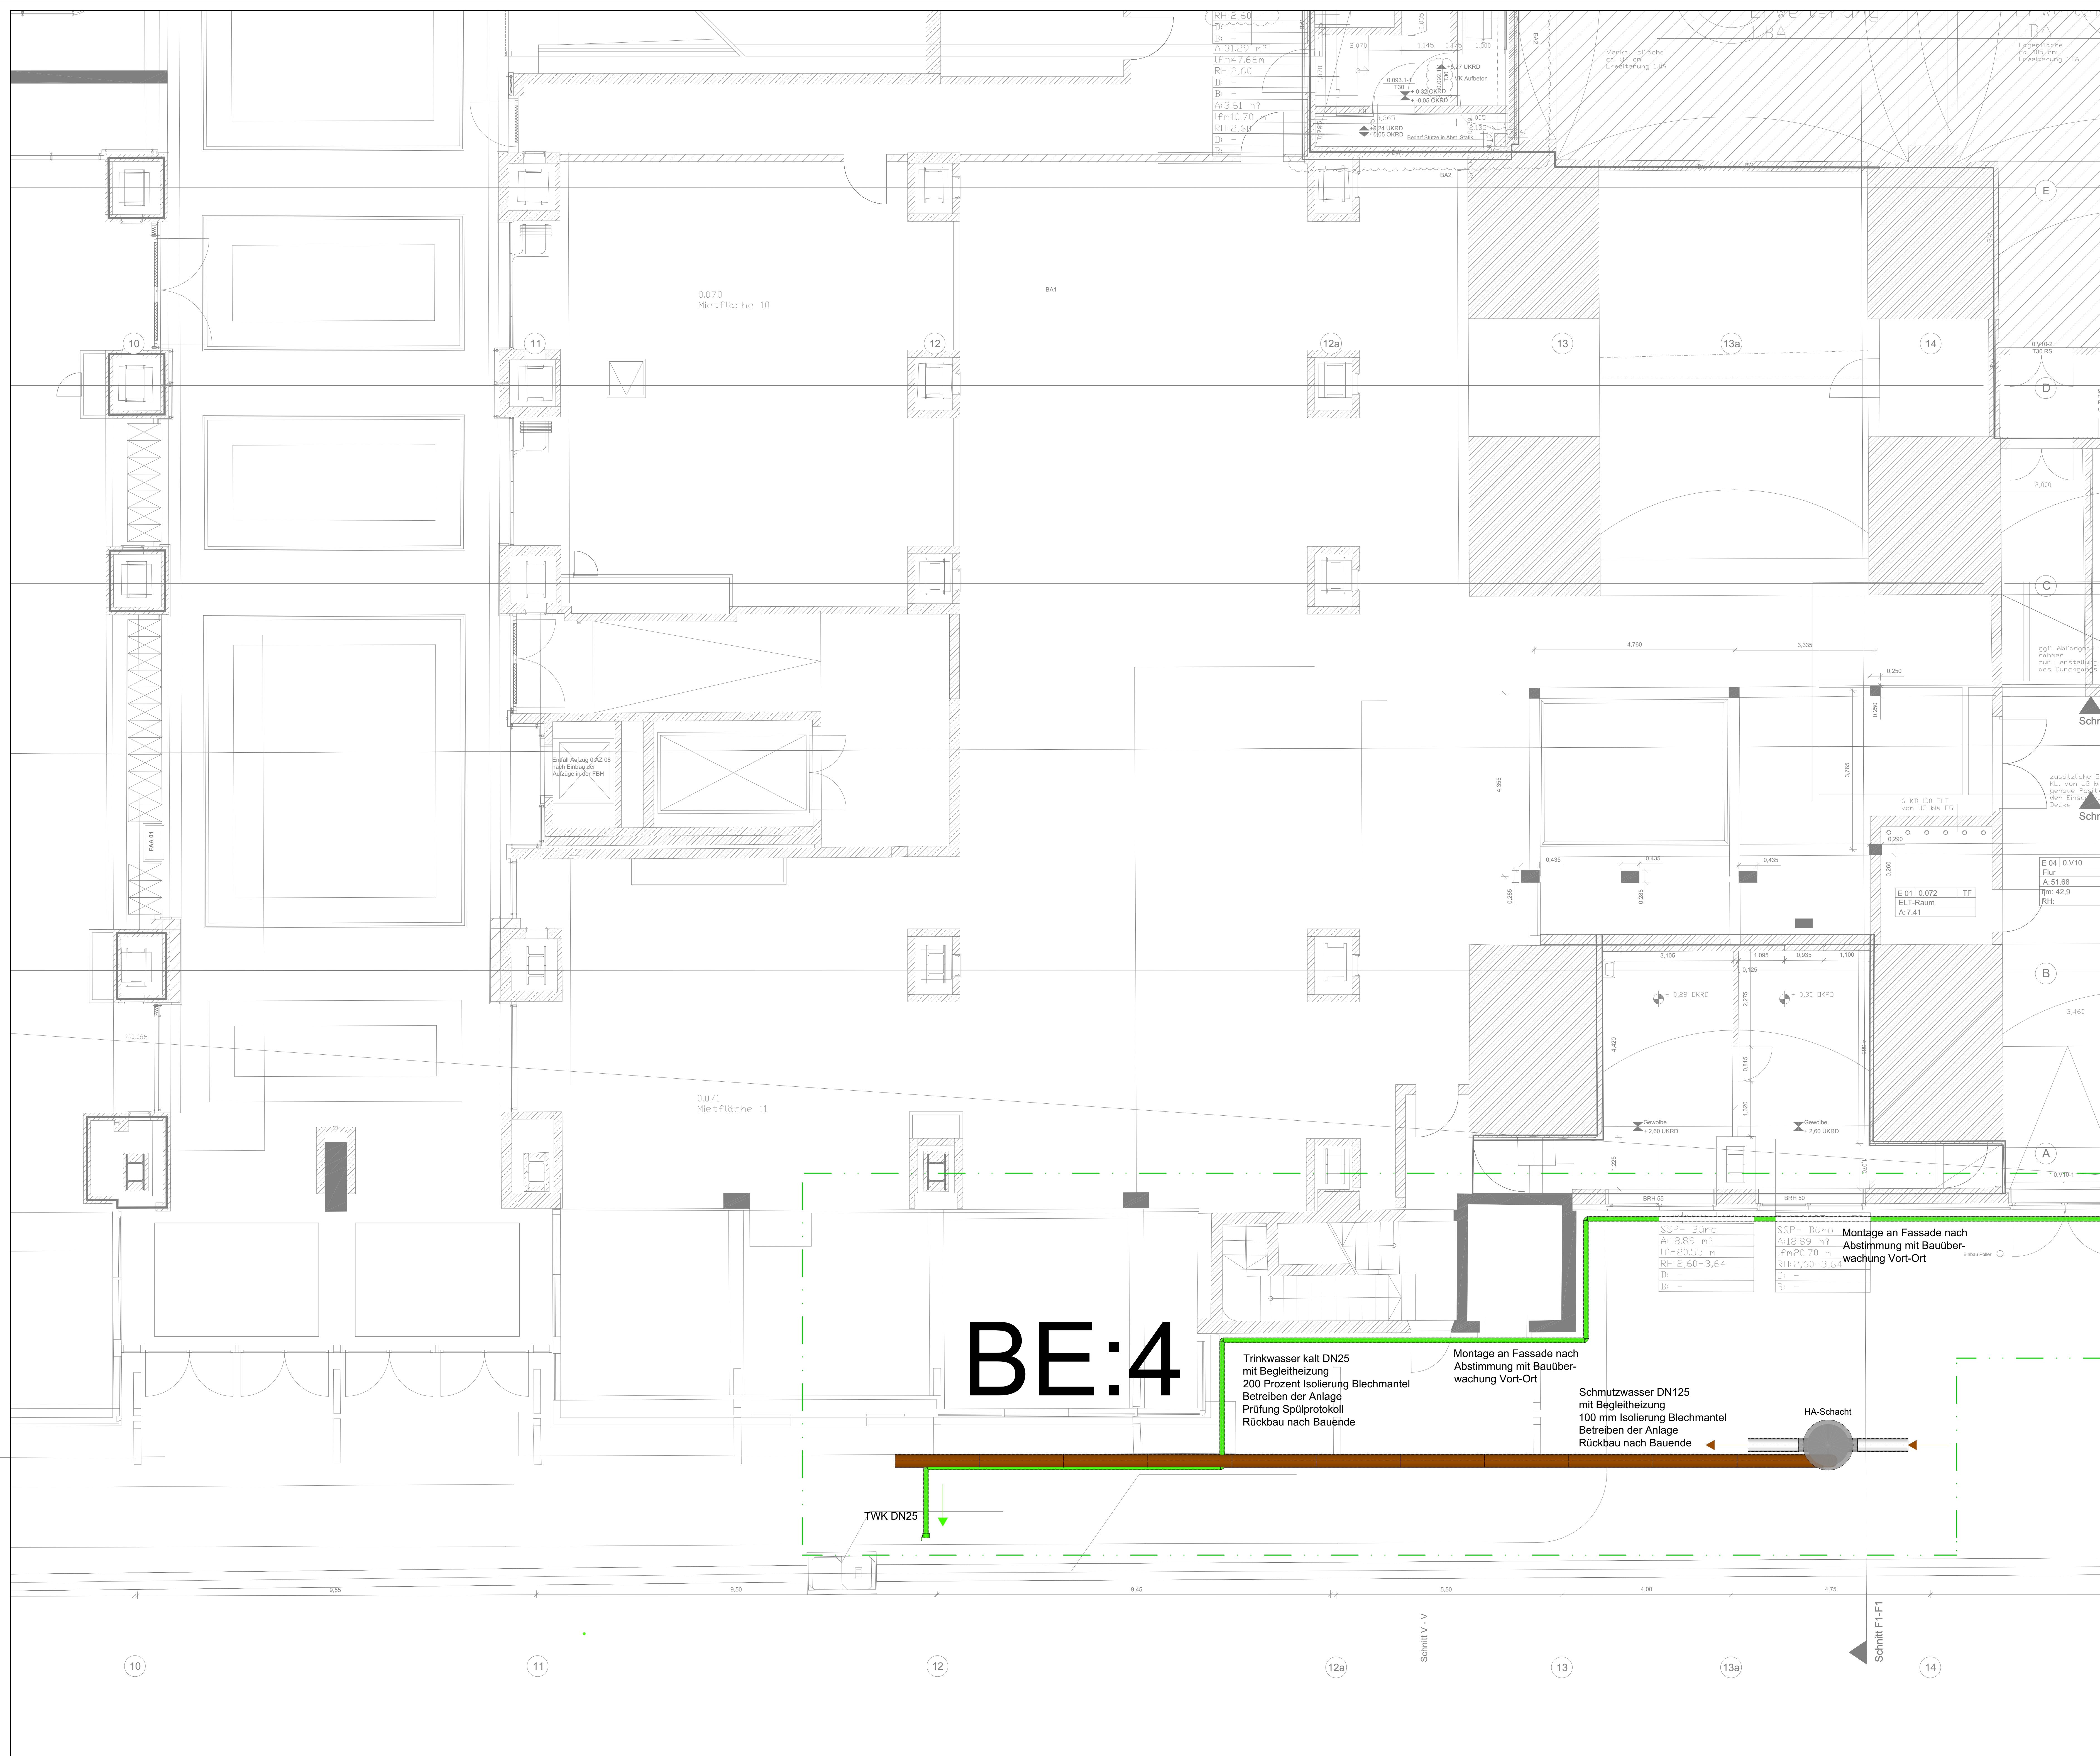

Legende: 410 Sanitärtechnik				
DARSTELLUNG	KURZ-ZEICHEN	ERKLÄRUNG	SYMBOLE	ERKLÄRUNG
	SW	Schmutzwasser		Aspersennatur Durchgang
	SW-G	Grüswasser (SW) (Walfente)		Scheiber Durchgang
	SW-L	SW Bei- und Entlüftungsleitung		Aspersennatur Dreilege
	SW-DL	SW Druckleitung		Schmutzflügel
	SW-Gl	Schmutzwasser Grundleitung		Rückschlagventil
	SW-F	SW Fettwasser		Aspersennatur
	SW-F	SW-F Ventilationsleitung		Rückschlagmagarm
	SW-F-DL	SW-F Druckleitung		Rückflussverhinderer
	KON	Kondensableitung		Strangfängerventil
	MW	Mischwasserleitung		Sicherheitsventil
	RW	Regen-/Niederschlagswasser		Pumpe
	RW-DL	RW Druckleitung		Fäkalienbelebungsanlage
	TWK	Trinkwasser kalt		Volumenzähler
	TWW	Trinkwasser warm		Filter
	TWZ	Zirkulationsleitung TWW		Rohrrenner
	VW	Weich-, Entlärtes- Wasser		Rohunterbrecher
	VV	Vollentlastetes Wasser		Abscheider, allgemein
	G	Gaseitung		Anbohrschale
		Dämmung		freier Auslauf
		Dämmung Blechmantel		Rohrbruchsicherung
	RHZGS	Rohrbeheizleitung		Rohreinfüßer
		Bestandsteilung		Rohrbefüller
		Steigleitung abgehend		Rohre- und entlüfter
		Steigleitung Durchgang		Reinigungsrohr
		Steigleitung ankommend		Abblendleitung
		Fälleitung ankommend		Leistungsgrenze
		Fälleitung Durchgang		
		Fälleitung abgehend		

j			
k			
i			
h			
g			
f			
e			
d			
c			
b			
a	Anrechnung an die Stadt	22.07.2005	Hassler, Ingrid


Index	Art der Änderung	Datum	Name	Unterschrift
1% Bf Berlin Zoo	T104_401000_B14-000_PGR_E02_EG_0001_e_P	Grundriss EG - Planteil 6 - Achse 10-14/A-E		1/50

Bauherr DB InfraGO AG Regional- und S-Bahnlinie I/P-O-BRS Washingtonplatz 1, 10557 Berlin	Bauherrenvertretung / Projektleitung DB InfraGO AG Großprojekte, I/P Europaplatz 1, 10557 Berlin	
Bautechnischer Prüfer gemäß VV BAU bzw. Planprüfer gemäß VV BAU STE	Eisenbahn-Bundesamt (EBA)	

Projekt

Bf Berlin Zoologischer Garten
Neustrukturierung und brandschutztechnische
Ertüchtigung des Empfangsgebäudes

Empfangsgebäude (BA 2-4 und 7) (außer Bsp4) - G.011101324
Bundespolizei (BA 3-1) - G.011101784
Verkehrsstation und Gleishallen (BA 5-6) - G.011101154

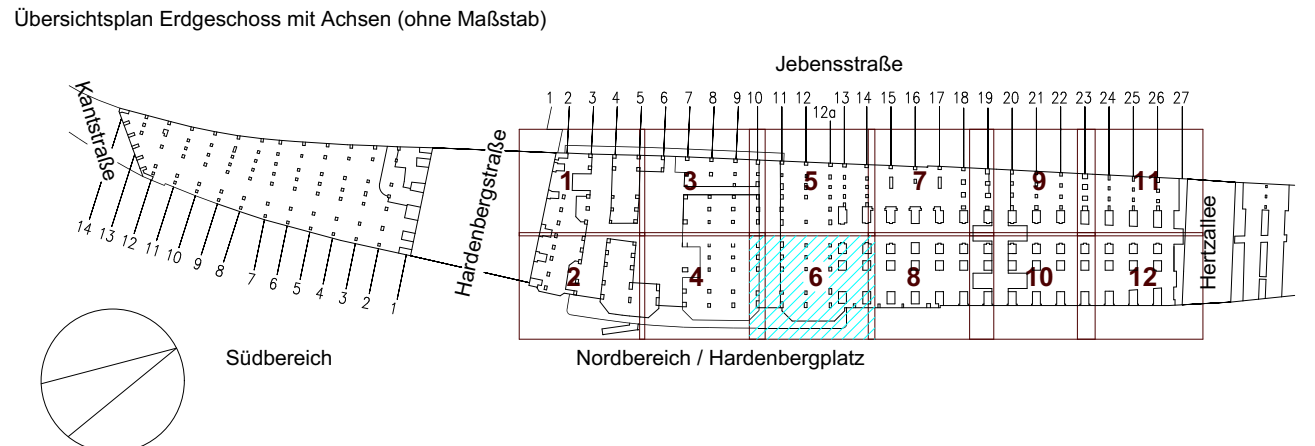

Planungsphase	Ausführung/Ingenieur	Baustelleneinrichtung NT19	Strecke	Barin Dattl-Breit-Spandu	Maßstab 1:50
Planinhalt	Grundriss EG - Planlet 6 - Achse 10-14/A-E		Stations-Nr.	6109	Bezeichnung CAD Bauteilzeichnung
Planart	T104_Grundriss_KG 410		Strecken km	8,9-9,1	Gepr. Haster
Plannummer	T104_41000_8190_010_PNR_EG_EG_P001_31		Bauhöhe/Objekt	0333	gepr. Haster
Planentwurf Ingenieurbüro für Technische Gestaltung mbH			Bauvorhaben/Bestrich (BV) gemäß VU BAU / VU BAU-STE		
 Spillinger Str. 15, 10216 Berlin Tel. 030 307709-0 info@itfg.de, www.itfg.de			Freigabe der Ausfertigungsunterlagen gemäß Freigabeprotokollen von Freigabe Nr.		
2. Halbester	25.04.2025		Michael Kersing	Name (Druckversion)	Unterschrift
Prüfungsausschuss/ als Vertreter der Landesregierung des Bundes (EGB)	Dr. Thorsten Schuck	Dr. Thorsten Schuck	Dr. Thorsten Schuck	Name (Druckversion)	Unterschrift
Dr. Thorsten Schuck					
Die Baueinrichtung mit der Bauausführung wird beauftragt Baubewacher (Bau) gemäß VU BAU/VU BAU-STE					
.....					
Name (Druckversion)			Name (Druckversion)		