


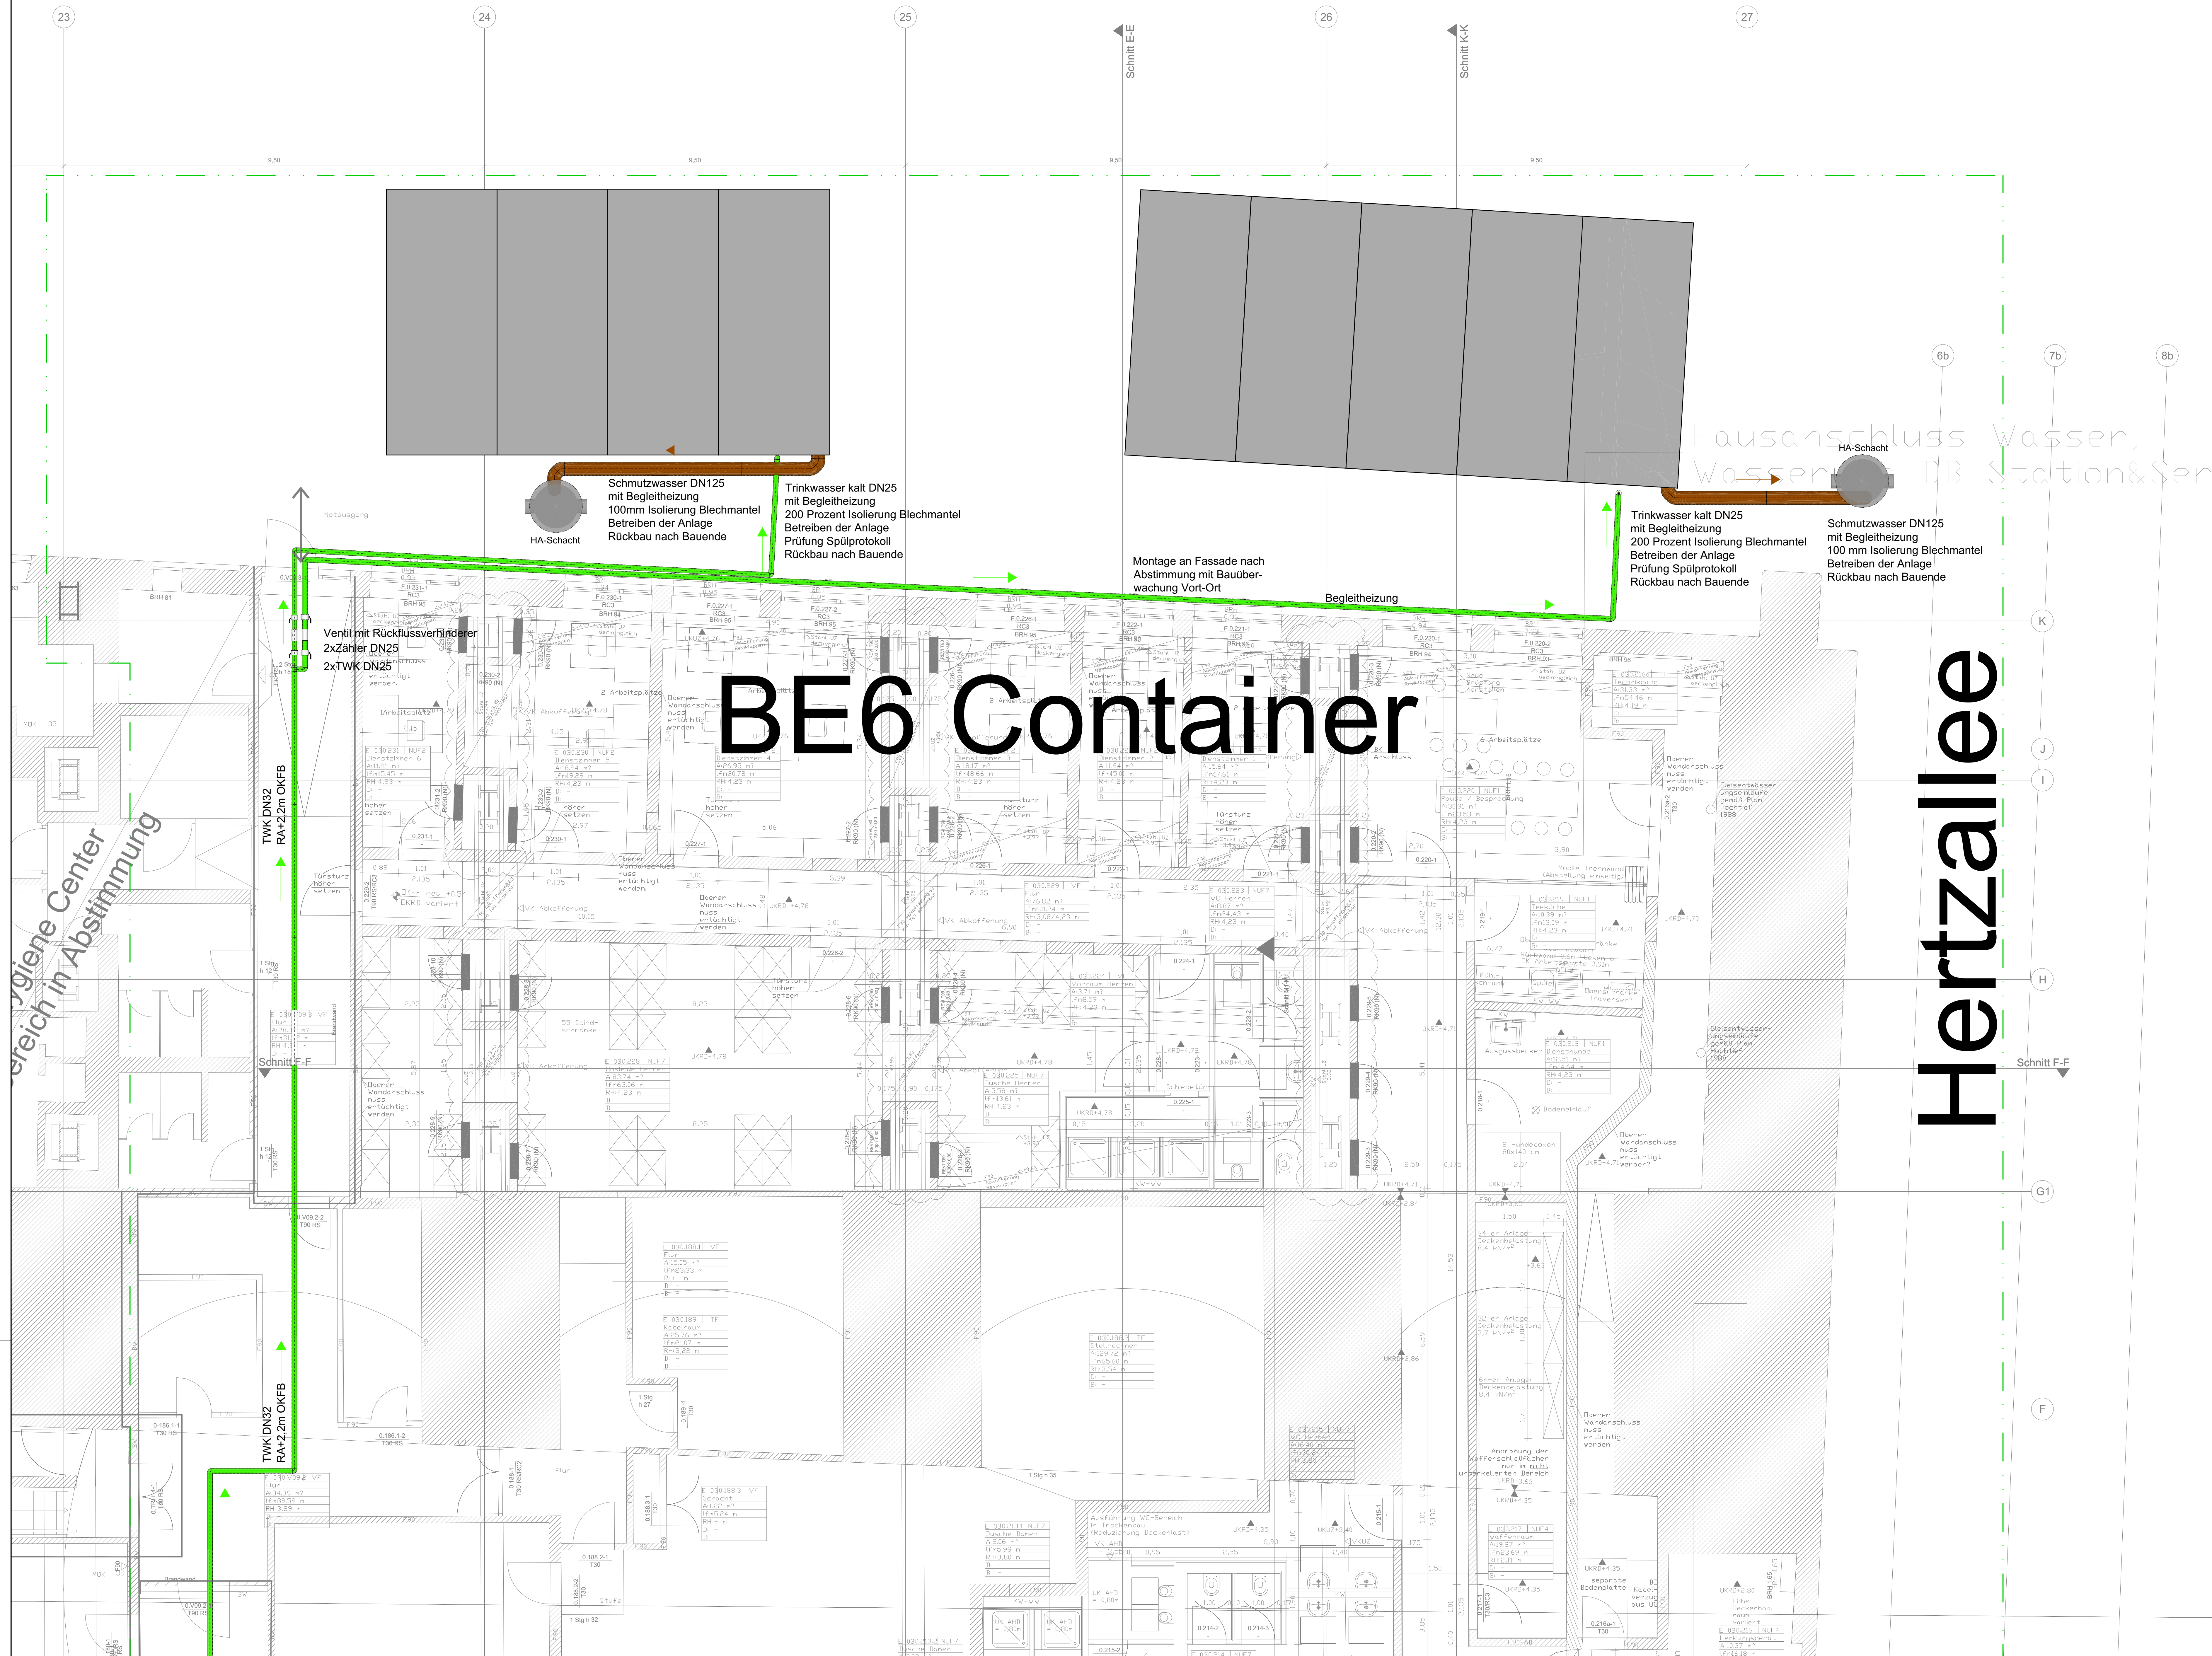

Legende: 410 Sanitärtechnik

DARSTELLUNG	KURZ-ZEICHEN	ERKLÄRUNG	SYMBOL	ERKLÄRUNG
[Symbol]	SW	Schmutzwasser	[Symbol]	Absperrarmatur Durchgang
[Symbol]	SW-G	Grauwasser (SW Kälteheiß)	[Symbol]	Schieber Durchgang
[Symbol]	SW-L	SW Be- und Entlüftungleitung	[Symbol]	Absperrarmatur Dreizeig
[Symbol]	SW-DL	SW Druckleitung	[Symbol]	Schmutzfänger
[Symbol]	SW-GL	Schmutzwasser Grundleitung	[Symbol]	Rückschlagventil
[Symbol]	SW-F	SW Fettwasser	[Symbol]	Absperrklappe
[Symbol]	SWF-L	SW-F Ventilationsleitung	[Symbol]	Rückschlagarmatur
[Symbol]	SWF-DL	SWF Druckleitung	[Symbol]	Rückschlagventil
[Symbol]	KW	Kondensatleitung	[Symbol]	Strangregulventil
[Symbol]	MW	Mischwasserleitung	[Symbol]	Sicherheitsventil
[Symbol]	RW	Regen-/Niederschlagswasser	[Symbol]	Pumpe
[Symbol]	RW-DL	RW Druckleitung	[Symbol]	Fäkalförderanlage
[Symbol]	TWK	Trinkwasser kalt	[Symbol]	Volumenzähler
[Symbol]	TWW	Trinkwasser warm	[Symbol]	Fiber
[Symbol]	TWZ	Zirkulationsleitung TWW	[Symbol]	Rotstrenner
[Symbol]	VW	Verdrängtes Wasser	[Symbol]	Rotstrenner
[Symbol]	G	Gasleitung	[Symbol]	Abwehrschelle
[Symbol]	D	Dämmung	[Symbol]	freier Auslauf
[Symbol]	D-B	Dämmung Blechmantel	[Symbol]	Rohrschneidung
[Symbol]	RH-ZG	Rohrhebgleitung	[Symbol]	Rohrventilator
[Symbol]	[Symbol]	Bestandleitung	[Symbol]	Rohrbohrer
[Symbol]	[Symbol]	Steigleitung abgehend	[Symbol]	Rohrbohr- und -entlüfter
[Symbol]	[Symbol]	Steigleitung durchgehend	[Symbol]	Reinigungsrohr
[Symbol]	[Symbol]	Steigleitung ankommend	[Symbol]	Abbruchleitung
[Symbol]	[Symbol]	Fällleitung ankommend	[Symbol]	Leistungsgrenze
[Symbol]	[Symbol]	Fällleitung abgehend	[Symbol]	

Index

Index	Art der Änderung	Datum	Name	Unterschrift
1	Anpassung an die Statik	22.07.2025	Heister	Heister

Bauherr

Bauherr	Bauherrnvertretung / Projektleitung
DB InfraGO AG Regional- und S-Bahnverkehrs-IP-DBS Waldstraßen 1, 10557 Berlin	DB InfraGO AG Großprojekte, UPG Europaplatz 1, 10557 Berlin

Bauzeichner

Bauzeichner	Eisenbahn-Bundesamt (EBA)
Bauzeichner Prüfer gemäß VV BAU STE bzw. Planprüfer gemäß VV BAU STE	

Projekt

Bf Berlin Zoologischer Garten
Neustrukturierung und brandschutztechnische
Ertüchtigung des Empfangsgebäudes
Empfangsgebäude (BA 3.4) und Flur (BA 3.5)
Bundespolizei (BA 3.1) - G.01101784
Verkehrsanlagen und -einrichtungen (BA 3.4.5) - G.01101154

Übersichtsanlage

Planungsphase

Planungsphase	Ausführungsgang	Bauwerksanordnung NT19	Strecke	Berlin Ost-Berlin-Spandau	Maßstab: 1:50
Planinhalt	Grundriss EG - Planinhalt 11 - Achse 23-29/E-K	Strecken-Nr.	6109	Bauwerksanordnung	
Planart	TGA Grundriss KG 410	Stations-km	8.8-9.1	gez. Heister	25.04.2025
Plannummer	1104_401000_814-000_PGR_EG_E02_E03_1101_u_P	Bahnknoten-Nr.	0533	gepr. neu	25.04.2025

Planinhalte

Planinhalte	Freigabe der Ausführungsmittel (BVR) gemäß VV BAU STE	Bauwerksanordnung (BVR) gemäß VV BAU STE
IFTG 25.04.2025 J. Heister Name (Drucktext)	25.04.2025 M. Kersing Name (Drucktext)	25.04.2025 M. Kersing Name (Drucktext)

Dr. Thorsten Schulz
Name (Drucktext) Datum Unterschrift

Michael Kersing
Name (Drucktext) Datum Unterschrift

Auftraggeber
Name (Drucktext) Datum Unterschrift

Die Überwachung der Bauausführung wird bestätigt
Bauwerksanordnung (BVR) gemäß VV BAU STE