


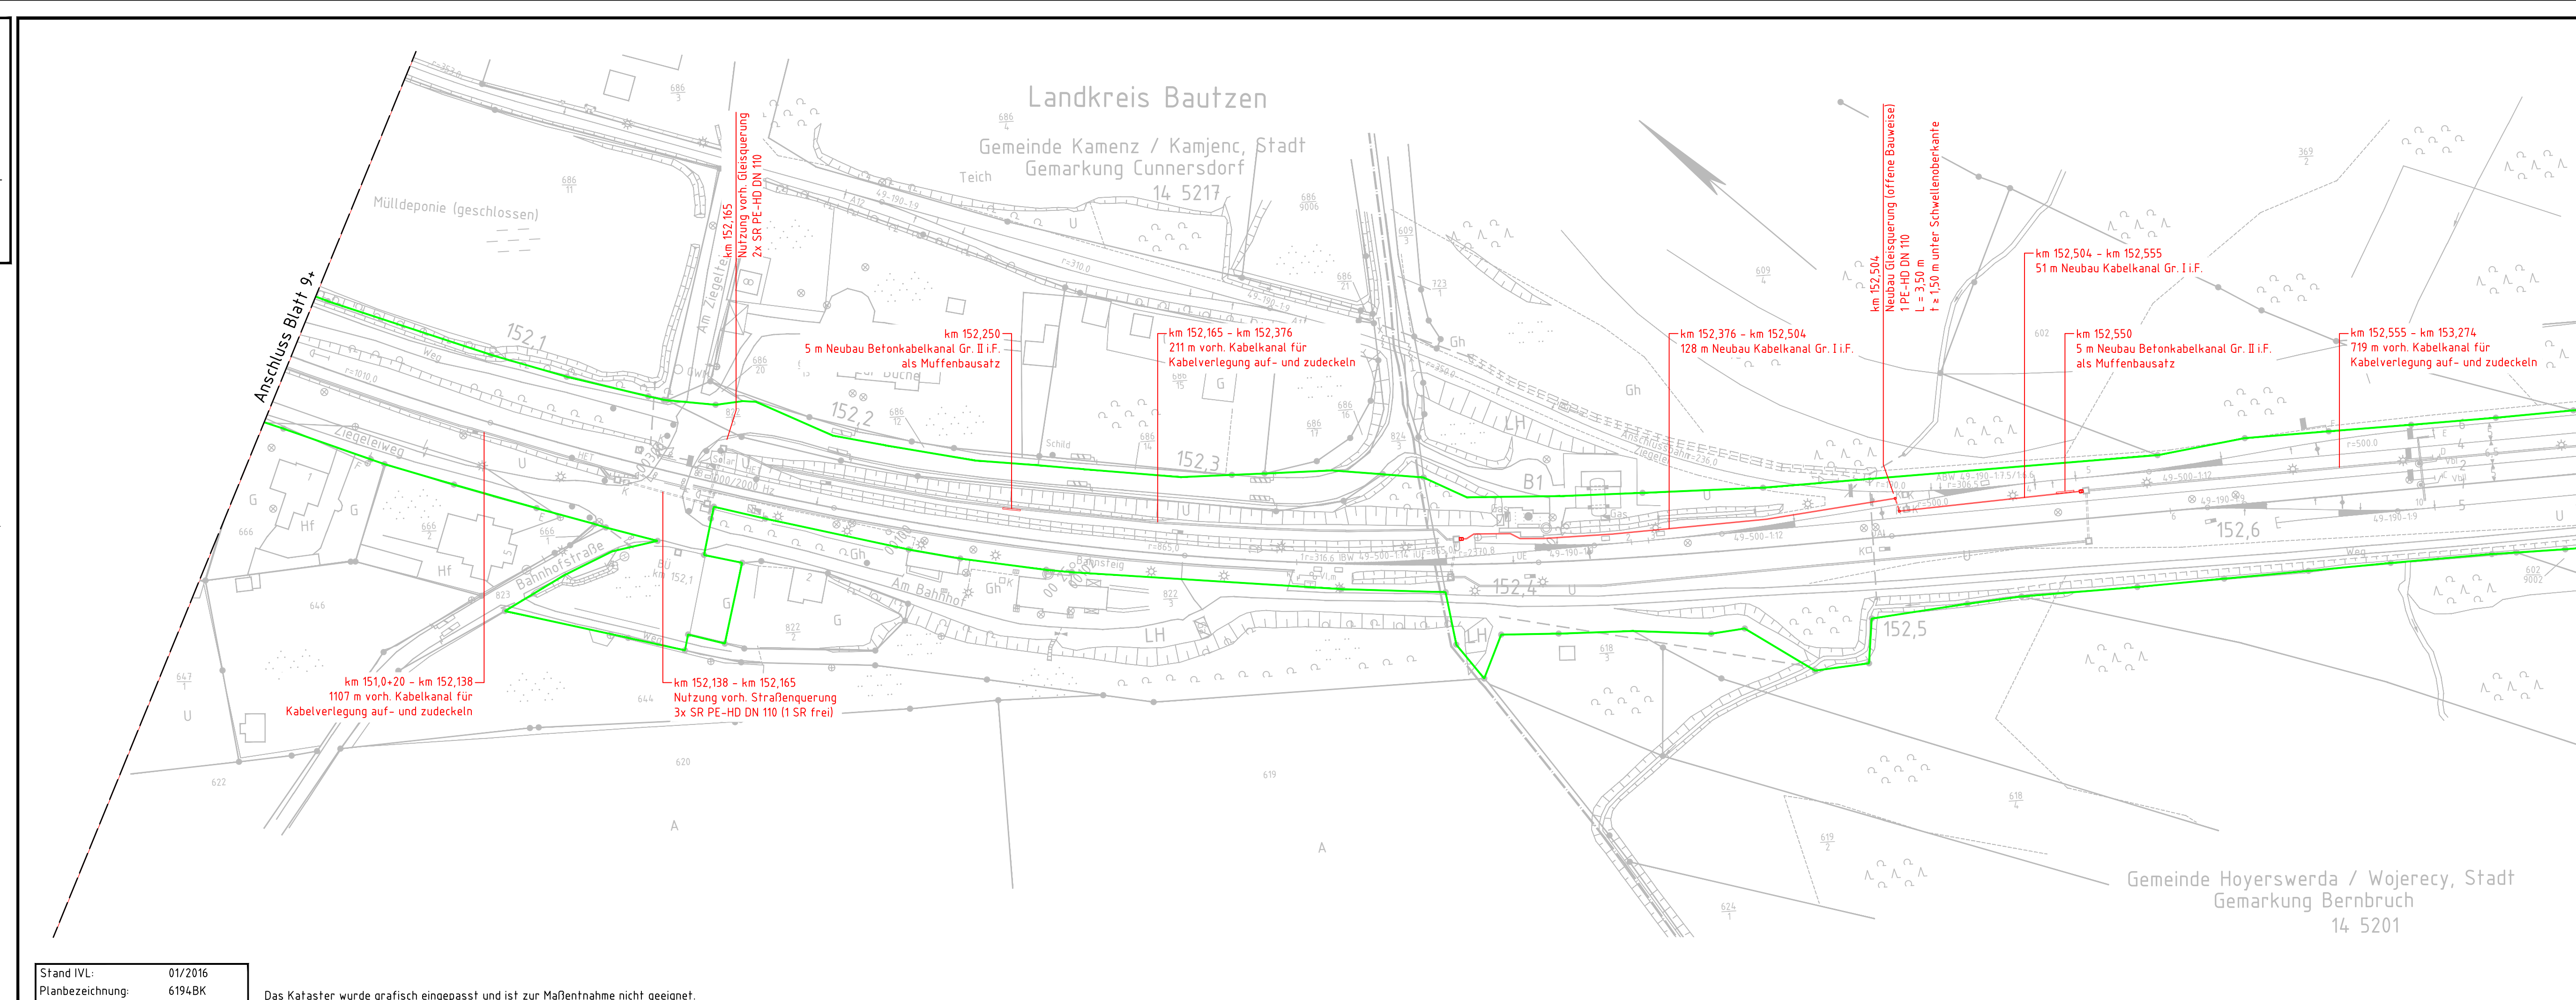

Legende:

- | | |
|---|---|
|  | Bestand (einschließlich DB-Kataster) |
|  | Grenze DB AG |
|  | Neubau |
|  | Rückbau |
|  | Kabelkanal |
|  | Gleis- bzw. Straßenquerung |
|  | Gleis- bzw. Straßenquerung
mit Schächten |
|  | Kabelschacht mit Schachtanschlussbausatz |
|  | Fernsprechsäule/Fernsprechkasten |

Index	Änderungen bzw. Ergänzungen	Name	Datum
Prüfvermerke			
weitere Prüfergebnisse bzw. Zustimmungen von Dritten o. ähnl.		Die Übereinstimmung der Zeichnung mit der Ausführung bestätigt: Für den Auftragnehmer: Ort, Datum, Unterschrift Für die DB InfraGO: Ort, Datum, Unterschrift Eisenbahn-Bundesamt Gleichstellung mit dem Prüferexemplar wird bescheinigt Ort, Datum, Unterschrift	
fachtechn. bzw. bautechn. Prüfung			
Lageskizze			
Nur zur Ausschreibung			
Zur Vorlage beim EBA freigegeben: Ort, Datum, Unterschrift		zur Ausführung genehmigt: Ort, Datum, Unterschrift	
Auftragnehmer:  Ingenieurgesellschaft für Sicherungstechnik und Bau mbH Heidelberger Straße 14 01189 Dresden Telefon +49 351 207 22 0 Telefax +49 351 207 22 15		Planverfasser:  Ingenieurgesellschaft für Sicherungstechnik und Bau mbH Heidelberger Straße 14 01189 Dresden Telefon +49 351 207 22 0 Telefax +49 351 207 22 15 Ort, Datum, Unterschrift	
Bauherr:  DB InfraGO AG (IIA-SO-P 31) Brandenburger Straße 1 04103 Leipzig		Anlagen-Nr.: 6.110 Blatt 10+ Auftrag-Nr.: 23 151 00 bearb. 09/2024 Bonfen gez. 09/2024 Herrmann gepr. 09/2024 Schröder Plan-Nr.: Planart: Entwurfsplanung Planzeichen: Blattgr.: 160x297 Einwirkungen (Lastmodelle): Koordinaten- und Höhensystem: DB_REF	
Maßstab: 1:1000	Lageplan Kabeltiefbau km 152,041 – km 152,695		
Projekt: Neubau Cu-Kabel Hosena – Kamenz			
Strecke: 6194, Hosena – Kamenz (Sachs); 6200, Kamenz – Pirna			
Bauwerksnummer		Brückennr.	
Strecke Kilometer		Kennzahl	
6194 / 6200 *		*	
Barcode			