


“Zur Wahrung der Urheberrechte ist eine Weitergabe an andere Nutzer nicht zulässig.“
Datenquelle: DB InfraGO AG“

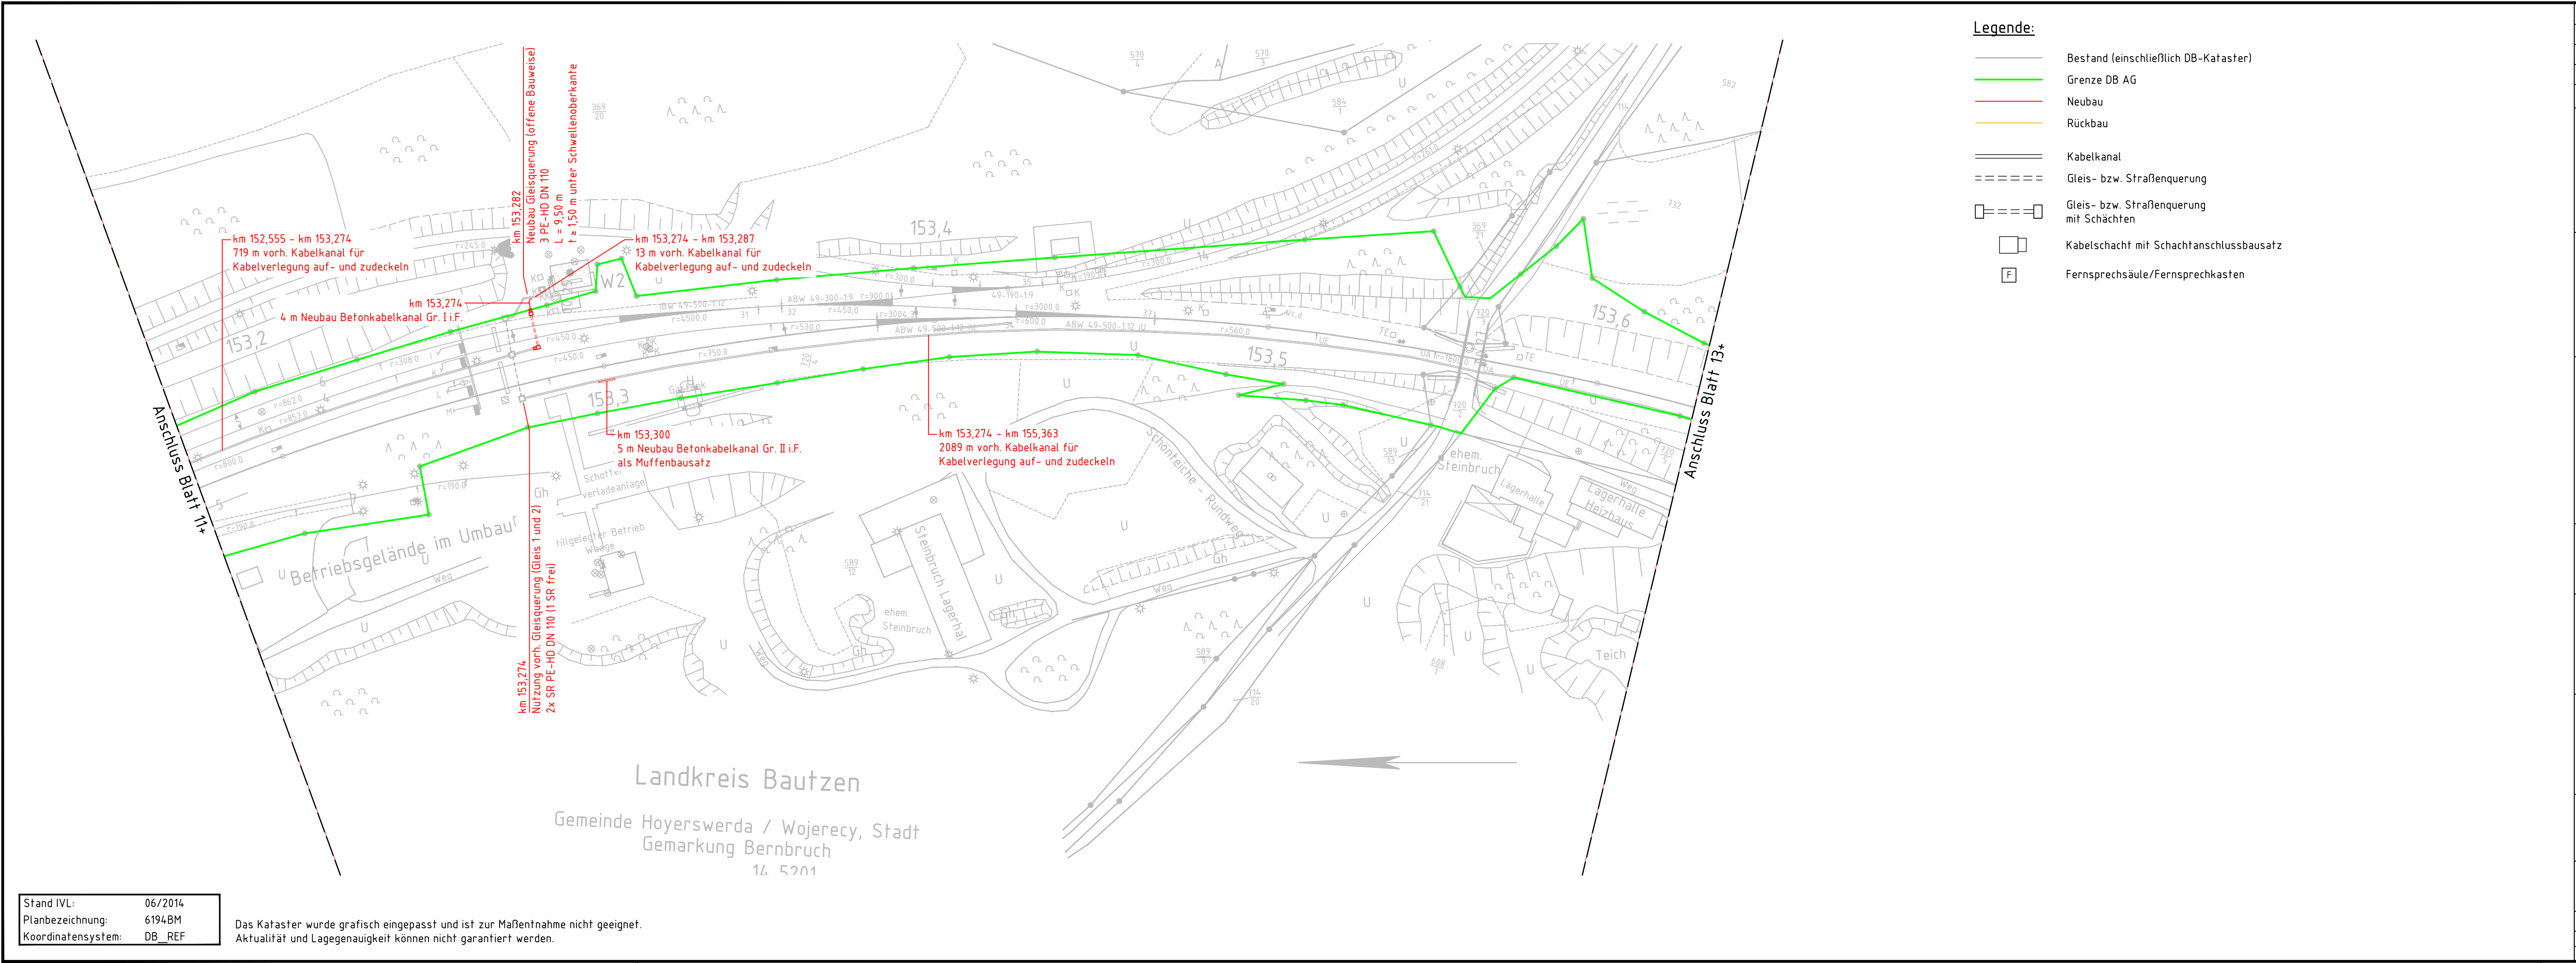

Legende:

- Bestand (einschließlich DB-Kataster)
- Grenze DB AG
- Neubau
- Rückbau
- Kabelkanal
- Gleis- bzw. Straßenquerung
- Gleis- bzw. Straßenquerung mit Schächten
- Kabelschacht mit Schachtanschlussbausatz
- Fernsprechsäule/Fernsprechkasten

Stand IVL: 06/2014
Planbezeichnung: 6194BM
Koordinatensystem: DB_REF

Das Kataster wurde grafisch eingepasst und ist zur Maßentnahme nicht geeignet.
Aktualität und Lagegenauigkeit können nicht garantiert werden.

Index	Änderungen bzw. Ergänzungen	Name	Datum
Prüfvermerke			
weitere Prüfergebnisse bzw. Zustimmungen von Dritten o. ähnl.		Die Übereinstimmung der Zeichnung mit der Ausführung bestätigt: Für den Auftragnehmer: Ort, Datum, Unterschrift Für die DB InfraGO: Ort, Datum, Unterschrift	
fachtechn. bzw. bautechn. Prüfung		Eisenbahn-Bundesamt Gleichstellung mit dem Prüfexemplar wird bescheinigt Ort, Datum, Unterschrift	
Lageskizze			
Nur zur Ausschreibung			
Zur Vorlage beim EBA freigegeben:		zur Ausführung genehmigt:	
Ort, Datum, Unterschrift		Ort, Datum, Unterschrift	
Auftragnehmer: Ingenieurgesellschaft für Sicherheitstechnik und Bau mbH Heidelberger Straße 14 01189 Dresden Telefon +49 351 207 22 0 Telefax +49 351 207 22 15		Planverfasser: Ingenieurgesellschaft für Sicherheitstechnik und Bau mbH Heidelberger Straße 14 01189 Dresden Telefon +49 351 207 22 0 Telefax +49 351 207 22 15 Ort, Datum, Unterschrift	
Bauherr: DB InfraGO AG (IIA-SO-P 31) Brandenburger Straße 1 04103 Leipzig		Planung: Plan-Nr.: Planart: Entwurfsplanung Planzeichen: Blattgr.: 970x297 Einwirkungen (Lastmodelle): Koordinaten- und Höhensystem: DB_REF	
Maßstab: 1:1000		Lageplan Kabeltiefbau km 153,173 - km 153,630	
Projekt: Neubau Cu-Kabel Hosena - Kamenz			
Strecke: 6194, Hosena - Kamenz (Sachs); 6200, Kamenz - Pirna			
Bauwerksnummer		Brückennr.	
Strecke	Kilometer	Kennzahl	Barcode
6194 / 6200	*	*	