


"Zur Wahrung der Urheberrechte ist eine Weitergabe an andere Nutzer nicht zulässig.
Datenquelle: DB InfraGO AG"

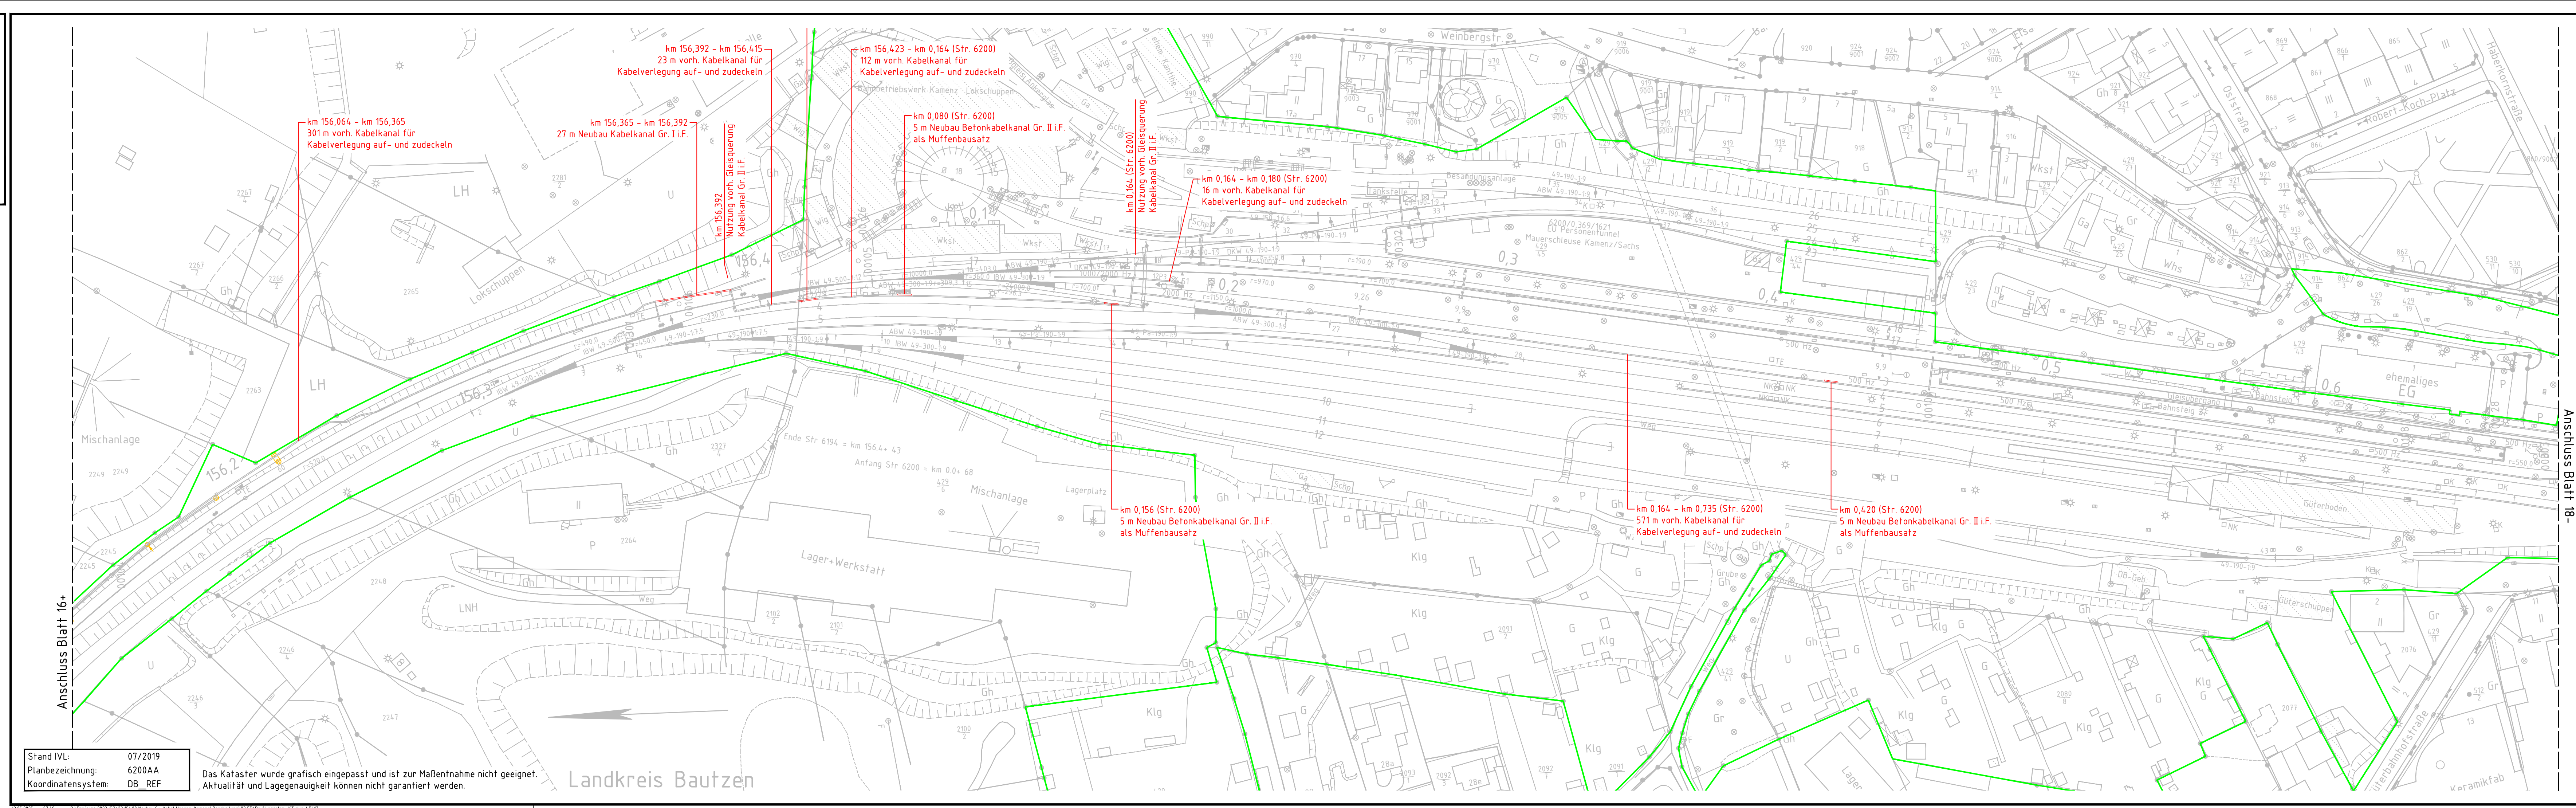

Anschluss Blatt 16+
Anschluss Blatt 18-

Legende:

- Bestand (einschließlich DB-Kataster)
- Grenze DB AG
- Neubau
- Rückbau
- gesonderte Planung
- Kabelkanal
- Gleis- bzw. Straßenquerung
- Gleis- bzw. Straßenquerung mit Schächten
- Kabelschacht mit Schachtanschlussbausatz
- Fernsprechsäule/Fernsprechkasten

Index	Änderungen bzw. Ergänzungen	Name	Datum
Prüfvermerke			
weitere Prüfergebnisse bzw. Zustimmungen von Dritten o. ähnl.		Die Übereinstimmung der Zeichnung mit der Ausführung bestätigt:	
		Für den Auftragnehmer: Ort, Datum, Unterschrift	
		Für die DB InfraGO: Ort, Datum, Unterschrift	
fachtechn. bzw. bautechn. Prüfung		Eisenbahn-Bundesamt	
		Gleichstellung mit dem Prüfexemplar wird bescheinigt	
		Ort, Datum, Unterschrift	
Lageskizze			
Nur zur Ausschreibung			
Zur Vorlage beim EBA freigegeben		zur Ausführung genehmigt:	
Ort, Datum, Unterschrift		Ort, Datum, Unterschrift	
Auftragnehmer:  Ingenieurgesellschaft für Sicherheitstechnik und Bau mbH Heidelberger Straße 14 01189 Dresden Telefon +49 351 207 22 0 Telefax +49 351 207 22 15		Planverfasser:  Ingenieurgesellschaft für Sicherheitstechnik und Bau mbH Heidelberger Straße 14 01189 Dresden Telefon +49 351 207 22 0 Telefax +49 351 207 22 15	
Bauherr:  DB InfraGO AG (IIA-SO-P 31) Brandenburger Straße 1 04103 Leipzig		Anlagen-Nr.: 6.117 Blatt 17 Auftrag-Nr.: 23 151 00	
		Datum Name	
		bearb. 09/2024 Bonten	
		gez. 09/2024 Herrmann	
		gepr. 09/2024 Schröder	
		Plan-Nr.:	
		Planart: Entwurfsplanung	
		Planzeichen:	
		Blattgr.: 1350x297	
		Einwirkungen (Lastmodelle):	
Maßstab: 1:1000		Koordinaten- und Höhensystem: DB_REF	
Lageplan Kabeltiefbau Strecke 6194: km 156,121 – km 156,443 Strecke 6200: km 0,068 – km 0,685			
Projekt: Neubau Cu-Kabel Hosena – Kamenz			
Strecke: 6194, Hosena – Kamenz (Sachs), 6200, Kamenz – Pirna			
Bauwerksnummer		Brückennr.	
Strecke	Kilometer	Kennzahl	
6194 / 6200	*	*	Barcode