


"Zur Wahrung der Urheberrechte ist eine Weitergabe an andere Nutzer nicht zulässig.
Datenquelle: DB InfraGO AG"

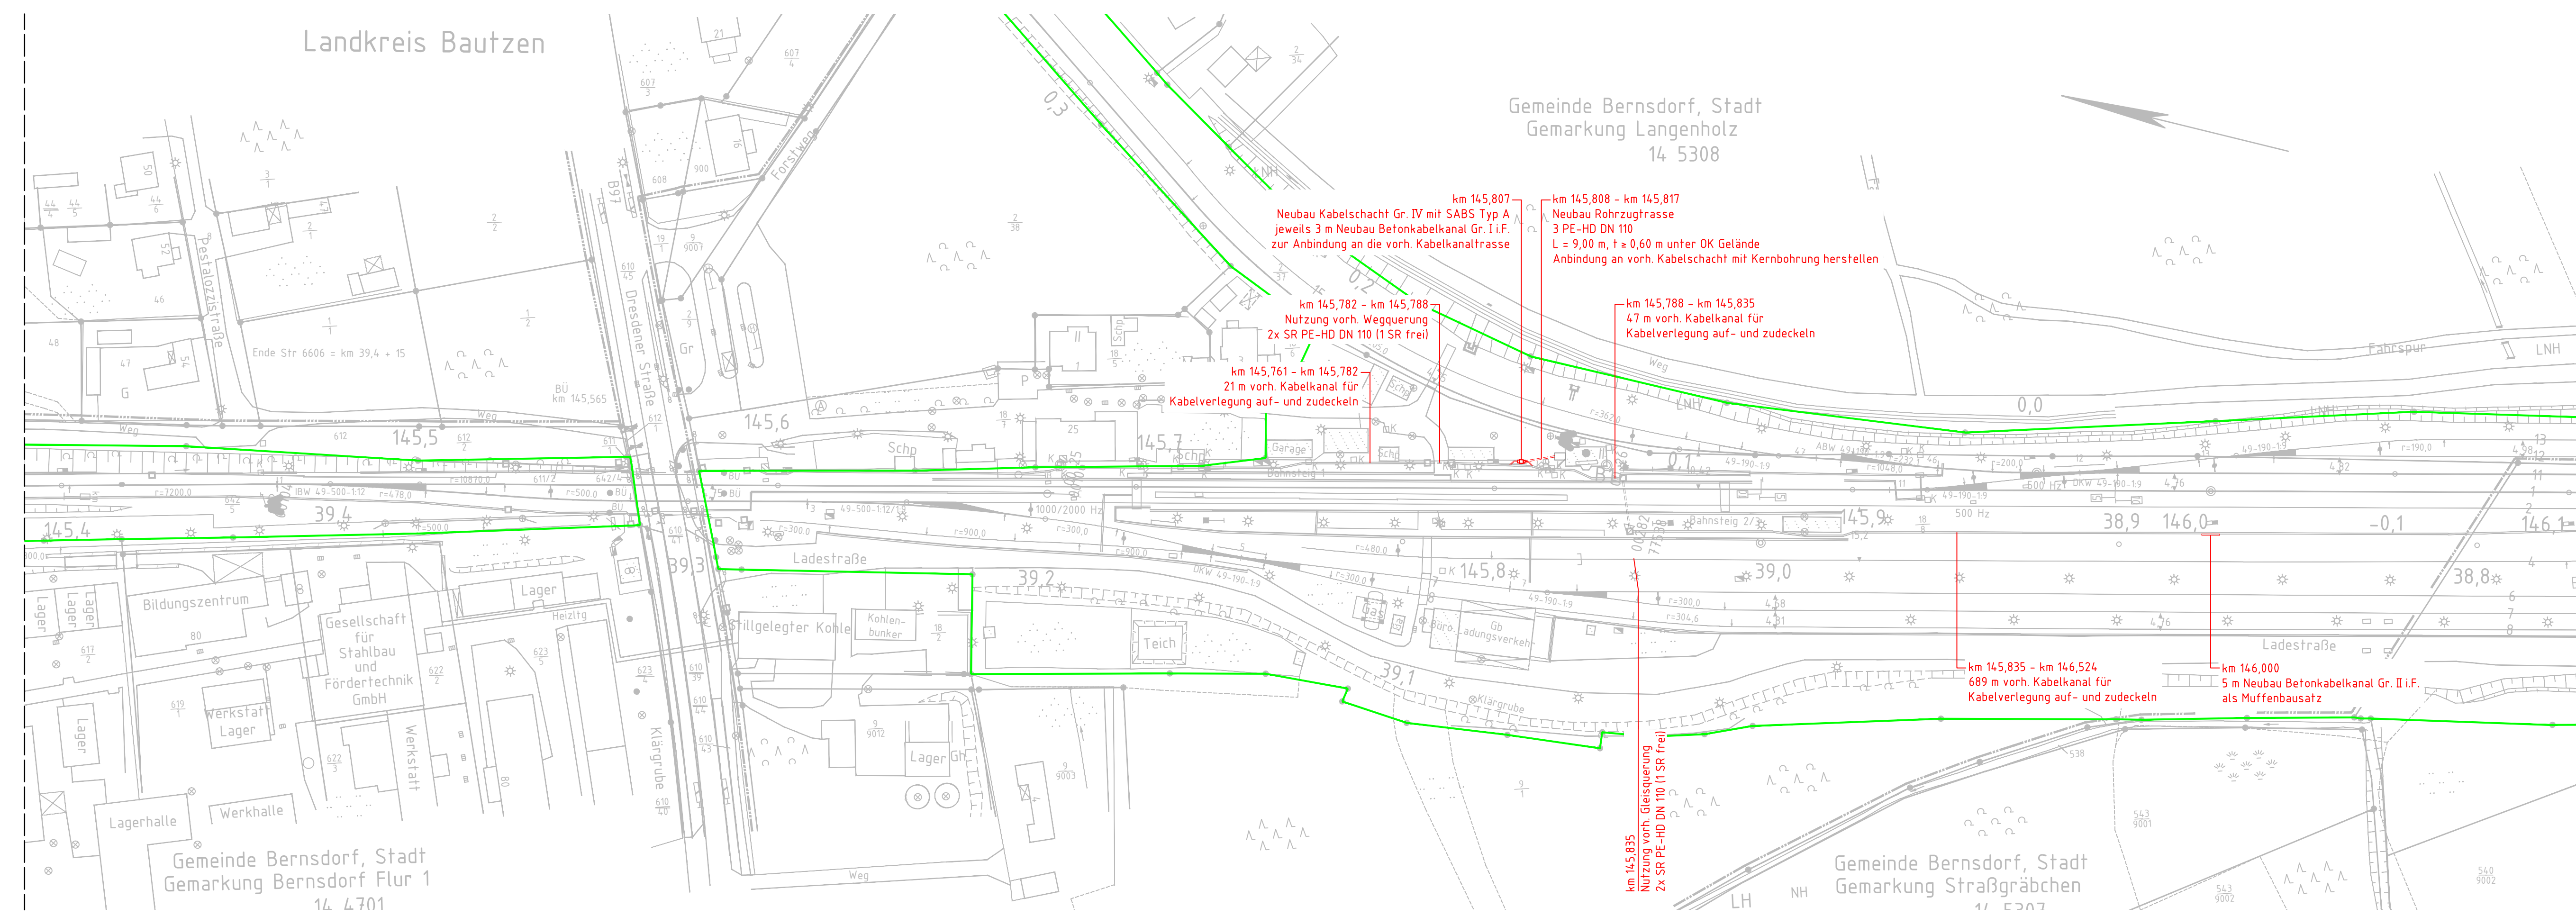

Legende:

- Bestand (einschließlich DB-Kataster)
- Grenze DB AG
- Neubau
- Rückbau
- Kabelkanal
- Gleis- bzw. Straßenquerung
- Gleis- bzw. Straßenquerung mit Schächten
- Kabelschacht mit Schachtanschlussbausatz
- Fernsprechsäule/Fernsprechkasten

Stand IVL: 03/2017
Planbezeichnung: 6194BB
Koordinatensystem: DB_REF

Das Kataster wurde grafisch eingepasst und ist zur Maßentnahme nicht geeignet.
Aktualität und Lagegenauigkeit können nicht garantiert werden.

Prüfvermerke

weitere Prüfergebnisse bzw. Zustimmungen von Dritten o. ähnl.	Die Übereinstimmung der Zeichnung mit der Ausführung bestätigt:
Für den Auftragnehmer:	Ort, Datum, Unterschrift
Für die DB InfraGO:	Ort, Datum, Unterschrift
Eisenbahn-Bundesamt	
fachtechn. bzw. bautechn. Prüfung	
	Gleichstellung mit dem Prüfexemplar wird bescheinigt
	Ort, Datum, Unterschrift

Lageskizze

Nur zur Ausschreibung

Zur Vorlage beim EBA freigegeben:	zur Ausführung genehmigt:	
Ort, Datum, Unterschrift	Ort, Datum, Unterschrift	
Auftragnehmer: Ingenieurgesellschaft für Sicherheitstechnik und Bau mbH Heidelberger Straße 14 01189 Dresden Telefon +49 351 207 22 0 Telefax +49 351 207 22 15	Planverfasser: Ingenieurgesellschaft für Sicherheitstechnik und Bau mbH Heidelberger Straße 14 01189 Dresden Telefon +49 351 207 22 0 Telefax +49 351 207 22 15	Anlagen-Nr.: 6.11 Blatt 1+ Auftrag-Nr.: 23 151 00
Bauherr: DB InfraGO AG (IIA-SO-P 31) Brandenburger Straße 1 04103 Leipzig	Planung:	Plan-Nr.: Planart: Entwurfsplanung Planzeichen: Blattgr.: 1160x297 Einwirkungen (Lastmodelle): Koordinaten- und Höhensystem: DB_REF
Maßstab: 1:1000	Lageplan Kabeltiefbau km 145,390 - km 146,103	
Projekt: Neubau Cu-Kabel Hosena - Kamenz		
Strecke: 6194, Hosena - Kamenz (Sachs), 6200, Kamenz - Pirna		
Bauwerksnummer		Brückennr.
Strecke	Kilometer	Kennzahl
6194 / 6200	*	*
Barcode		