


"Zur Wahrung der Urheberrechte ist eine Weitergabe an andere Nutzer nicht zulässig.
Datenquelle: DB InfraGO AG"

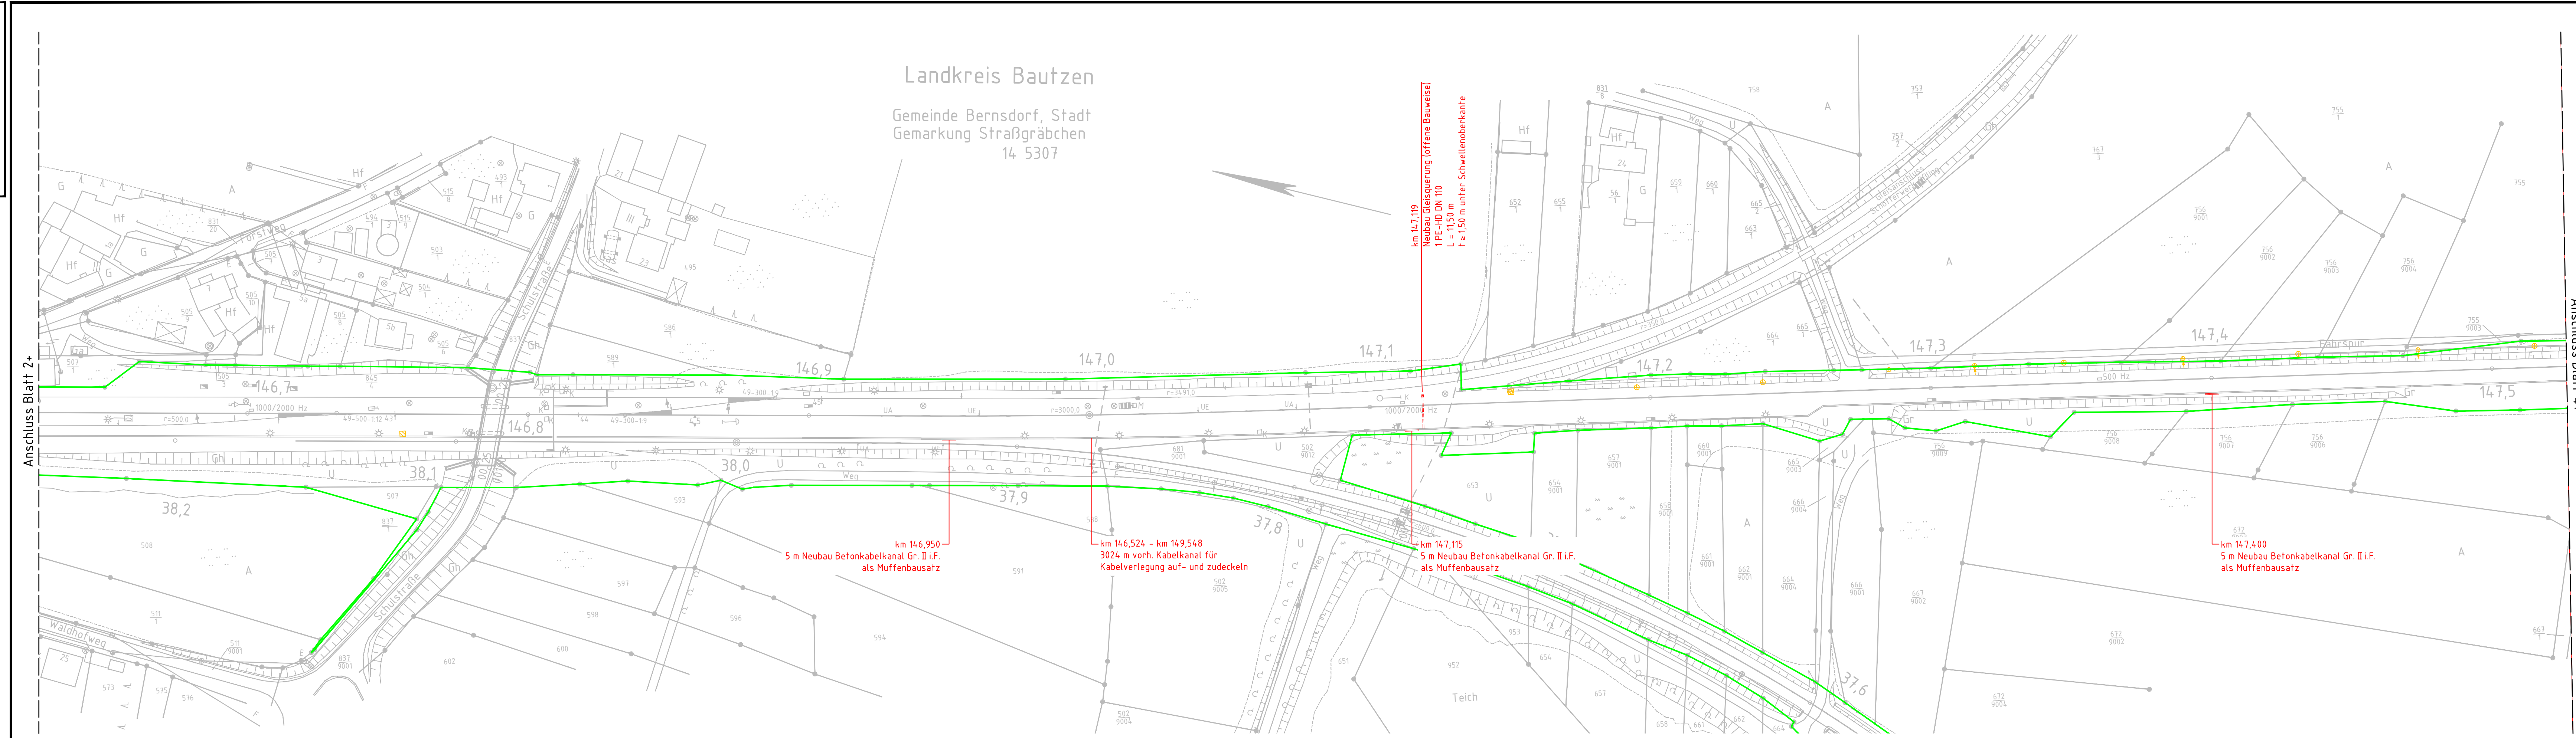

Stand IVL: 09/2014
Planbezeichnung: 6194BD
Koordinatensystem: DB_REF

Das Kataster wurde grafisch eingepasst und ist zur Maßentnahme nicht geeignet.
Aktualität und Lagegenauigkeit können nicht garantiert werden.

- Legende:**
- Bestand (einschließlich DB-Kataster)
 - Grenze DB AG
 - Neubau
 - Rückbau
 - Kabelkanal
 - Gleis- bzw. Straßenquerung
 - Gleis- bzw. Straßenquerung mit Schächten
 - Kabelschacht mit Schachtanschlussbausatz
 - Fernsprechsäule/Fernsprechkasten

Index	Änderungen bzw. Ergänzungen	Name	Datum
Prüfvermerke			
weitere Prüfergebnisse bzw. Zustimmungen von Dritten o. ähnl.		Die Übereinstimmung der Zeichnung mit der Ausführung bestätigt: Für den Auftragnehmer: Ort, Datum, Unterschrift Für die DB InfraGO: Ort, Datum, Unterschrift Eisenbahn-Bundesamt	
fachtechn. bzw. bautechn. Prüfung		Gleichstellung mit dem Prüfexemplar wird bescheinigt Ort, Datum, Unterschrift	
Lageskizze			
Nur zur Ausschreibung			
Zur Vorlage beim EBA freigegeben: Ort, Datum, Unterschrift		zur Ausführung genehmigt: Ort, Datum, Unterschrift	
Auftragnehmer: Ingenieurgesellschaft für Sicherheitstechnik und Bau mbH Heidelberger Straße 14 01189 Dresden Telefon +49 351 207 22 0 Telefax +49 351 207 22 15	Planverfasser: Ingenieurgesellschaft für Sicherheitstechnik und Bau mbH Heidelberger Straße 14 01189 Dresden Telefon +49 351 207 22 0 Telefax +49 351 207 22 15	Anlagen-Nr.: 61.3 Blatt 3+	Auftrag-Nr.: 23 151 00
Bauherr: DB InfraGO AG (IIA-SO-P 31) Brandenburger Straße 1 04103 Leipzig	Planung:	Datum	Name
Maßstab: 1:1000	Lageplan Kabeltiefbau km 146,626 - km 147,527		bearb. 09/2024 Bonten
Projekt: Neubau Cu-Kabel Hosena - Kamenz		gez. 09/2024 Herrmann	gepr. 09/2024 Schröder
Strecke: 6194, Hosena - Kamenz (Sachs), 6200, Kamenz - Pirna		Planart: Entwurfsplanung	
Bauwerksnummer		Brückennr.	Barcode
Strecke 6194 / 6200 *	Kilometer	Kennzahl	