



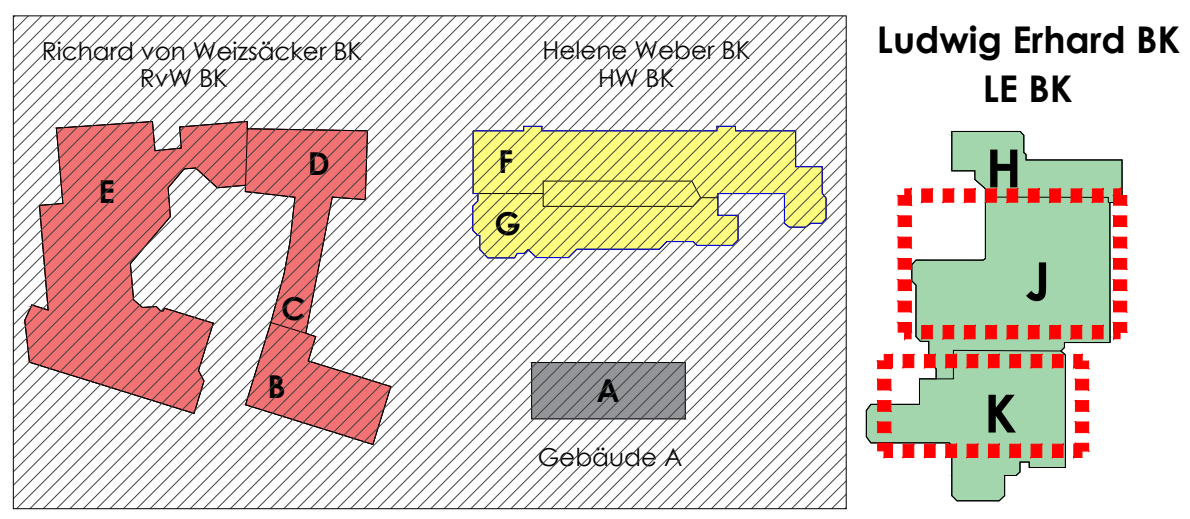

Installationstechnik	
	Ausrichter
	Ausrichter mit Kontrollleuchte
	Sektorschalter
	Wechselschalter
	Kreuzschalter
	Jalousieschalter
	Taster
	Taster mit Kontrollleuchte
	Präsenzmelder 360° Deckenmontage
	Präsenzmelder 180° Wandmontage
	Steigpunkt abgeben
	Steckdose 1-fach
	Steckdose 1-fach EDV
	CEE-Steckdose (Nennstrom gem. Angabe)
	Anschluss 1/1N/PE 230V
	Anschluss 3/1N/PE 400V
	Hand-Anschlussdose
	Steckdose für Unterputzgerät
	Anschluss Durchlauferhitzer
	Anschluss Motor Sonnenschutz
	Verteilung (Bauseitig vorhanden)
	Potentiosteuerschleife

Informations- und Telekommunikationstechnik	
	EDV-Verteiler (Bauseitig vorhanden)
	19\"/>
	Datendose RJ45 1-fach
	Datendose RJ45 2-fach
	WLAN
	Datendose RJ45 1-fach für DECT
	Leerdose (Bauseitig bauseitig)
	Datenanschluss allgemein

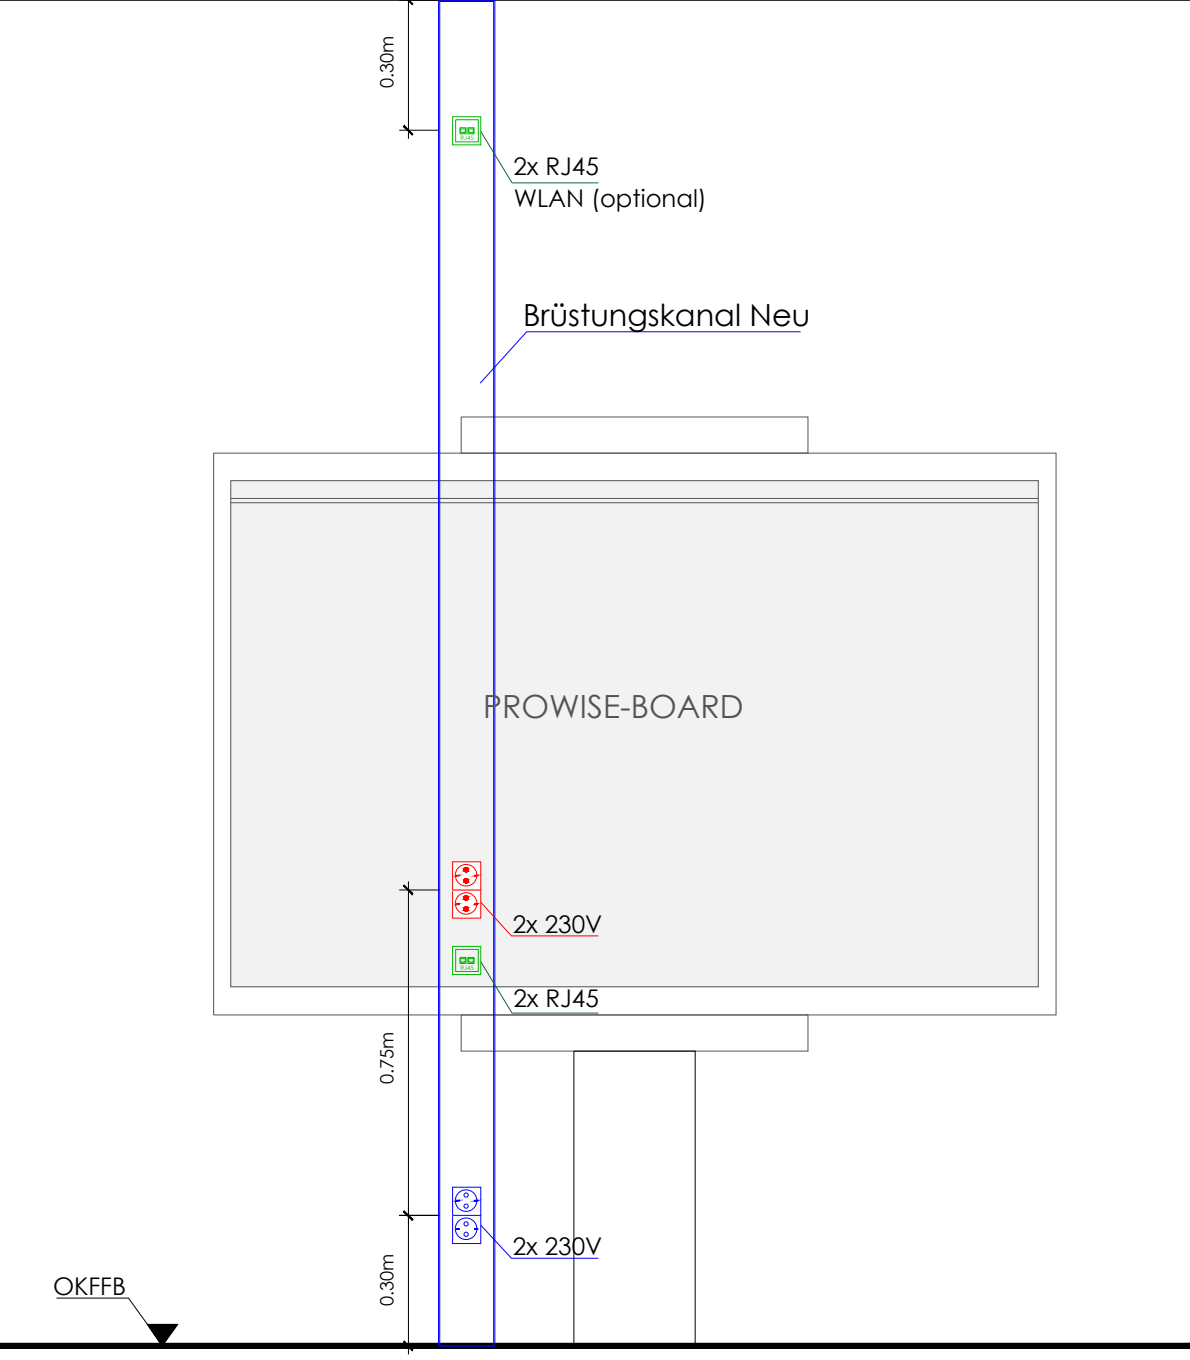

Freigabe
Plan freigegeben unter Berücksichtigung der
eingetragenen Änderungen und/oder Ergänzungen

CH / Datum
Stempel / Unterschrift

Index	Datum	Name	Beschreibung
01	05.03.2026	BB	Architektur übernommen, Plan angelegt
			Elektronplanung erstellt

ROMBERG GROUP

ROMBERG Elektrotechnik GmbH

Offiz-Hahn-Str. 24
33104 Paderborn

Telefon +49(0) 52 54 97 77-0
Fax +49(0) 52 54 97 77-19

Info@Romberg-Elektrotechnik.de
www.Romberg-Elektrotechnik.de

AUFTRAGGEBER

BAUVORHABEN

BAUHERR

ARCHITEKT

PLANSTAND

GEWERK

GEPR. / GEZ.

PLANSTAND

PLAN-NR

PROJEKT-NR

LEISTUNGSPHASE

PLANINHALT

Kreis Paderborn
Amt für Gebäudemanagement
Aldegrever Str. 10-14
33102 Paderborn
EDV Erweiterung Schulen

Ludwig Erhard Berufskolleg
Gebäude J / K
Schützenweg 4
33102 Paderborn

Kreis Paderborn
Amt für Gebäudemanagement
Aldegrever Str. 10-14
33102 Paderborn

25.04.2022

Elektroinstallation

J. Propp / B. Baranowski

05.03.2026 | Index 01

A025069-ROM-EL-XX-GR-EG-10000-0100-3-1_LIEBK

A025069_Kreis PB_Digitalis_BSS_PB

AUSCHREIBUNGSPLANUNG

Erdgeschoss
MASSSTAB: 1:100

Für diese Zeichnung haben wir uns die Rechte vor Abschreibung vorbehalten. Insbesondere gilt die Genehmigung zur Nachverwendung dieser Zeichnung nur für den Zweck der Ausführung der Bauarbeiten. Jede andere Nachverwendung ist ohne schriftliche Genehmigung des Auftraggebers untersagt.

© Romberg Group