


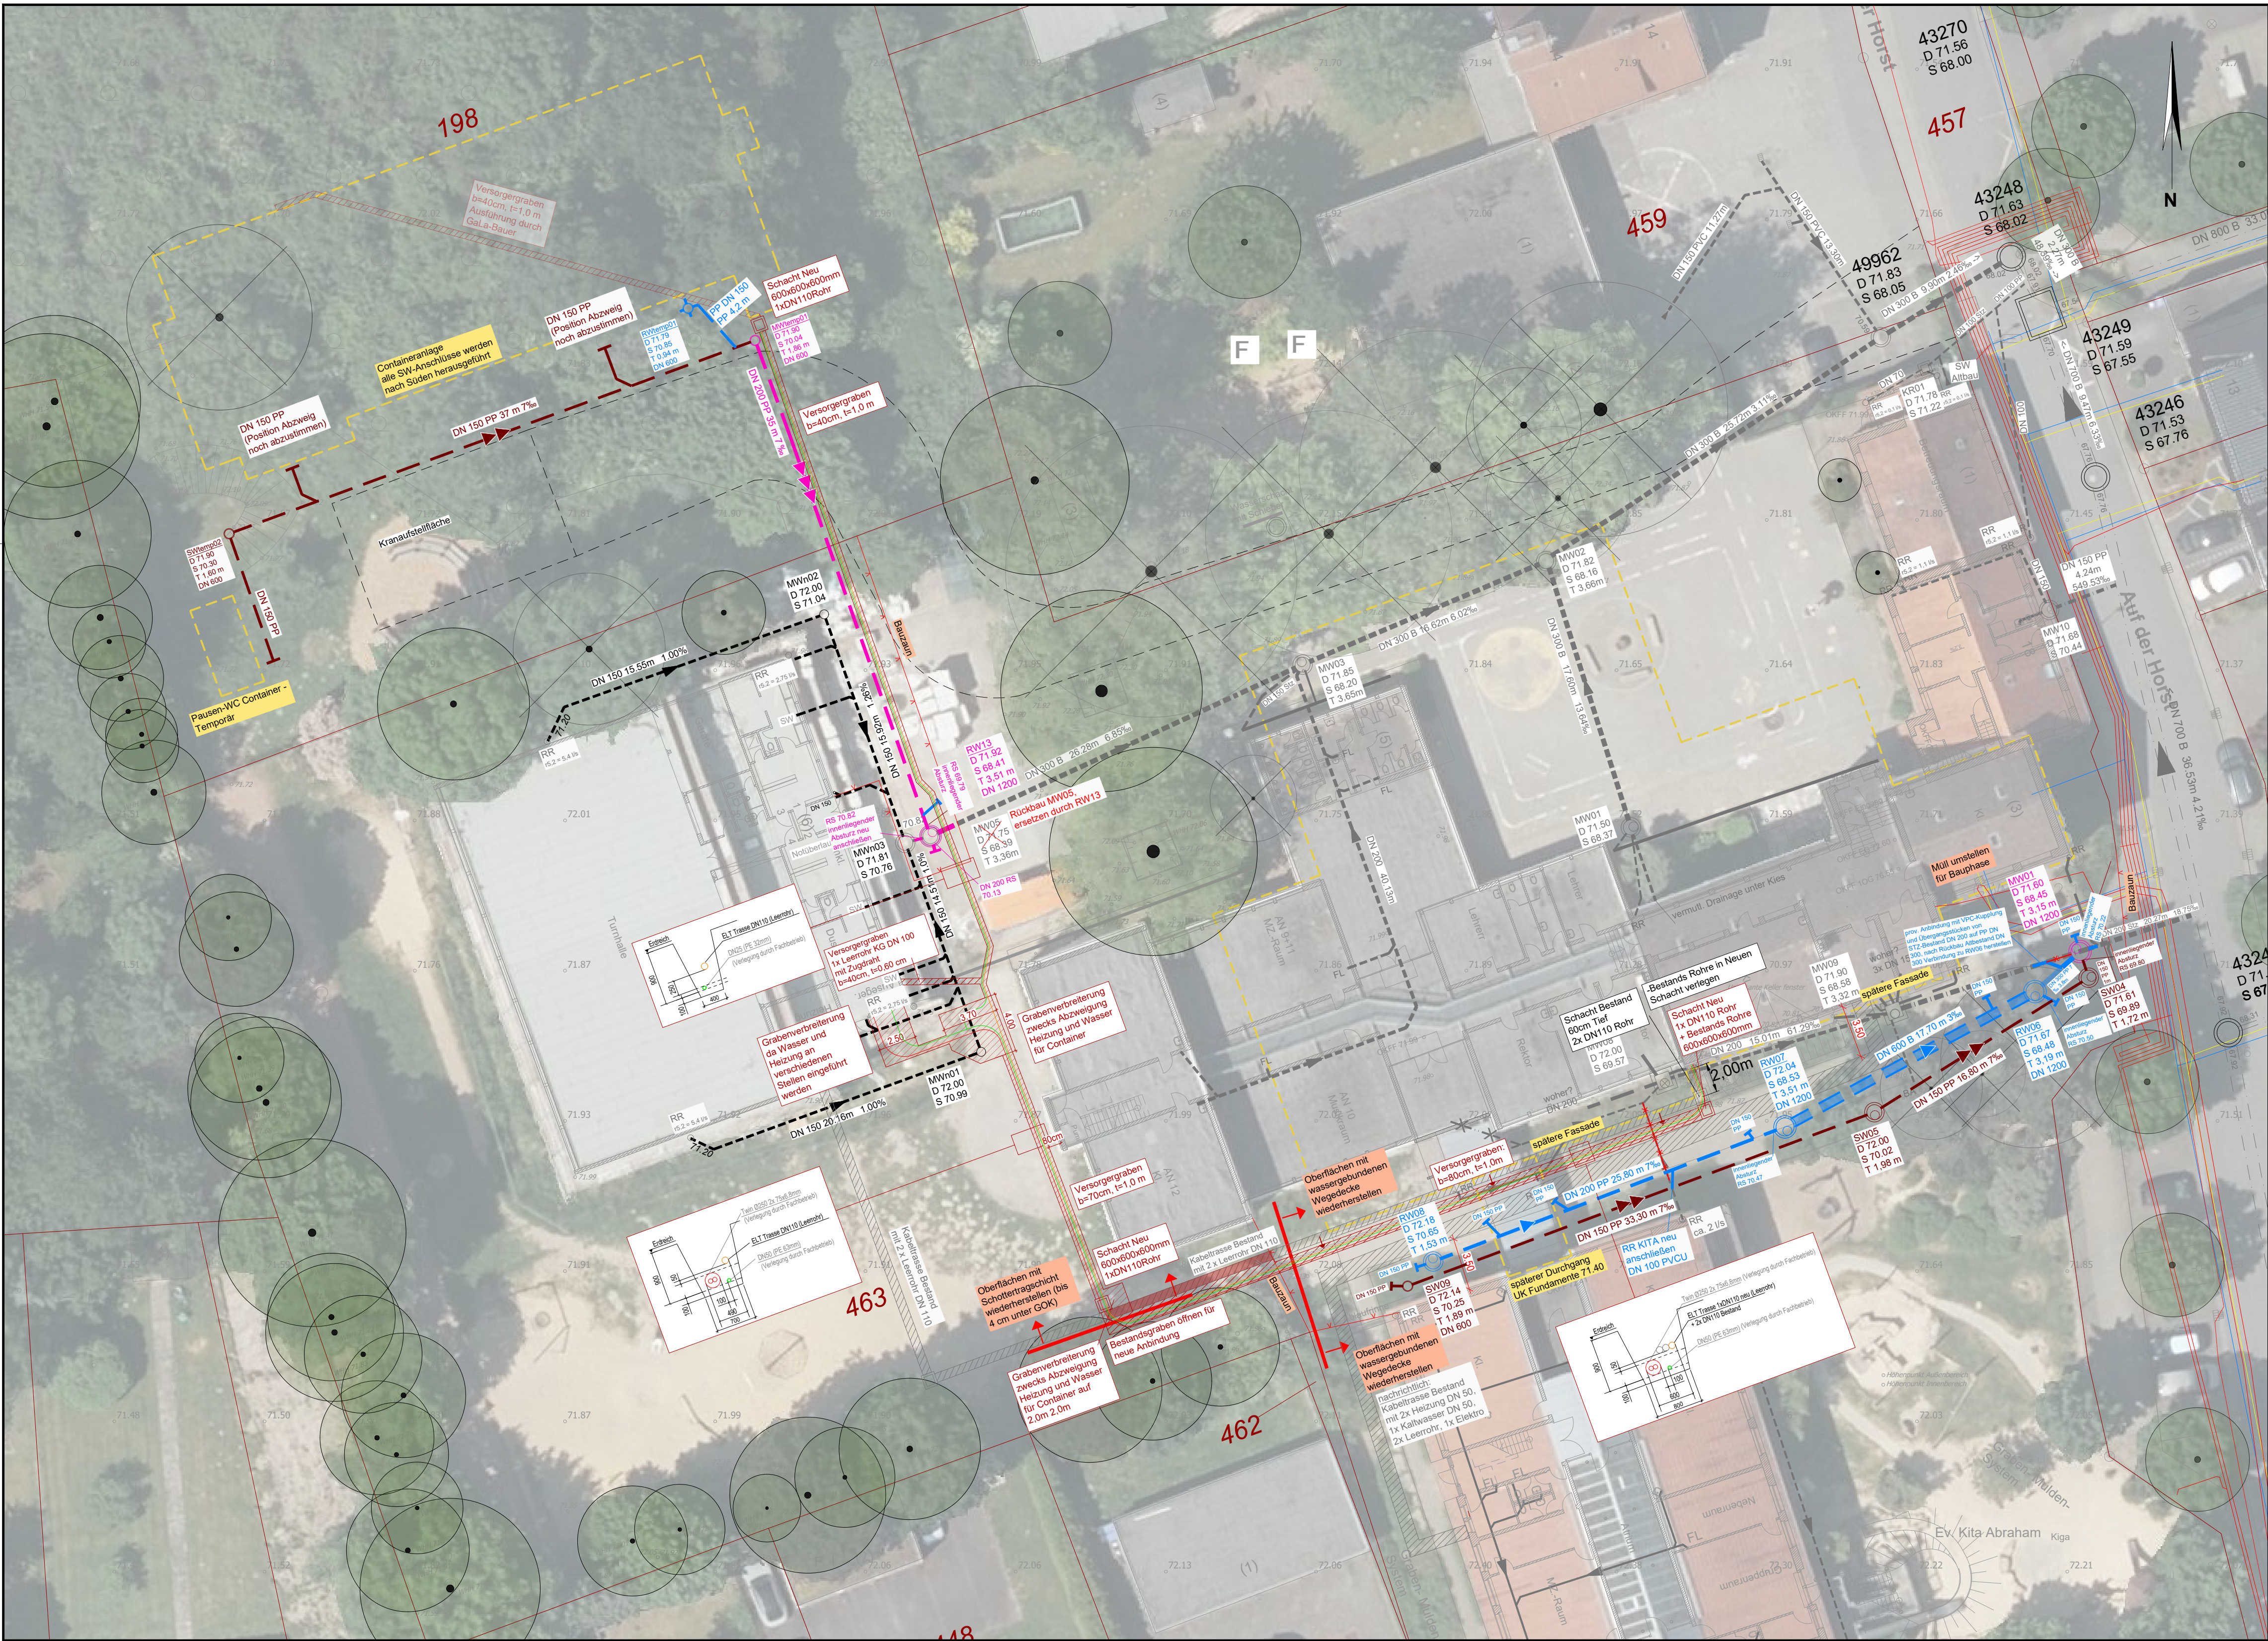

Legende

- Bestand**
- Bestand gem. Kanalauskunft
 - Bestand ergänzt gem. Planunterlagen 2021
- Planung**
- Regenwasserkanal
 - Stauraumkanal DN 800
 - Schmutzwasserkanal
 - Schmutzwasser-Druckrohrleitung
 - Mischwasserkanal
 - Aufgabe (Rückbau oder verdämmen)
- Versorgungsleitungen Bestand (nachrichtliche Darstellung)**
- Wasser
 - Gas
 - Strom
 - Kabeltrasse Bestand
- Versorgungsleitungen Planung (Büro Klobierz und Büro Eversmann)**
- Kabeltrasse Neu
- Höhe, Bestand**
- Höhe, Planung**

Index	Art der Änderung	Name	Datum

Auftraggeber
Stadt Hamm

Gustav-Heinemann-Straße 10 | 59065 Hamm
T 02381 17104522 | F 02381 17104522
kuehlmann@stadt.hamm.de

Projektname
**Selmigerheideschule
Objektplanung Ingenieurbauwerke**

Plannummer
W.5.3.3

Planinhalt
Lageplan - 1. BA

Fachbereich
Wasserwirtschaft

Leistungsphase
Ausführungsplanung

Freigabe Planer

Stadt Hamm:
Der Oberbürgermeister

Name | Kürzel
bearbeitet | Barteldrees
gezeichnet | Barteldrees
geprüft | Abels

Datum
01.09.2025
01.09.2025
01.09.2025

Projektnr.
P000613

Maßstab
1:250

nts Ingenieurgesellschaft mbH

Hansestraße 63 | 48165 Münster
T 02501 2760 0 | F 02501 2760 33
info@nts-plan.de | www.nts-plan.de

Lagestatus ETRS 89/UTM 32 | Höhenstatus NNH (DHHN 2016)

nts
Ingenieurgesellschaft

VORABZUG