


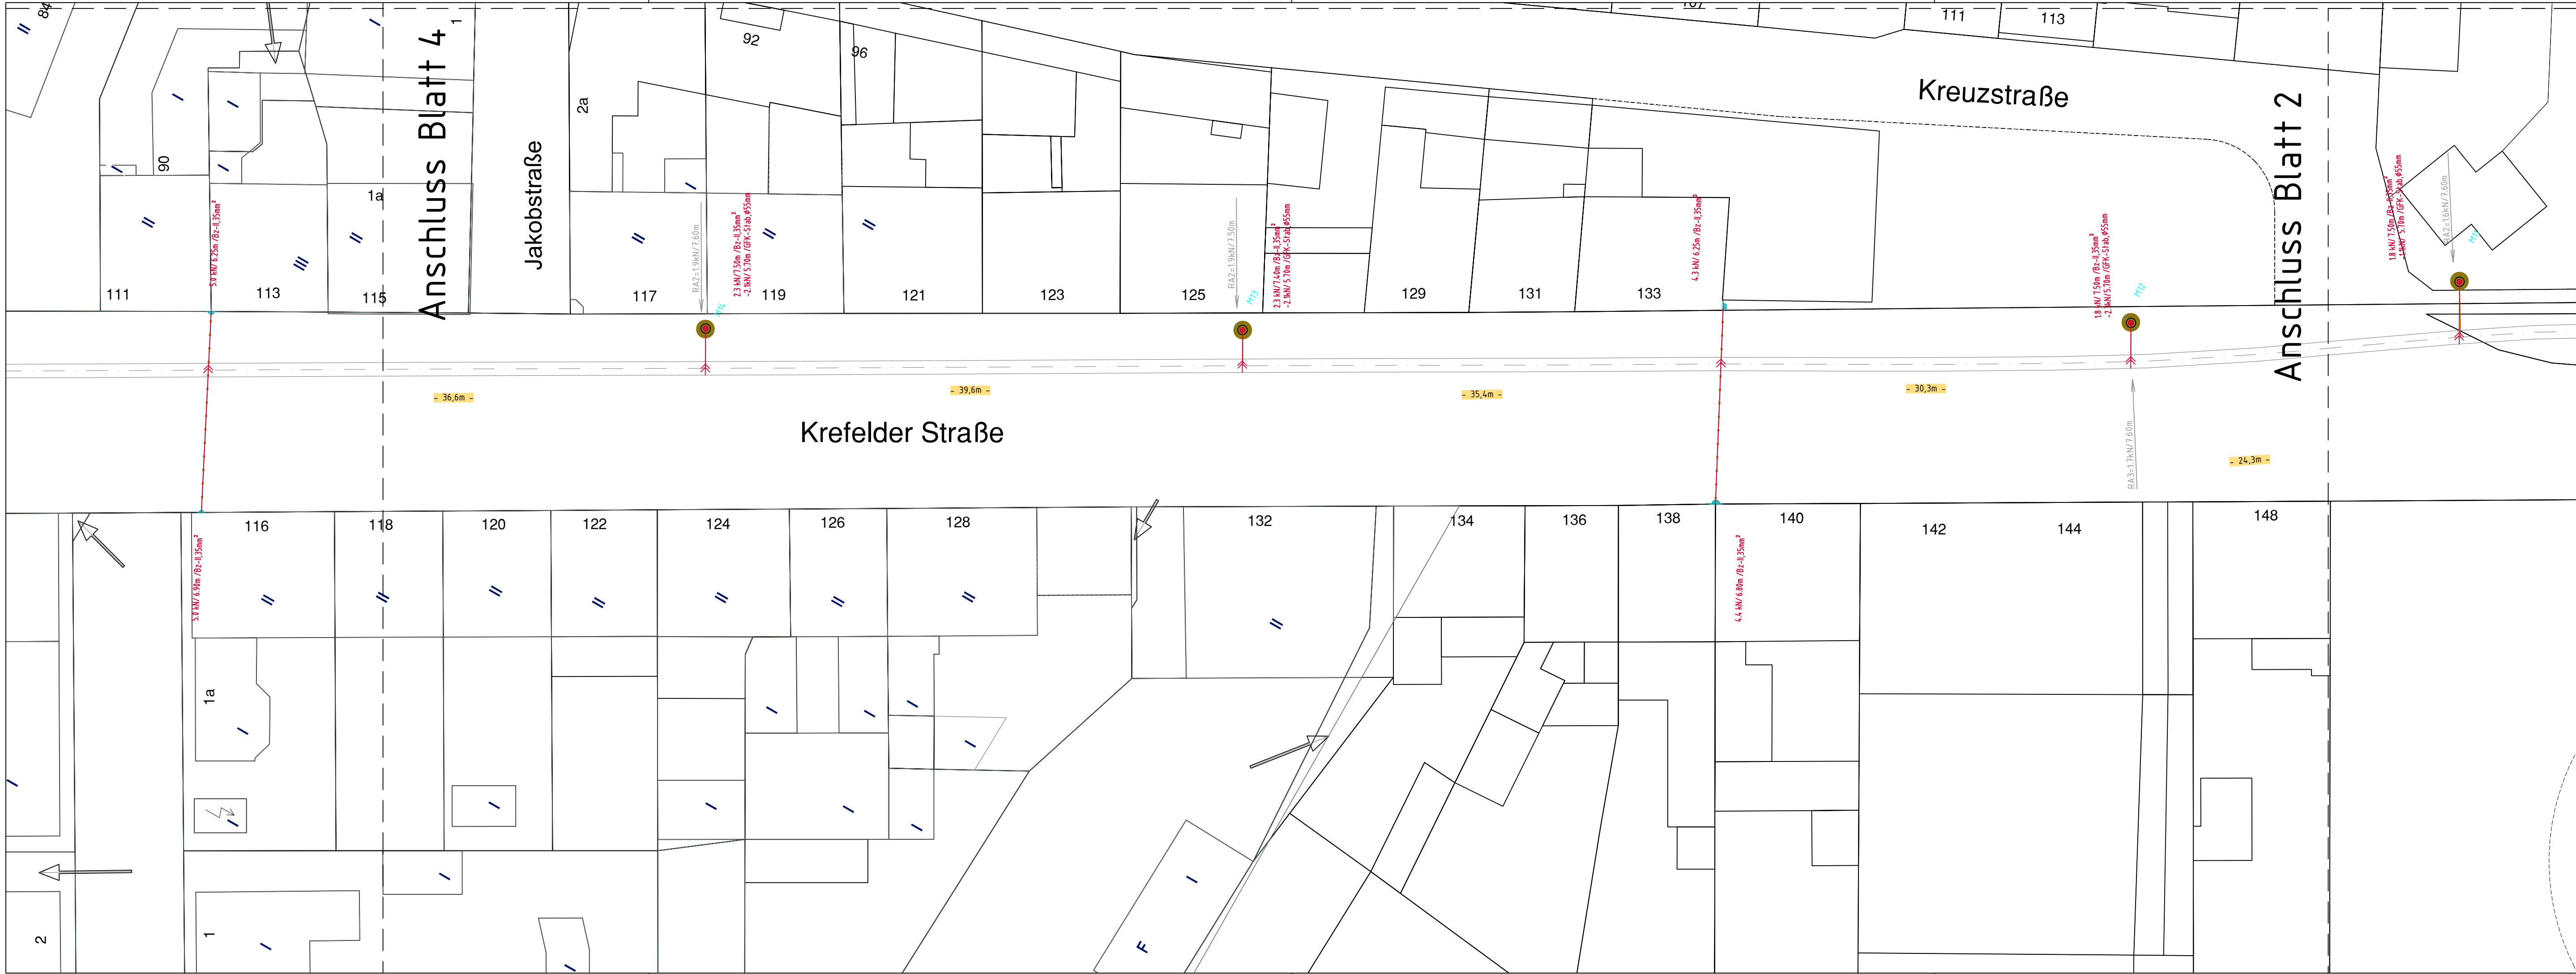

Ausschreibungsunterlage

Anlage 3

Index	Datum	Änderungen und Ergänzungen	bearbeitet	geprüft	freigegeben
-------	-------	----------------------------	------------	---------	-------------

Symbol	Benennung	Symbol	Benennung	Symbol	Benennung
	VORHANDEN		Querfeld mit 1 Richtseil		Einspeisungs-Lastschalter im FL-Schaltschrank
	NEU		Querfeld mit 2 Richtseilen		Trennschalter im FL-Schaltschrank
	DEMONTAGE		Kurvenzug für FD bzw. TS		Einspeiseschalter
	Peiner Mast		Kurvenzug für FD und TS		Trennschalter
	Quadratrohrmast		Fest-Abfangung für FD oder bzw. und TS		Kurzschliesser
	Peiner Mast mit Seitenplatten		Gewichts-Abfangung für FD oder bzw. und TS		Kathodenfallableiter
	Mast neu (wenn Wandseisen nicht möglich)		Gewichts-Abfangung für FD und Fest-Abfang. für TS		Hörnerblitzableiter
	Rundmast		Federspannsystem		Tiefenerder
	Wandseisen		Feder-Abfangung für FD oder bzw. und TS		Bahnerde
	Ausleger		Festpunkt (Fixpunkt)		Streckentrenner
	Doppelausleger		Beiseil		elektrische Verbindung
	2-Gleis Ausleger		Seilgleiter		FL-Schaltschrank
	Stützpunkt (FD + TS)		Verstärkungs Seil		Rohrtrasse geplant
	Tragseilfestpunkt		Signalverspannung		Schacht AZK
	Tragseilrolle		Signal		Leuchte mit Verspannung

Planersteller:

bt-plan Ingenieurgesellschaft für Betriebstechnik mbH
Fritz-Vomfelde-Str. 6
40547 Düsseldorf

bearbeitet

MAB

11/25

gezeichnet

MAB

11/25

geprüft

11/25

Bauherr und Betreiber:

SWK MOBIL GmbH
St: Töniser Straße 270
47804 Krefeld

Erneuerung Fahrleitungsanlage
Krefelder Str.

Übersichtslageplan, Blatt 3

Maßstab

1 : 250

Plan-Nr.

B T P - 0 1 0 0 2 0 - F L - 6 0 0 2 3

Ursprungs-Plan-Nr.

B T P - 0 1 0 0 2 0 - F L - 3 0 0 2 3

Abt.	Unterschrift	Datum	SWK MOBIL GmbH St: Töniser Straße 270 47804 Krefeld

Krefeld, den _____

Betriebsleiter _____

LAYOUT: FL_Krefelder_Str_03

ERSTELLT: 05/11/2025 PLOT: 05/11/2025

RA\010-SWKA\0100020_FL_Planung 5 Strecken\03-Z\lph_05\02_Krefelder Str\Lph06_FL_Krefelder_Str_251104.dwg