


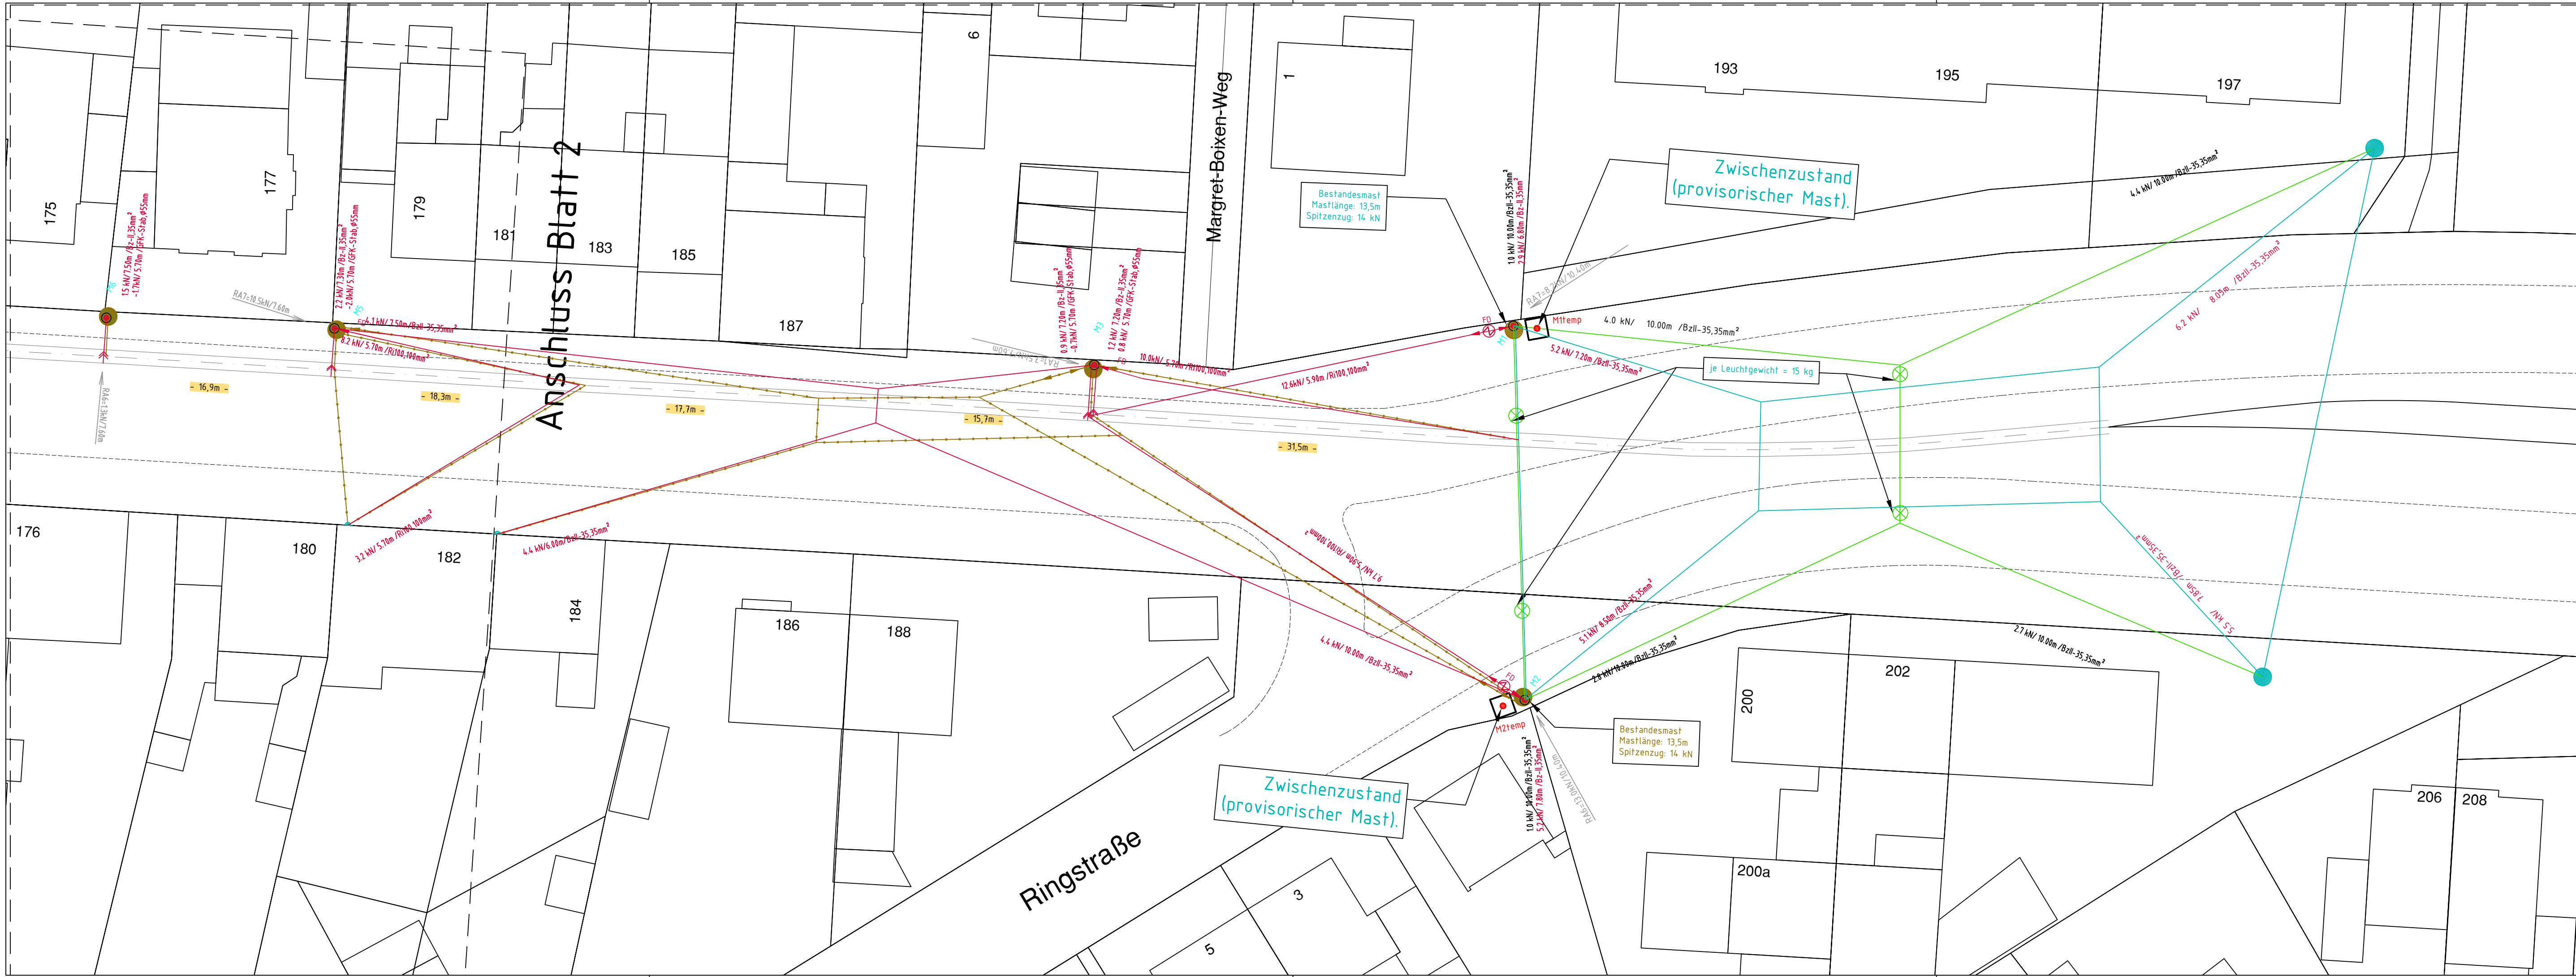

Ausschreibungsunterlage

Index

Datum

Änderungen und Ergänzungen

bearbeitet

geprüft

freigegeben

Symbol	Benennung	Symbol	Benennung	Symbol	Benennung
	VORHANDEN		Querfeld mit 1 Richtseil		SP Einspeisungs-Lastschalter im FL-Schaltschrank
	NEU		Querfeld mit 2 Richtseilen		TS Trennschalter im FL-Schaltschrank
	DEMONTAGE		Kurvenzug für FD bzw. TS		SP Einspeiseschalter
	Peiner Mast		Kurvenzug für FD und TS		TS Trennschalter
	Quadratrohrmast		Fest-Abfangung für FD oder bzw. und TS		K Kurzschliesser
	Peiner Mast mit Seitenplatten		Gewichts-Abfangung für FD oder bzw. und TS		Kathodenfallableiter
	Mast neu (wenn Wandeisen nicht möglich)		Gewichts-Abfangung für FD und Fest-Abfang. für TS		H Hörnerblitzableiter
	Rundmast		Federspannsystem		Tiefenerder
	Wandeisen		Feder-Abfangung für FD oder bzw. und TS		Bahnerde
	Ausleger		Festpunkt (Fixpunkt)		Streckentrenner
	Doppelausleger		Beiseil		elektrische Verbindung
	2-Gleis Ausleger		Seilgleiter		FL-Schaltschrank
	Stützpunkt (FD + TS)		Verstärkungs Seil		Rohrtrasse geplant
	Tragseilfestpunkt		Signalverspannung		Schacht AZK
	Tragseilrolle		Signal		Leuchte mit Verspannung

Planersteller:

bt-plan Ingenieurgesellschaft für Betriebstechnik mbH
Fritz-Vomfelde-Str. 6
40547 Düsseldorf

bearbeitet MAB 11/25
gezeichnet MAB 11/25
geprüft RST 11/25

Bauherr und Betreiber:

SWK MOBIL GmbH
St: Töniser Straße 270
47804 Krefeld

Erneuerung Fahrleitungsanlage Krefelder Str.
Übersichtslageplan, Blatt 1

Maßstab 1 : 250

Plan-Nr. B T P - 0 1 0 0 2 0 - F L - 6 0 0 2 1
Ursprungs-Plan-Nr. B T P - 0 1 0 0 2 0 - F L - 3 0 0 2 1

Abt.	Unterschrift	Datum

SWK MOBIL GmbH
St: Töniser Straße 270
47804 Krefeld

Krefeld, den _____

Betriebsleiter _____

LAYOUT: FL_Krefelder_Str_01

ERSTELLT: 05/11/2025 PLOT: 05/11/2025