


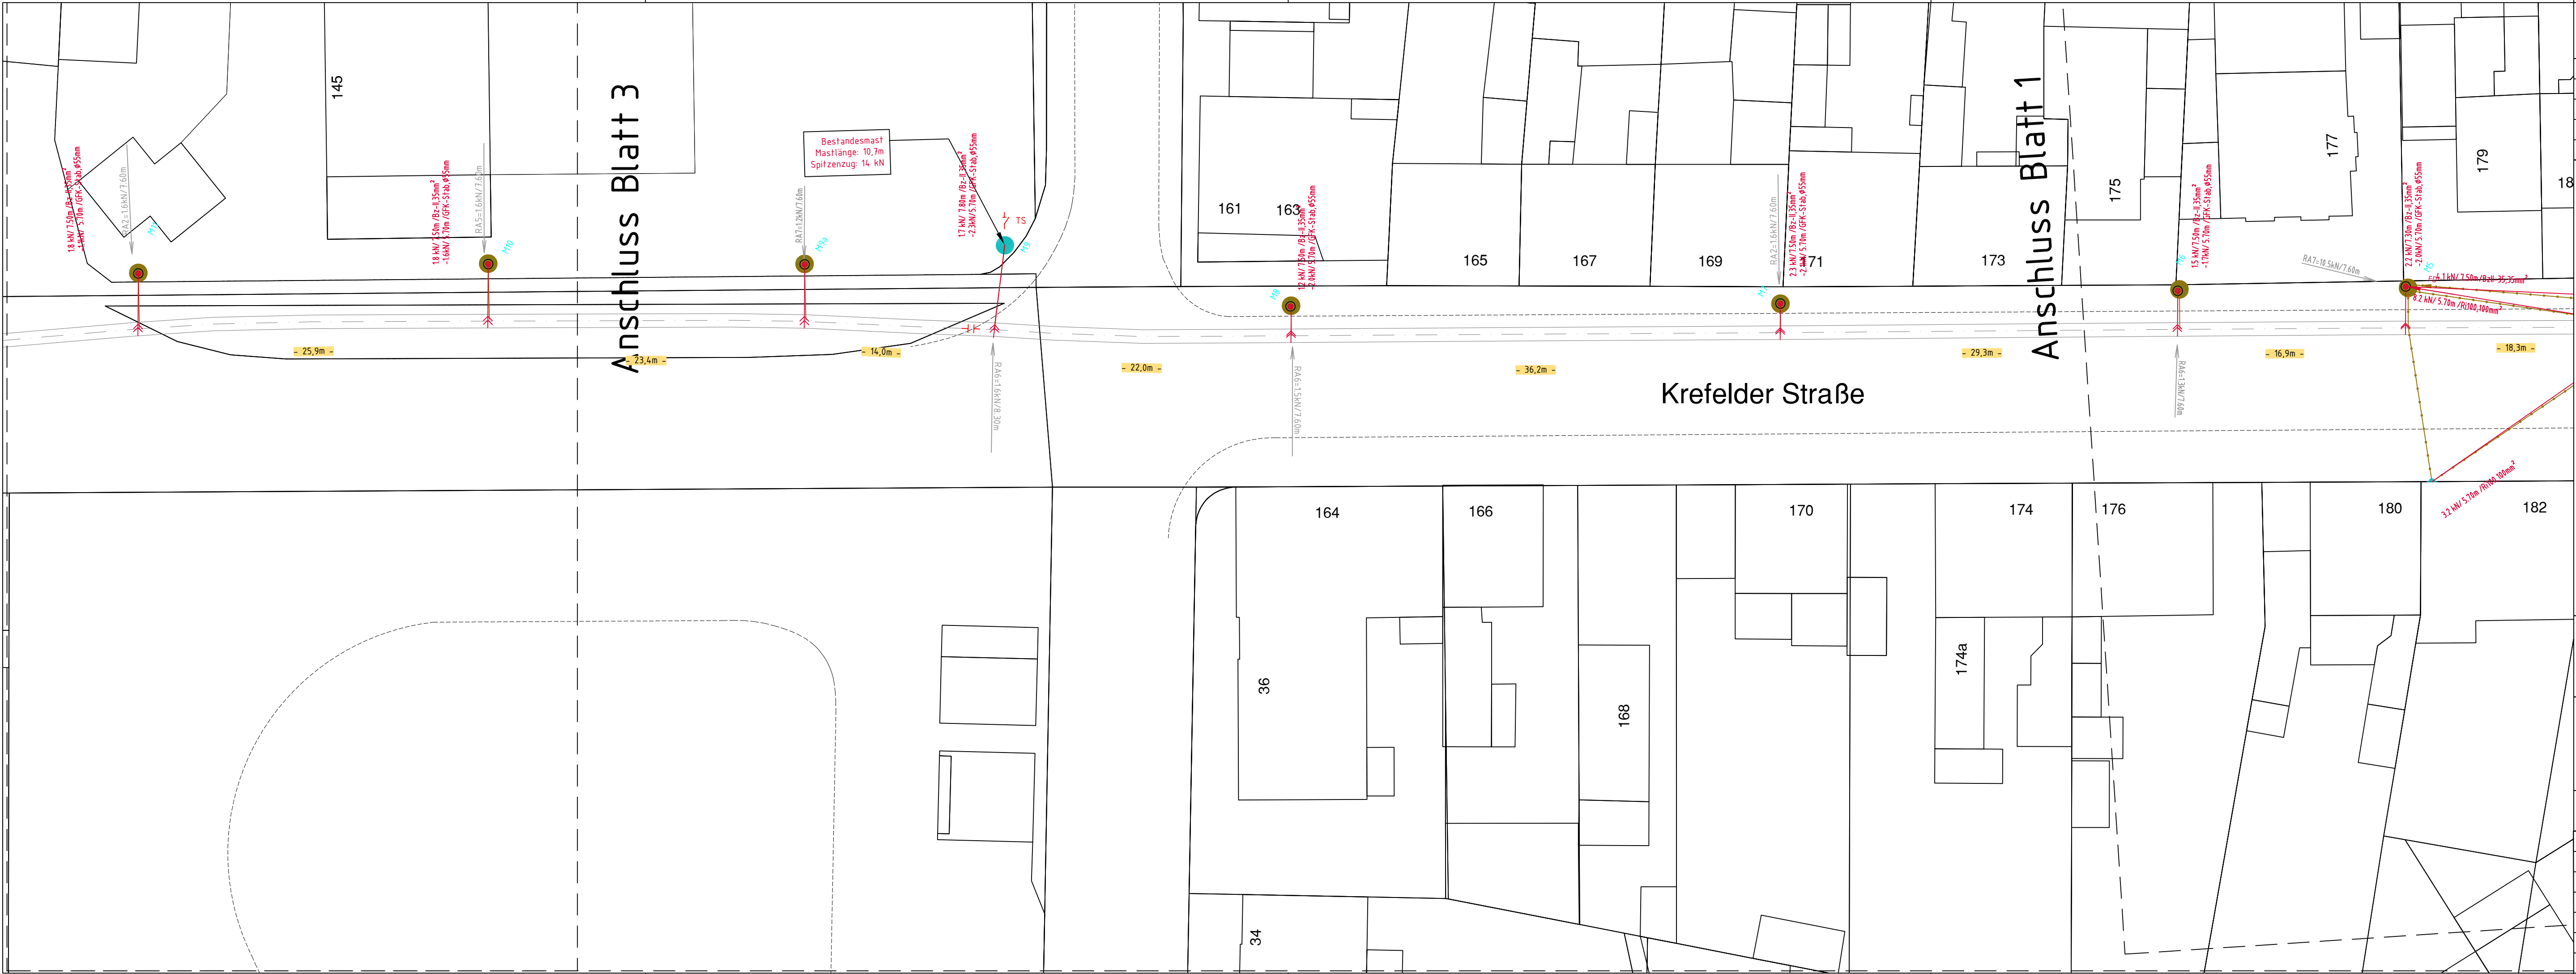

Ausschreibungsunterlage

Anlage 2

Index	Datum	Änderungen und Ergänzungen	bearbeitet	geprüft	freigegeben

Symbol	Benennung	Symbol	Benennung	Symbol	Benennung
	VORHANDEN		Querverdrehung mit 1 Richtseil		Einspeisungs-Lastschalter im FL-Schaltzschrank
	NEU		Querverdrehung mit 2 Richtseilen		Trennschalter im FL-Schaltzschrank
	DEMONTAGE		Kurvenzug für FD bzw. TS		Einspeiseschalter
	Peiner Mast		Kurvenzug für FD und TS		Trennschalter
	Quadratrohrmast		Fest-Abfangung für FD oder bzw. und TS		Kurzschliesser
	Peiner Mast mit Seitenplatten		Gewicht-Abfangung für FD oder bzw. und TS		Kathodenfallableiter
	Mast neu (wenn Wandseilen nicht möglich)		Gewicht-Abfangung für FD und Fest-Abfang. für TS		Hörnerblitzableiter
	Rundmast		Federspannsystem		Tiefenerder
	Wandseilen		Feder-Abfangung für FD oder bzw. und TS		Bahnerde
	Ausleger		Festpunkt (Fixpunkt)		Streckentrenner
	Doppelausleger		Beiseil		elektrische Verbindung
	2-Gleis Ausleger		Seilgleiter		FL-Schaltzschrank
	Stützpunkt (FD + TS)		Verstärkungs Seil		Rohrtrasse geplant
	Tragseilfestpunkt		Signalverspannung		Schacht AZK
	Tragseilrolle		Signal		Leuchte mit Verspannung

Planersteller:

bt-plan Ingenieurgesellschaft für Betriebstechnik mbH
Fritz-Vomfelde-Str. 6
40547 Düsseldorf

bearbeitet MAB 11/25
gezeichnet MAB 11/25
geprüft 11/25

Bauherr und Betreiber:

SWK MOBIL GmbH
St: Töniser Straße 270
47804 Krefeld

Erneuerung Fahrleitungsanlage Krefelder Str.
Übersichtslageplan, Blatt 2

Maßstab 1 : 250

Plan-Nr. B T P - 0 1 0 0 2 0 - F L - 6 0 0 2 2
Ursprungs-Plan-Nr. B T P - 0 1 0 0 2 0 - F L - 3 0 0 2 2

Abt.

Unterschrift

Datum

SWK MOBIL GmbH
St: Töniser Straße 270
47804 Krefeld

Krefeld, den

Betriebsleiter

LAYOUT: FL_Krefelder_Str_02

ERSTELLT: 05/11/2025 PLOT: 05/11/2025

RAY010-SWKA0100020_FL_Planung 5 Sirecken\03-Z\lph\05\02_Krefelder Str\Krefelder_Str_251104.dwg