


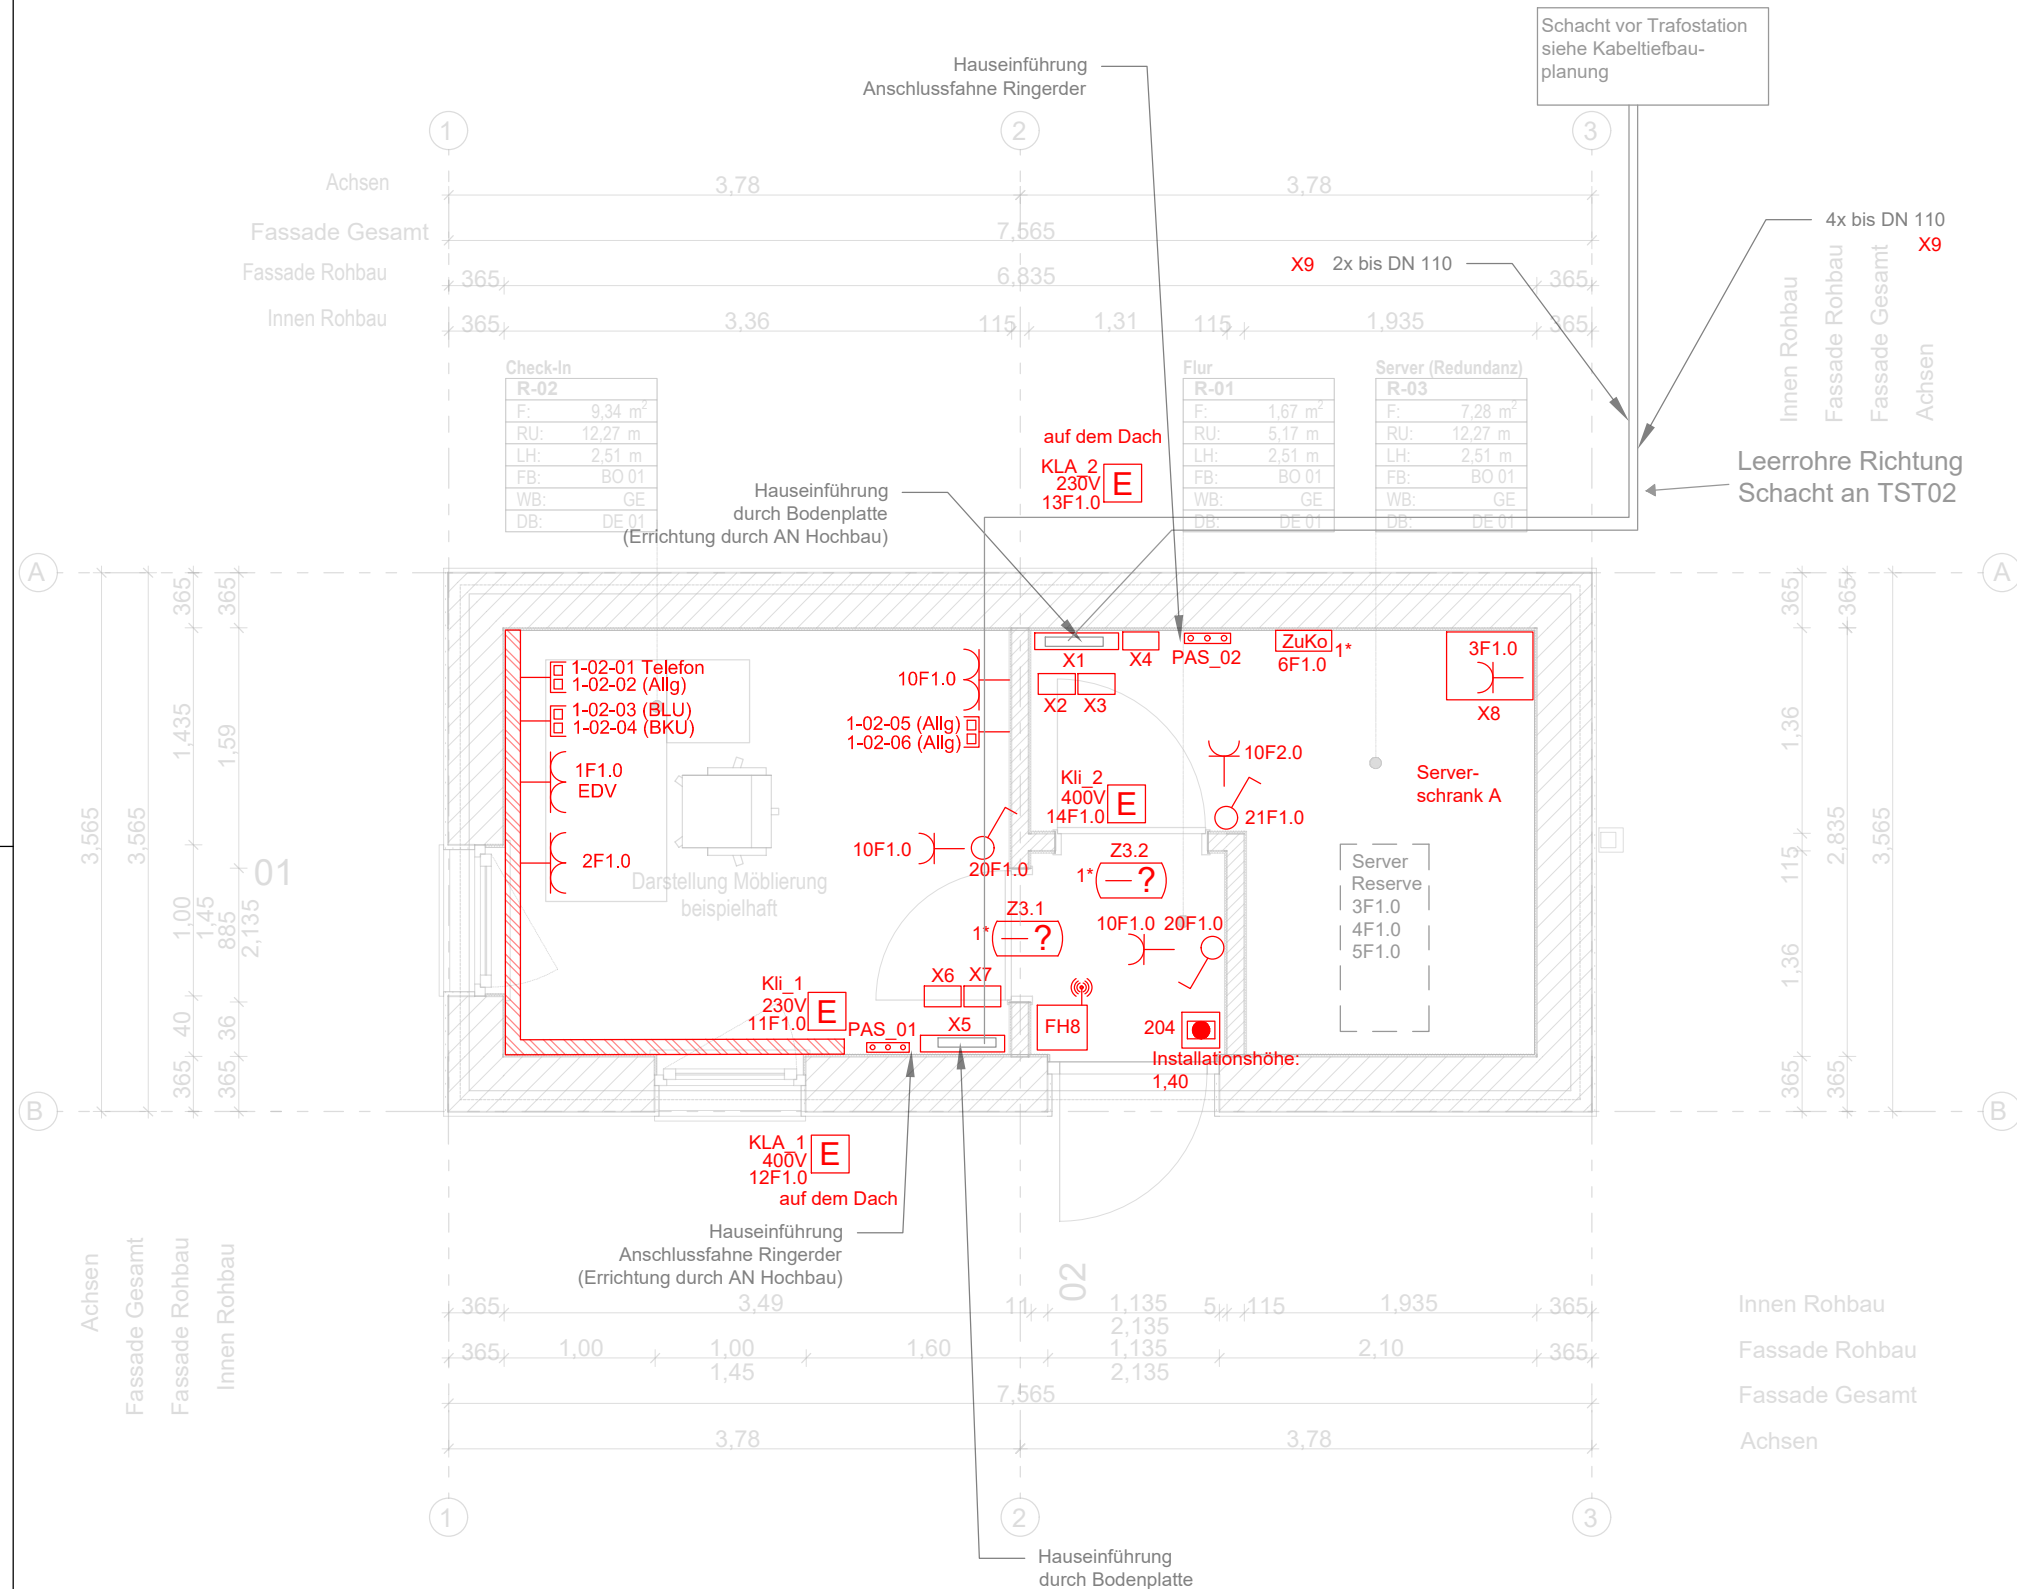

Legende:


- | | |
|---|--|
|  | Bestand/ gesonderte Planung |
|  | Neubau |
|  | Rückbau |
|  | Geräteeinbaukanal |
|  | Kabelkanal weiß |
|  | Steigepunkt (als Kanal) |
|  | Schalter |
|  | Steckdose |
|  | 2-fach Steckdose |
|  | Datendoppelsteckdose, RJ45 |
|
 | |
|  | Elektroanschluss allgemein |
|  | Funk-Hub für Zutrittskontrolle |
|  | Handfeuermelder (Hausalarmanlage Dispogebäude, siehe gesonderte Unterlage) |
|  | Rauchmelder (optisch) |
|  | Meldersockel mit akustischem Signalgeber |
| X1 | UV TK ca. 950x550x165mm (HxBxT) |
| X2 | Hausanschlusskasten 1 ca. 415x245x137mm (HxBxT) |
| X3 | Hausanschlusskasten 2 ca. 415x245x137mm (HxBxT) |
| X4 | LWL Anschlussbox (Budibox) ca. 420x240x120mm (HxBxT) |
| X5 | UV Eigenbedarf ca. 950x550x165mm (HxBxT) |
| X6 | Hausanschlusskasten 3 ca. 415x245x137mm (HxBxT) |
| X7 | Hausanschlusskasten 4 ca. 415x245x137mm (HxBxT) |
| X8 | 19" Serverschrank als Wandschrank ca. 535x571x450mm (HxBxT) |
| X9 | Leerrohrdurchmesser abhängig von Art der Hauseinführung |

Abkürzungen:

- | | |
|------|----------------------------|
| Allg | Allgemein |
| KLA | Klimaaußengerät |
| KLI | Klimainnengerät |
| PAS | Potentialausgleichsschiene |

1* (Zutrittskontrolle):

Zur Art der Zutrittskontrolle siehe gesonderter Plan und Ausstattungsliste.

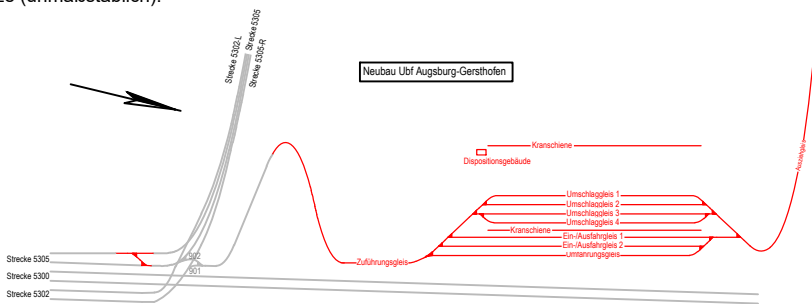Index:		Änderungen bzw. Ergänzungen		Name:		Datum:	
Prüfvermerke							
die Übereinstimmung der Zeichnung mit der Ausführung bestätigt: für den Auftragnehmer: Ort, Datum, Name in Druckbuchstaben, Unterschrift				Freigabe zurPrüfung Ort, Datum, Name in Druckbuchstaben, Unterschrift			
für die DB: Ort, Datum, Name in Druckbuchstaben, Unterschrift				Prüfingenieur			
Interoperabilität geprüft (benannte Stelle), Name Ort, Datum, Name in Druckbuchstaben, Unterschrift				geprüft			
Qualitätssicherung Ort, Datum, Name in Druckbuchstaben, Unterschrift				geprüft			
Gilt nur für die Ausschreibung Anlage: 3.03.2.03.01				DB InfraGO Freigabe der Ausführungsunterlagen ☐ mit Regelungen durch den BVB Freigabe-Nr.:			
				Ort, Datum, Name in Druckbuchstaben, Unterschrift (BVB)			
gleichgestellt mit Prüfexemplaren Ort, Datum, Name in Druckbuchstaben, Unterschrift				Genehmigung zur Bauausführung Ort, Datum, Name in Druckbuchstaben, Unterschrift			
Bauherr: DB InfraGO DB InfraGO AG Projekte KV-Terminals I.II-MI-K-U Am Hauptbahnhof 4 66111 Saarbrücken		Projektleitung: DB InfraGO DB InfraGO AG Projekte KV-Terminals I.II-MI-K-U Am Hauptbahnhof 4 66111 Saarbrücken		Planung: AFRY AFRY AFRY Deutschland GmbH Warmbüchenkamp 4 30159 Hannover Tel. 0511 / 92975-0 Fax. 0511 / 92975-30		Auftragnehmer (AN): Ort, Datum, Unterschrift	
Ort, Datum, Unterschrift		Saarbrücken, Ort, Datum, Unterschrift		Berlin,01.11.2024, gez. Hild Ort, Datum, Unterschrift		Ort, Datum, Unterschrift	
Lageskizze (unmaßstäblich): 				Projektnummer DB: G.016267929 G.031267929			
				BIM-Datencodierung:			
				Planzeichen: Eeai			
				Planart: Ausführungsplan			
				Höhen- und Koordinatensystem: DB_REF 2016			
				Einwirkungen (Lastmodell):			
Bauwerksnummer:*.....		BW-Kennziffer:		Barcodenummer:		Entwurfsgeschwindigkeit:	
Strecke: 5315		Streckenabschnitt: Ubf Augsburg - Gersthofen				Kilometer: km 1,106	
Maßstab: 1:50		Erstellt 11/2024 Boer		Neubau Ubf Augsburg - Gersthofen EEA Installationsplan - CheckIn-Container Grundriss Elektrotechnische Anlagen			
Leistungsphase: 5		Geprüft 11/2024 Hild					
Freigegeben		11/2024 Frese					
Blattgröße: 297 x 590		Datum		Name			
		de					
Zeichnungsnummer: AGU_AP_EEA_Eeai_5315.04.35						Anlagen-Nr.: 7.2.2.1	