

Legende:


- Bestand/ gesonderte Planung
Neubau
Rückbau
Geräteeinbaukanal
Kabelkanal weiß
Steigepunkt
Schalter
Steckdose
2-fach Steckdose
Datendoppelsteckdose, RJ45
Elektroanschluss allgemein
Zutrittskontrolle per elektronischen Türdrücker als "Offline-System", siehe gesondertes Schema
X1 UV Eigenbedarf ca. 1122x555x112mm (HxBxT)
X2 LWL Anschlussbox (Budibox) ca. 420x240x120mm (HxBxT)
X3 19" Serverschrank als Wandschrank ca. 535x571x450mm (HxBxT)
X4 Pumpensteuerung (siehe Abwasserplanung)
X5 Kleinverteilerkasten mit Steckdose (z.B. für Anschluss Pumpe in Leckagewanne)
X6 Nachblasvorrichtung Schmutzwasserpumpe (siehe Abwasserplanung)

Abkürzungen:

- Allg Allgemein
DLH Durchlauferhitzer
InfrarotH Infrarotheizung mit integriertem Funk-System
KLA Klimaaußengerät
KLI Klimainnengerät
WB Waschbeckenhöhe/Rasiersteckdose
PAS Potentialausgleichsschiene
WD Wanddurchbruch

1* (Zutrittskontrolle):

Zur Art der Zutrittskontrolle siehe gesonderter Plan und Ausstattungsliste.

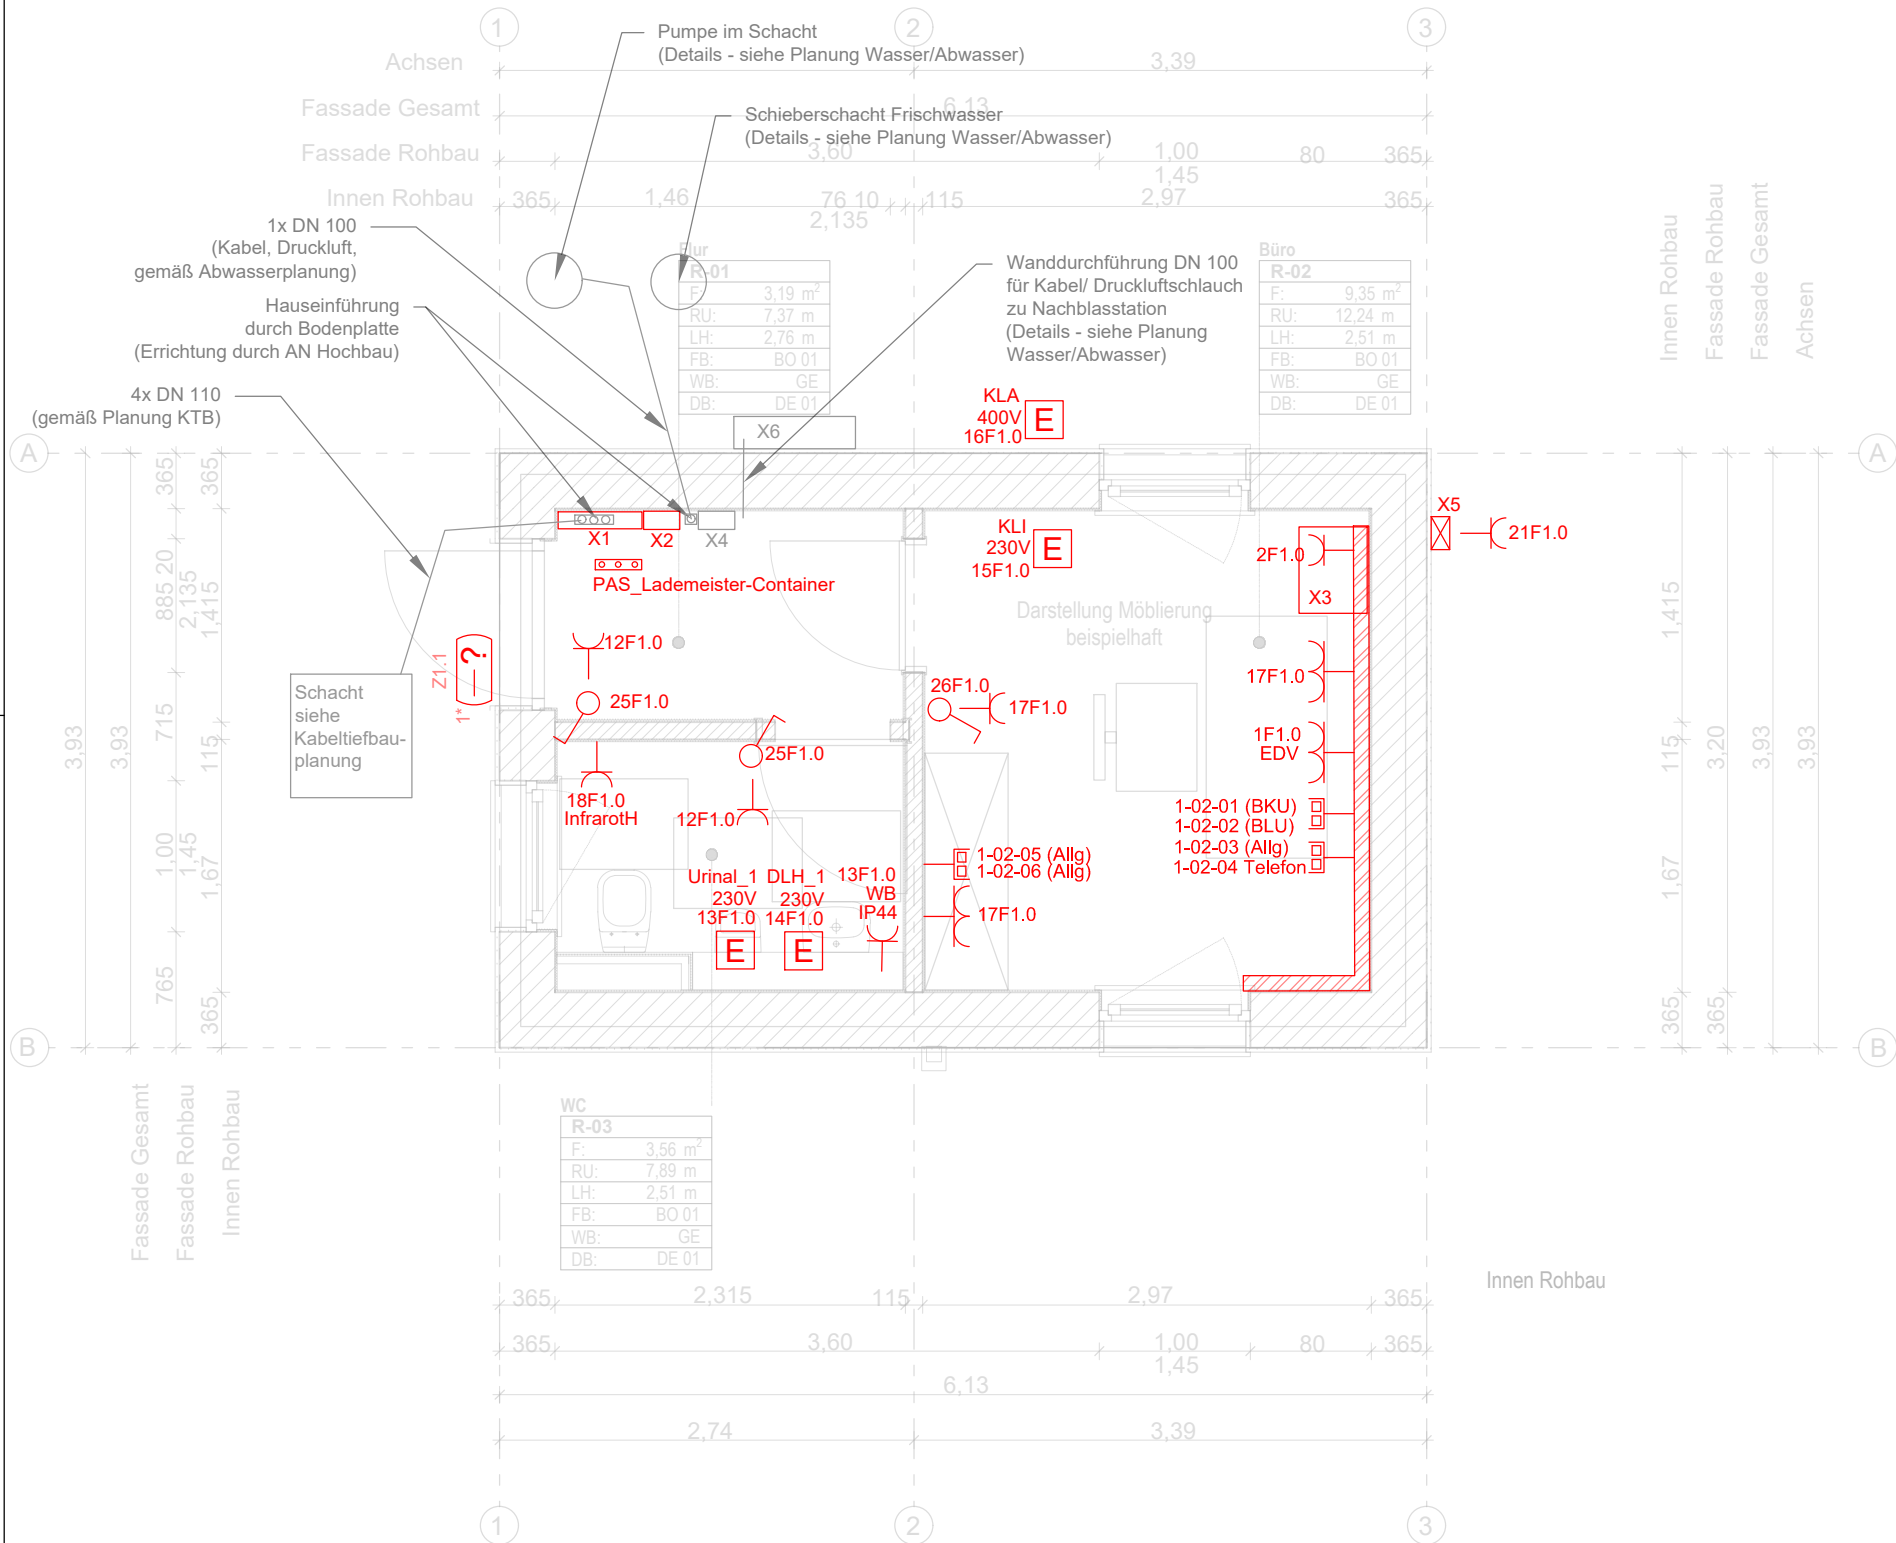

Index: Änderungen bzw. Ergänzungen		Name:		Datum:	
Prüfvermerke					
die Übereinstimmung der Zeichnung mit der Ausführung bestätigt:		Freigabe zurPrüfung			
für den Auftragnehmer:		Ort, Datum, Name in Druckbuchstaben, Unterschrift			
für die DB:		Ort, Datum, Name in Druckbuchstaben, Unterschrift			
Interoperabilität geprüft (benannte Stelle), Name		geprüft			
Ort, Datum, Name in Druckbuchstaben, Unterschrift		geprüft			
Qualitätssicherung		geprüft			
Ort, Datum, Name in Druckbuchstaben, Unterschrift		geprüft			
Gilt nur für die Ausschreibung		DB InfraGO			
Anlage: 3.03.3.03.01		Freigabe der Ausführungsunterlagen			
		☐ mit Regelungen durch den BVB			
		Freigabe-Nr.:			
gleichgestellt mit Prüfexemplaren		Genehmigung zur Bauausführung			
Ort, Datum, Name in Druckbuchstaben, Unterschrift		Ort, Datum, Name in Druckbuchstaben, Unterschrift			
Bauherr:		Projektleitung:		Planung:	
DB InfraGO		DB InfraGO		AFRY	
DB InfraGO AG		DB InfraGO AG		AFRY Deutschland GmbH	
Projekte KV-Terminals		Projekte KV-Terminals		Warmbüchenkamp 4	
I.II-MI-K-U		I.II-MI-K-U		30159 Hannover	
Am Hauptbahnhof 4		Am Hauptbahnhof 4		Tel. 0511 / 92975-0	
66111 Saarbrücken		66111 Saarbrücken		Fax. 0511 / 92975-30	
Ort, Datum, Unterschrift		Saarbrücken, Ort, Datum, Unterschrift		Berlin, 17.09.2024, gez. Hild	
Lageskizze (unmaßstäblich):		Projektantrag:		Projektantrag:	
		Projektantrag:		Projektantrag:	
Bauwerksnummer:		BW-Kennziffer:		Barcodenummer:	
Strecke: 5315		Streckenabschnitt: Ubf Augsburg - Gersthofen		Kilometer: km 1,567	
Maßstab: 1:50		Erstellt: 11/2024		Boer	
Leistungsphase: 5		Geprüft: 11/2024		Hild	
Blattgröße: 297 x 590		Freigegeben: 11/2024		Frese	
Datum		Name		Neubau Ubf Augsburg - Gersthofen	
de		de		EEA Installationsplan Lademeister-Container	
Zeichnungsnummer:		AGU_AP_EEA_Eeai_5315.04.39		Grundriss	
00		00		Elektrotechnische Anlagen	
Anlagen-Nr.: 7.3.2.1		Anlagen-Nr.: 7.3.2.1		Anlagen-Nr.: 7.3.2.1	