
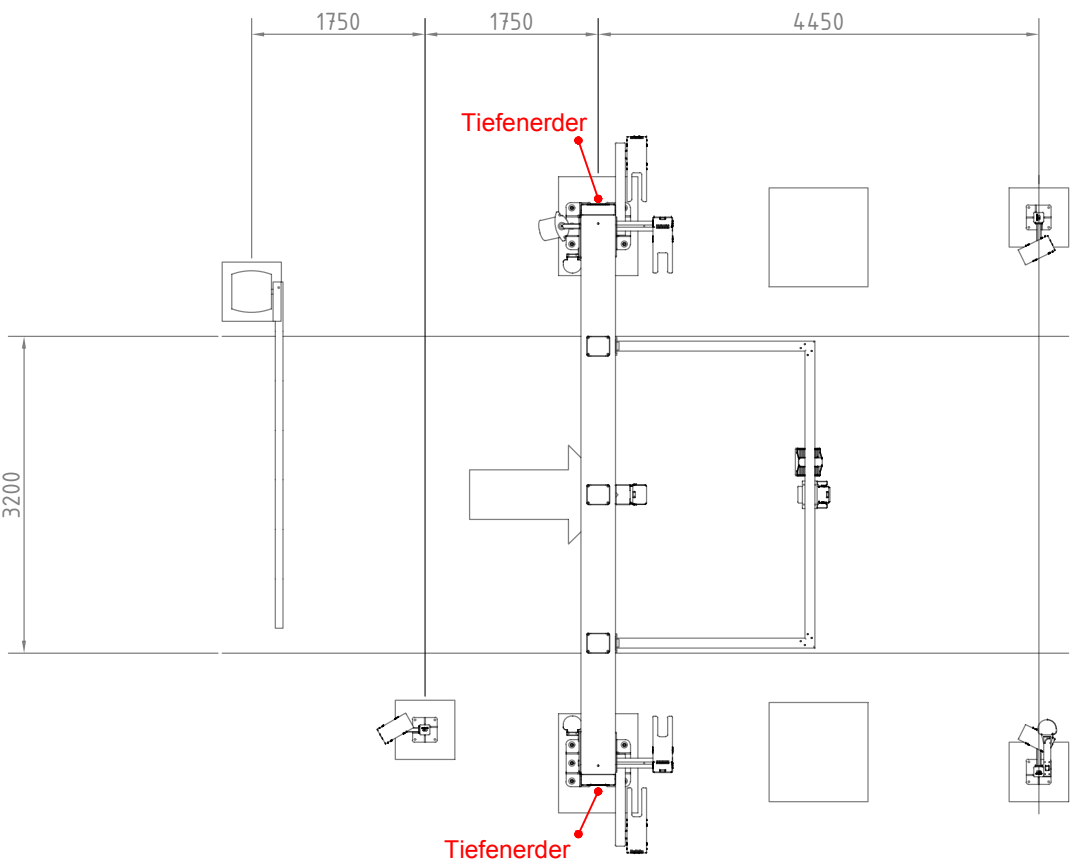


Die Position der Tiefenerder ist im Lageplan dargestellt.
Die Position ist mit den örtlichen Gegebenheiten abzustimmen und möglichst nahe an den Fundamenten zu schlagen.
Eine Revisionsöffnung für die Tiefenerder ist nicht erforderlich.

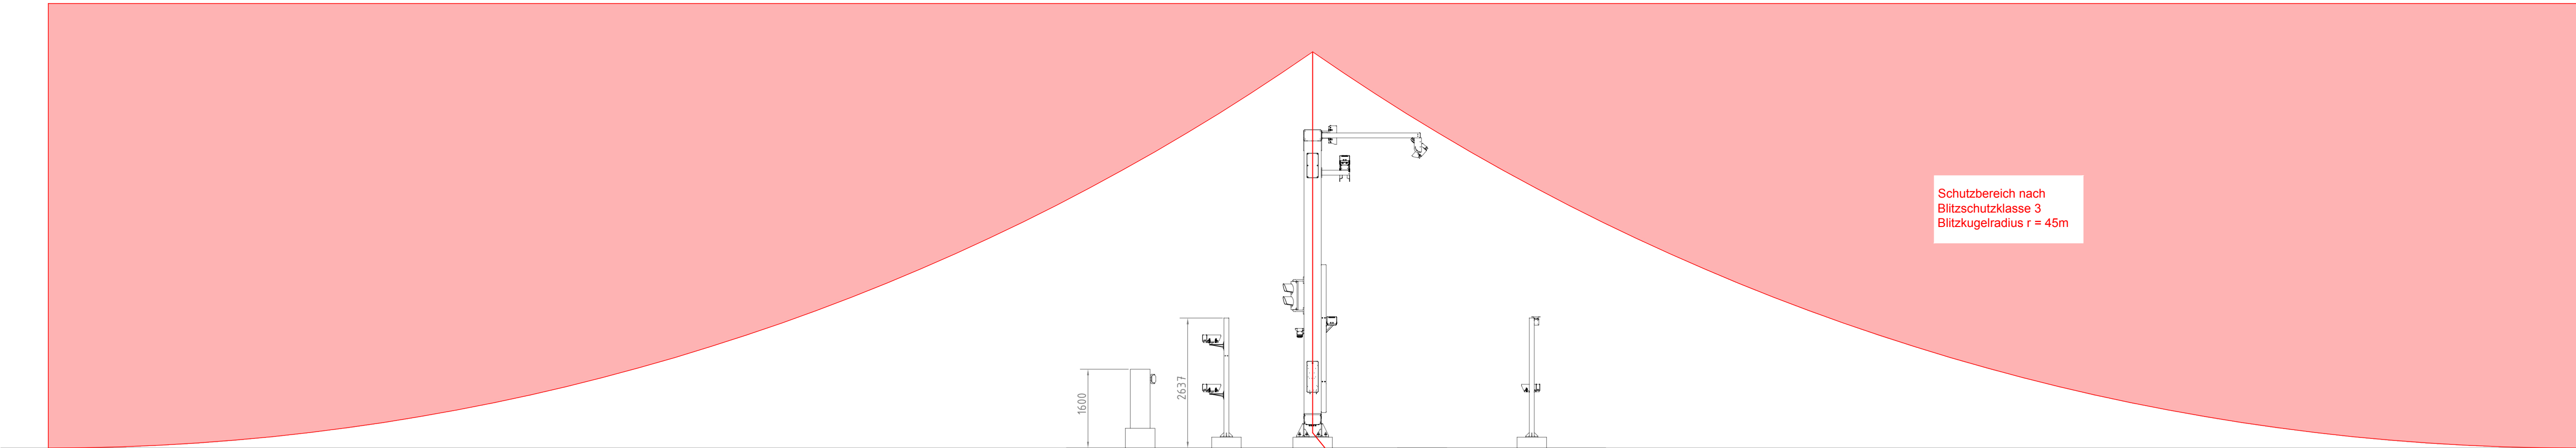

Die Vorgaben an die Installation des Blitzschutzes sind auf beide Videotore (Einfahrt, Ausfahrt) anzuwenden.

Die Befestigung der HVI-Leitung am Tor ist mit dem Hersteller / Errichter (Fa. Camco) vor der bausausführung abzustimmen.

Legende:

- Bestand, gesonderte Planung
- Neubau
- Rückbau

Index: Änderungen bzw. Ergänzungen		Name:	Datum:
Prüfvermerke			
die Übereinstimmung der Zeichnung mit der Ausführung bestätigt:		Freigabe zurPrüfung	
für den Auftragnehmer:		Ort, Datum, Name in Druckbuchstaben, Unterschrift	
für die DB:		Ort, Datum, Name in Druckbuchstaben, Unterschrift	
Interoperabilität geprüft (benannte Stelle), Name		Ort, Datum, Name in Druckbuchstaben, Unterschrift	
Ort, Datum, Name in Druckbuchstaben, Unterschrift		geprüft	
Qualitätssicherung		geprüft	
Ort, Datum, Name in Druckbuchstaben, Unterschrift		geprüft	
Gilt nur für die Ausschreibung		DB InfraGO	
Anlage: 3.03.4.01		Freigabe der Ausführungsunterlagen	
gleichgestellt mit Prüfexemplaren		Ort, Datum, Name in Druckbuchstaben, Unterschrift (BVB)	
Ort, Datum, Name in Druckbuchstaben, Unterschrift		Ort, Datum, Name in Druckbuchstaben, Unterschrift	
Bauherr: DB InfraGO		Projektleitung: DB InfraGO	
DB InfraGO AG		DB InfraGO AG	
Projekte KV-Terminals Betriebsbereich		Projekte KV-Terminals	
JLI-Mit-K-U		JLI-Mit-K-U	
Am Hauptbahnhof 4		Am Hauptbahnhof 4	
66111 Saarbrücken		66111 Saarbrücken	
Ort, Datum, Unterschrift		Saarbrücken	
Lageskizze (unmaßstäblich):		Ort, Datum, Unterschrift	
Bauwerksnummer:		BW-Kennziffer:	
Strecke: 5315		Barcodenummer:	
Streckenabschnitt: Ubf Augsburg - Gersthofen		Kilometer: km 0,9 - 2,9	
Maßstab: 1:100		Erstellt: 03/2025	
Leistungsphase: 5		Geprüft: 03/2025	
Blattgröße: 445 x 970		Freigegeben: 03/2025	
de		Datum	
Zeichnungsnummer: AGU_AP_EEA_Eeai_5315.04.21		Name	
Neubau Ubf Augsburg - Gersthofen		Blitzschutz Videotor Straße	
Installationsplan		Elektrotechnische Anlagen	
Anlagen-Nr.: 00		7.8.1	