



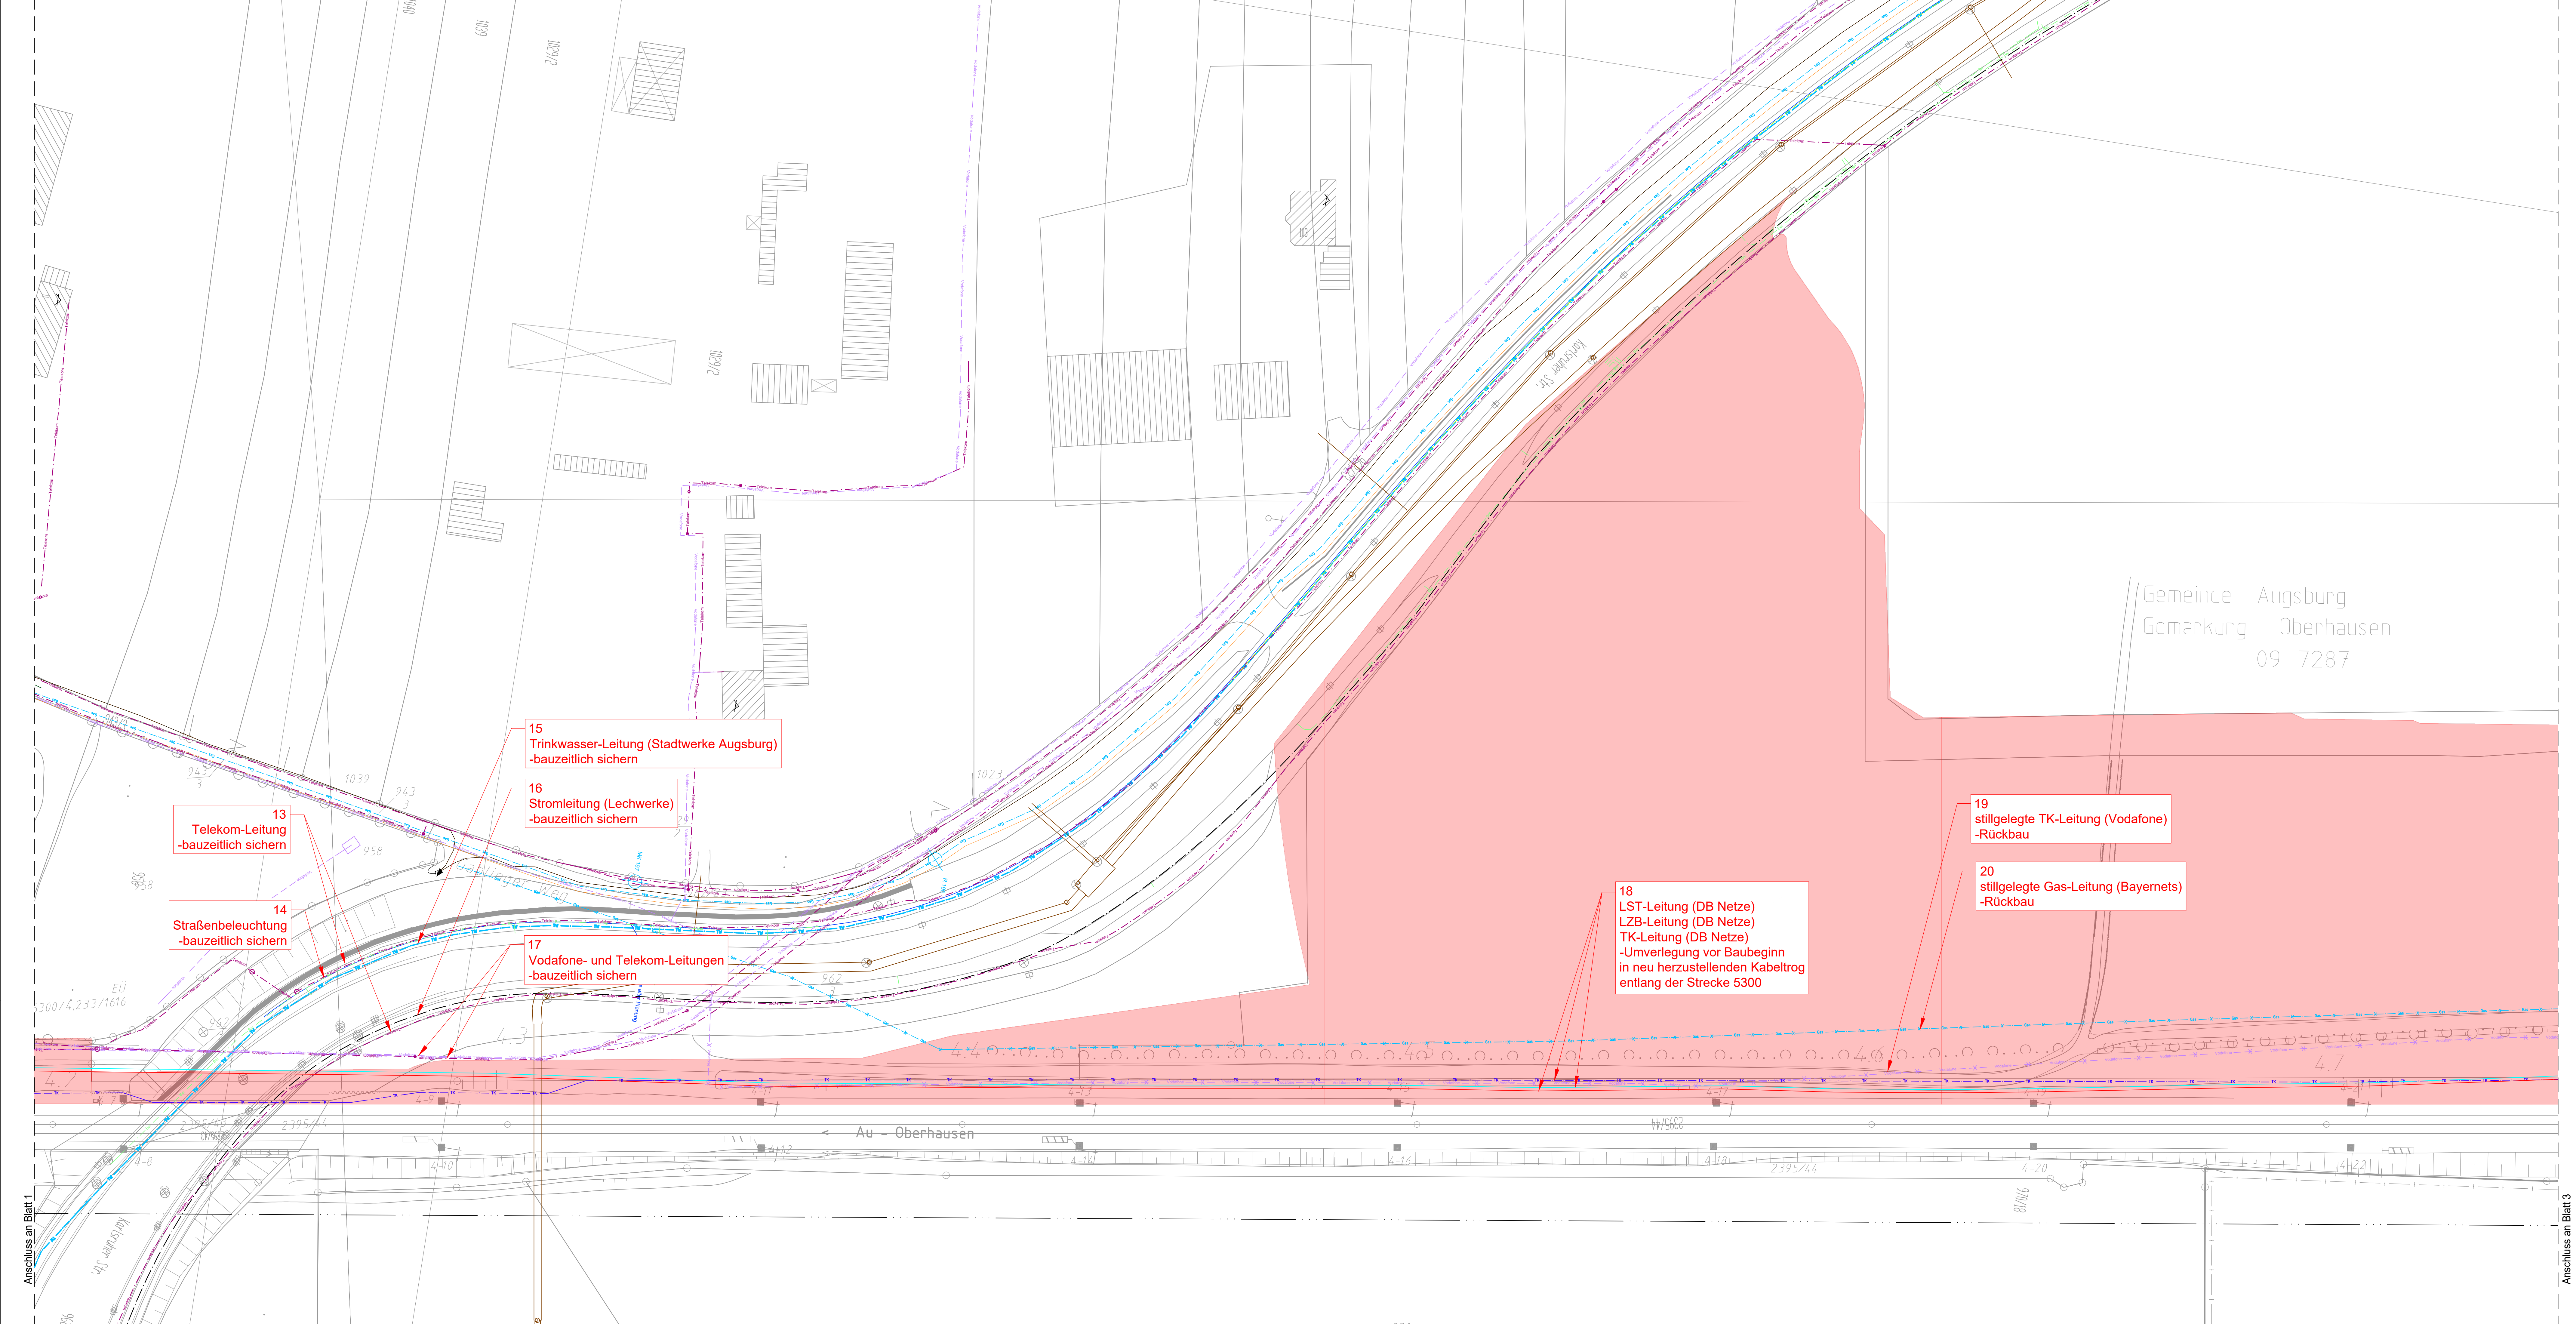

Gemeinde Augsburg
Gemarkung Oberhausen
09 7287

- Legende**
- Außengrenze Bereich Maßnahme
 - Stadtwerke Augsburg - Stromleitung
 - Stadtwerke Augsburg - Gasleitung
 - Stadtwerke Augsburg - Wasserleitung
 - Bayernets - Gasleitung
 - Bayernets - Gasleitung stillgelegt
 - Stadtentwässerung Augsburg - Schmutzwasserkanal
 - Tiefbauamt Augsburg - Straßenbeleuchtung
 - Vodafone
 - Vodafone stillgelegt
 - Telekom
 - DB Netze - LZB-Kabel
 - DB Netze - StBz-Kabel (Kabelsteife Draht 5302.02.11)
 - DB Netze - TK-Kabel (nur Stammkabel dargestellt)
 - DB Netze - LST-Kabel (nur Stammkabel dargestellt, keine Stichkabel, Lage kann von Darstellung abweichen)
 - 110 kV Leitungen der LEW
 - 110 kV Bahnstromleitung DB Energie
 - 20 kV Leitungen Lechwerke
 - Stromleitung Lechwerke

Index	Änderung / Ergänzung	Datum	Name

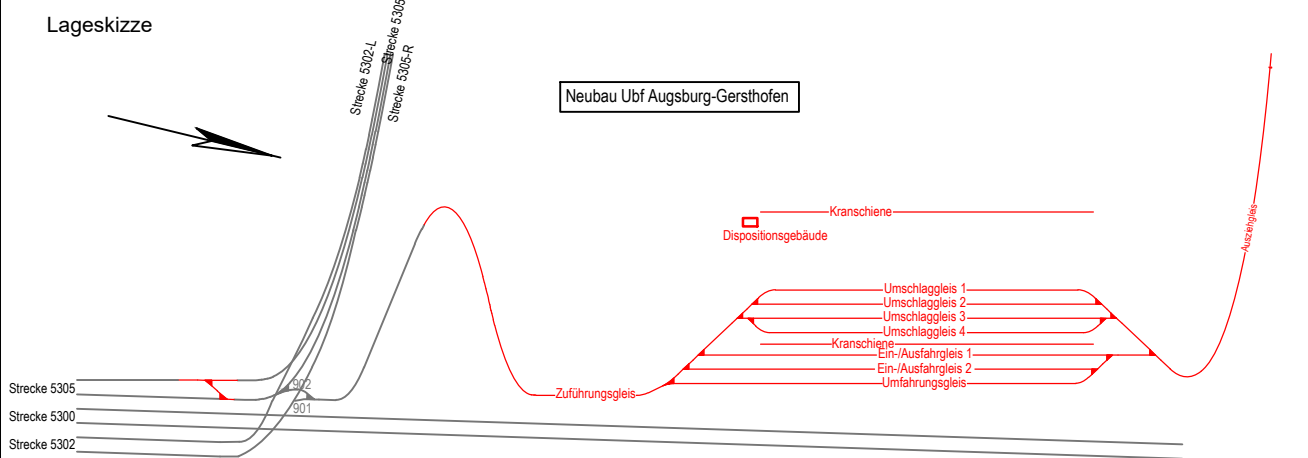

Plansteller AFRY Deutschland GmbH Coburger Str. 3 91055 Regensburg Tel. 0911 / 80797-0 Fax 0911 / 80797-30 Michael Othmann Name (Druckversion) 09.12.2022 Datum		Projektleitung DB Netze AG Projekt LST 144-48-42 421176-000000000000 Datum 09.12.2022, Unterschrift, gzt. L.V. Othmann gzt. L.V. Othmann Unterschrift		Anlage/Blatt: 16.5.2 Auftrag-Nr.: 118004561 Datum Name gzt. 12/2022 Thierfelder bearb. 12/2022 Müller gzt. 12/2022 Othmann	
Bauherr: DB Netze AG Projekt LST 144-48-42 421176-000000000000 Datum 09.12.2022, Unterschrift, gzt. L.V. Othmann		DB NETZE DB Netze AG Projekt LST 144-48-42 421176-000000000000 Datum 09.12.2022, Unterschrift, gzt. L.V. Othmann		Plan-Nr.: Entwurfsplanung Planart: Planzeichen: Blattgr.: 594 x 1350 mm	
Maßstab: 1:500 Bauvorhaben: Ubf Augsburg - Gersthofen Lageplan Leitungskonzept Blatt 2		Höhensystem: DB_REF2016 Koordinatensystem: DB_REF2016		Barcode / Ident - Code	

ggf. weitere Projektdaten zum Bauvorhaben:
Strecke 5300 Augsburg - Nördlingen, km 4,195-4,750