





Zeichenerklärung Kanalisation:

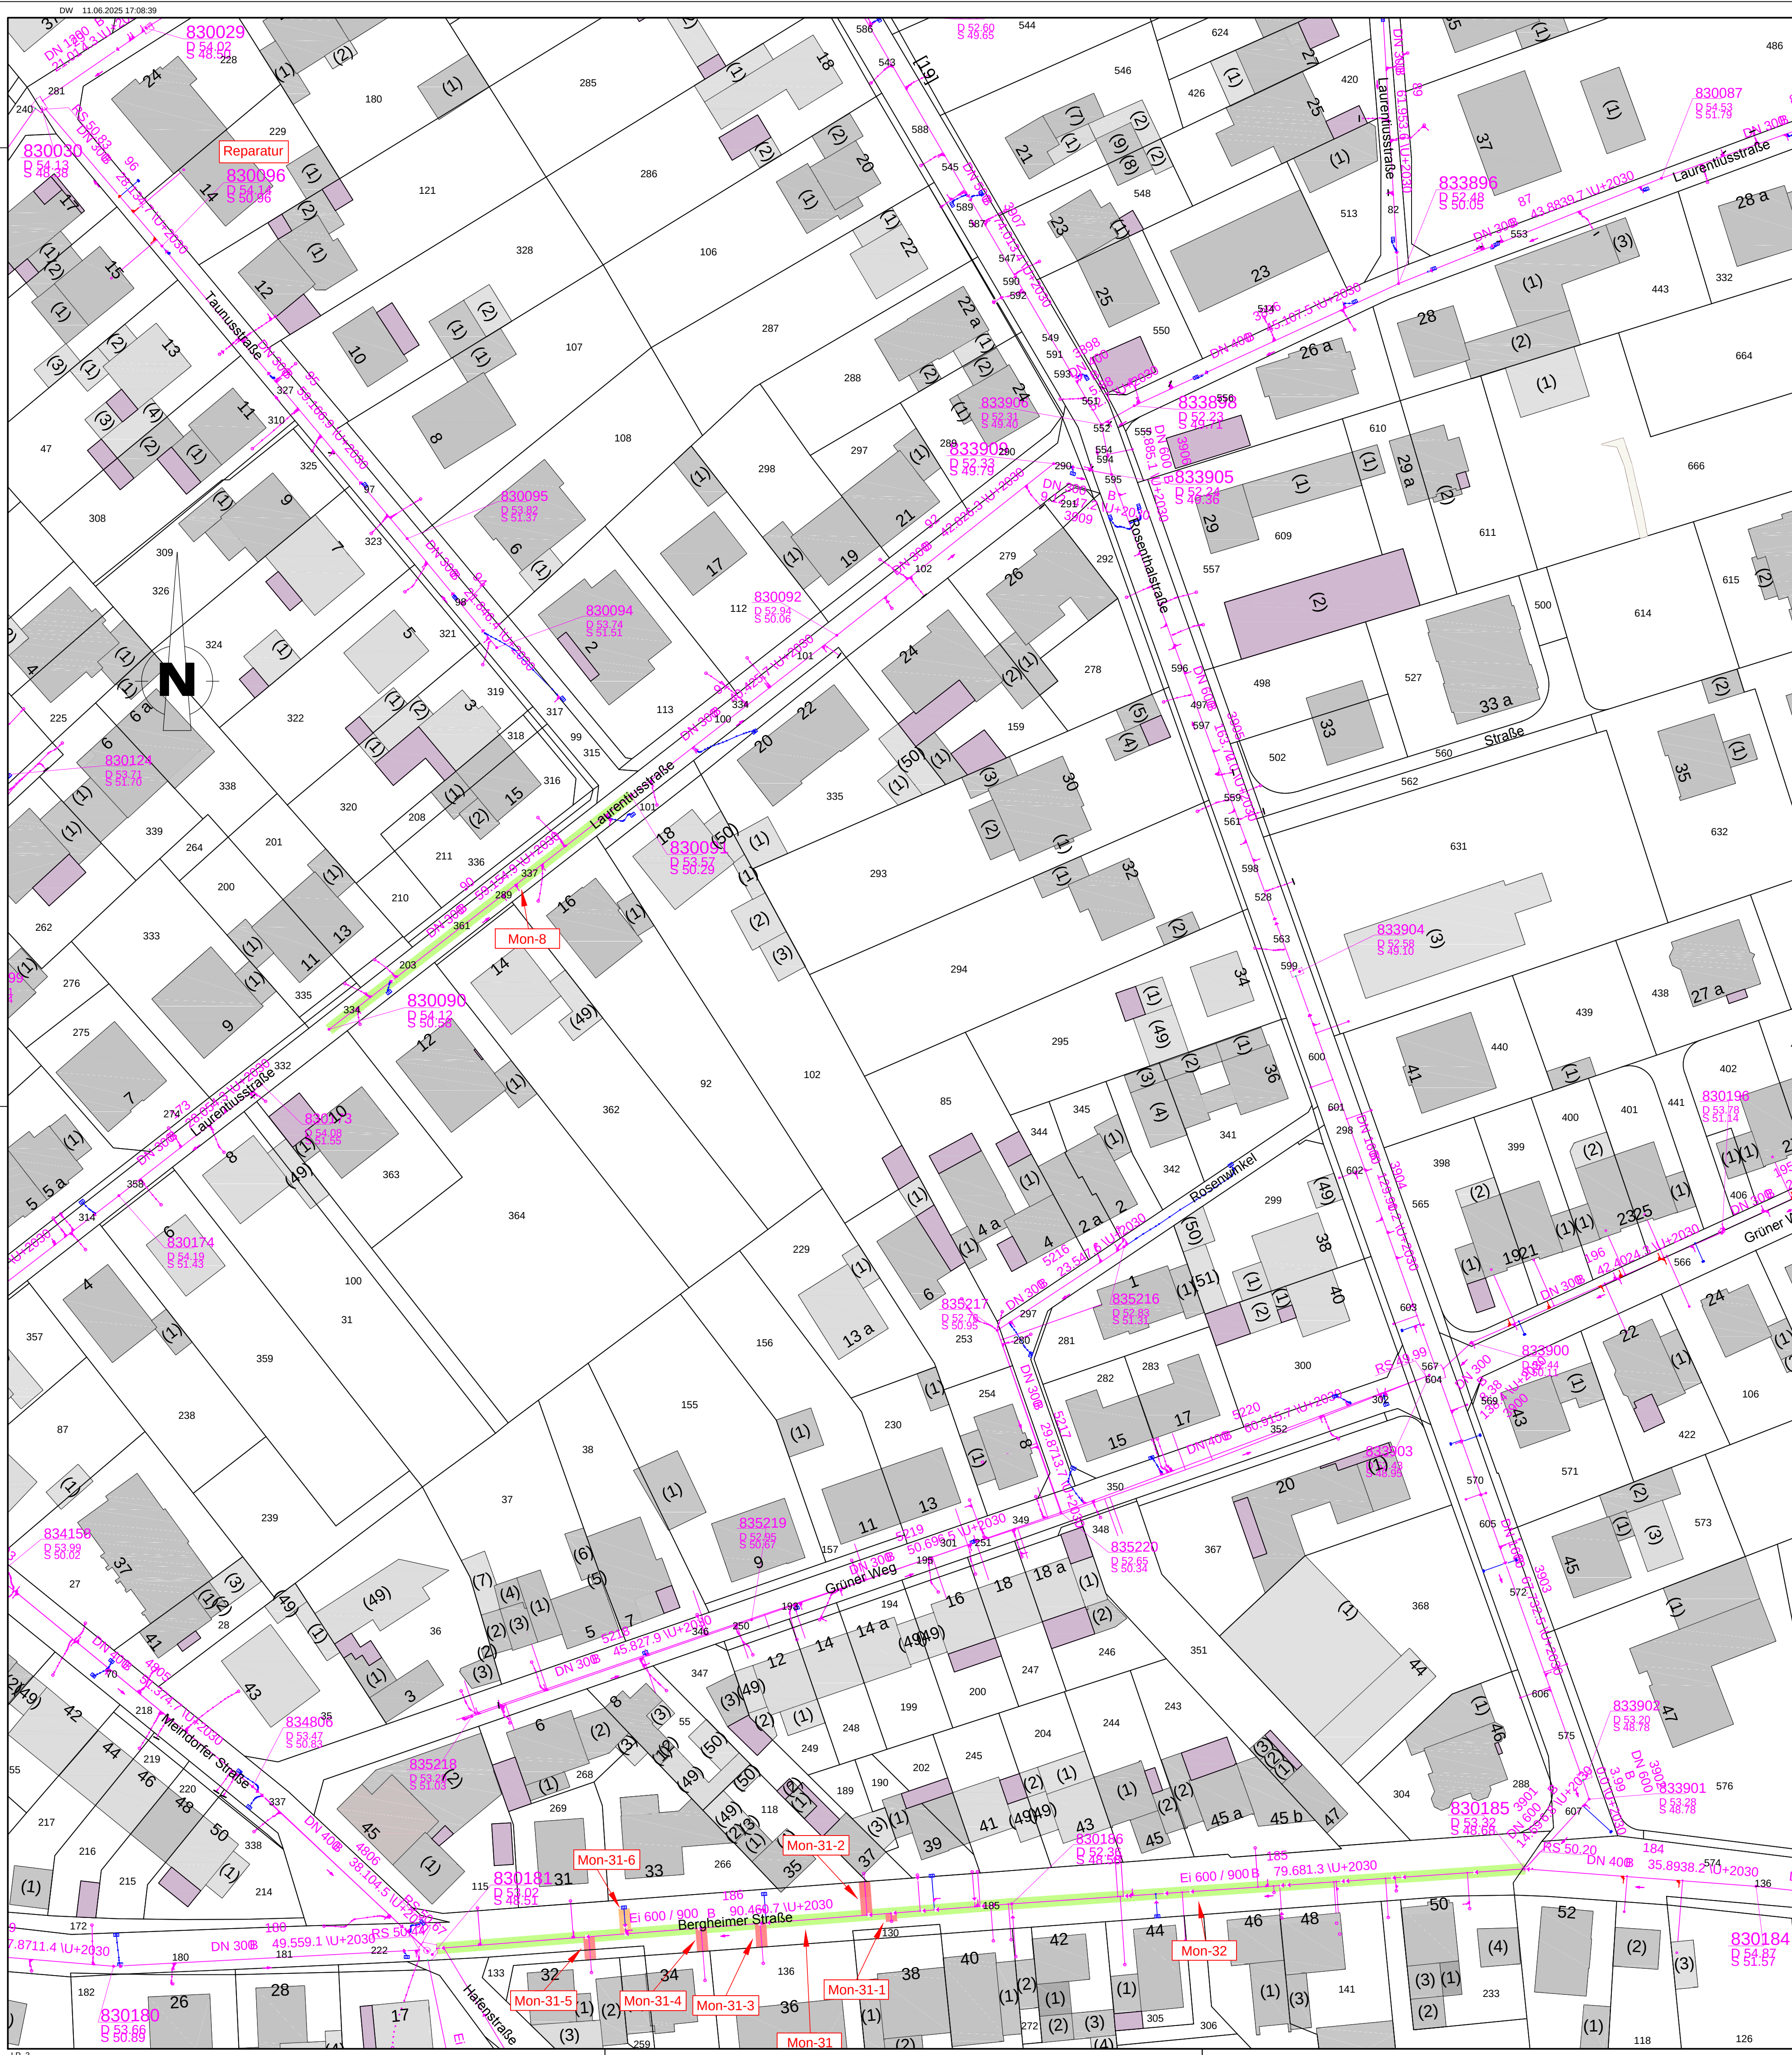

Sanierungsarten:

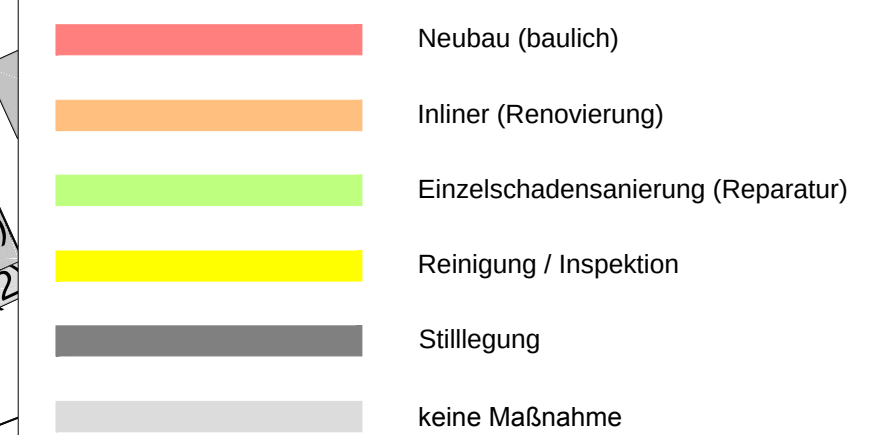

Anlage zum LV

Bauvorhaben: Bauan Sanierung im Stadtgebiet Niederkassel Stadtteil Mondorf Rhein-Sieg-Kreis			
Planart: Lageplan 3 Zustandsbewertung und Klassifizierung			
Anlage: 3	Maßstab: 1: 500	Datum: Mai 2025	entworfen: gezeichnet: geprüft:

Abwasserwerk der Stadt Niederkassel



Rathausstraße 19
53859 Niederkassel
Tel. 02208/9466-0
abwasserwerk@niederkassel.de