

Ausführungsplanung

Bauherr
Stiftung Industriedenkmalpflege und Geschichtskultur
Emscherallee 11
44369 Dortmund

Bauvorhaben
Kokerei Hansa Laborgebäude – Denkmalgerechte Sanierung
Emscherallee 11
44369 Dortmund


Planbeschreibung
Abwasser Grundleitungen
Grundriss Erdreich

Zeichnungsinformationen

Plan-Nummer: T21-0004-5-S-GRR-ERR-x-05-FA
Maßstab: M1:50
Stand Architektur: KHL A GR-EG-50 BST+NEU b 2025-01-31

Index Angaben

00	Plannersstellung	SPo	24.02.2023
01	An Planstand angepasst	SPo	08.02.2023
02	Grundriss mit offenem Schacht verschoben	SPo	05.11.24
03	Leitung unter HAR verschoben	SPo	27.02.2025
04	V/A Entfernt + Leerrohr ergänzt	SPo	04.04.2025
05	Anpassung Leitungsführung unten rechts	SPo	09.10.2025

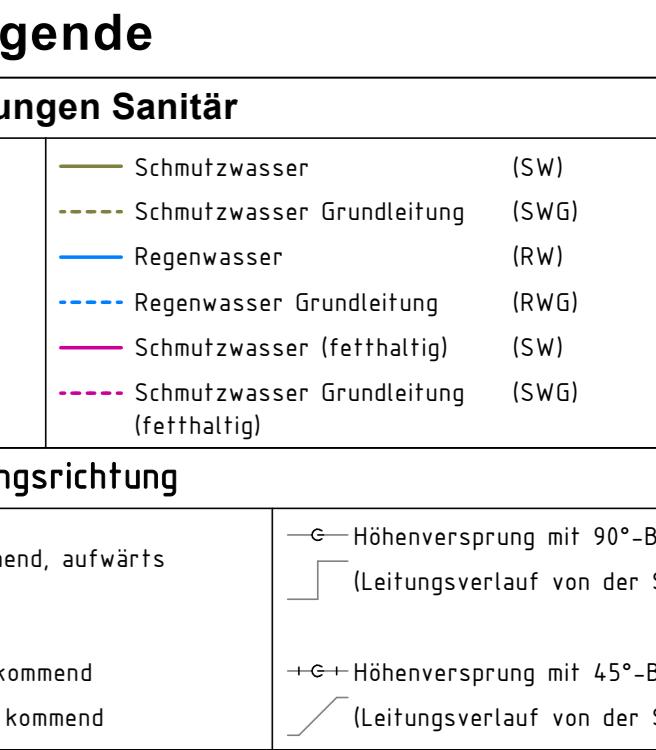

Hinweise:
Maßangaben kleiner als 1 Meter werden in Zentimetern (cm) angegeben, restliche Maßangaben in Metern (m).

Alle Maße sind vor Ausführung örtlich und rechnerisch zu prüfen. Die Ausführungszeichnungen sind nur in Verbindung mit den Zeichnungen der einzelnen Fachpläne sowie der Architektur gültig.
Unstimmigkeiten sind vor Ausführung mit der örtlichen Bauleitung abzuleimen.

Hinweise Abwasser:

- Toiletten sind ans Abwassernetz in DN 90 anzuschließen. Die Anschlussleitungen aller weiteren Sanitärobjekte sind in DN 50 auszuführen.

- Die Schnutzwasserleitungen sind Schalldämmkoppeln zu befestigen und zu verlegen.

- Die Schnutzwasserleitungen sind wenn nicht anders angegeben mit einem Gefälle 1% auszuführen.