




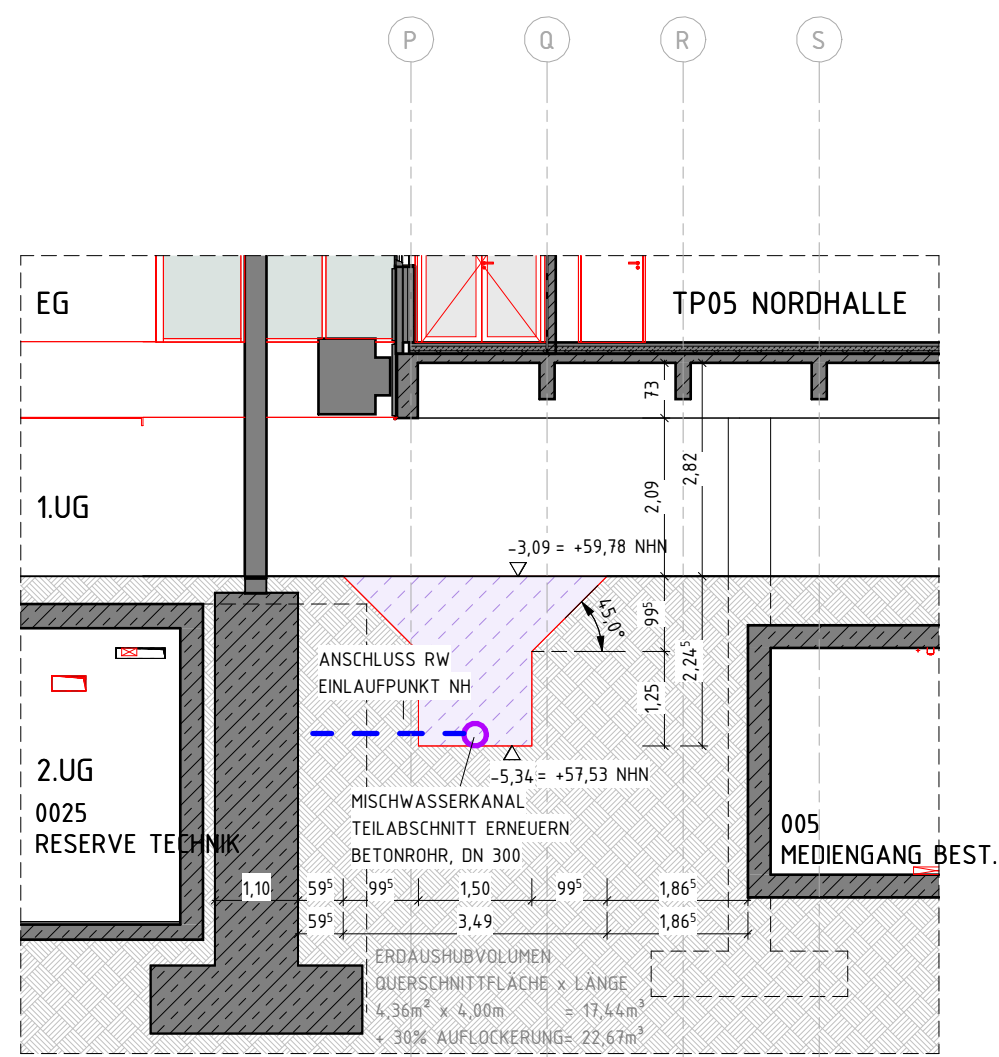


ENT – SCHNITT 1
M 1 : 100

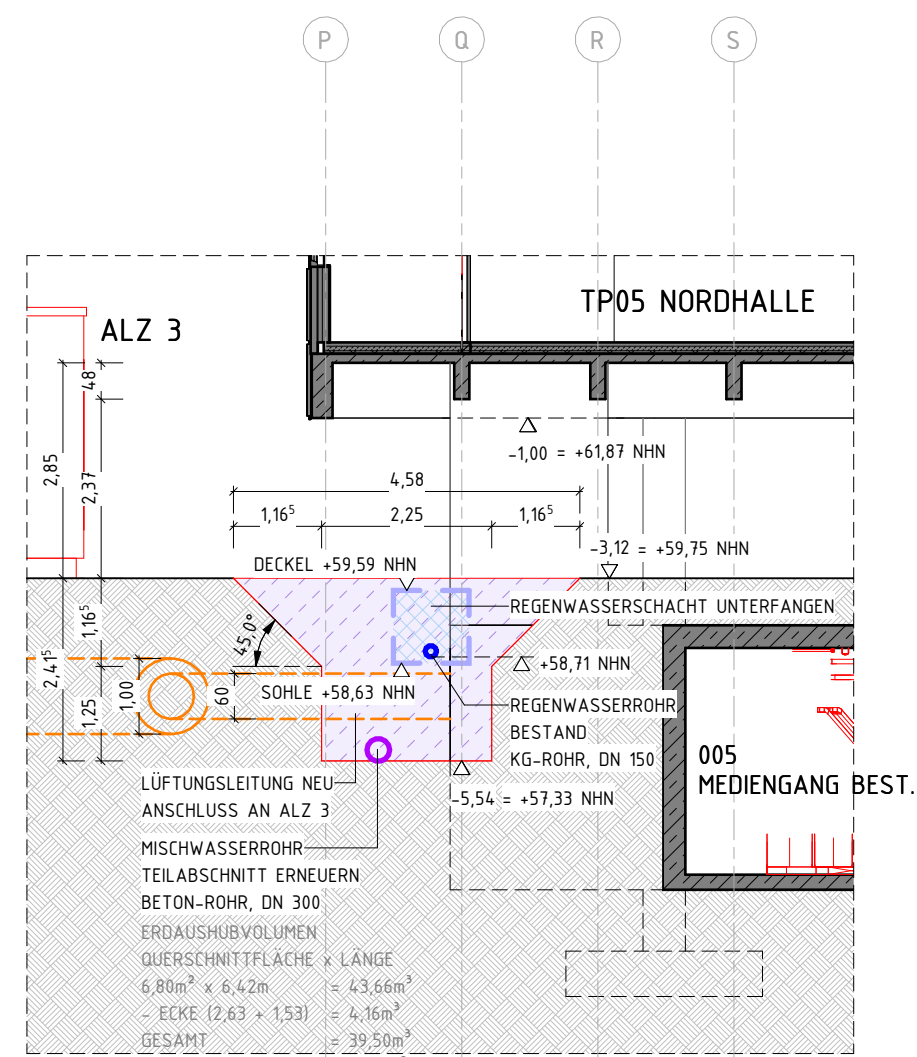


ENT - SCHNITT 2
M 1 : 100

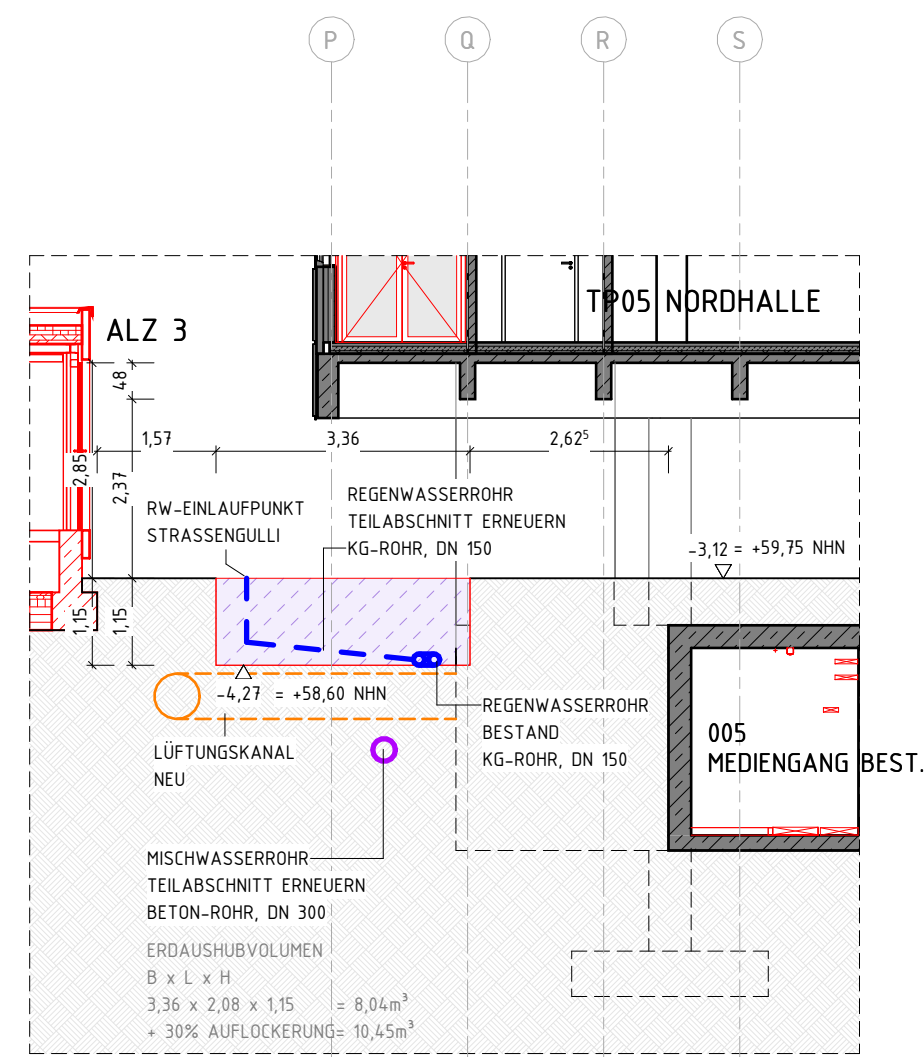


ENT - SCHNITT 3
M 1 : 100

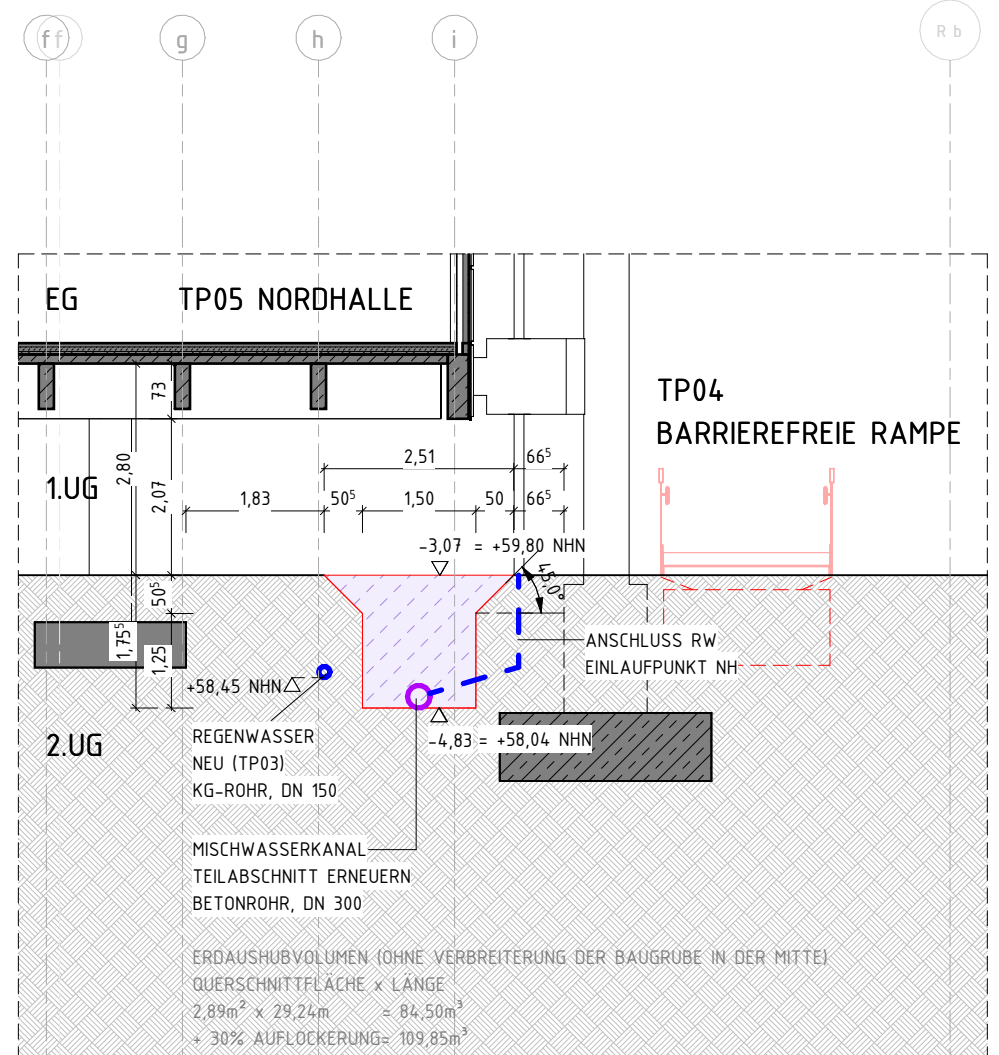


ENT - SCHNITT 4
M 1 : 100

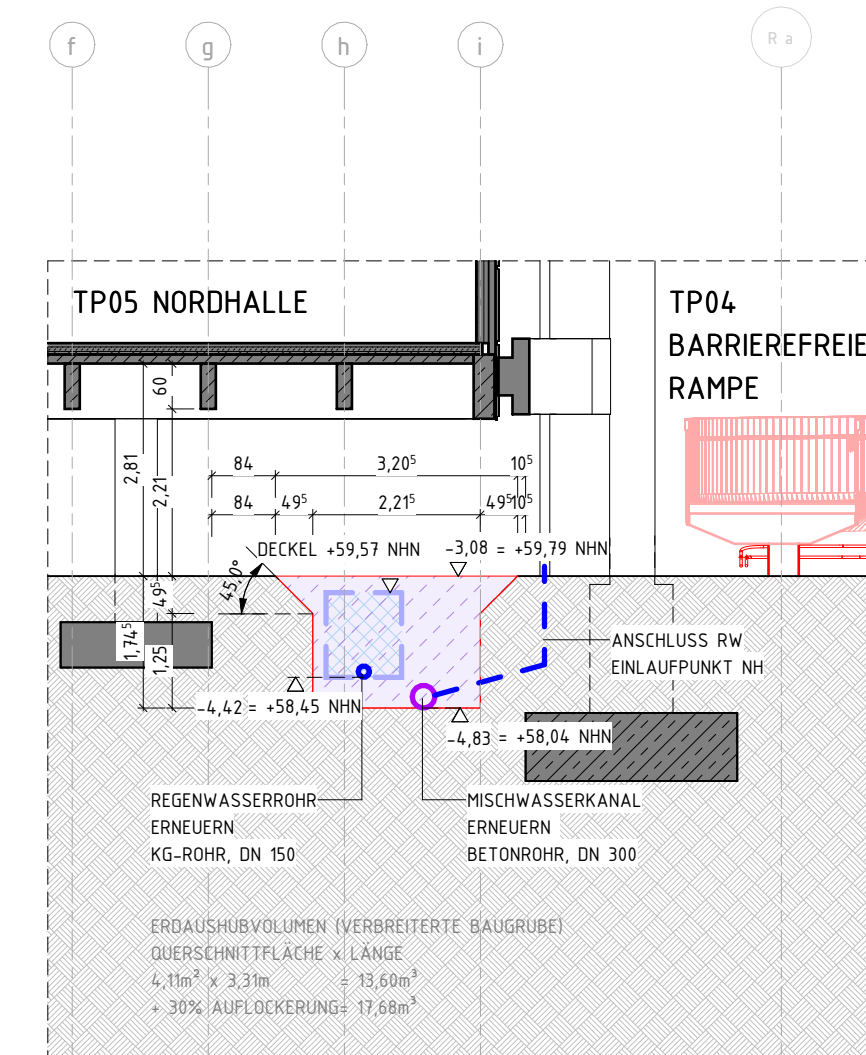


ENT - SCHNITT 5
M 1 : 100

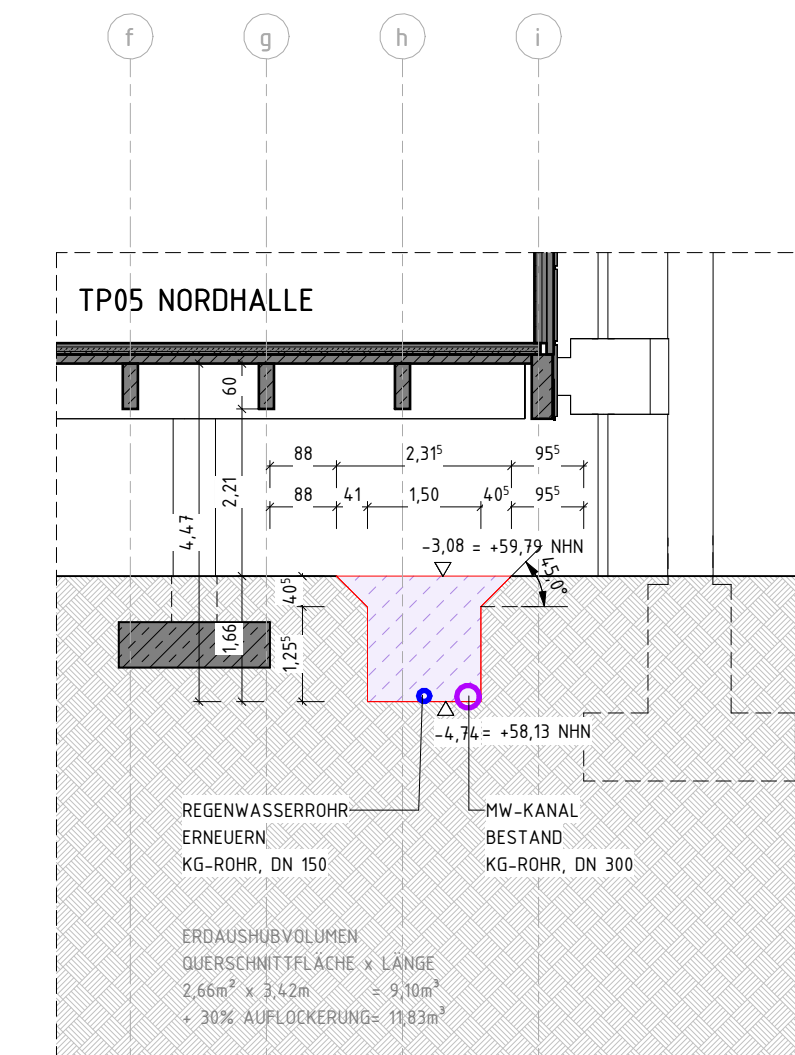


ENT - SCHNITT 6
M 1 : 100

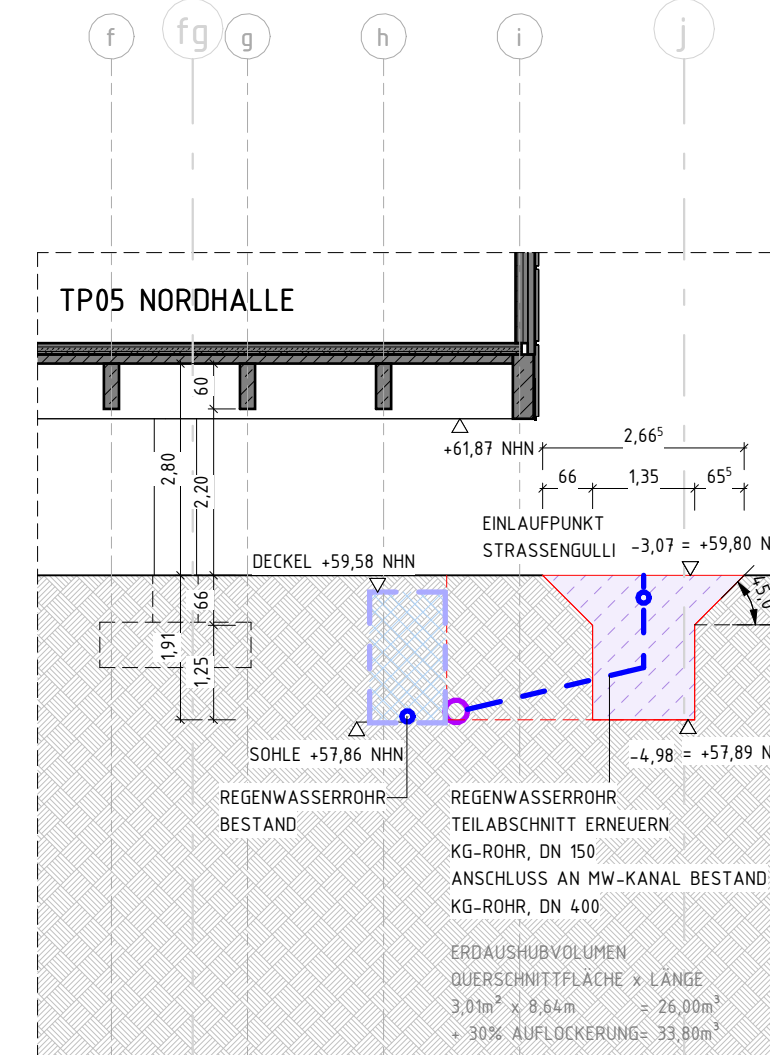


ENT - SCHNITT 7
M 1 : 100

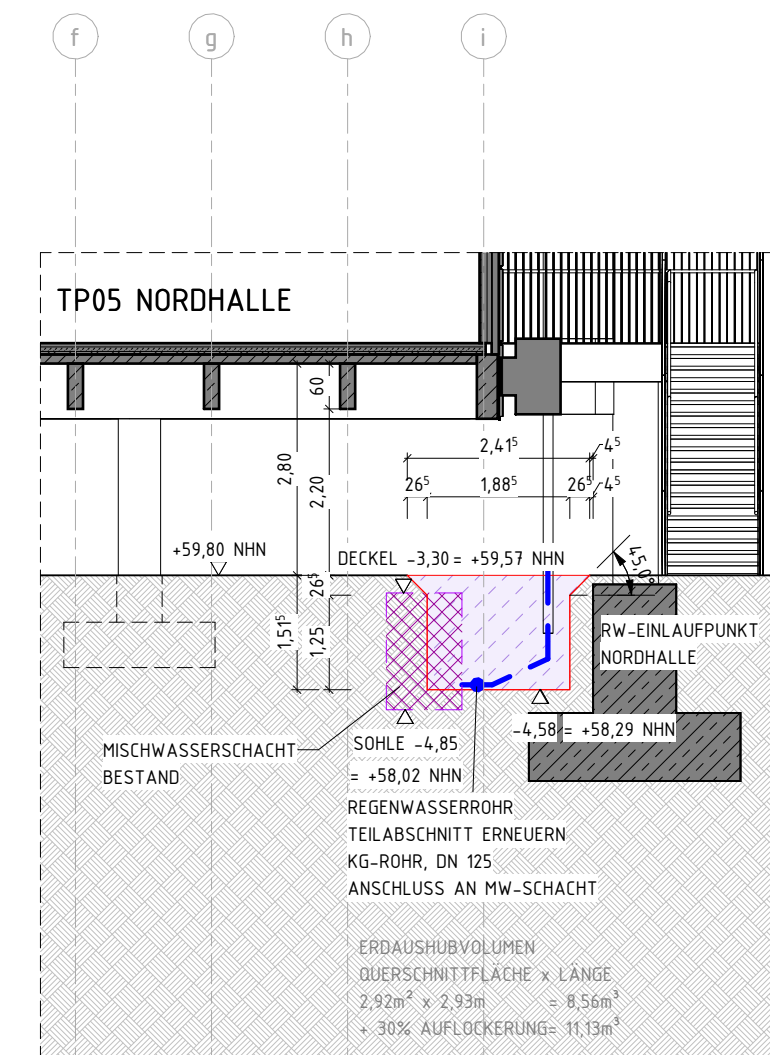





ENT - SCHNITT 8
M 1 : 100

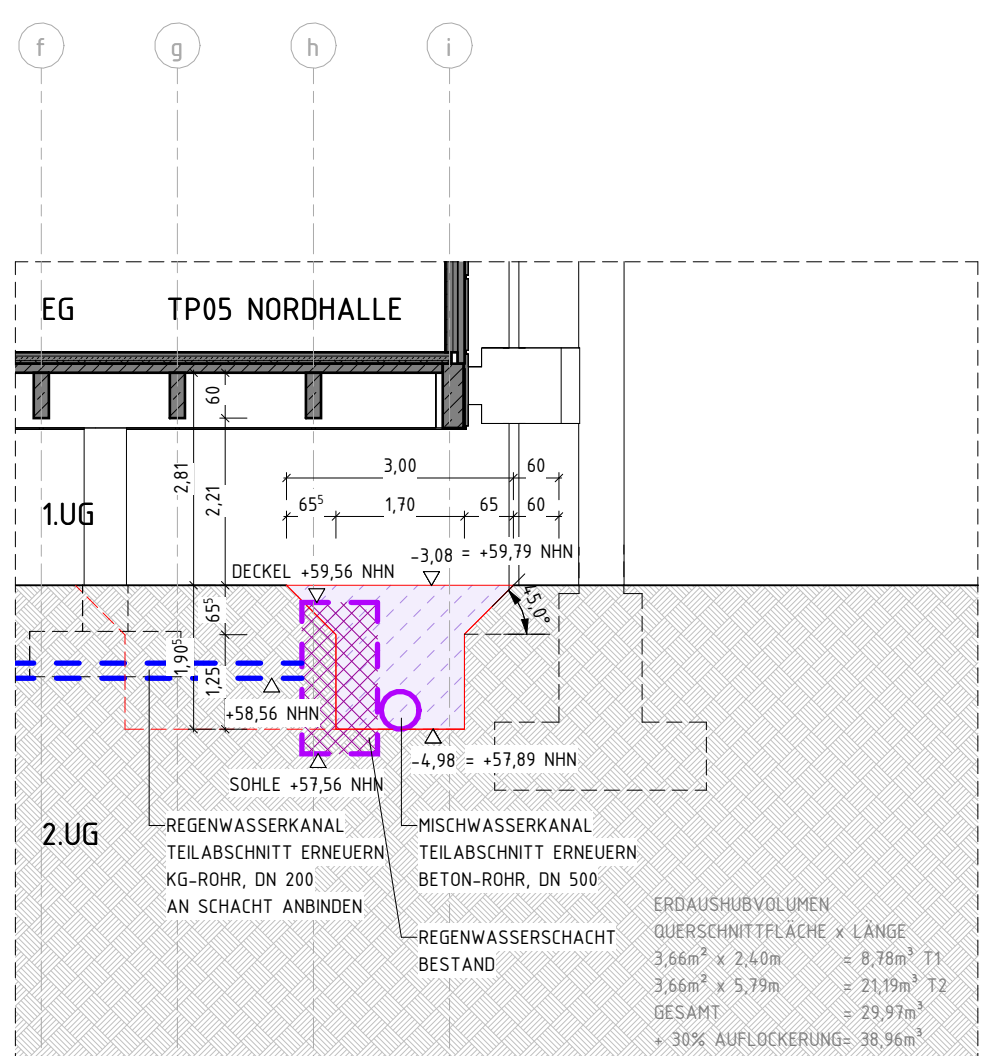


ENT - SCHNITT 9
M 1 : 100

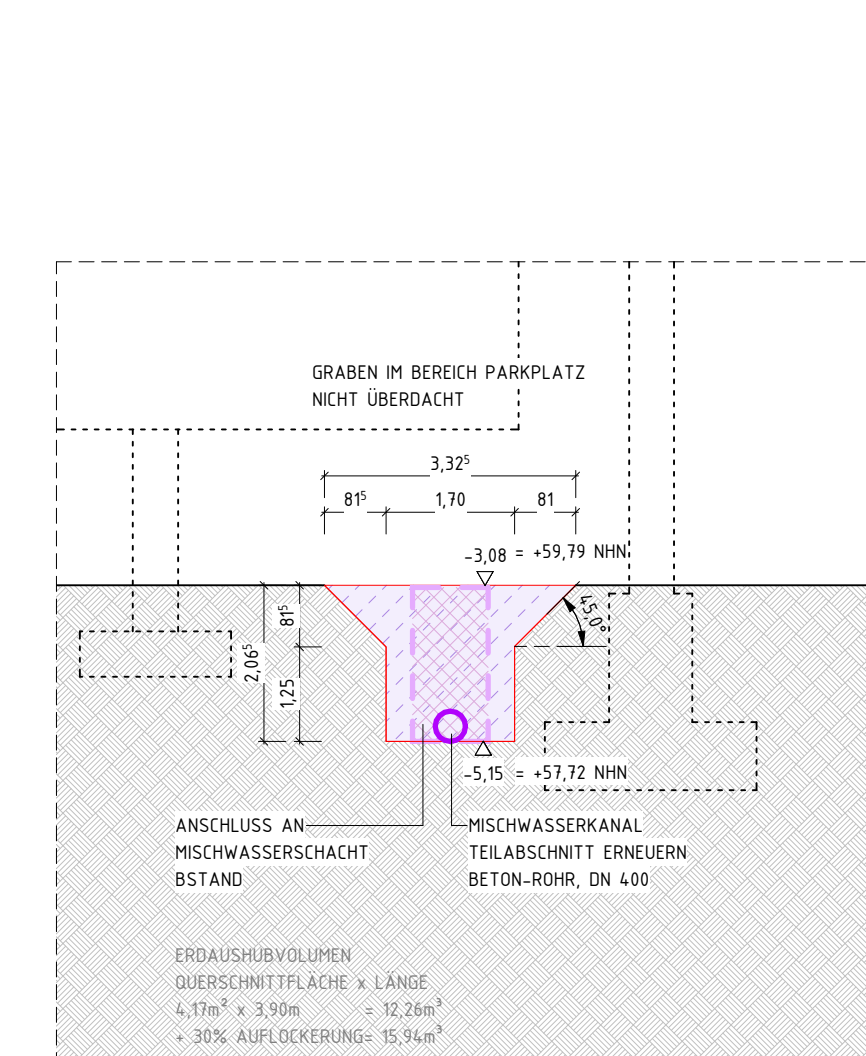

ENT - SCHNITT 10
M 1 : 100

    
LEGENDE		
	MAUERWERK	FF ▽ FERTIGFUSSBODEN
	STAHLBETON	RD ▼ ROHDECKE
	UNBEWEHRTER BETON	— — (FH) BAUTEIL (HOCH-) FEUERHEMMEND
	TROCKENBAU	— — (FB) BAUTEIL (HOCH-) FEUERBESTÄNDIG
	DÄMMUNG, WEICH	— — — (BW) BRANDWAND
	DÄMMUNG, HART	— — — — (BABW) BAUTEIL IN BAUART EINER BRANDWAND
	ERDREICH	
	BESTAND / NEU / ABRUCH	T-RD RAUCHDICHT- UND SELBSTSCHLIEßENDE TÜR
UK	UNTERKANTE	T-DS DICHTSCHLIEßENDE TÜR
OK	OBERKANTE	T-DSS DICHT- UND SELBSTSCHLIEßENDE TÜR

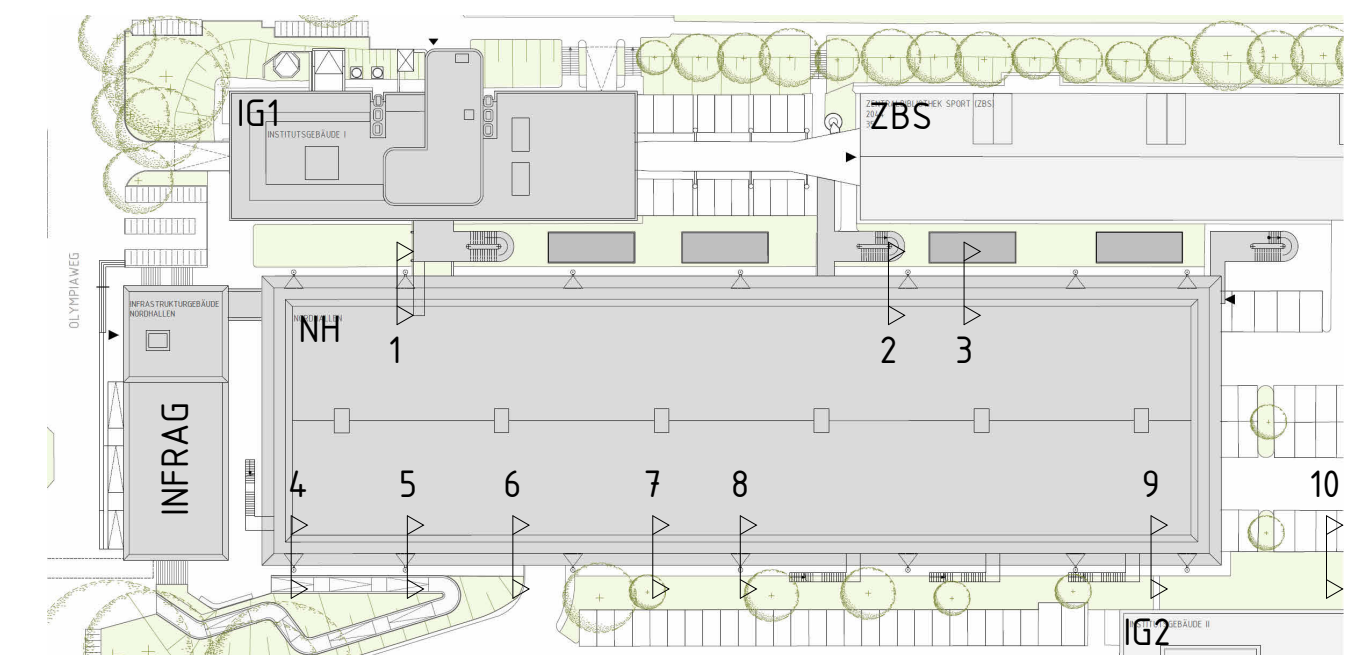


DAZUGEHÖRIGEN PLAN BEACHTEN:
GRUNDRISS "9A2000 GRUNDRISS ENTWÄSSERUNG CAMPUS"

ERDAUSHUBVOLUMEN GESAMT: 248,97 = 250m³
AUFGELOCKERT (+30%): 325m³

Datum:	Bearbeiter(in):	geprüft:	Vermerk:	Index:

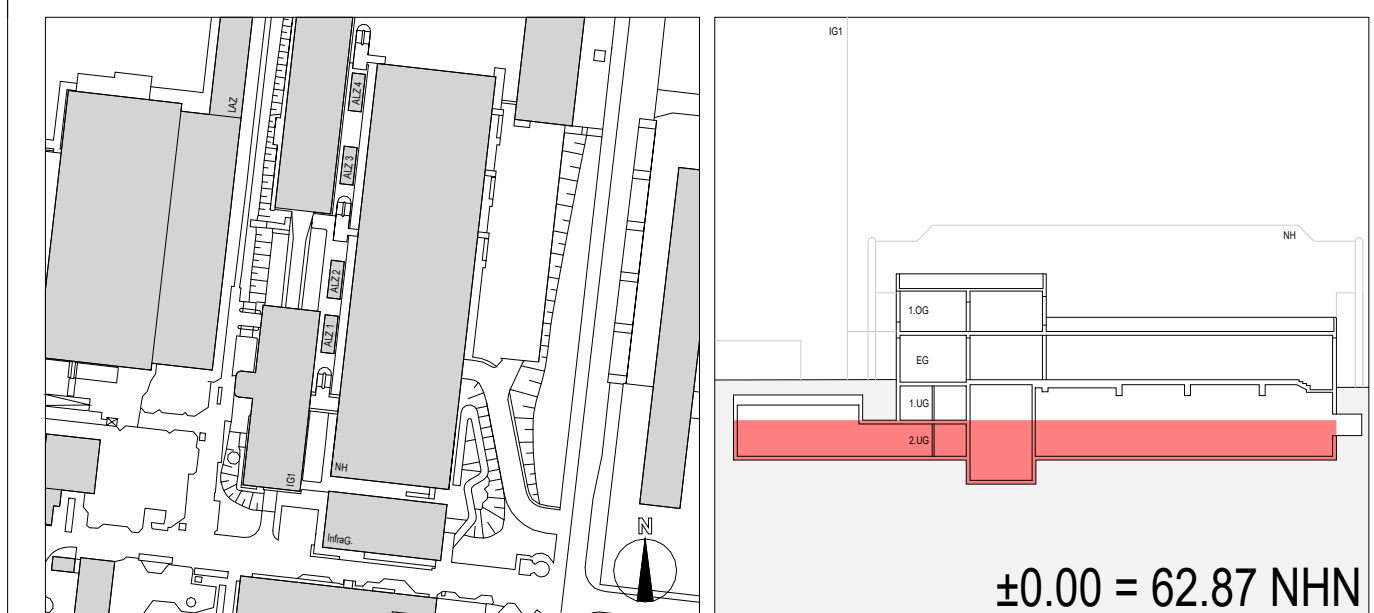

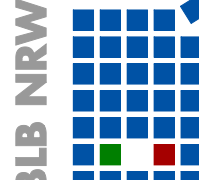	 Bau- und Liegenschaftsbetrieb NRW
	Domstraße 55-73 D - 50668 Köln Telefon: +4922135660-0 Telefax: +49 221 35660 - 999 E-Mail: k.poststelle@bib.nrw.de Internet: www.bib.nrw.de
Bauherr(n): Bau- und Liegenschaftsbetrieb NRW Nutzer / Mieter(n): Deutsche Sporthochschule Köln	

Projekt: 15-12-2044-09-001 SAP-Projekt-Nummer Wirtschaftseinheit / Liegenschaft: WE2044 Wirtschaftseinheitsnummer Objekt / Bauwerk / Gebäude: GE0025 Objekt-Bauwerks-/Gebäude-Nr.		Modernisierung und Sanierung IG I - 2.0 Projektbezeichnung Kernbereich am Sportpark Müngersdorf 6 Wirtschaftseinheits- / Liegenschaftsbezeichnung Infrastrukturgebäude Objekt-Bauwerks-/Gebäudebezeichnung	
Planbezeichnung/Darstellung Schnitte Baugrunderplanung Entwässerung Campus Planschlüssel 2044_FAR_SC_TP09_-2_FUN_-_-_-_-_SA3000-Entwässerung Campus-Baugru		Bauteil / Trakt: TP 09 Geschoss / Anlage: 2.UG Planinhalt: Schnitte	
Dateipfad: Autodesk Docs\\21428 DSHS Köln IG I 2.0\\21428_DSHS_Köln_Infra.rvt			
Modell-Name:		Plottstiftabelle:	
Planname: Entwässerung Campus		Planart: Ausführungsplanung Zeichnung: PP	
xref:		Fachbereich: (A) Hochbau	
Blk:		Blatt-Nr.: 9A3000 Maßstab: 1:100 Blattgröße: 841 x 594 Plottgröße: 03.07.2025	
Leitung der Entwurfsarbeiten gem. §79 BauO NRW:		Index	