

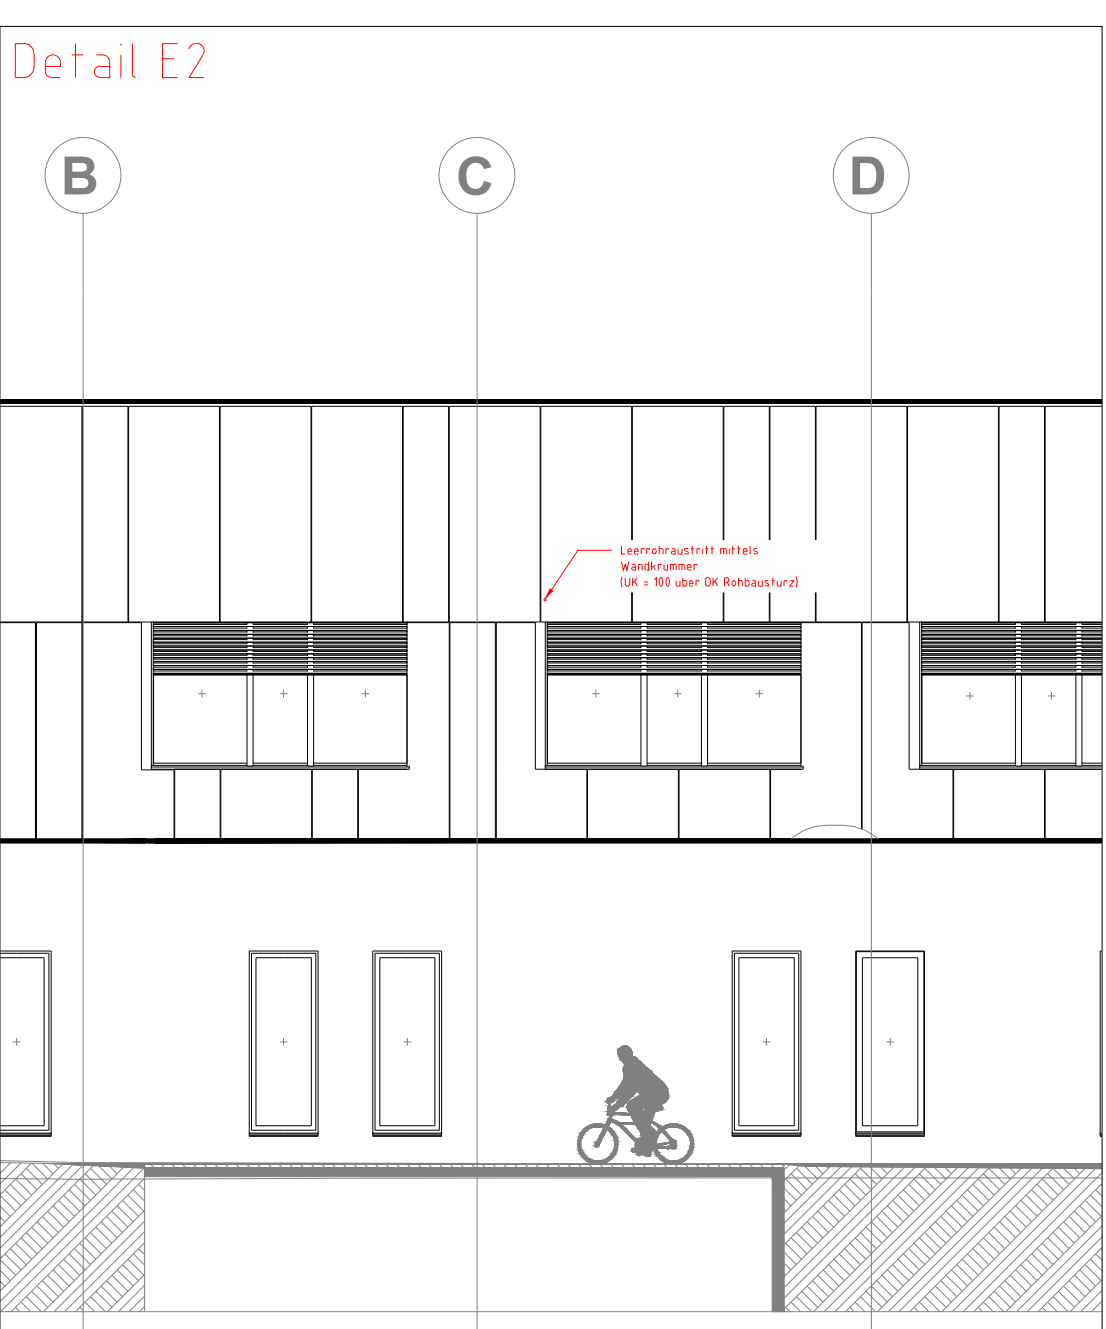
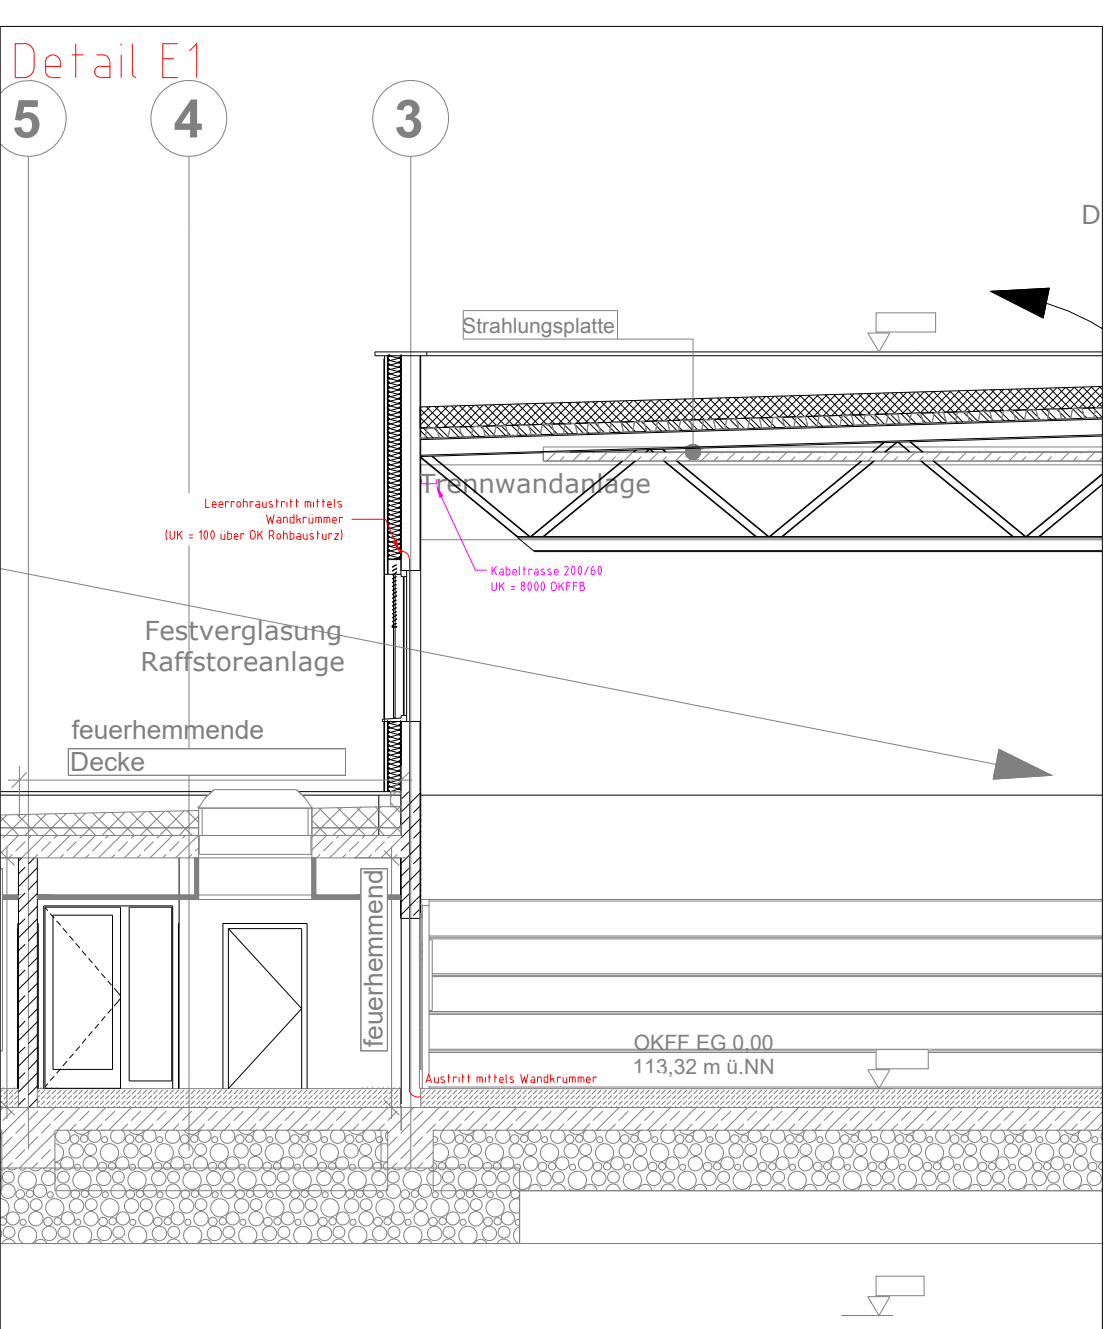
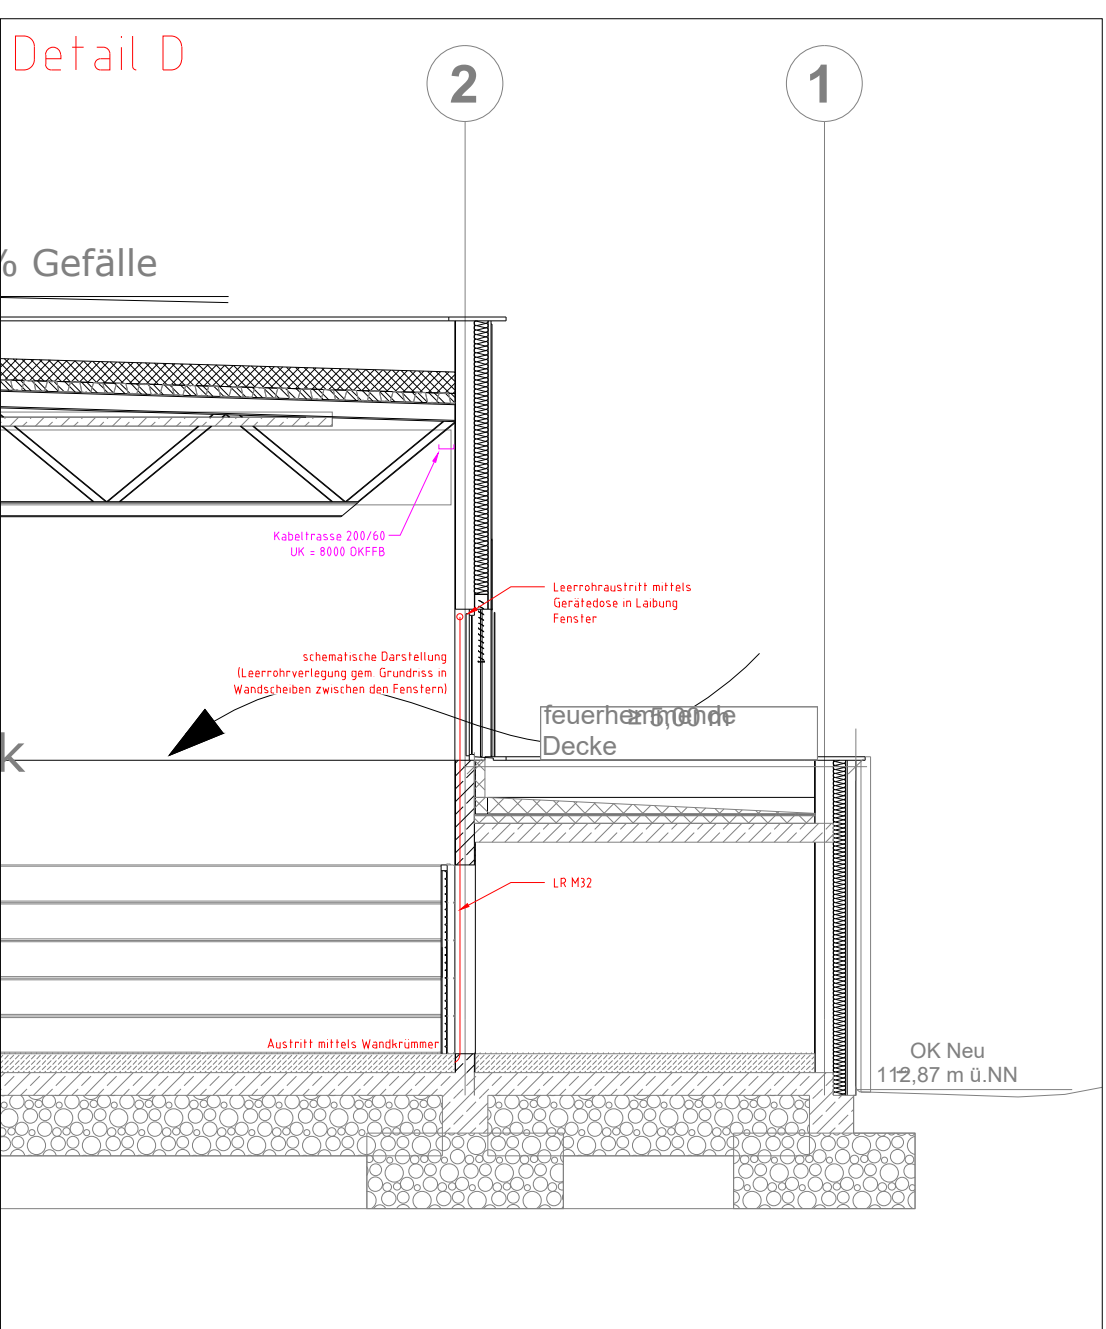
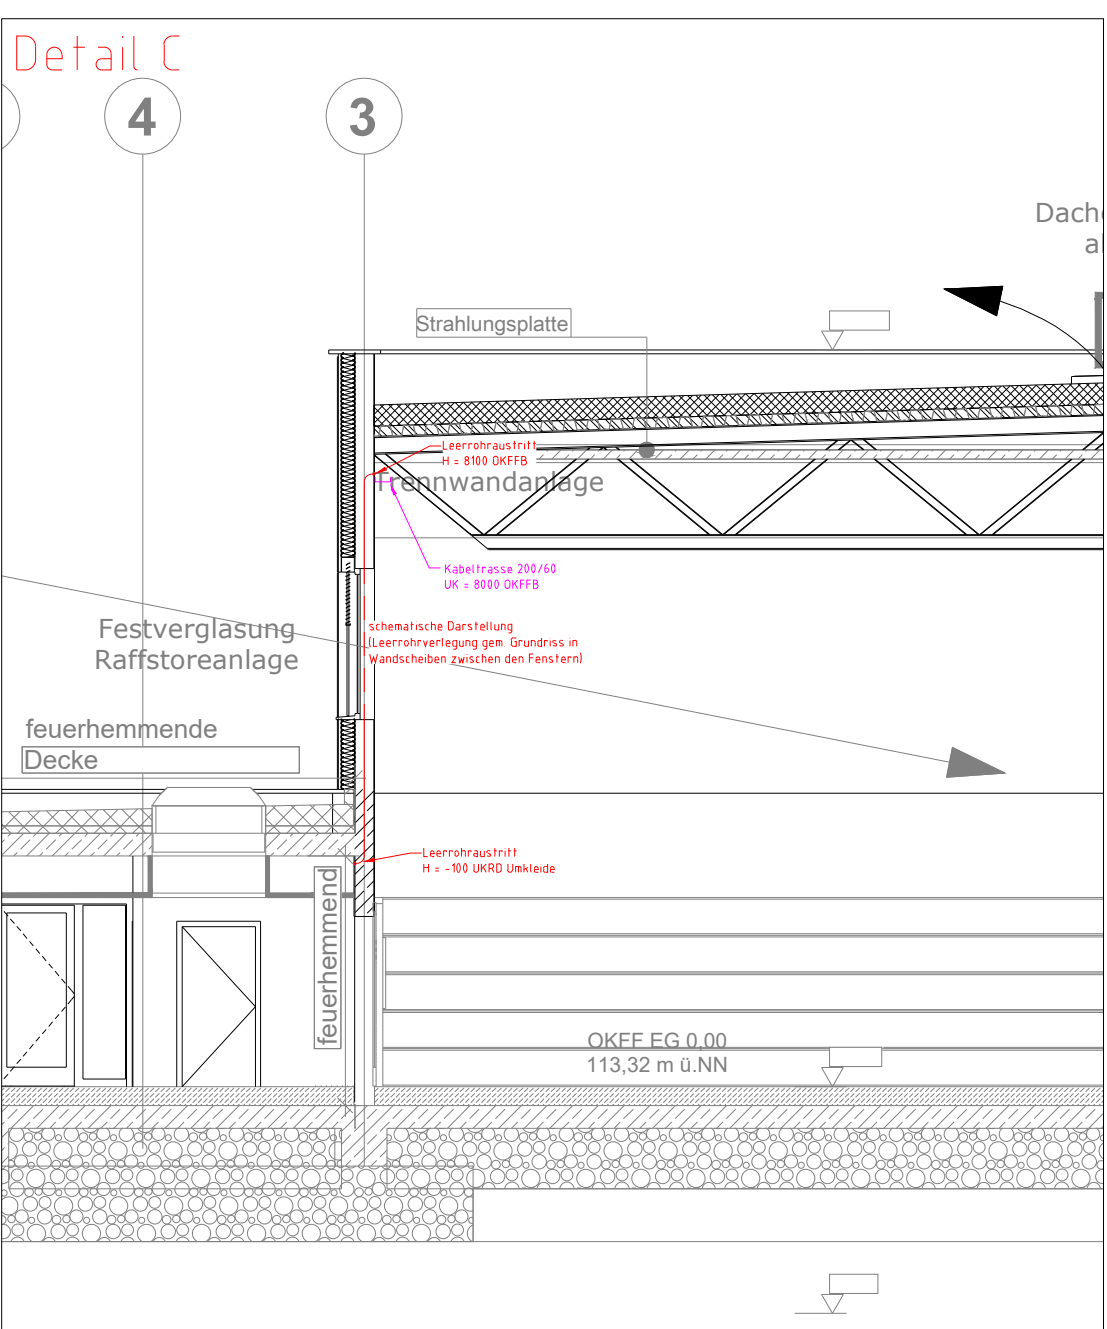
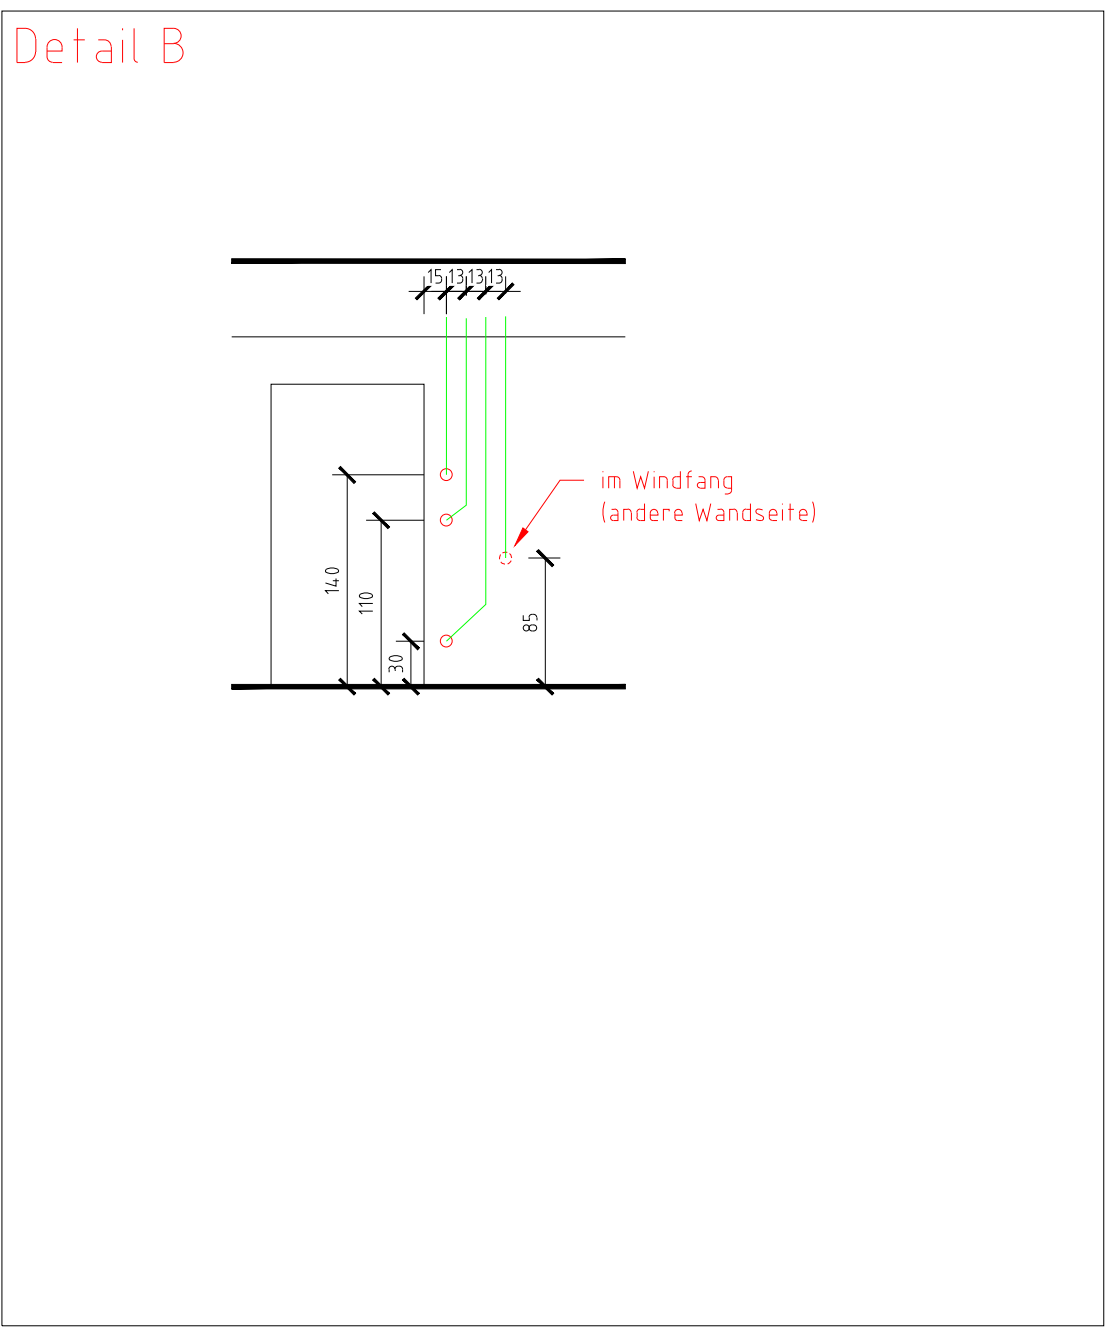
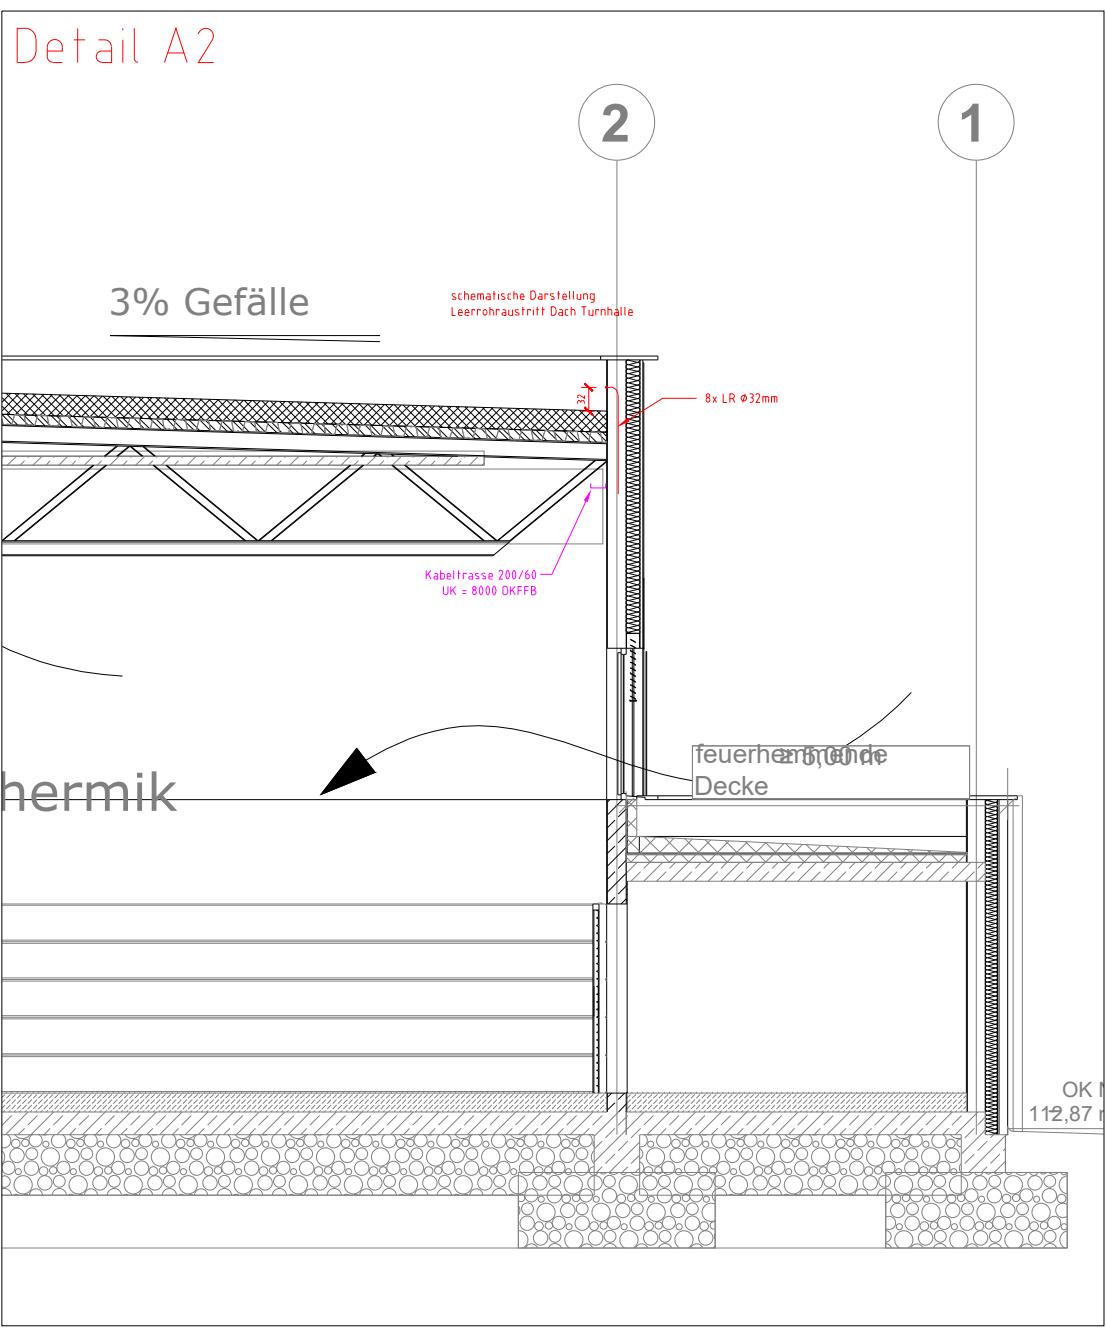
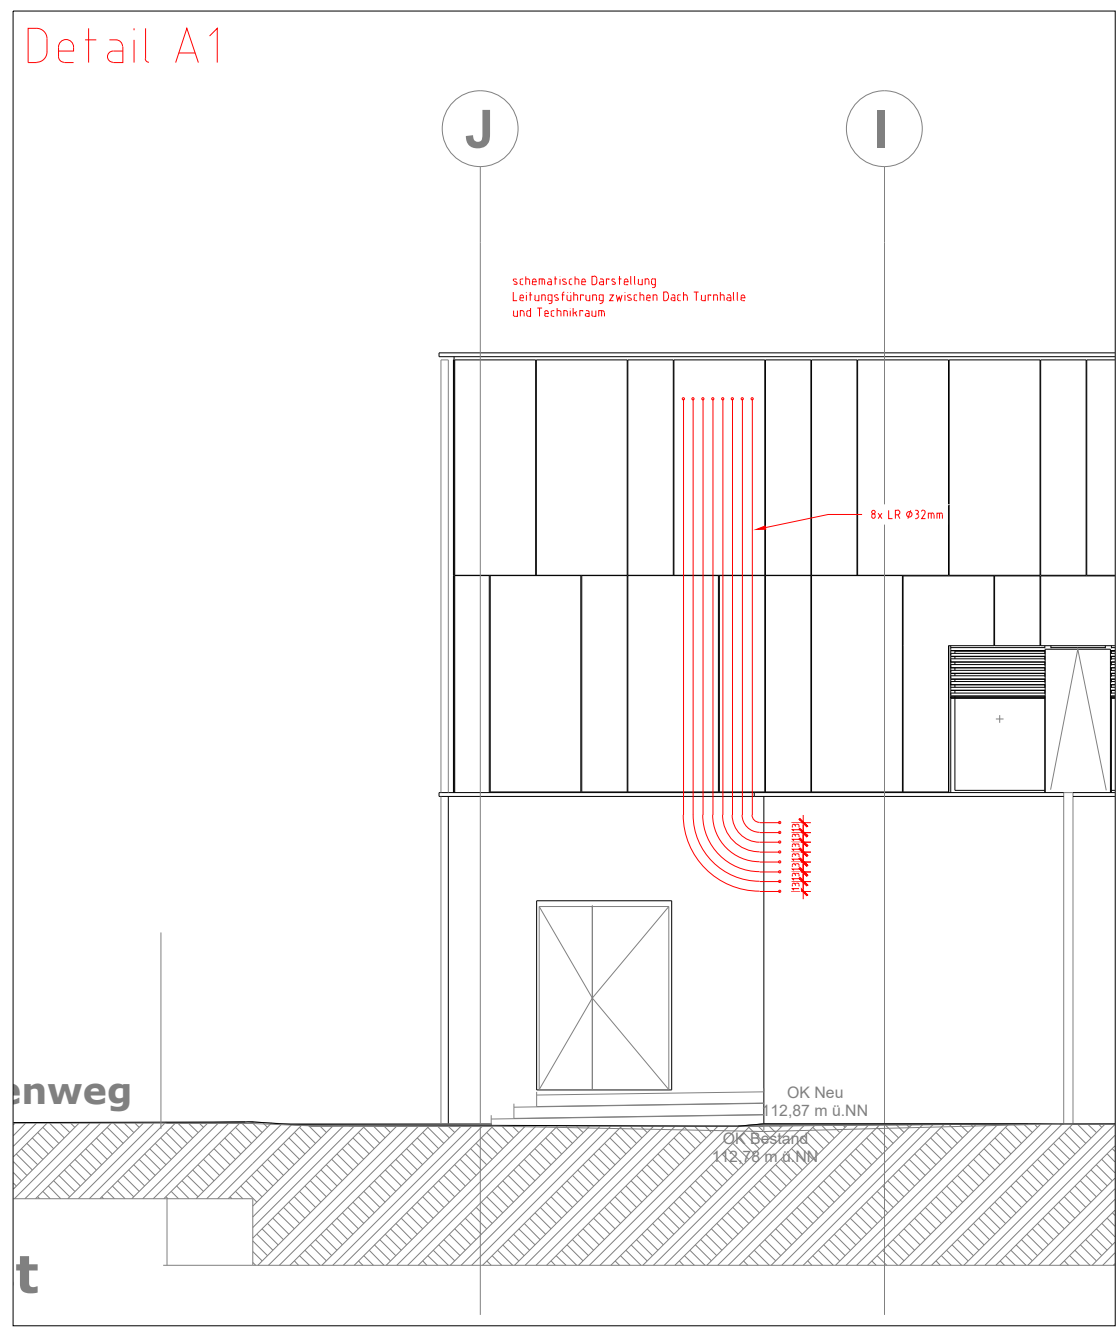
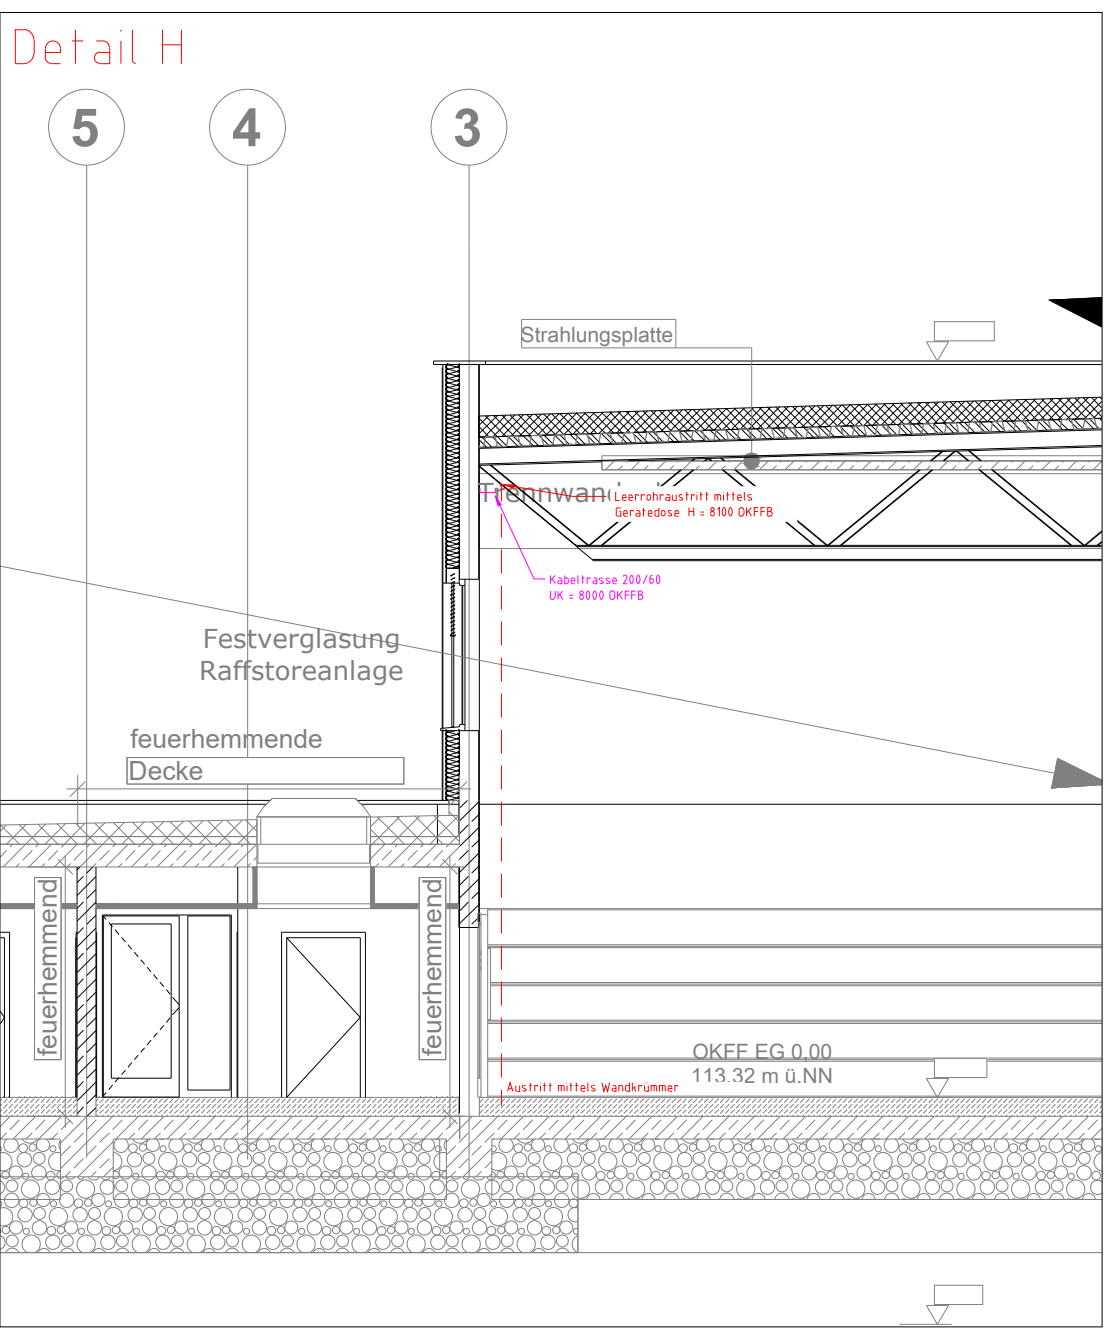


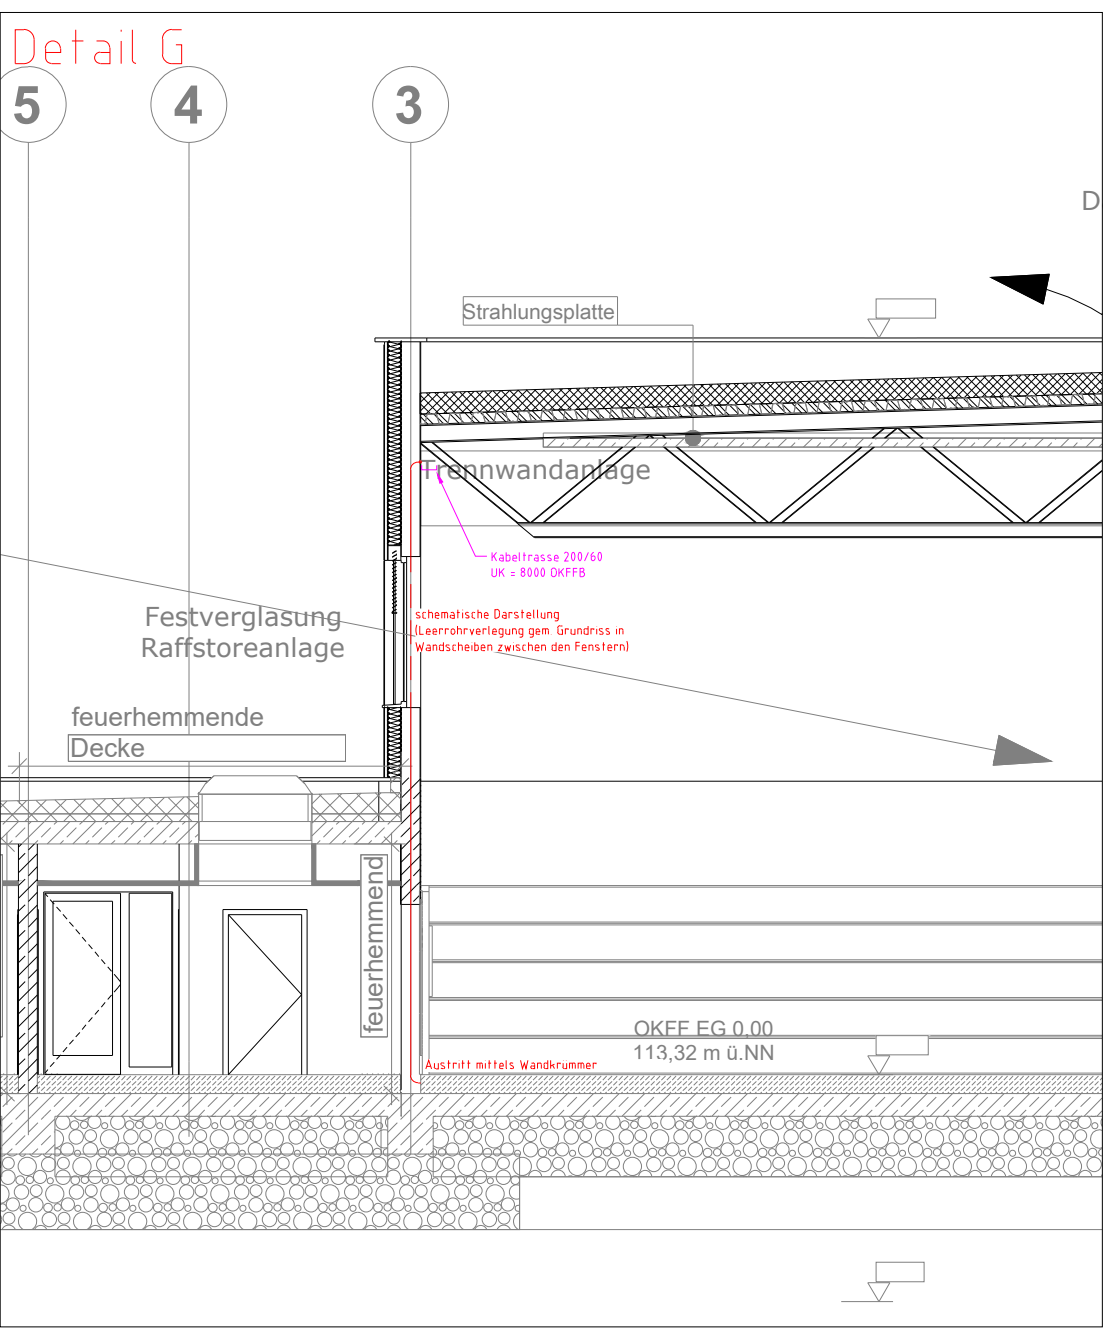



Die genauen Positionen werden in den architektonischen Detailplänen berücksichtigt

Die genauen Positionen werden in den architektonischen Detailplänen berücksichtigt

Es wurde abgestimmt, dass die Leerrohraustritte mit Wandkrümmer für den Sonnenschutz ca. 10 cm über dem Rohbausturz eingeplant werden sollen. Die UK der Gerätedosen entspricht dabei der OK des Rohbausturzes. Die genauen Positionen werden in den architektonischen Detailplänen berücksichtigt

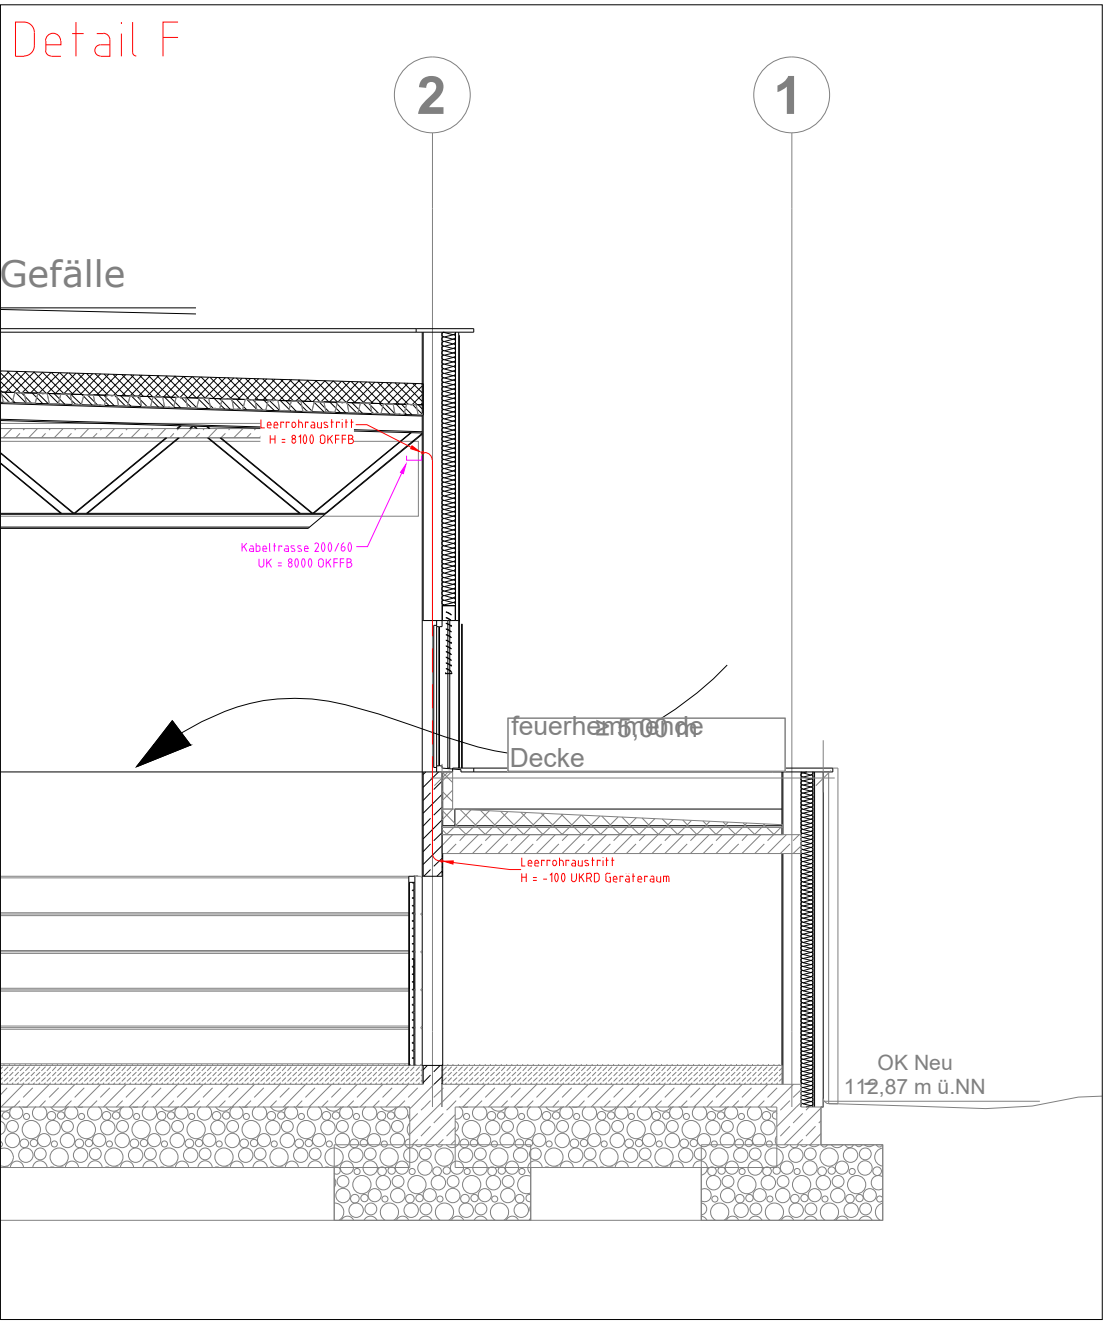

- Position Leerrohraustritt
- Leerrohraustritt z.B. Einbaudose im oberen Wandbereich 10cm UKRD zur Leitungsweiterführung in Abhangende bzw. a.P. Verlegung
 - Leerrohraustritt z.B. Einbaudose im unteren Wandbereich UK Dose - OKRB zur Leitungsweiterführung auf Rohboden
 - Leerrohraustritt mit Einbaudose auf Wandrückseite im oberen Wandbereich 10cm UKRD zur Leitungsweiterführung in Abhangende bzw. a.P. Verlegung
 - Leerrohraustritt 30cm lang aus Wandschalung nach oben zur Rohrweiterführung in der Befondecke
- Ein Leerrohr zusätzlich

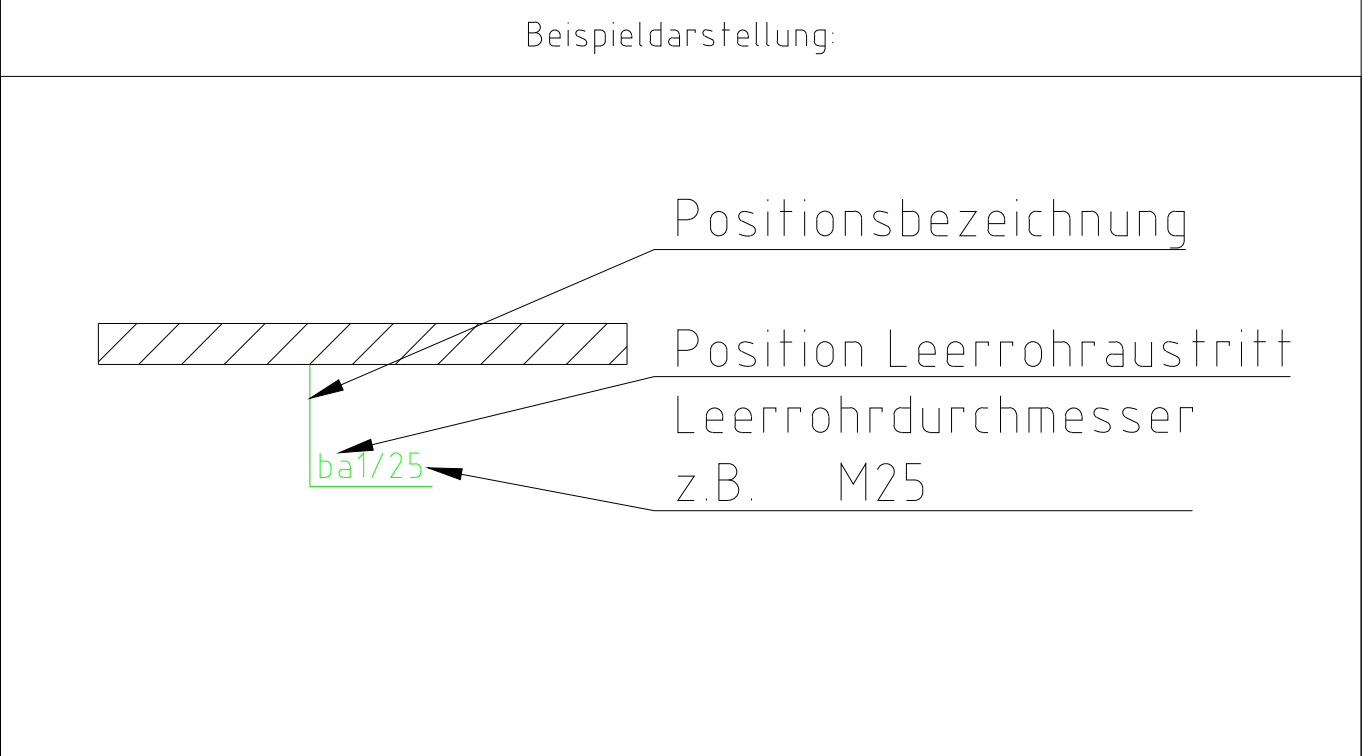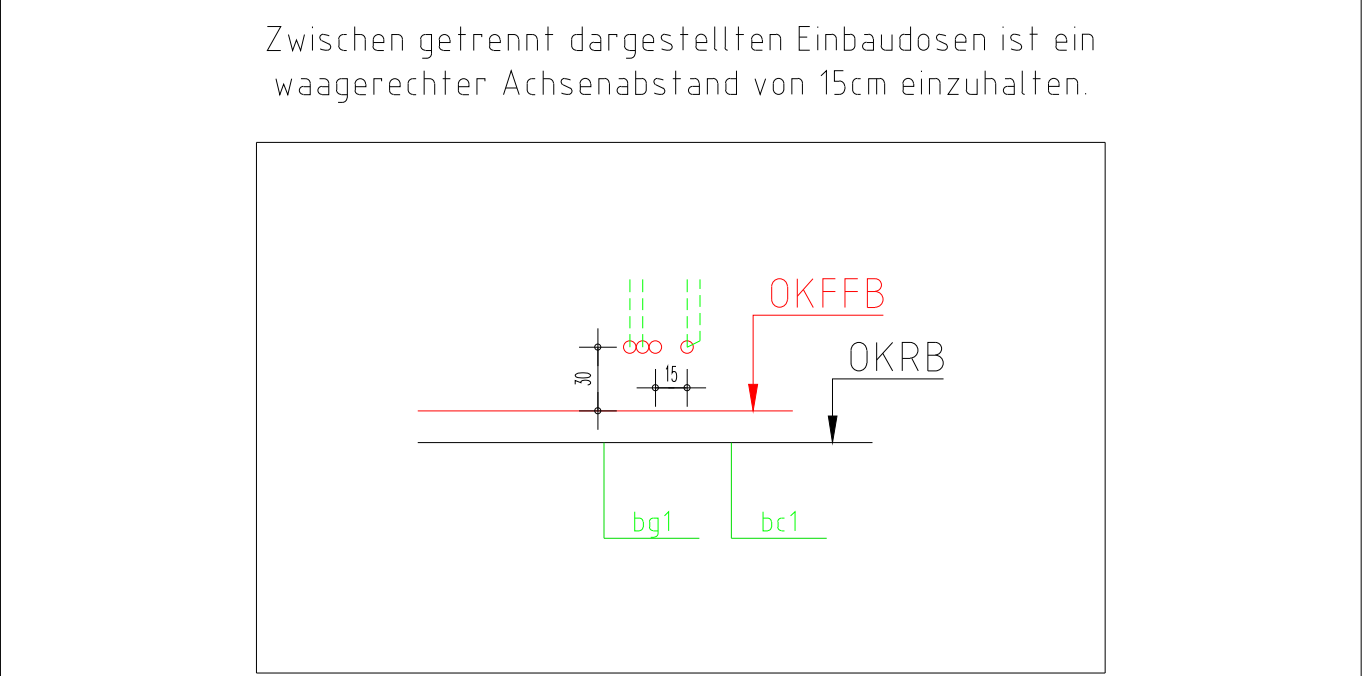

zusätzlicher Hinweis

Der Grundriss ist nur gültig in Verbindung mit dem aktuellen Leerrohrsystem.

Die Leerrohre wurden, resultierend aus der Installationsplanung, in Abstimmung mit den in der Ausführungsplanung beteiligten Fachplanern erstellt.

			Rathausplatz 2 59846 Sundern info@ib-alterauge.de		Fon 0 29 33 - 82 422 - 0 Fax 0 29 33 - 82 422 - 10 www.ib-alterauge.de	
Bauvorhaben 23062 Neubau Sporthalle Delbrück			LPH S-Ausführungsplanung Ebene Obergeschoss / Luftraum Bezeichnung Elektroinstallation Planart Detail Leerrohre Teil 01			
Index	Datum	Bearbeiter	Änderung			
1	21.10.2025	DG AR	Zeichnungsstellung			
2						
3						
4						
5						
6						
7						
8						
9						
10						
11						
12						
13						
14						
15						
Ersteller AR			Maßstab 1:50			
Erstellungsdatum 06.10.2025			Blattgröße 1100 x 860 mm			
Architekt AR Stand 20.10.2025			Bauteil ---			
Zeichnungsnummer 23062-5-DE---DG-Leerrohre_01-1-0						
Genehmigt Name DG			Folgende Angaben beziehen sich auf Im im jeweiligen Maßstab			Blatt
Genehmigt Datum			-----			1