

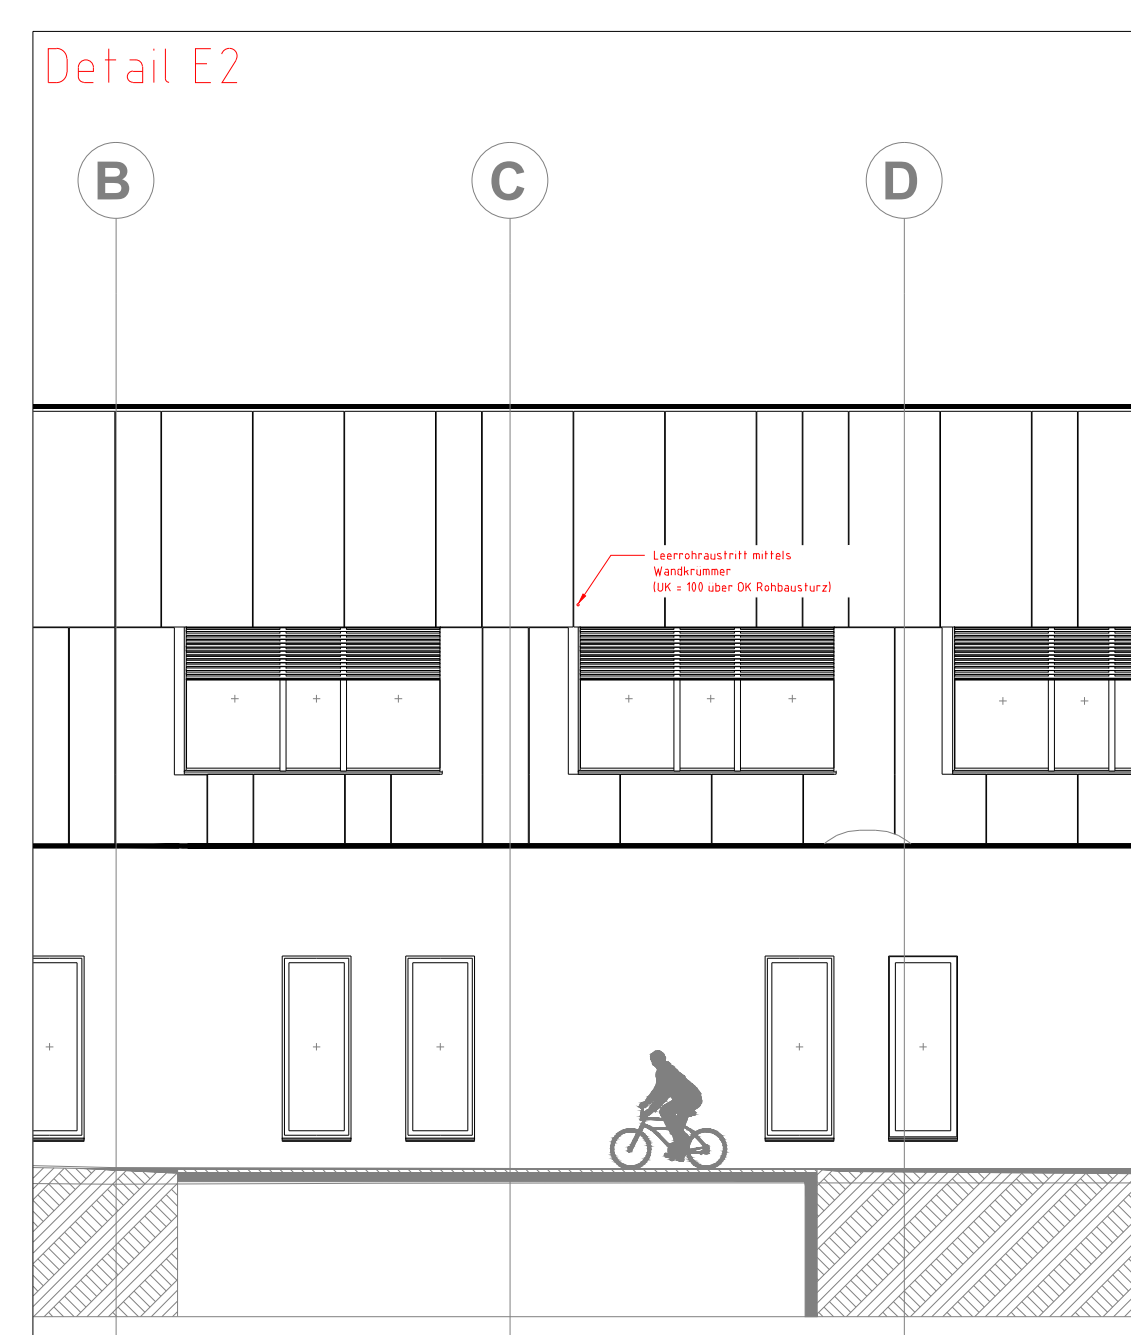
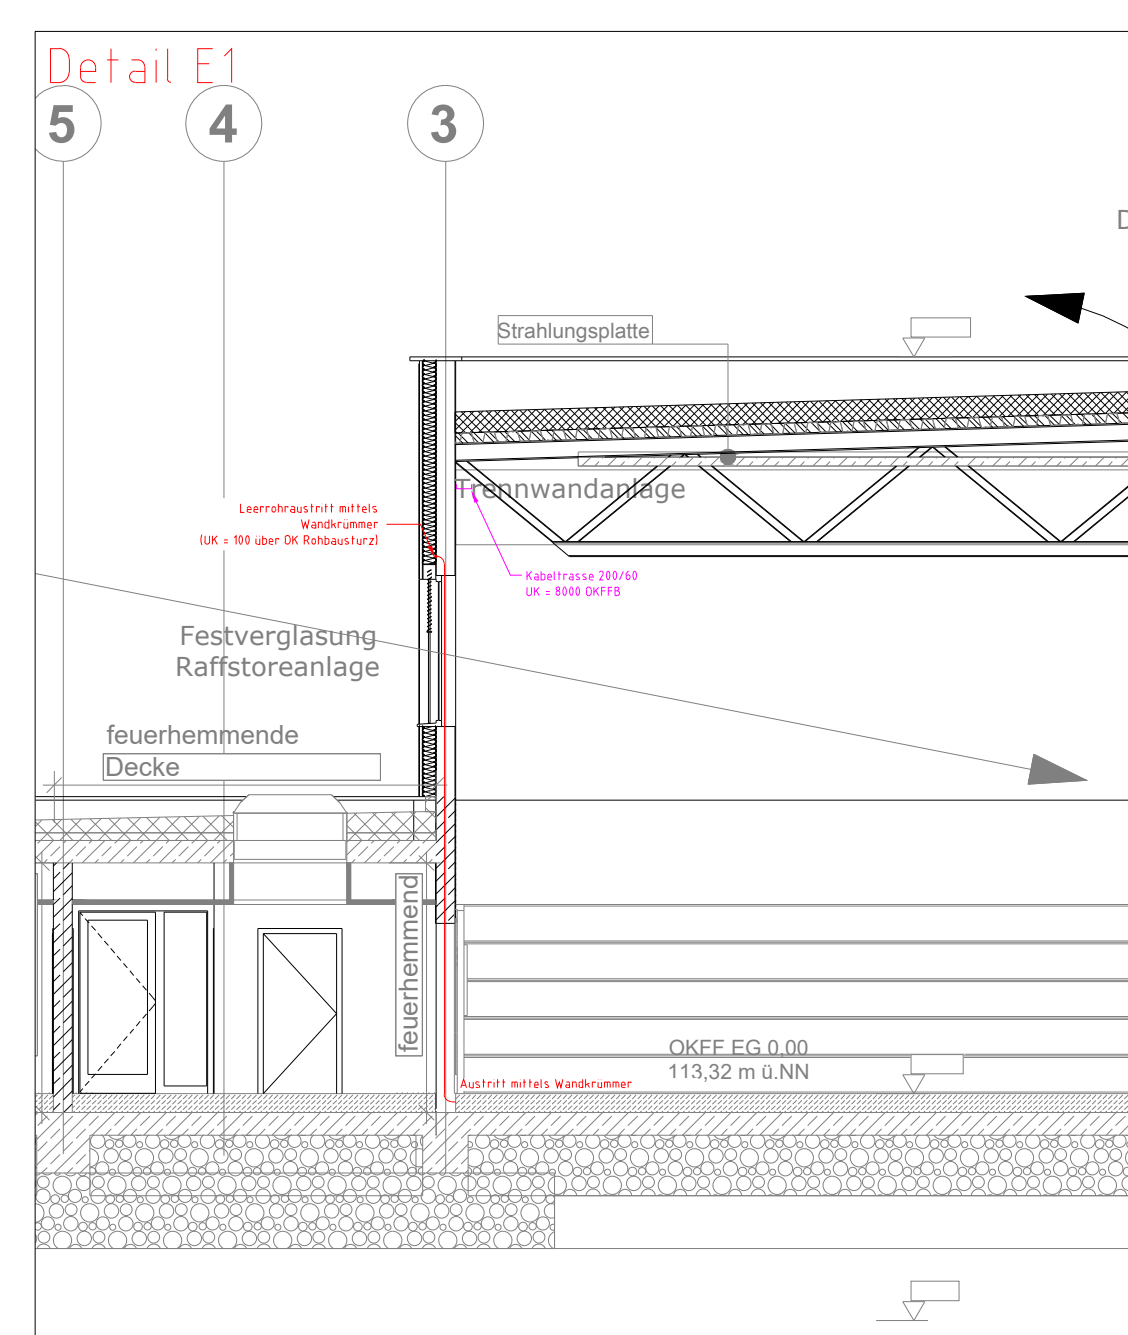
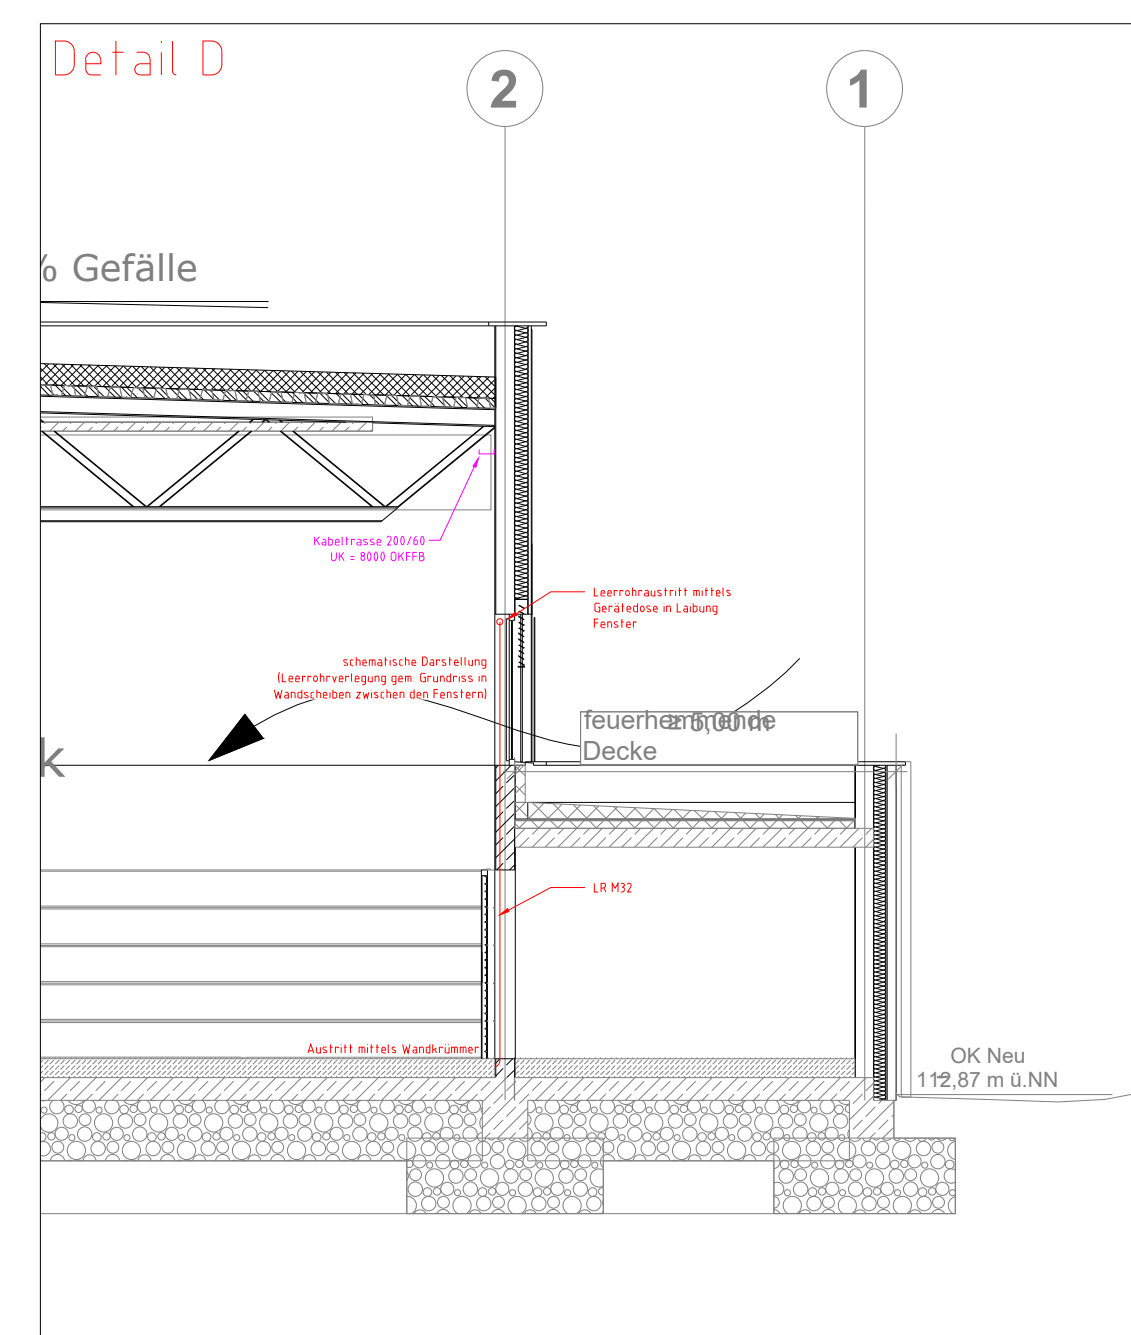
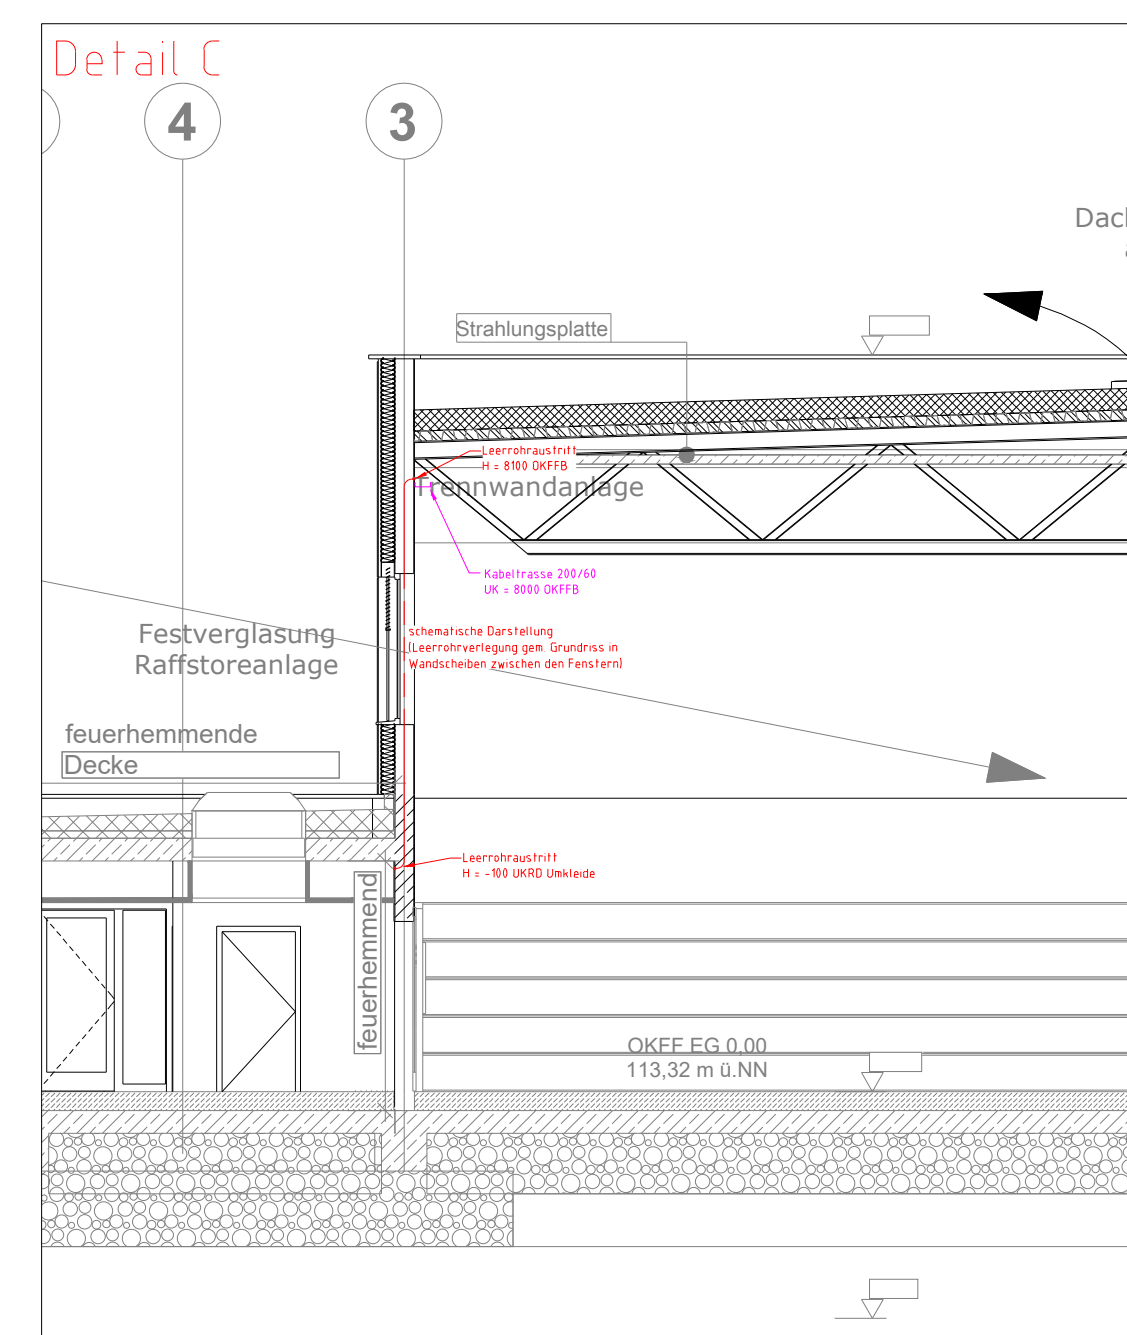
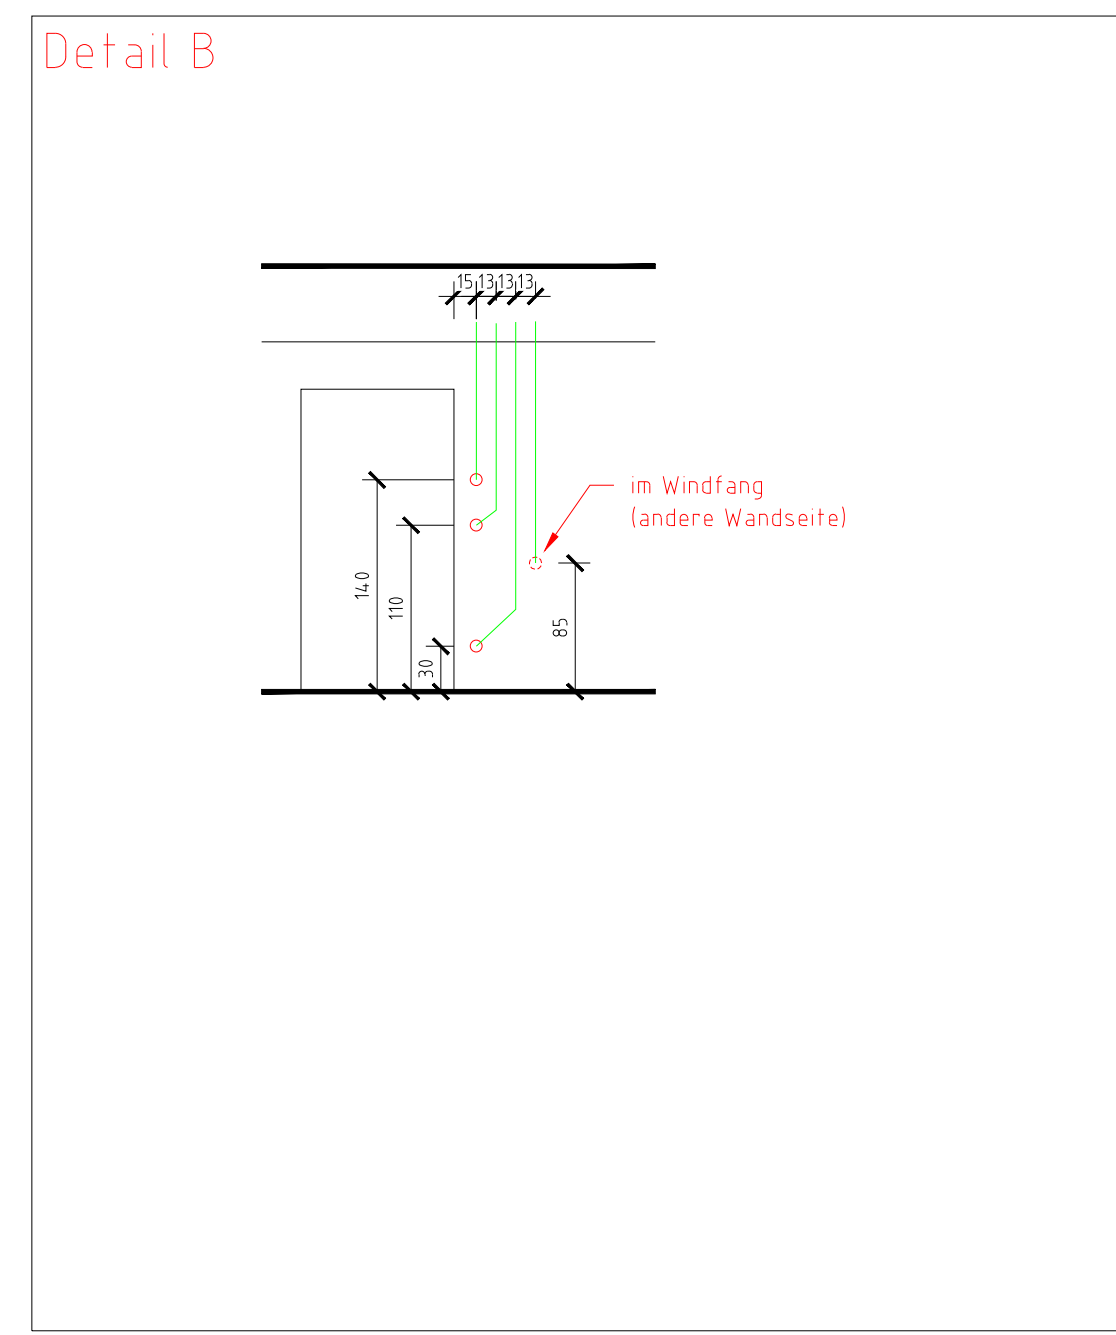
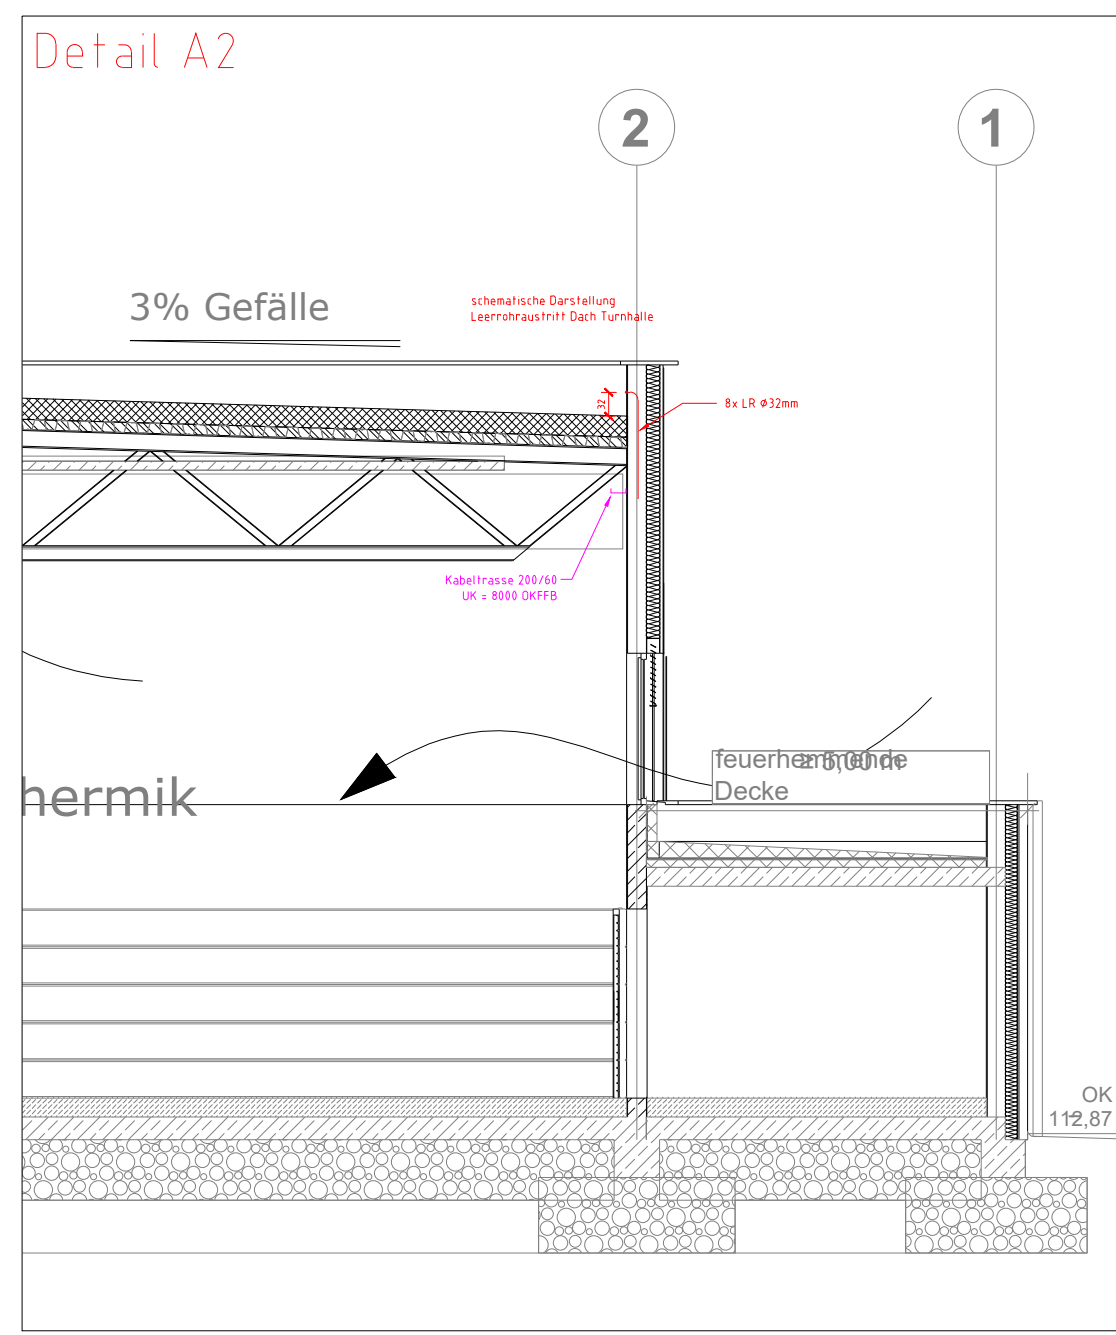
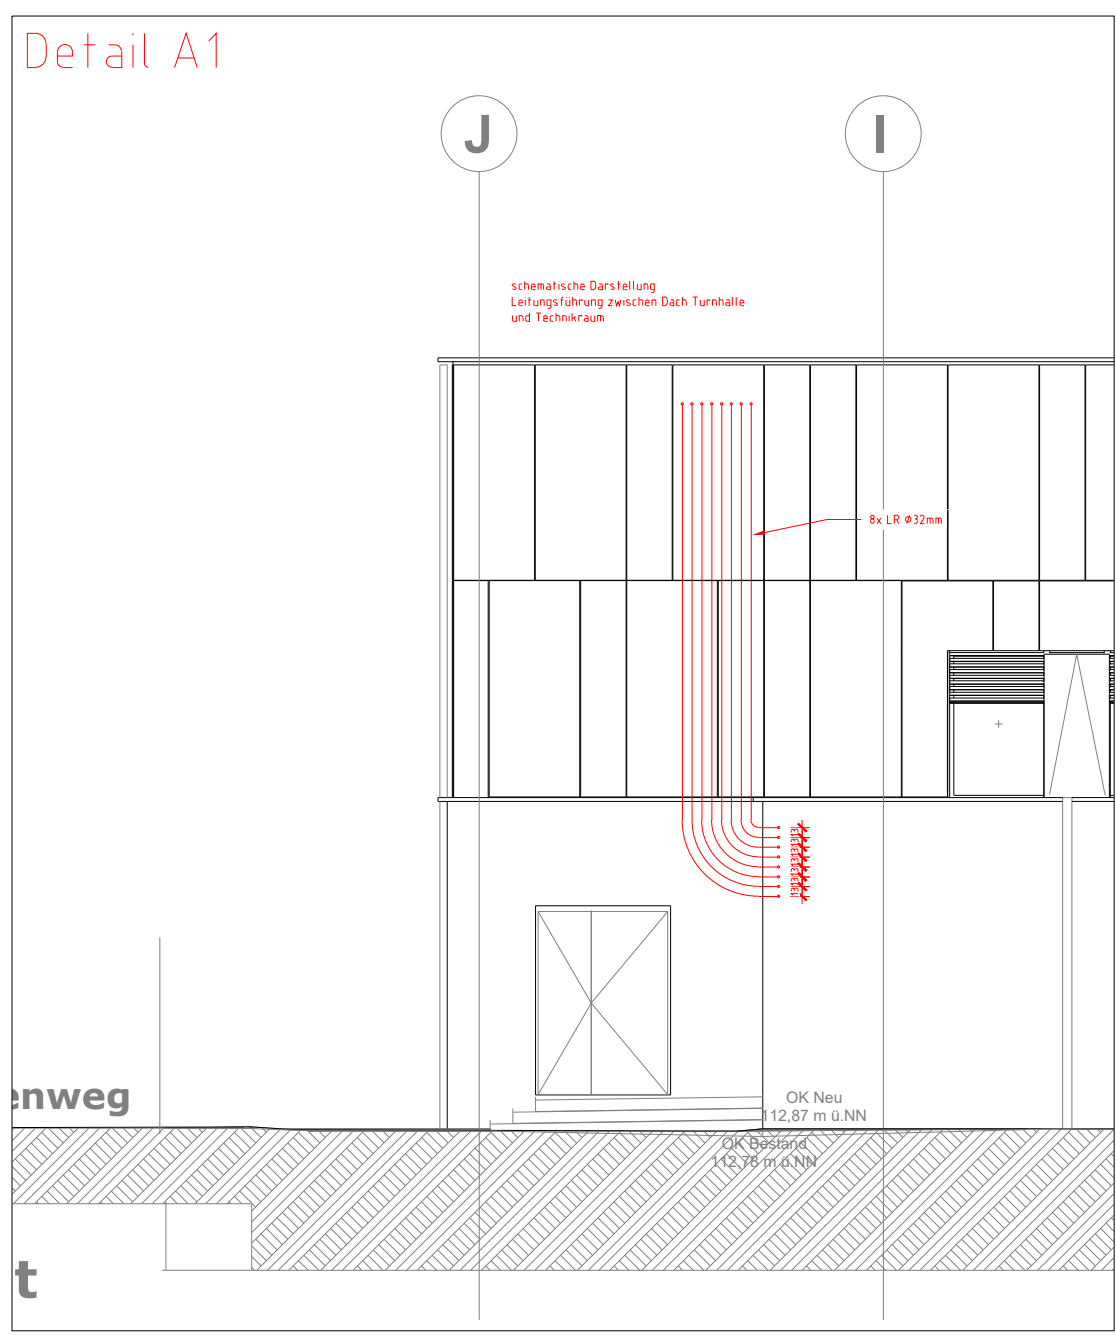
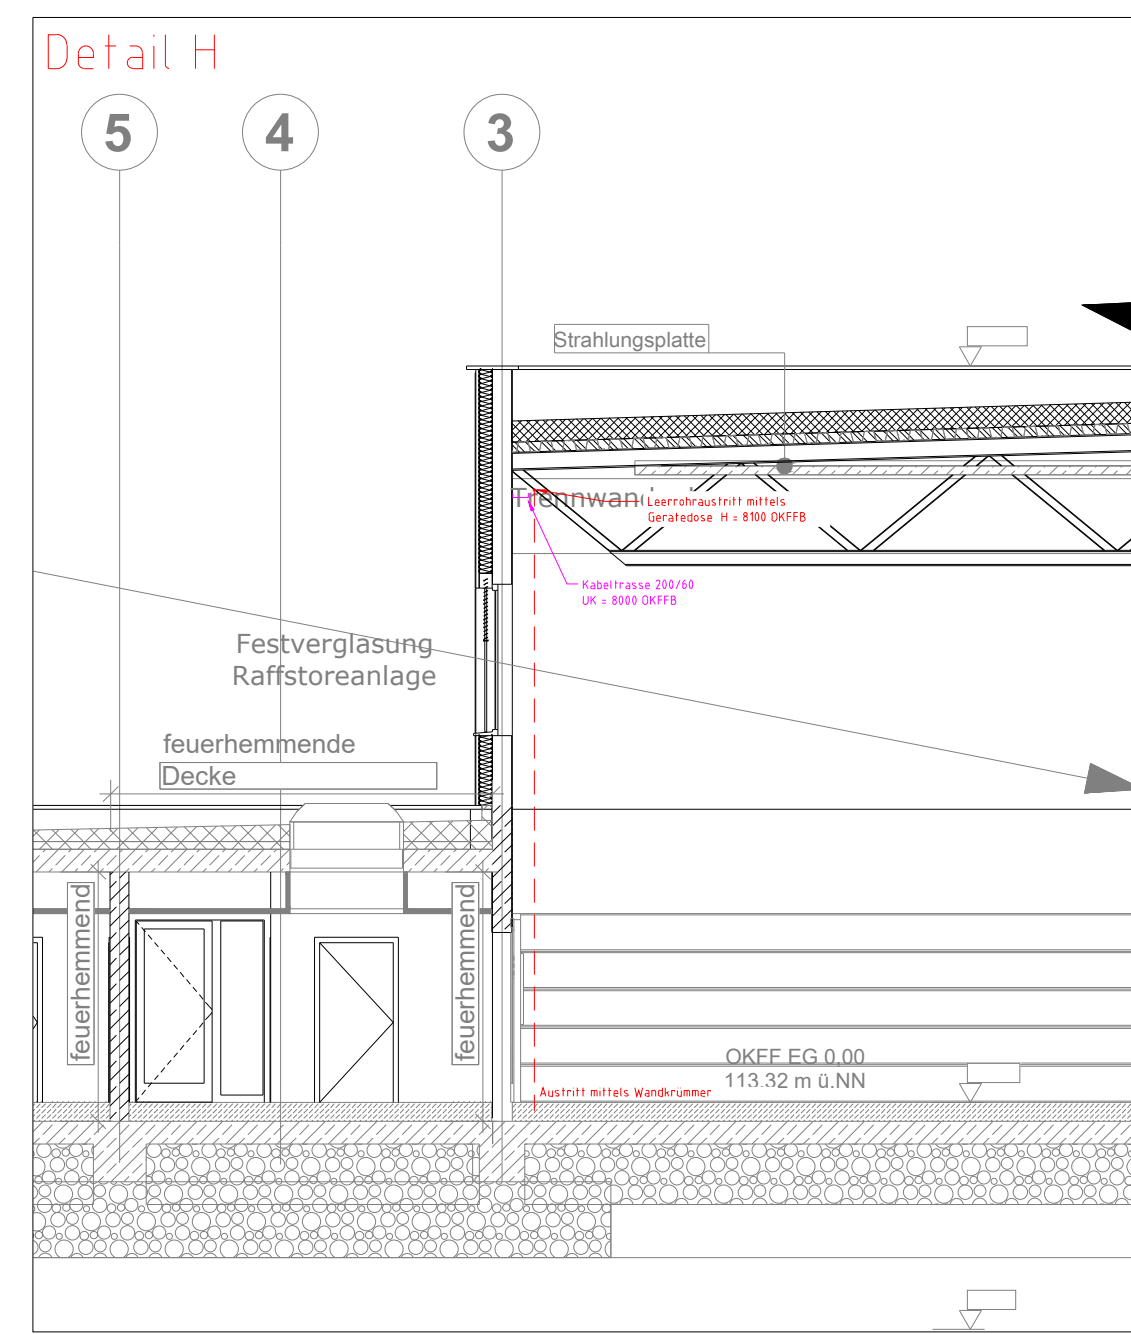
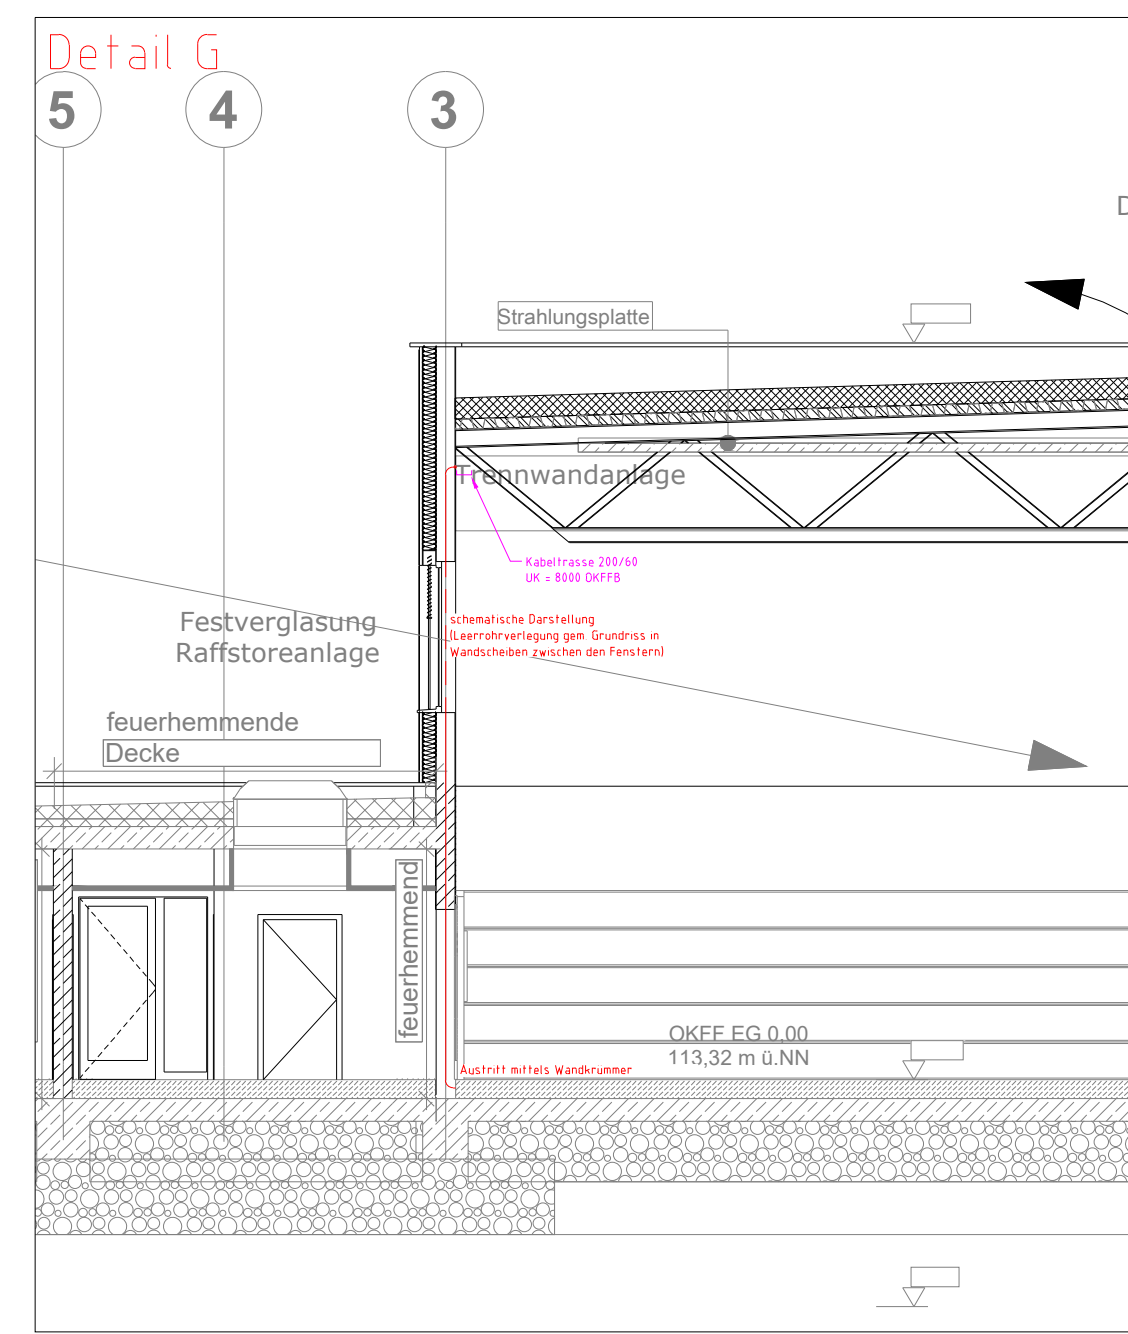


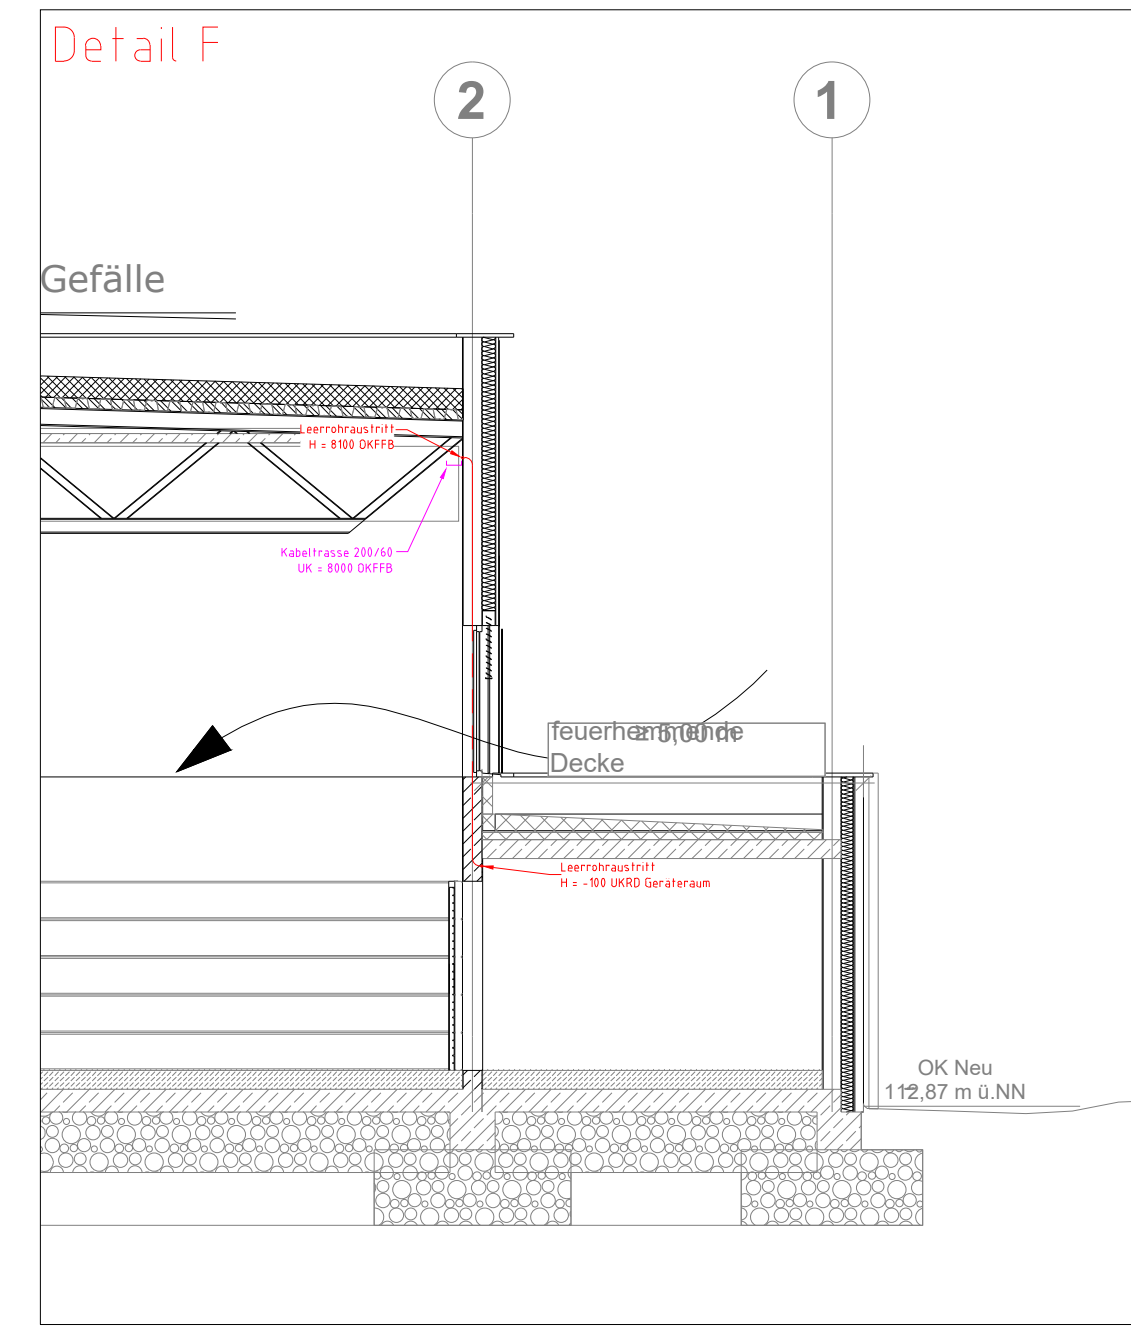


Die genauen Positionen werden in den architektonischen Detailplänen berücksichtigt.

Es wurde abgestimmt, dass die Leerrohraustritte mit Wandkrümmen für den Sonnenschutz ca. 10 cm über dem Rohbausturz eingeplant werden sollen. Die UK der Geratedosen entspricht dabei der OK des Rohbausturzes. Die genauen Positionen werden in den architektonischen Detailplänen berücksichtigt.

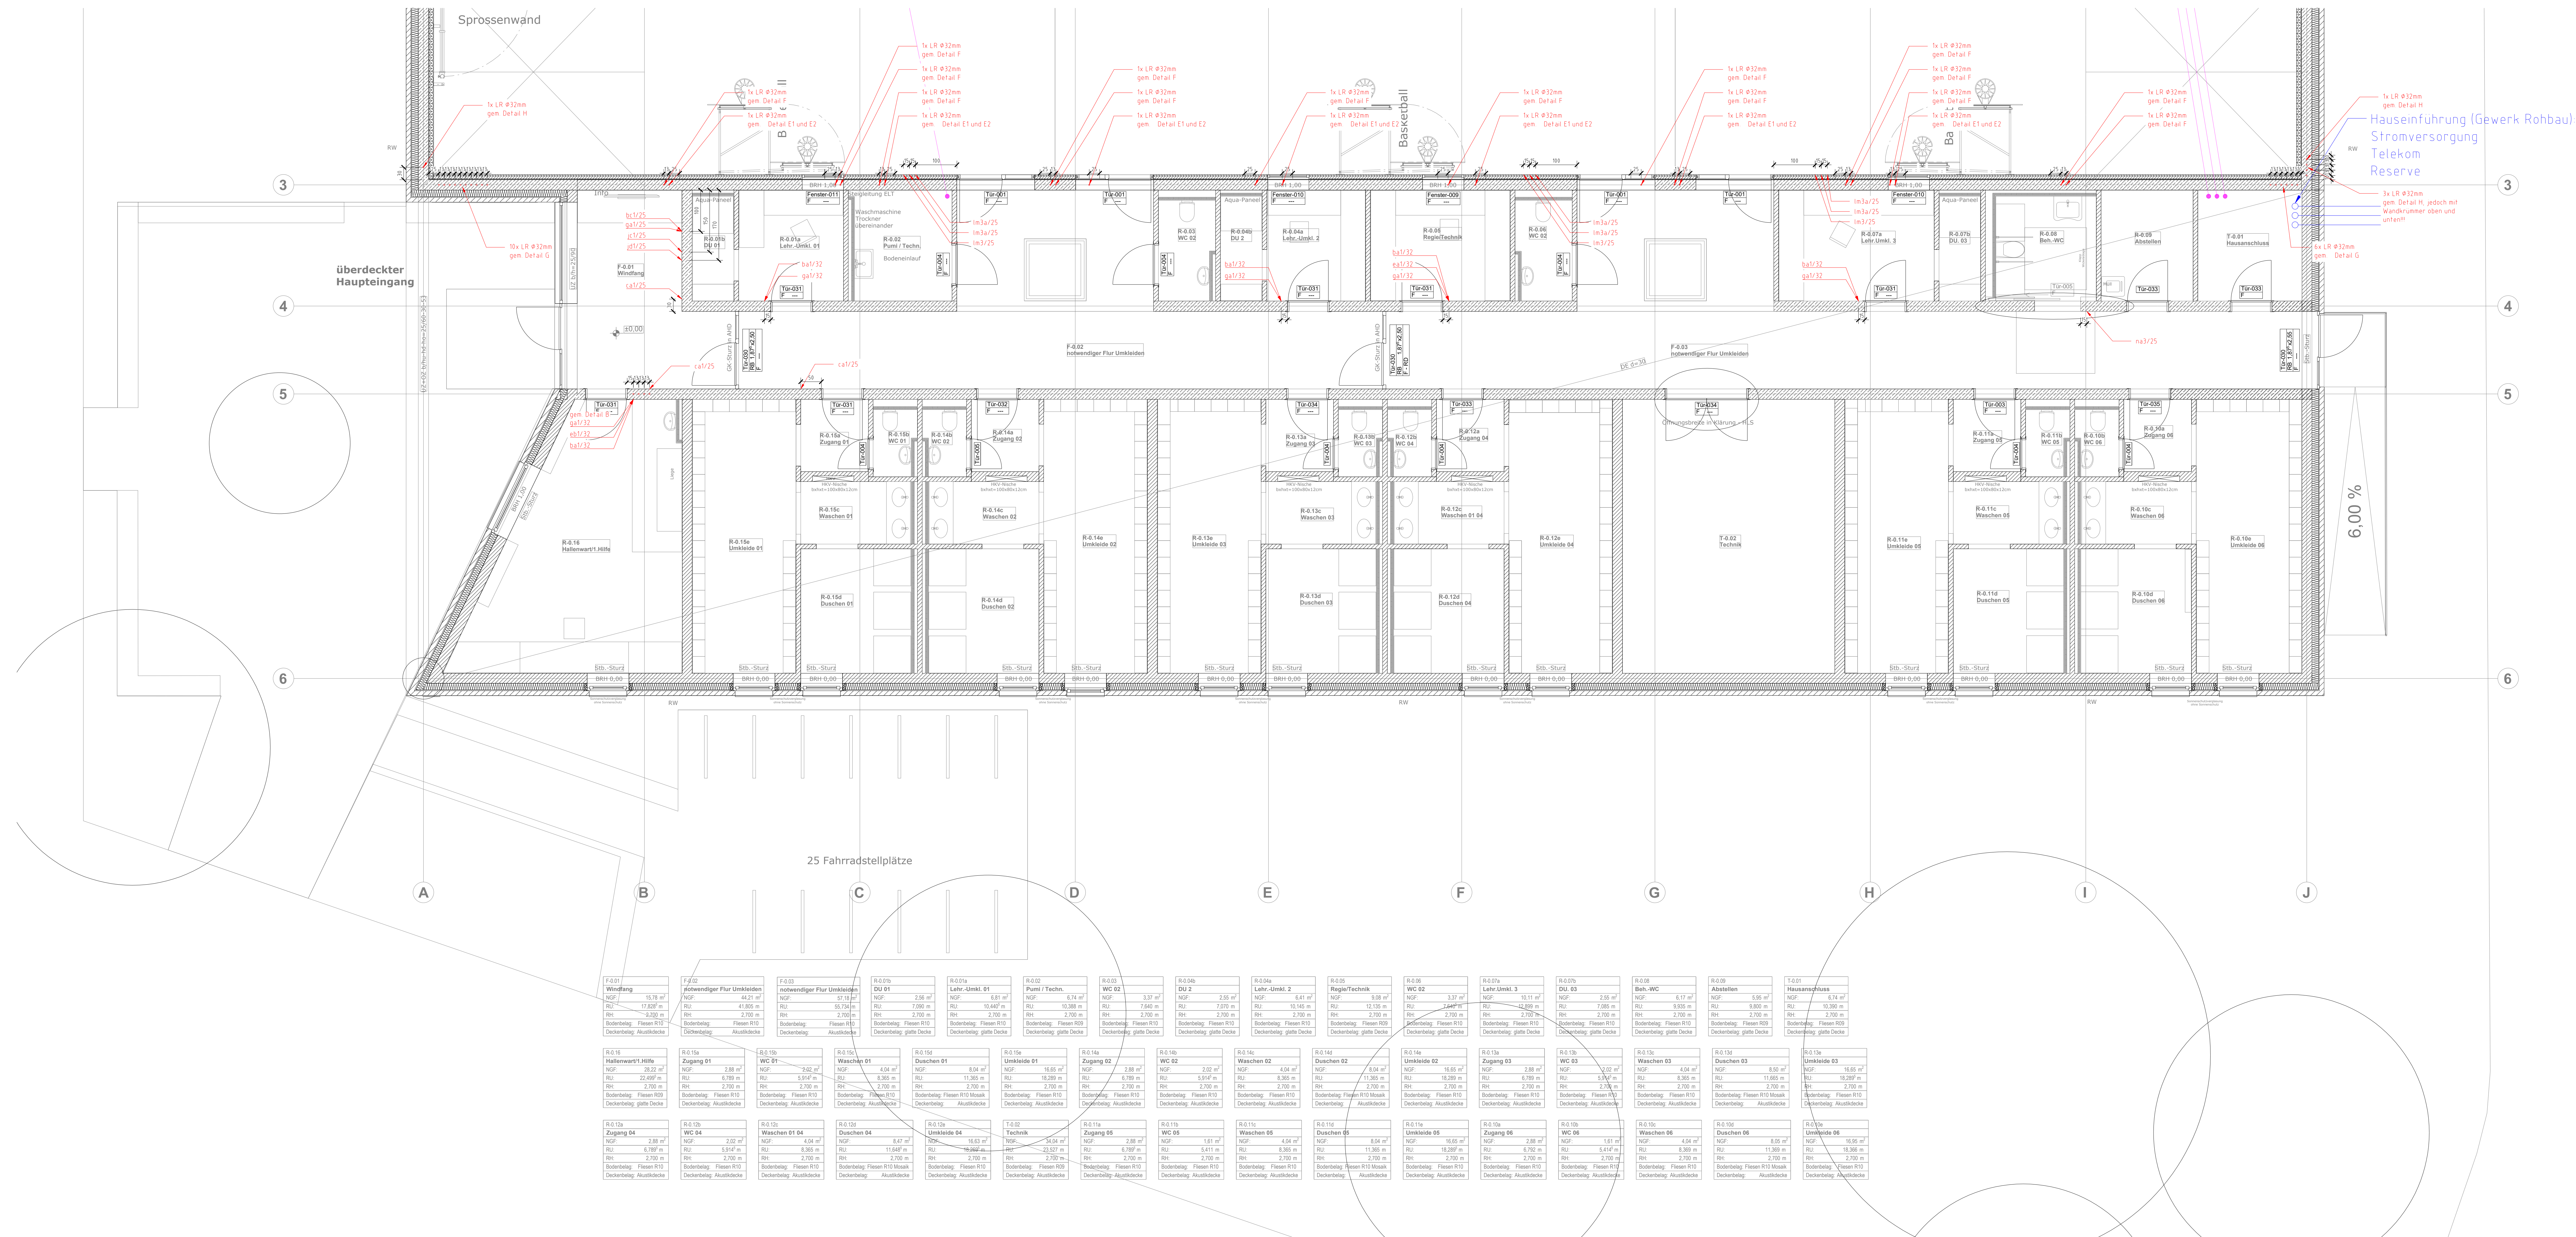


- Position Leerrohraustritt
- Leerrohraustritt z.B. Einbaudose im oberen Wandbereich 10cm UKRD zur Leitungsführung in Abhängecke bzw. a.P. Verlegung
 - Leerrohraustritt z.B. Einbaudose im unteren Wandbereich UK Dose = OKRB zur Leitungsführung auf Rohboden
 - Leerrohraustritt mit Einbaudose auf Wandrückseite im oberen Wandbereich 10cm UKRD zur Leitungsführung in Abhängecke bzw. a.P. Verlegung
 - Leerrohraustritt 30cm lang aus Wandschulung nach oben zur Rohrweiterführung in der Befeldecke
- Ein Leerrohr zusätzlich

Zwischen getrennt dargestellten Einbaudosen ist ein waagerechter Achsenabstand von 15cm einzuhalten.

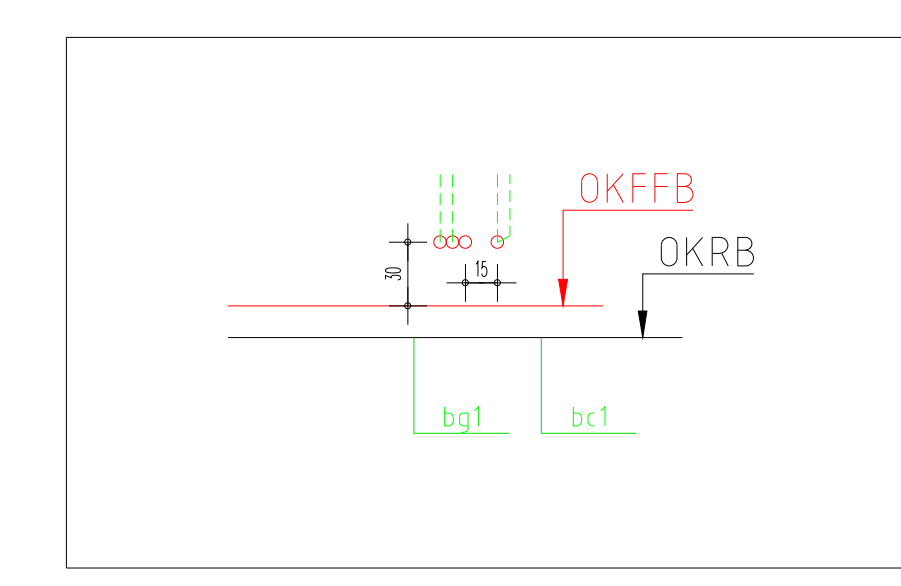

Beispieldarstellung

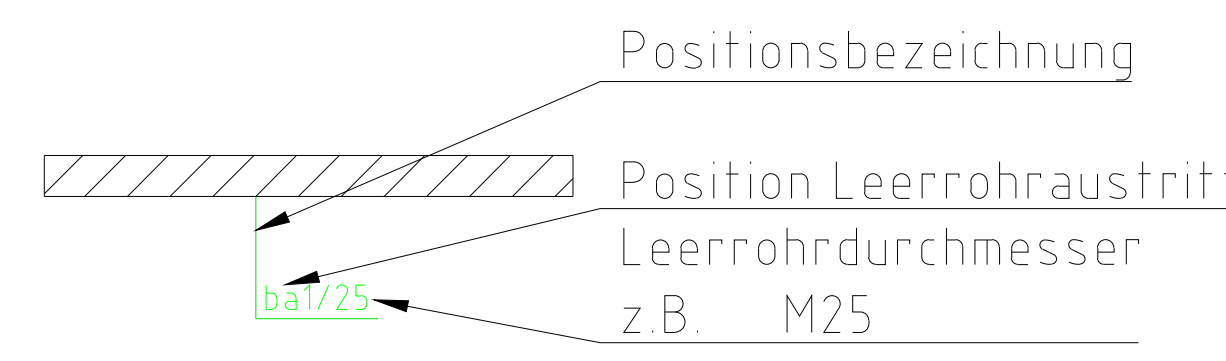

Zusätzlicher Hinweis:

Der Grundriss ist nur gültig in Verbindung mit dem aktuellen Leerrohrsystem.

Die Leerrohre wurden resultierend aus der Installationsplanung, in Abstimmung mit den in der Ausführungsplanung beteiligten Fachplanern erstellt.

GA**ALTEP**
INGENIEURBÜRO FÜR ELEKTROTECHNIK GbR & CO. KG

Rathausplatz 2
59846 Sundern
info@b-alterauge.de
www.b-alterauge.de

Fon 0 29 33 - 82 422 - 0
Fax 0 29 33 - 82 422 - 10

LPH S-Ausführungsplanung
Ebene Erdgeschoss
Bezeichnung Elektroneinstallation
Planart Detail Leerrohre Teil 01

Index	Datum	Bearbeiter	Änderung
1	21.10.2025	DG AR	Zeichnungsstellung
2	05.11.2025	DG AR	Ergänzung LR in Raum R-0-05
3			
4			
5			
6			
7			
8			
9			
10			
11			
12			
13			
14			
15			

Ersteller AR
Erstellungsdatum 06.10.2025
Architektur S und 20.10.2025
Zeichnungsnummer 23062-S-DE---GG-Leerrohre_01-2-0
Genehmigt Name DG
Genehmigt Datum

Maßstab 1:50
Blattgröße 1800 x 860 mm
Bauteil ---
Folgende Angaben beziehen sich auf
in in jeweiligen Maßstab
Blatt 1