

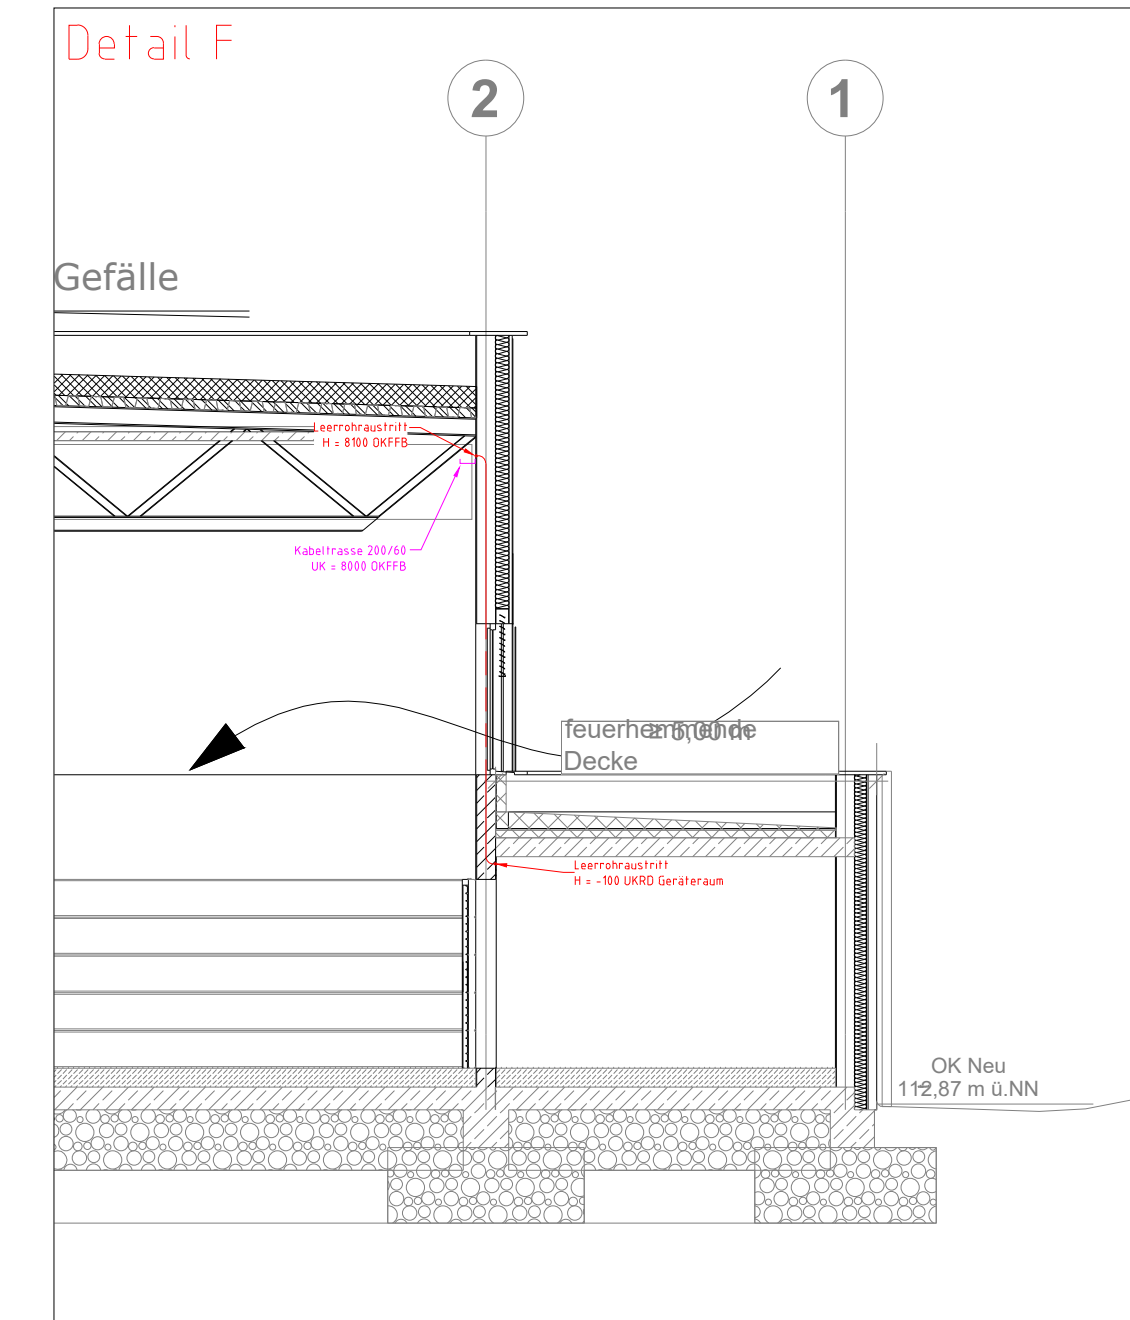
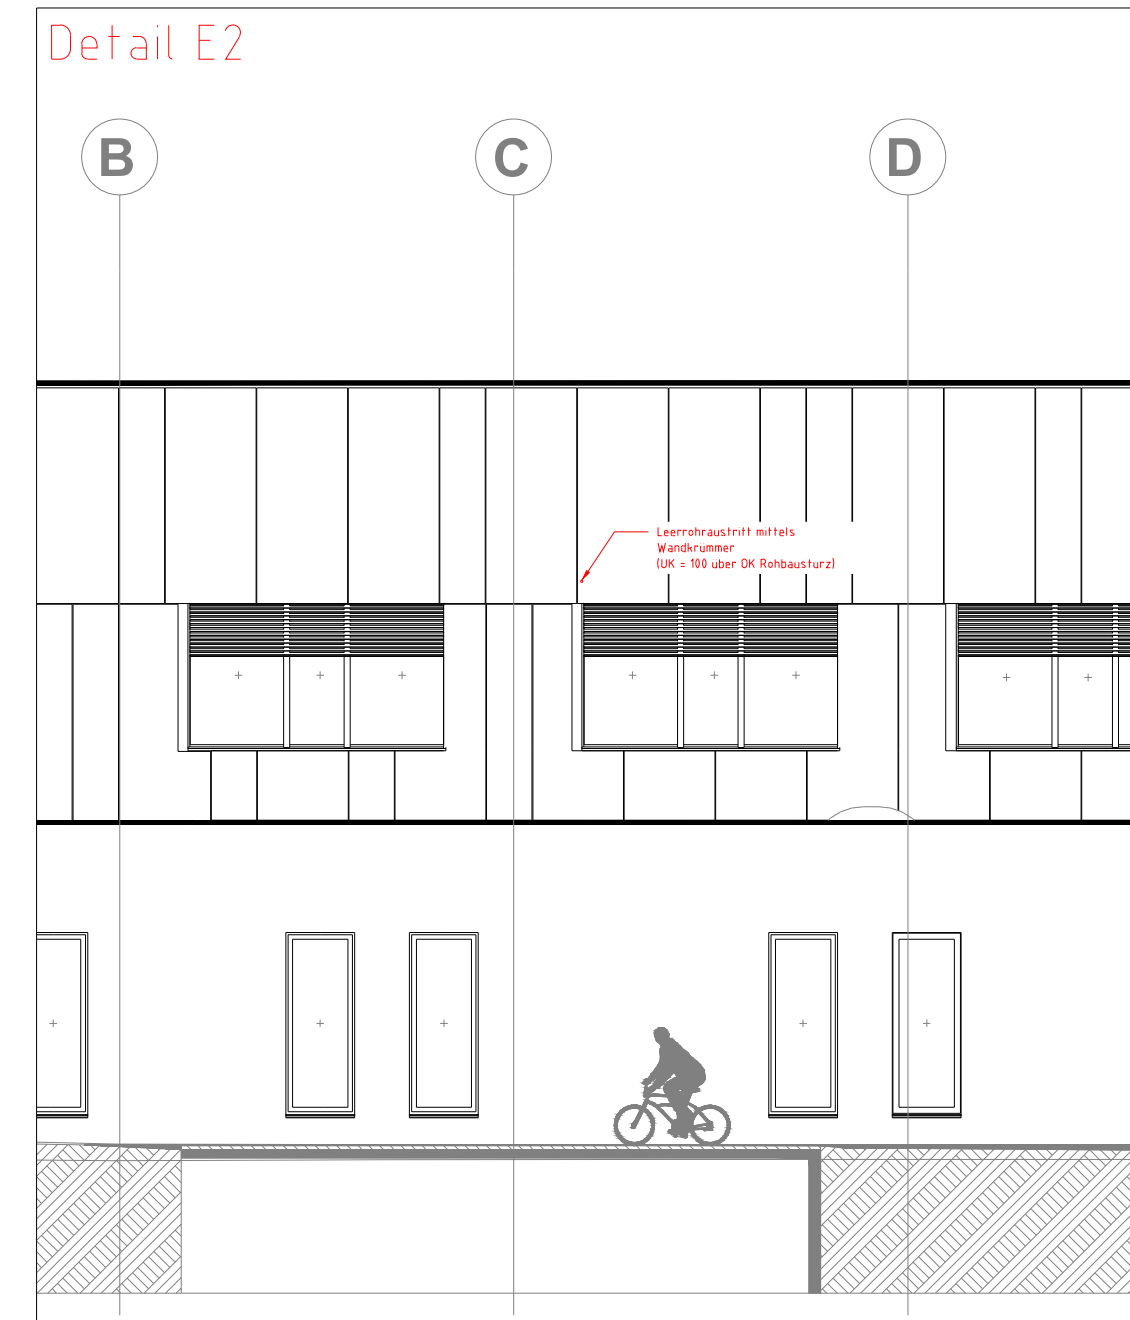
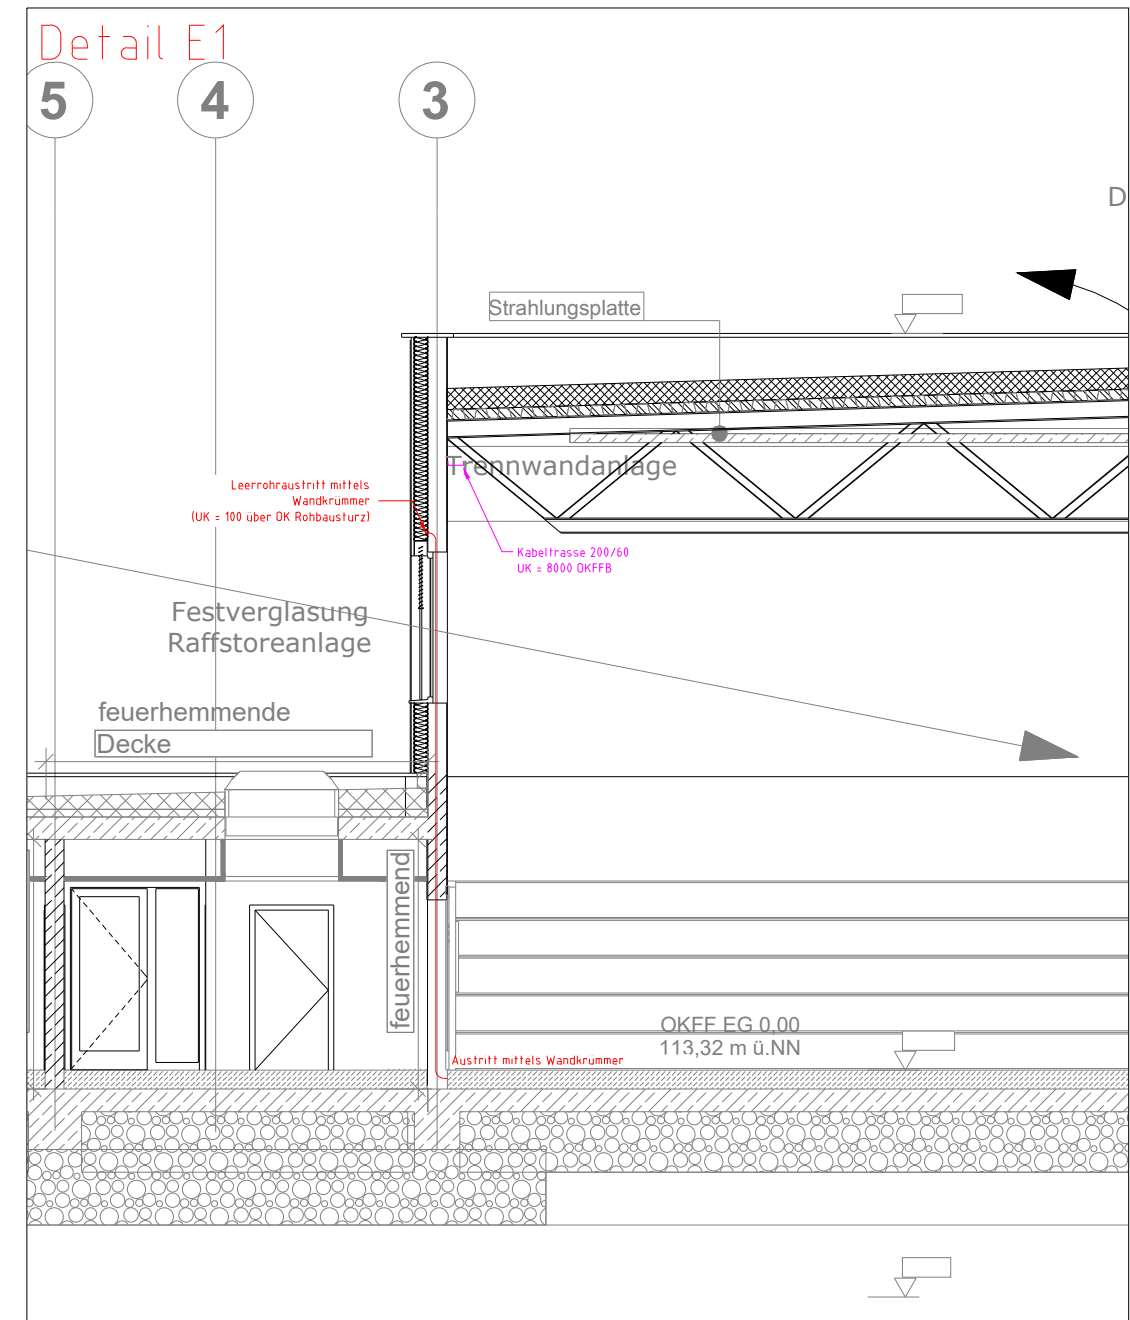
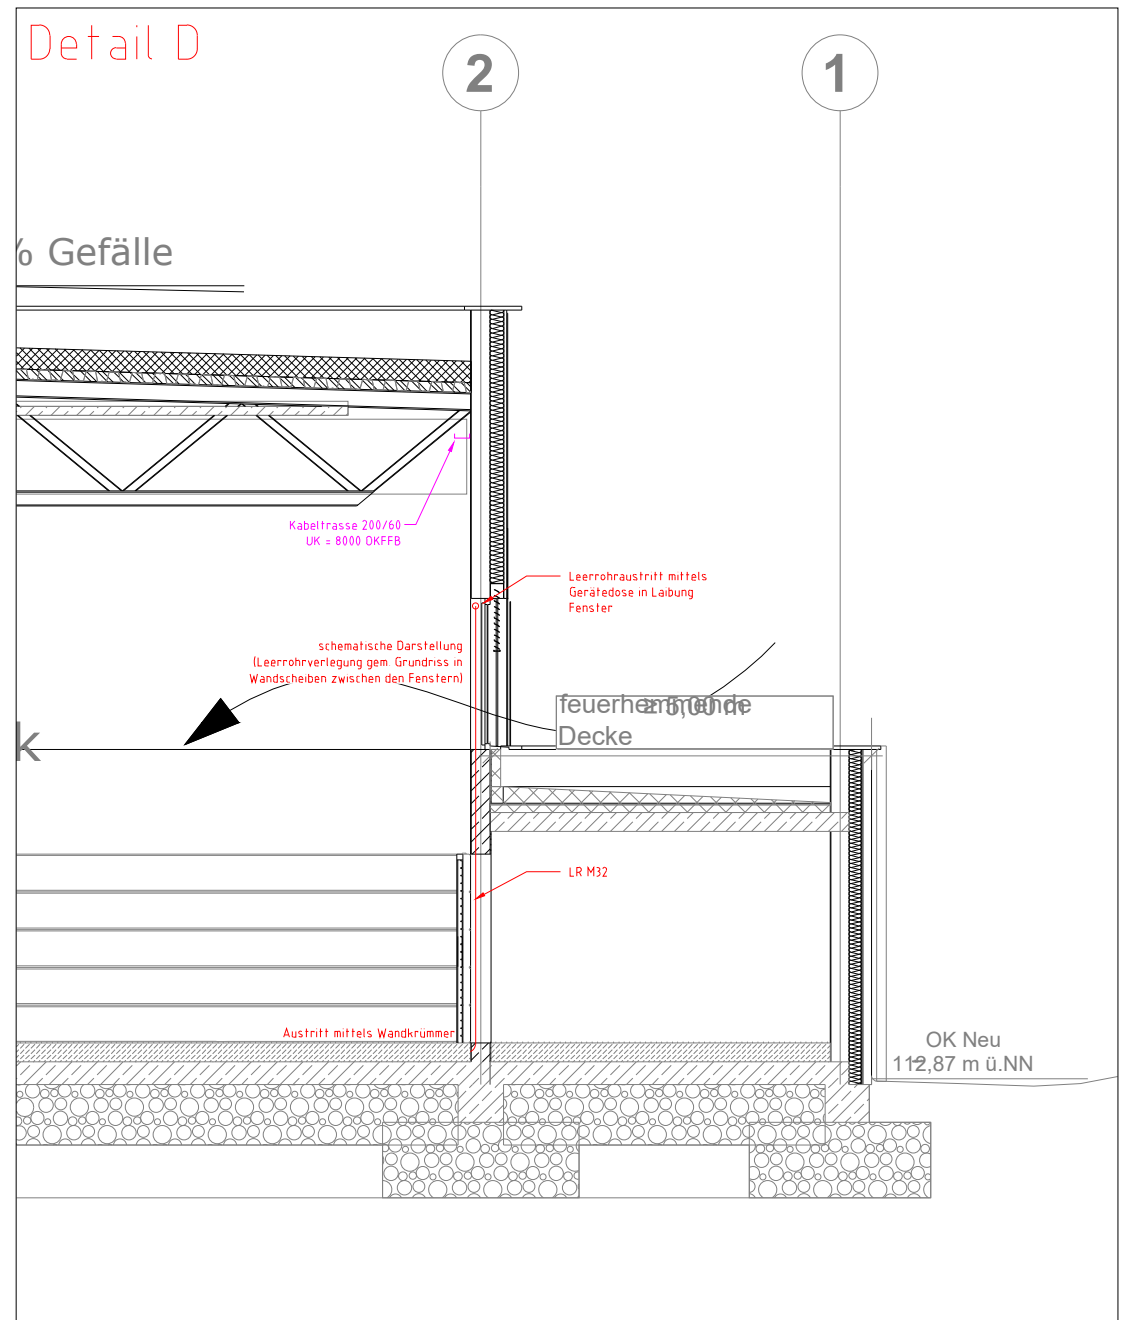
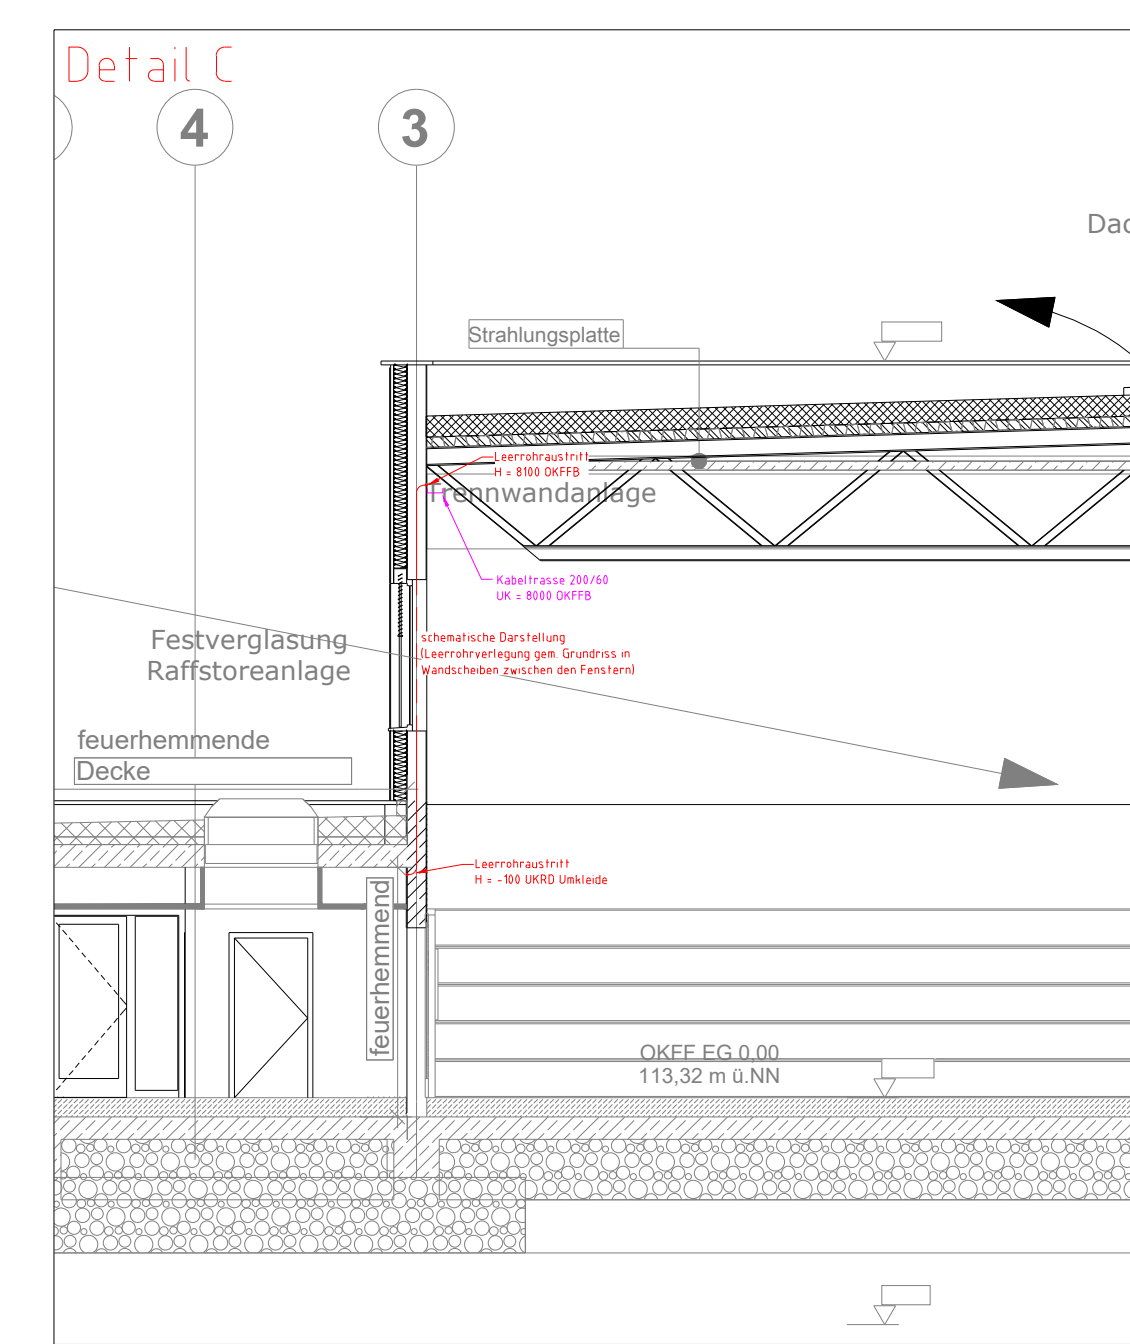
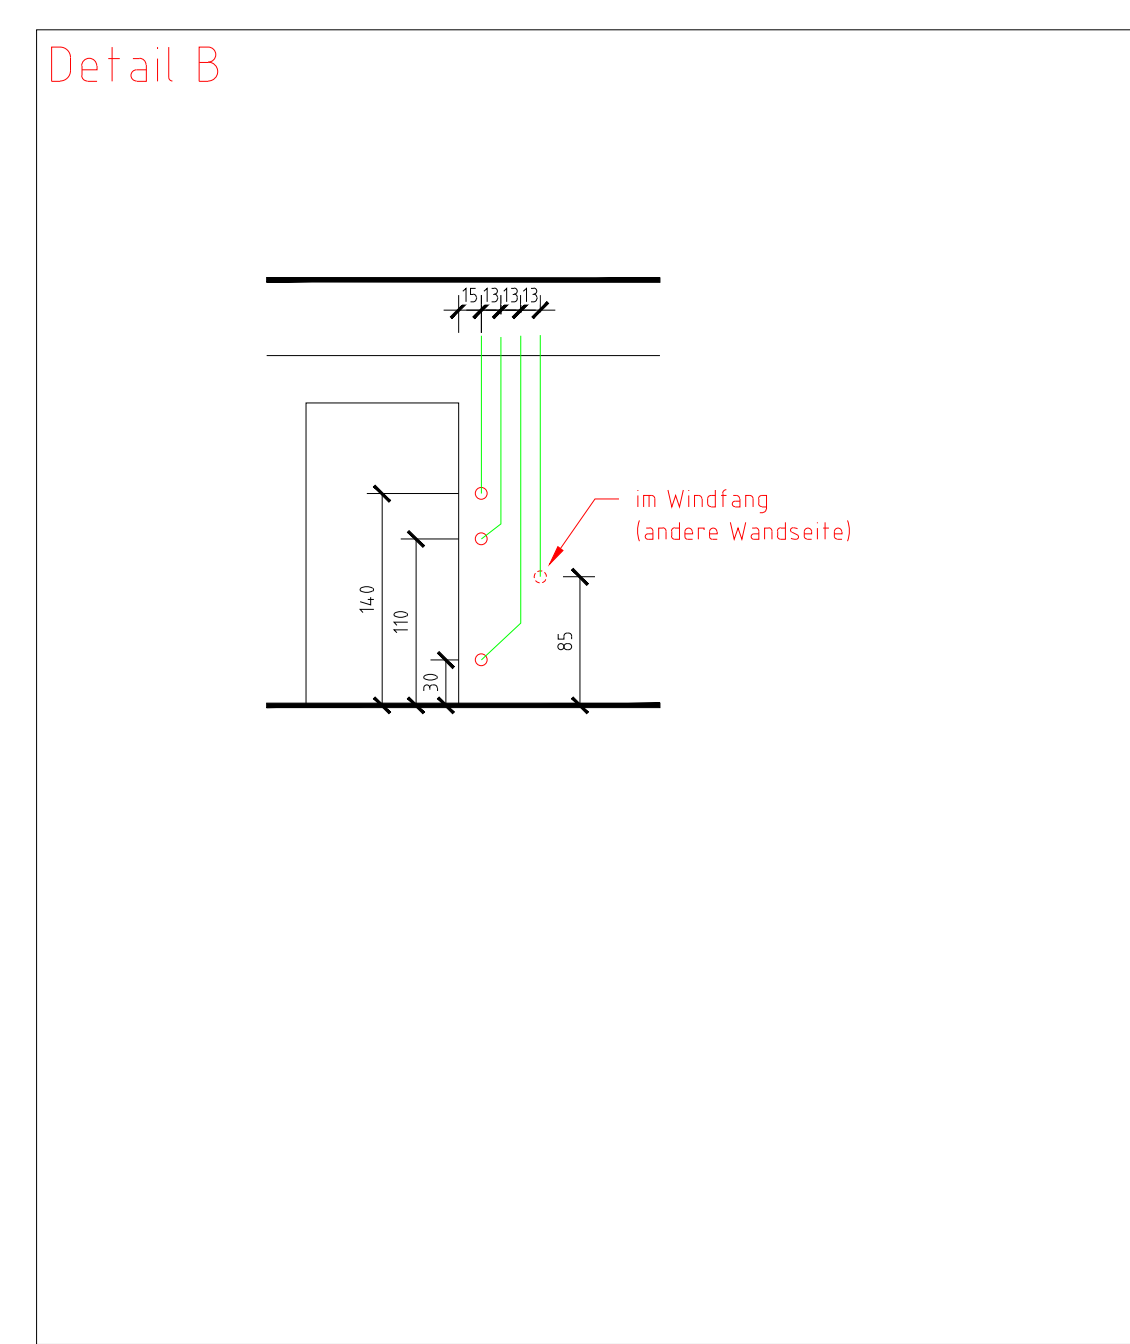
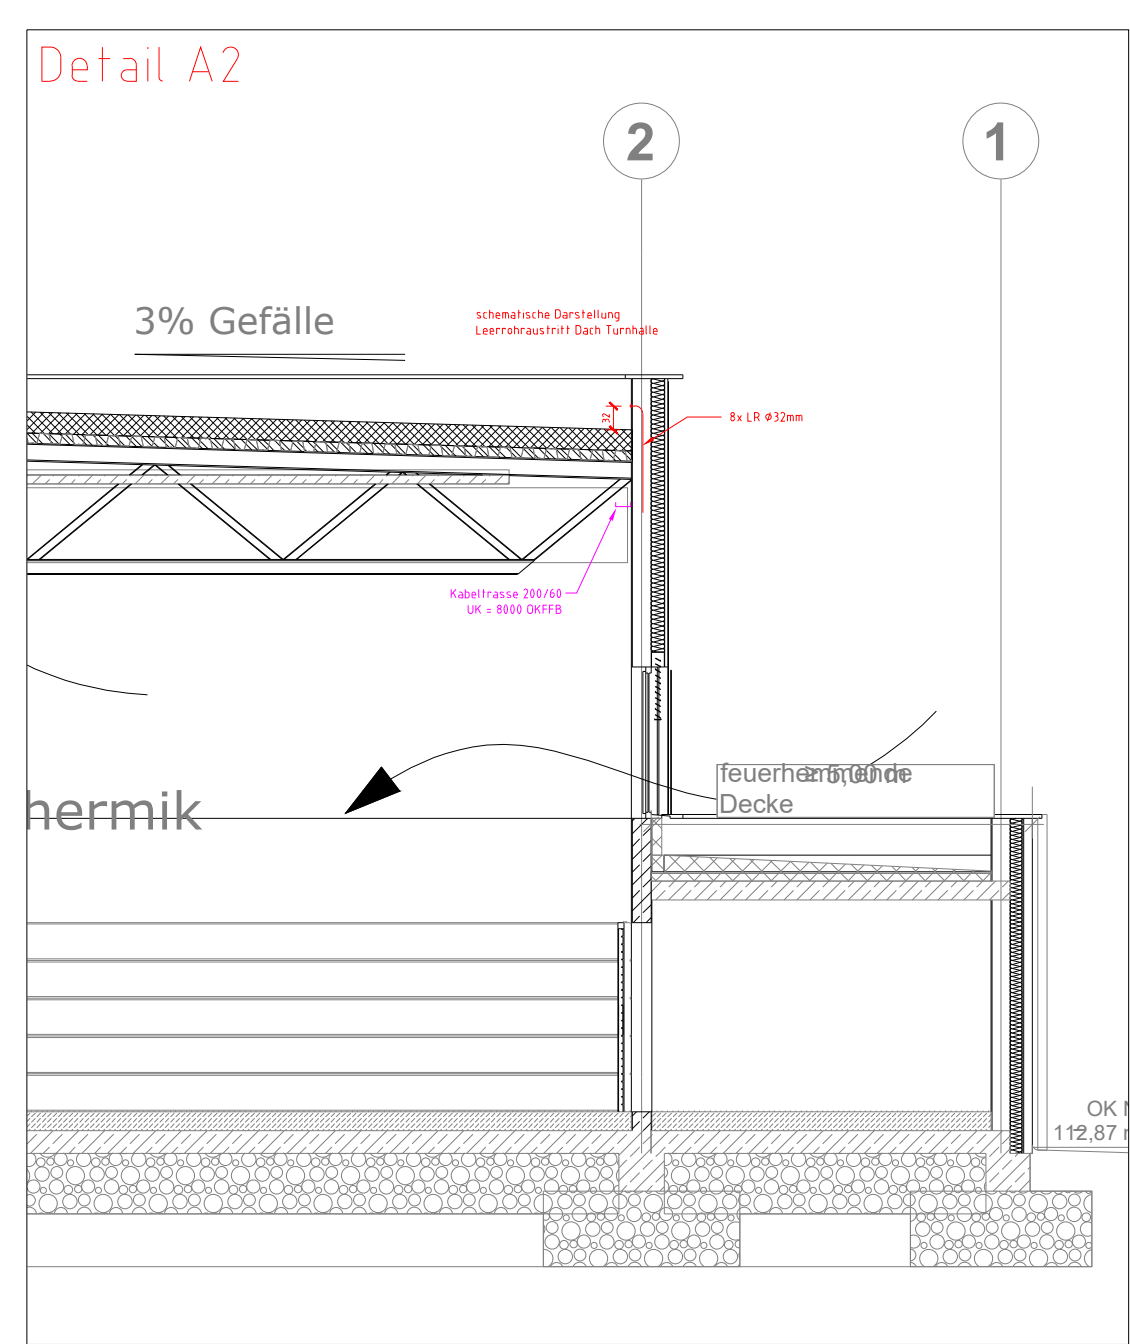
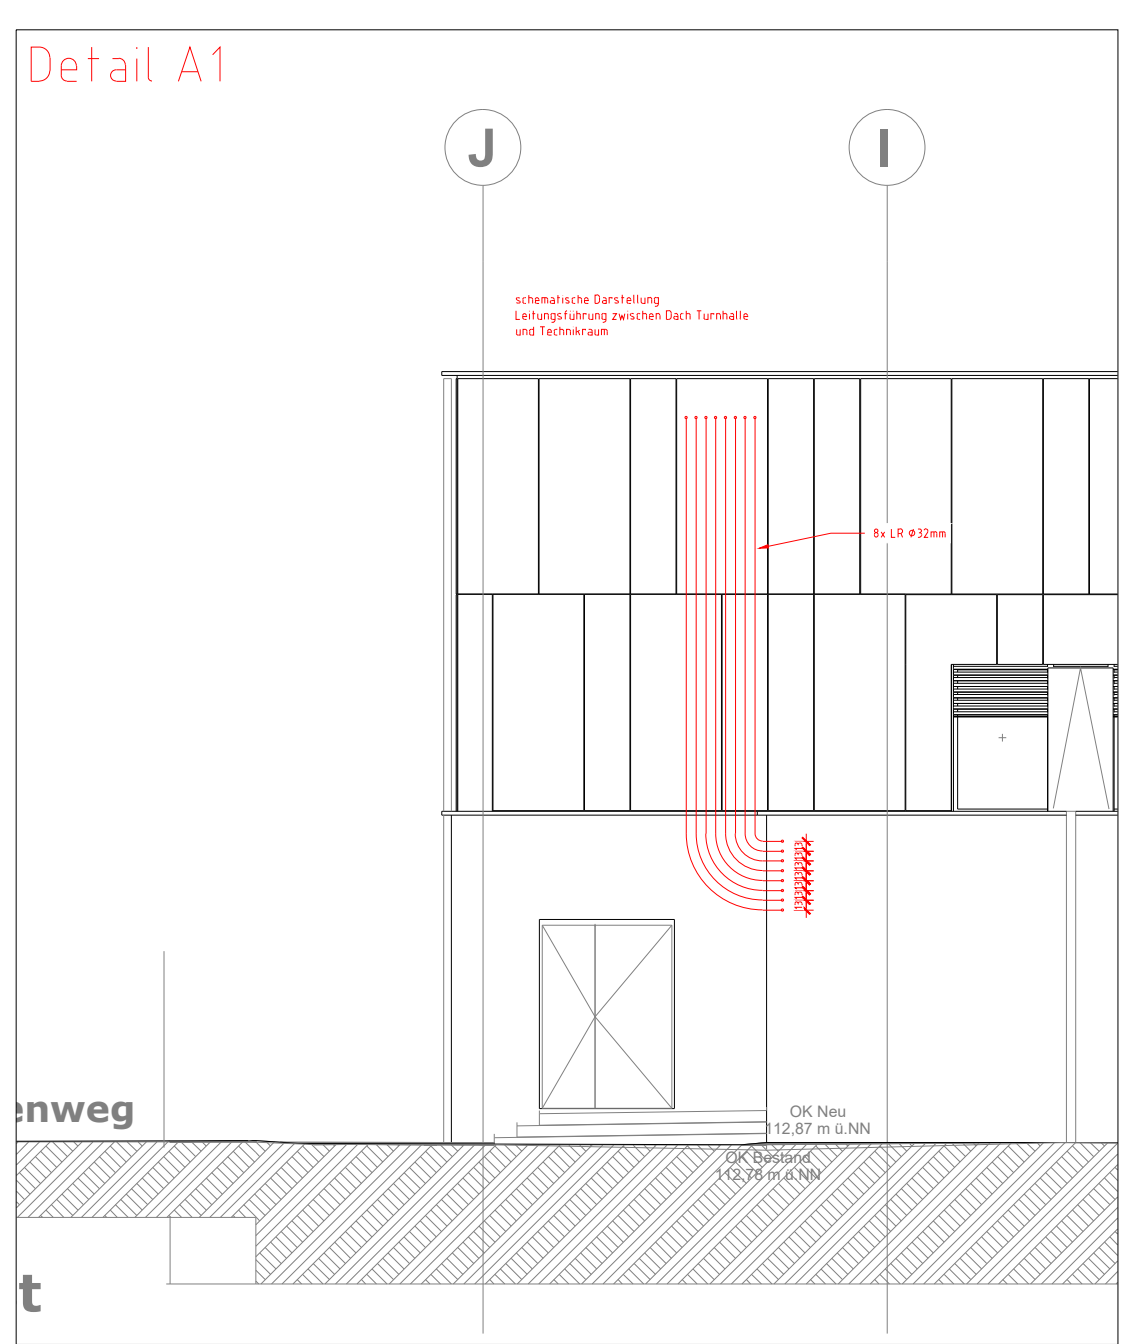
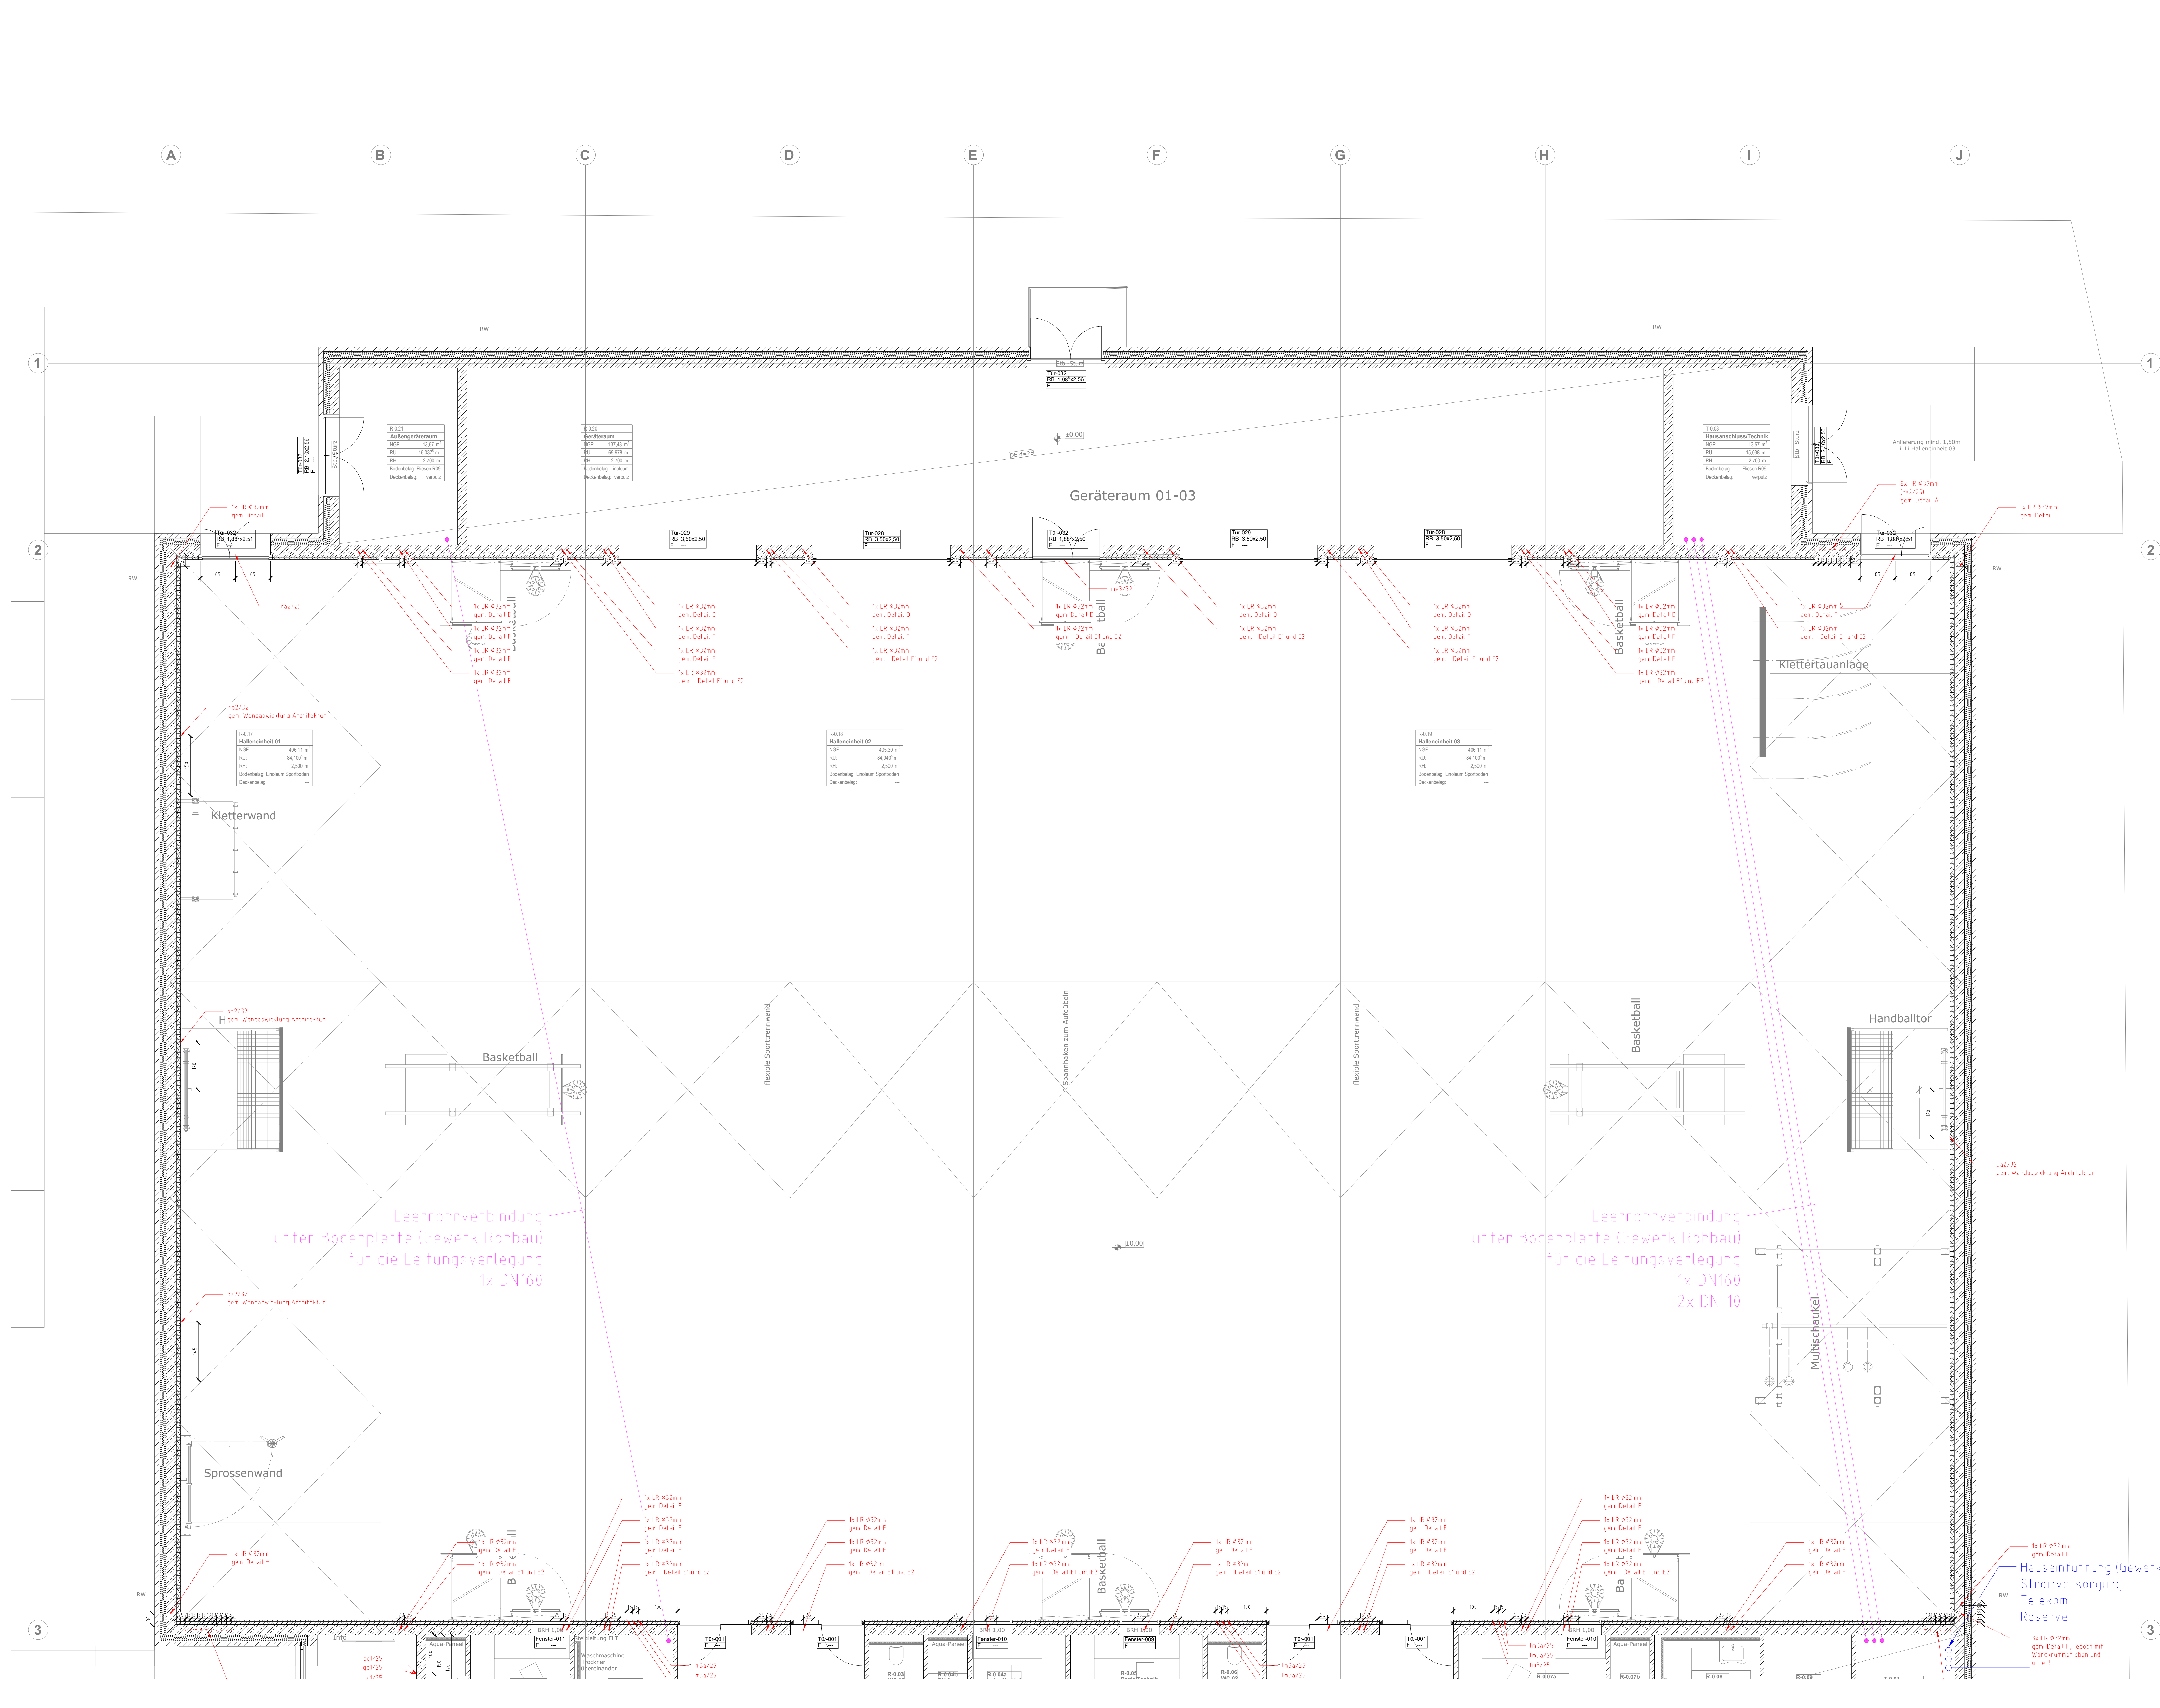


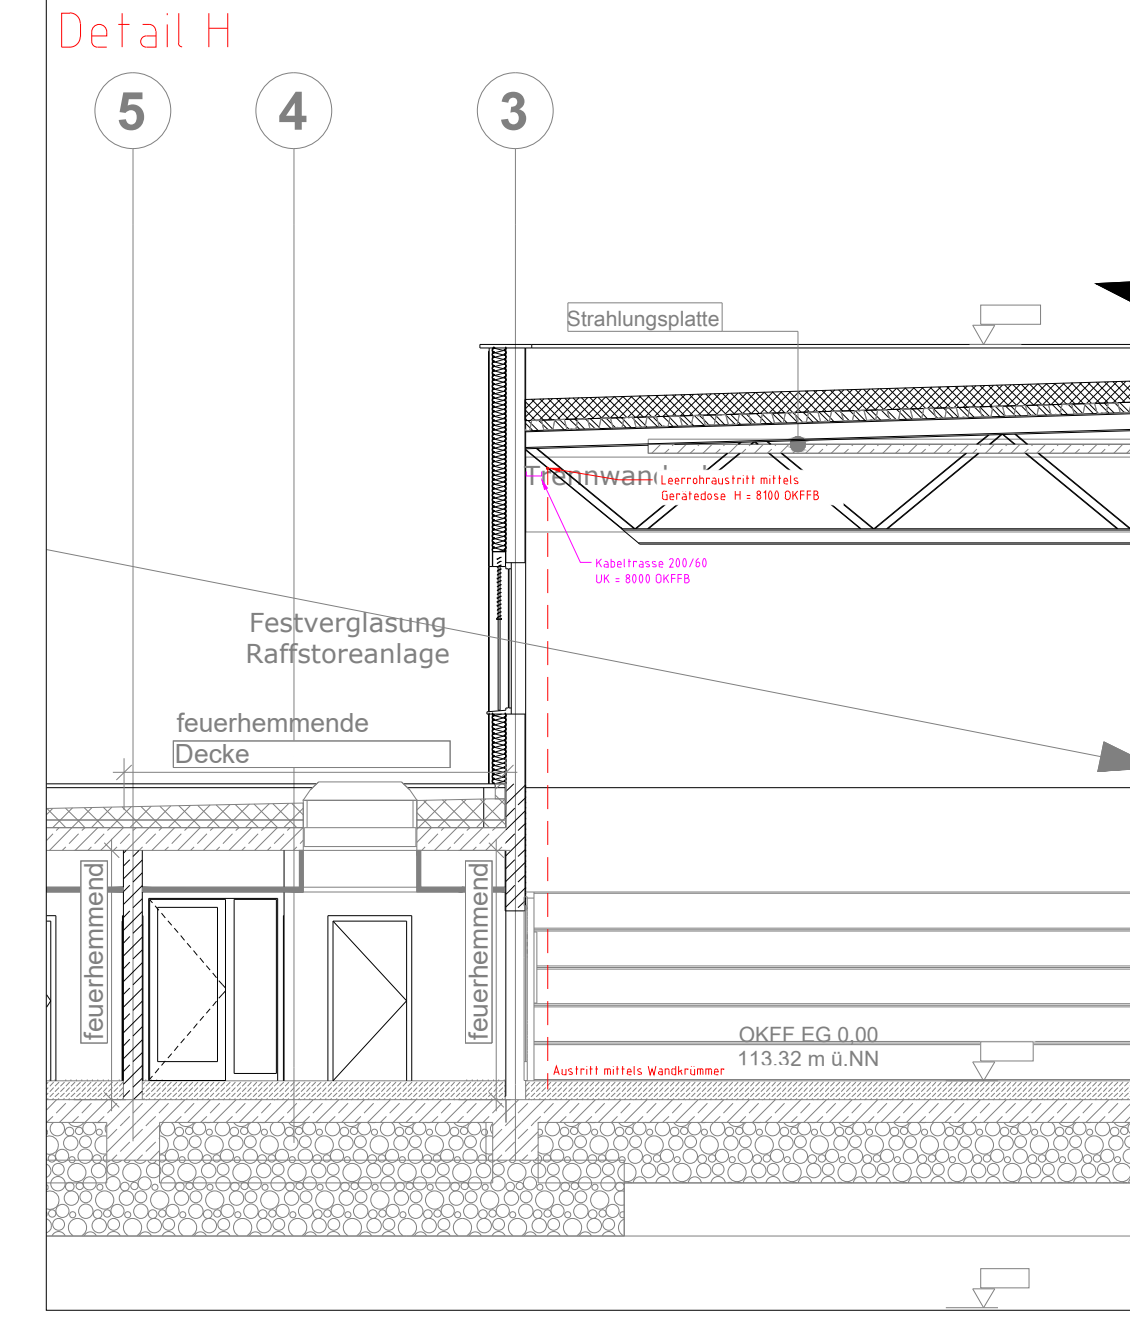


Es wurde abgestimmt, dass die Leerrohraustritte mit Wandrührer für den Sonnenschutz ca. 10 cm über dem Rohbausturz eingepflanzt werden sollen. Die UK der Gerätesosen entspricht dabei der UK des Rohbausturzes. Die genauen Positionen werden in den architektonischen Detailplänen berücksichtigt.

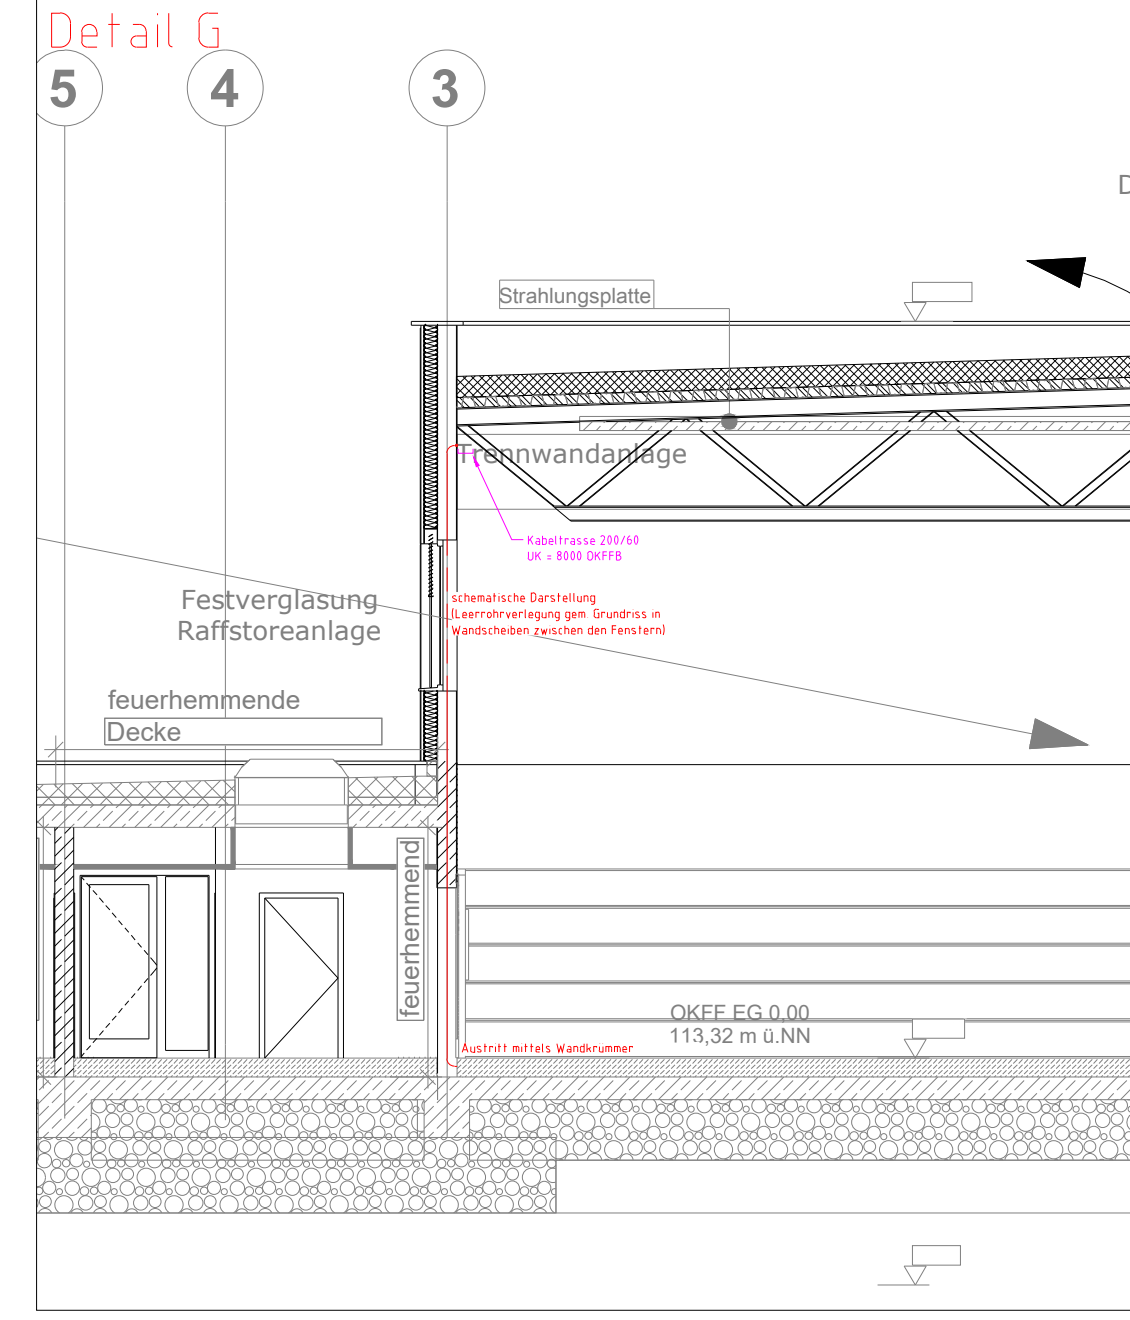


Achse 3-J
Leerrohraustritte gem. Grundrissplan

- Position Leerrohraustritt:
1. Leerrohraustritt z.B. Einbaudose im oberen Wandbereich 10cm UKRD zur Leitungsverführung in Abhangende bzw. a.P. Verlegung
 2. Leerrohraustritt z.B. Einbaudose im unteren Wandbereich UK Dose = OKRB zur Leitungsverführung auf Rohboden
 3. Leerrohraustritt mit Einbaudose auf Wandrückseite im oberen Wandbereich 10cm UKRD zur Leitungsverführung in Abhangende bzw. a.P. Verlegung nach oben zur Rohrverführung in der Betondecke
 4. Ein Leerrohr zusätzlich

Zwischen getrennt dargestellten Einbaudosen ist ein waagerechter Achsenabstand von 15cm einzuhalten

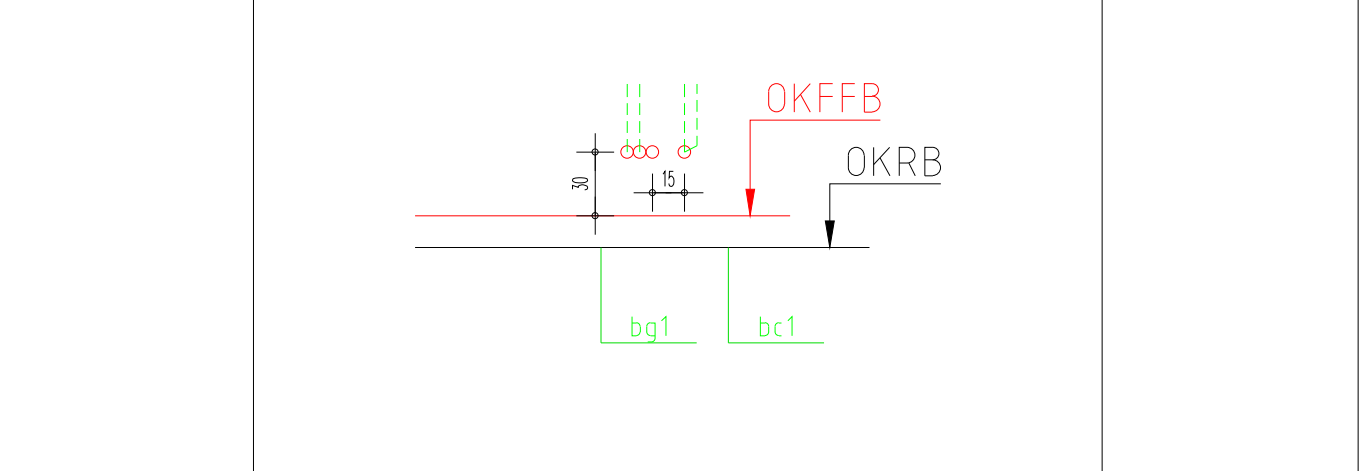

Beispieldarstellung

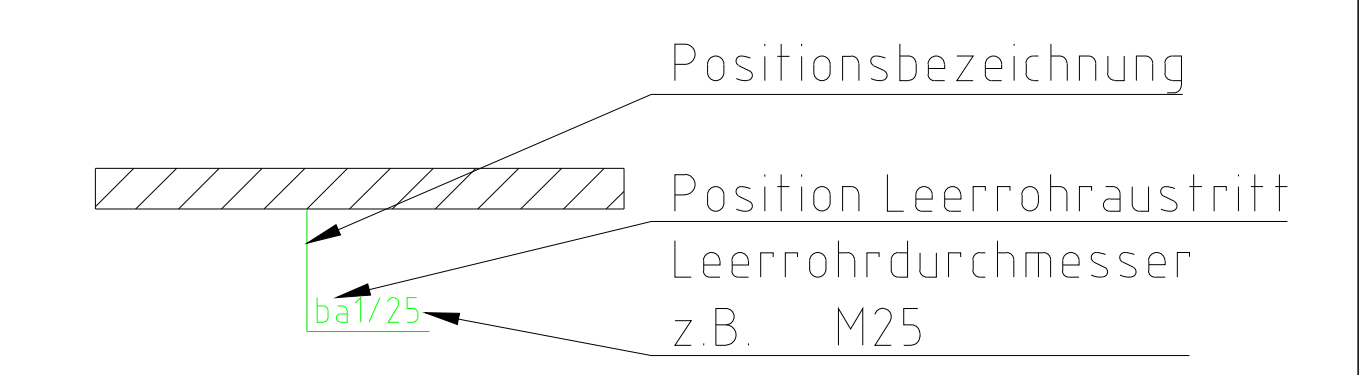

zusätzlicher Hinweis:

Der Grundriss ist nur gültig in Verbindung mit dem aktuellen Leerrohrsystem. Die Leerrohre wurden, resultierend aus der Installationsplanung, in Abstimmung mit den in der Ausführungsplanung beteiligten Fachplanern erstellt.

GA**ALTERAUGE**
INGENIEURBÜRO FÜR ELEKTROTECHNIK GMBH & CO. KG

Rathausplatz 2
59846 Sundern
info@b-alterauge.de
www.b-alterauge.de

Fon 0 29 33 - 82 422 - 0
Fax 0 29 33 - 82 422 - 10

Bauvorhaben:
23062
Neubau Sporthalle Delbrück

LPH: 5-Ausführungsplanung
Ebene: Erdgeschoss
Bezeichnung: Elektroinstallation
Planart: Detail Leerrohre Teil 02

Index	Datum	Bearbeiter	Änderung
1	21.10.2025	DG/AR	Zeichnungsstellung
2			
3			
4			
5			
6			
7			
8			
9			
10			
11			
12			
13			
14			
15			

Ersteller: AR
Erstellungsdatum: 06.10.2025
Architekt: Stand 20.10.2025

Maßstab: 1:50
Blattgröße: 1800 x 900 mm
Bauart: ---

Genehmigt: Name: DG
Genehmigt: Datum: ---

Folgende Angaben beziehen sich auf
In im jeweiligen Maßstab
Zeichnungsnummer 23062-5-DE---EG-Leerrohre_02-1-0

Blatt:
1