
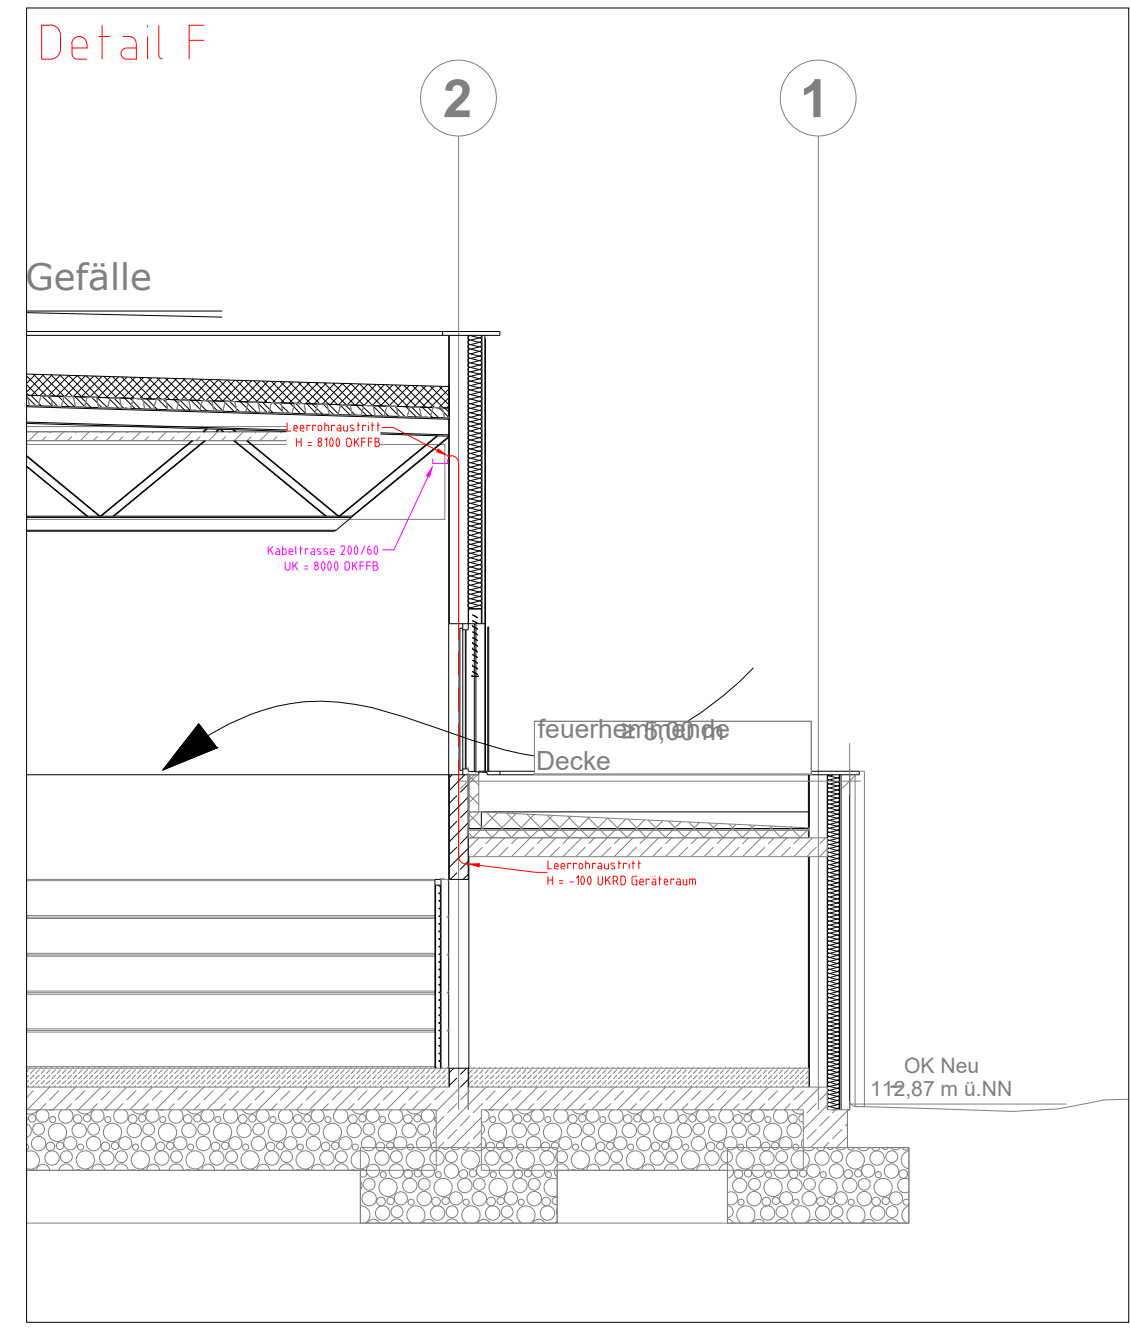
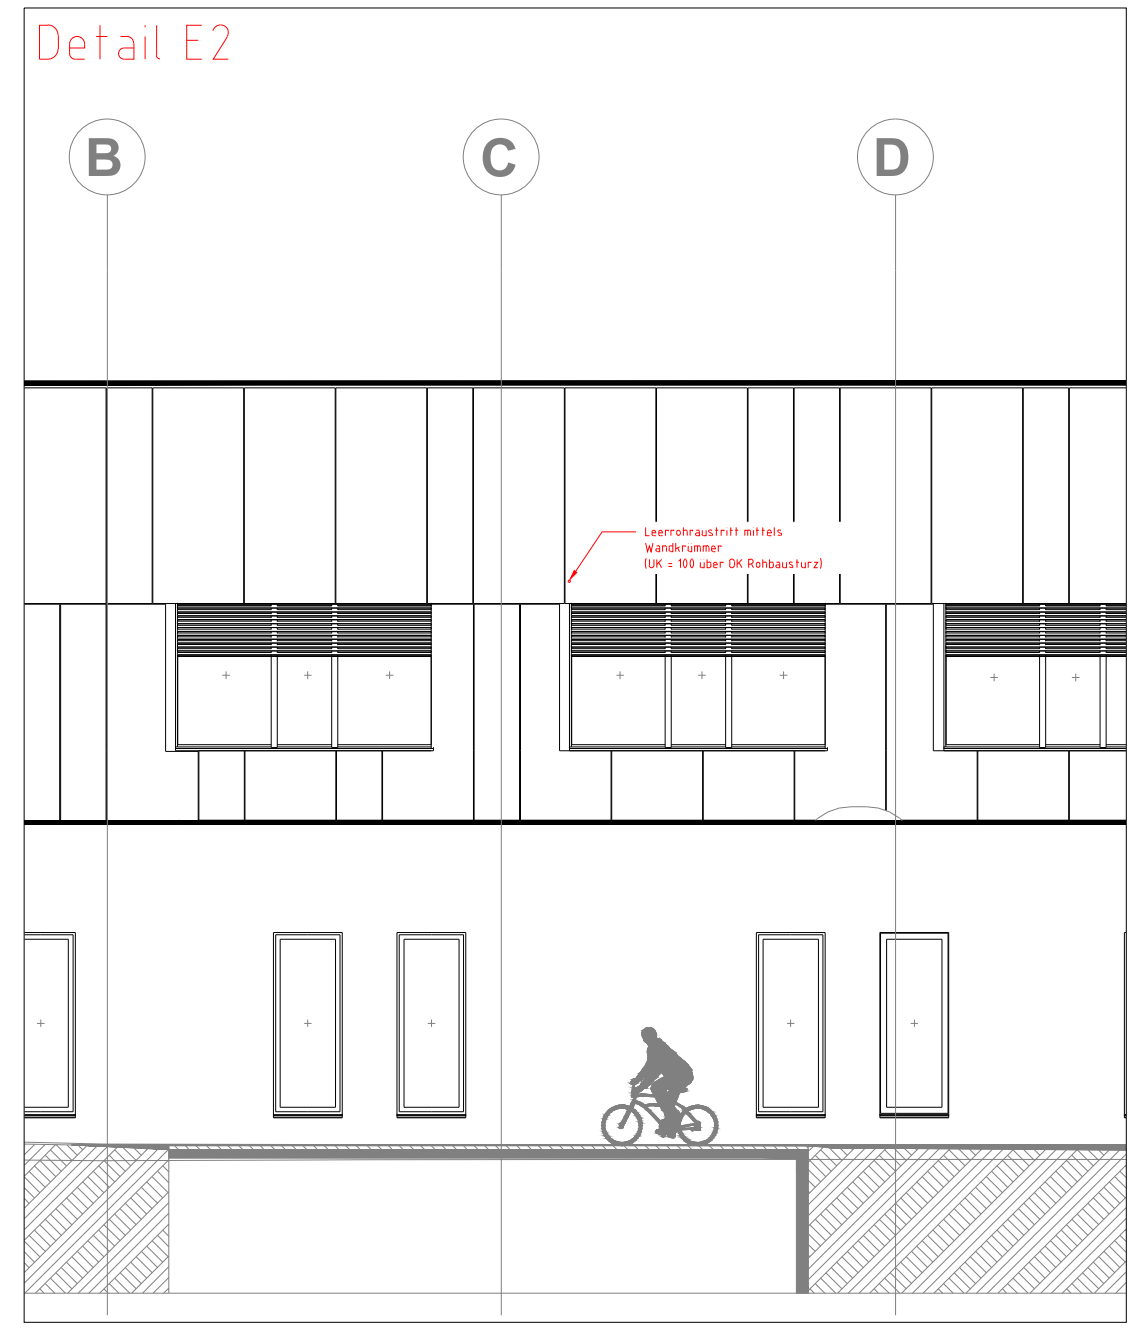
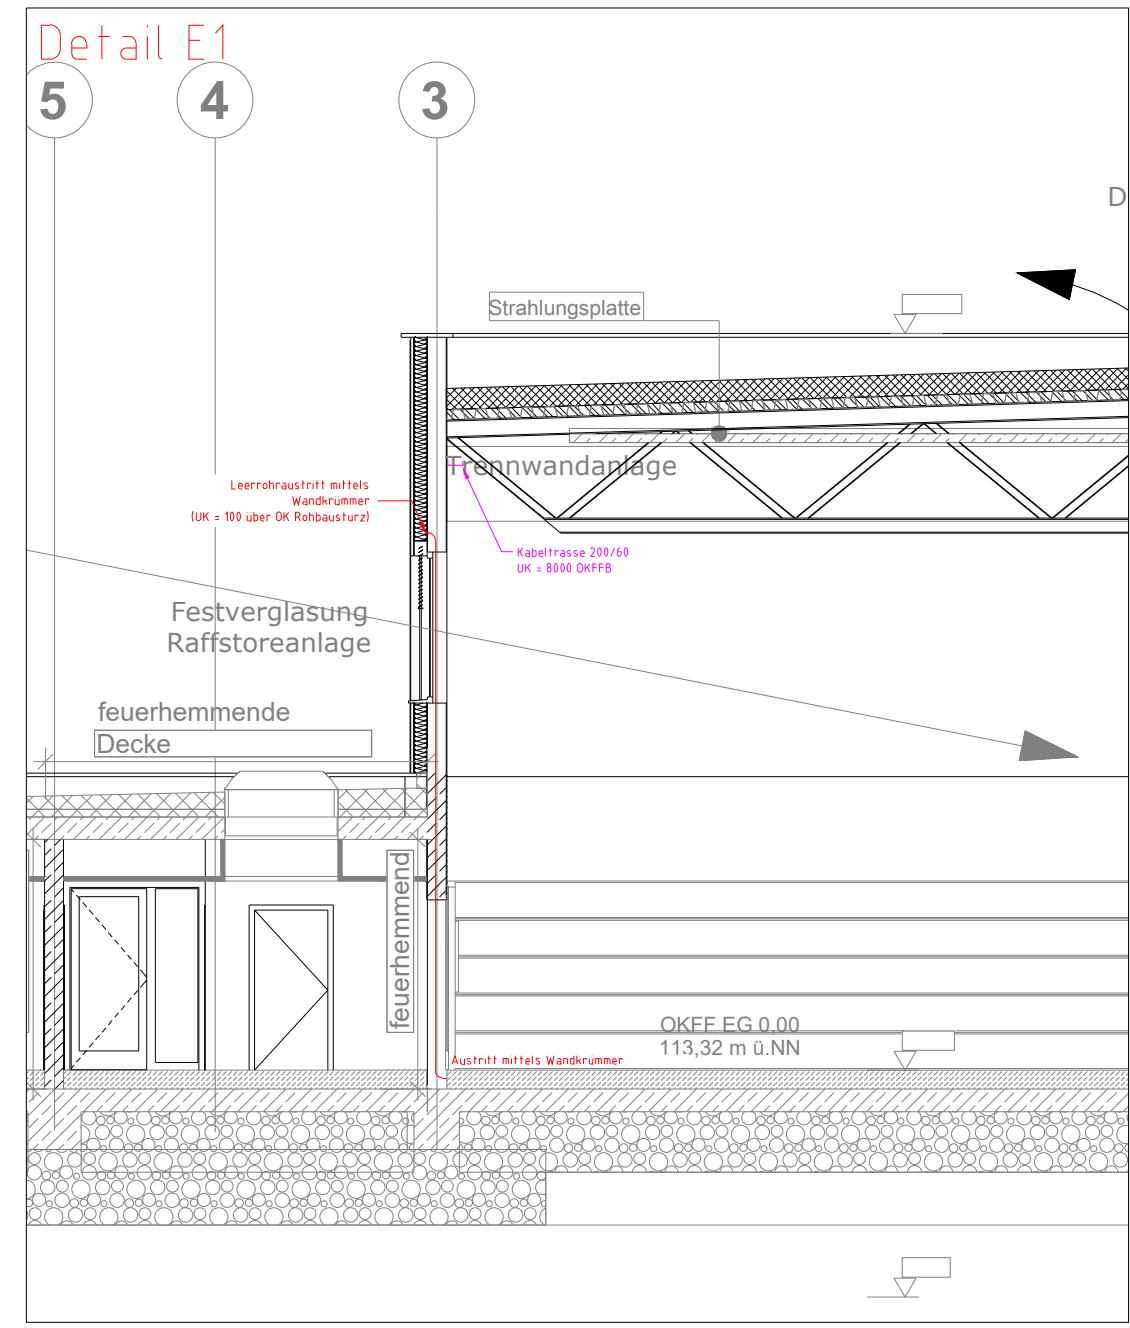
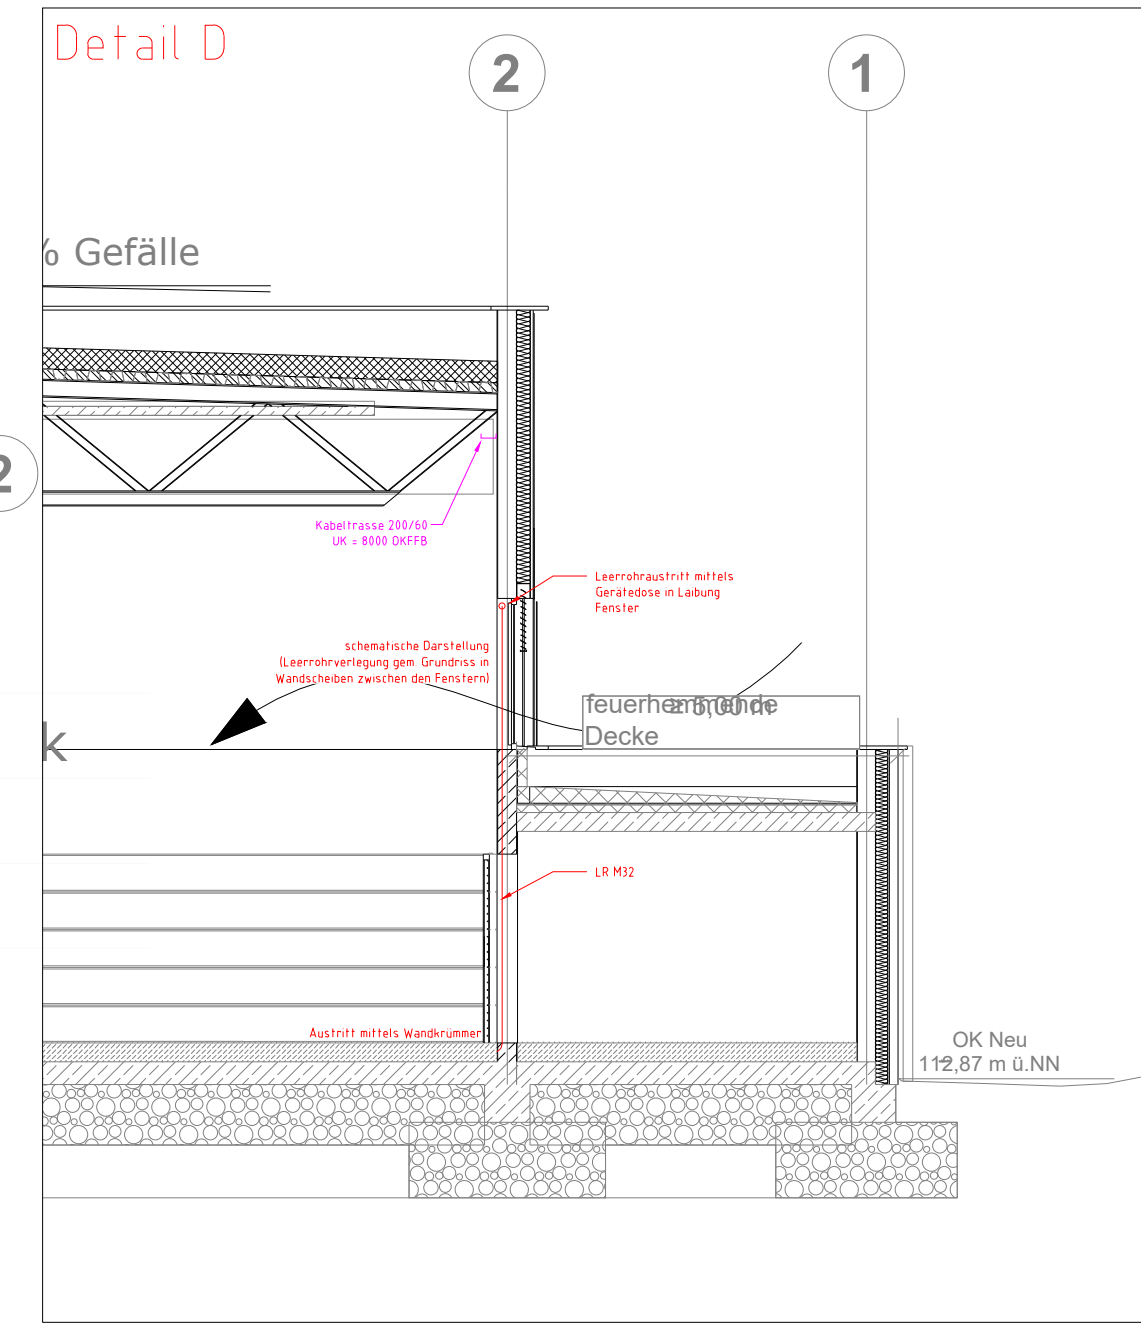
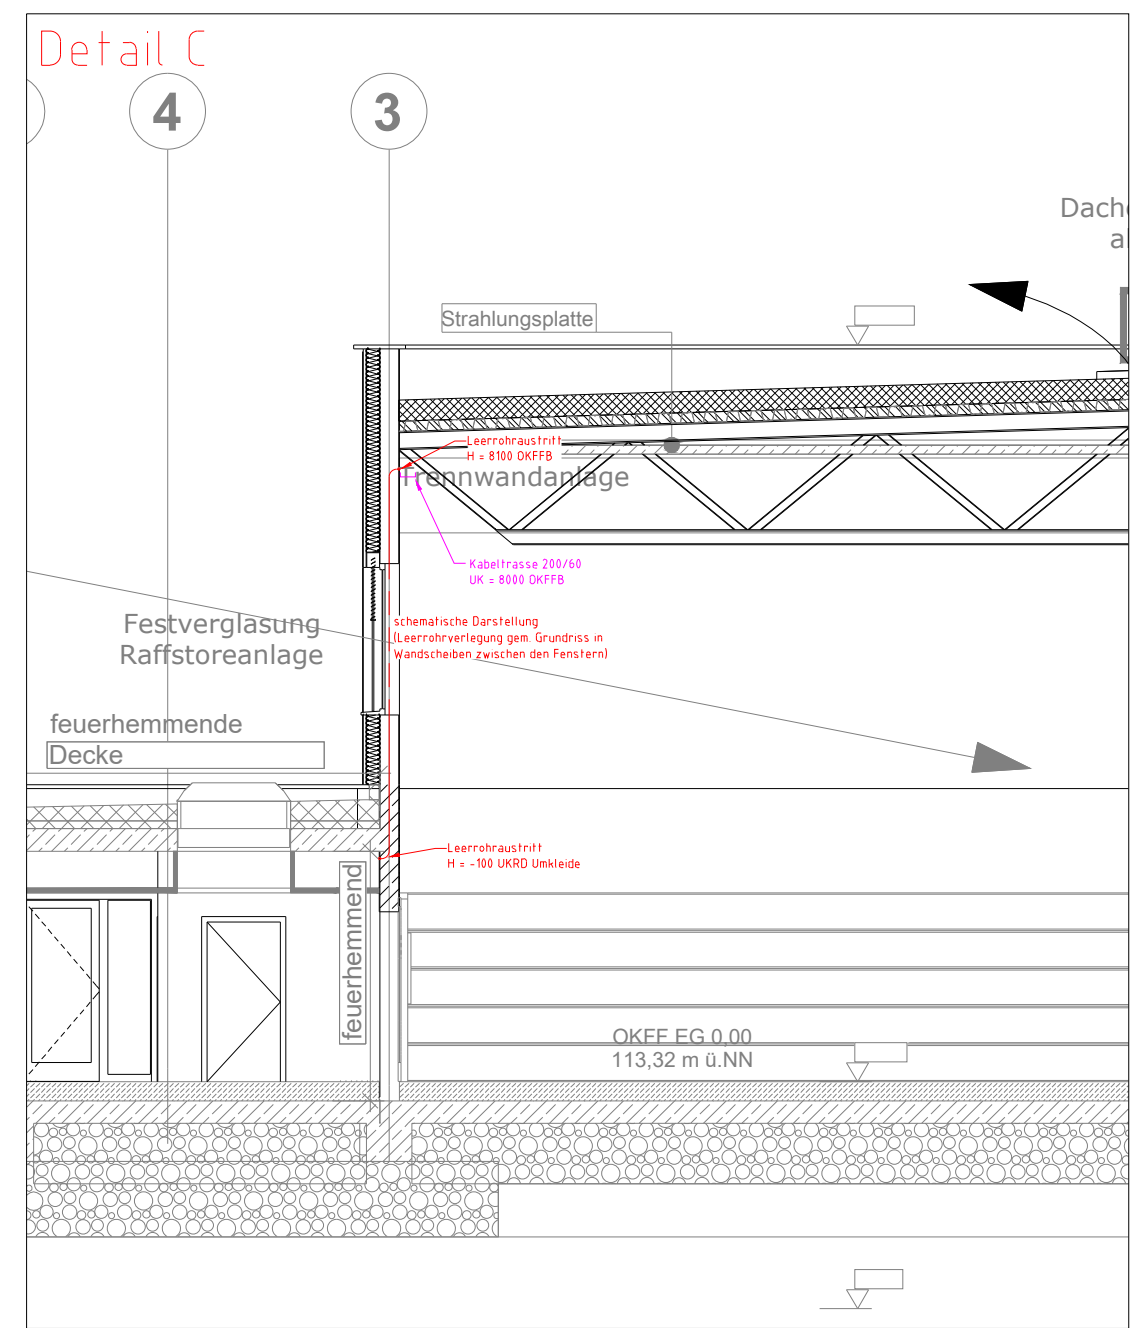
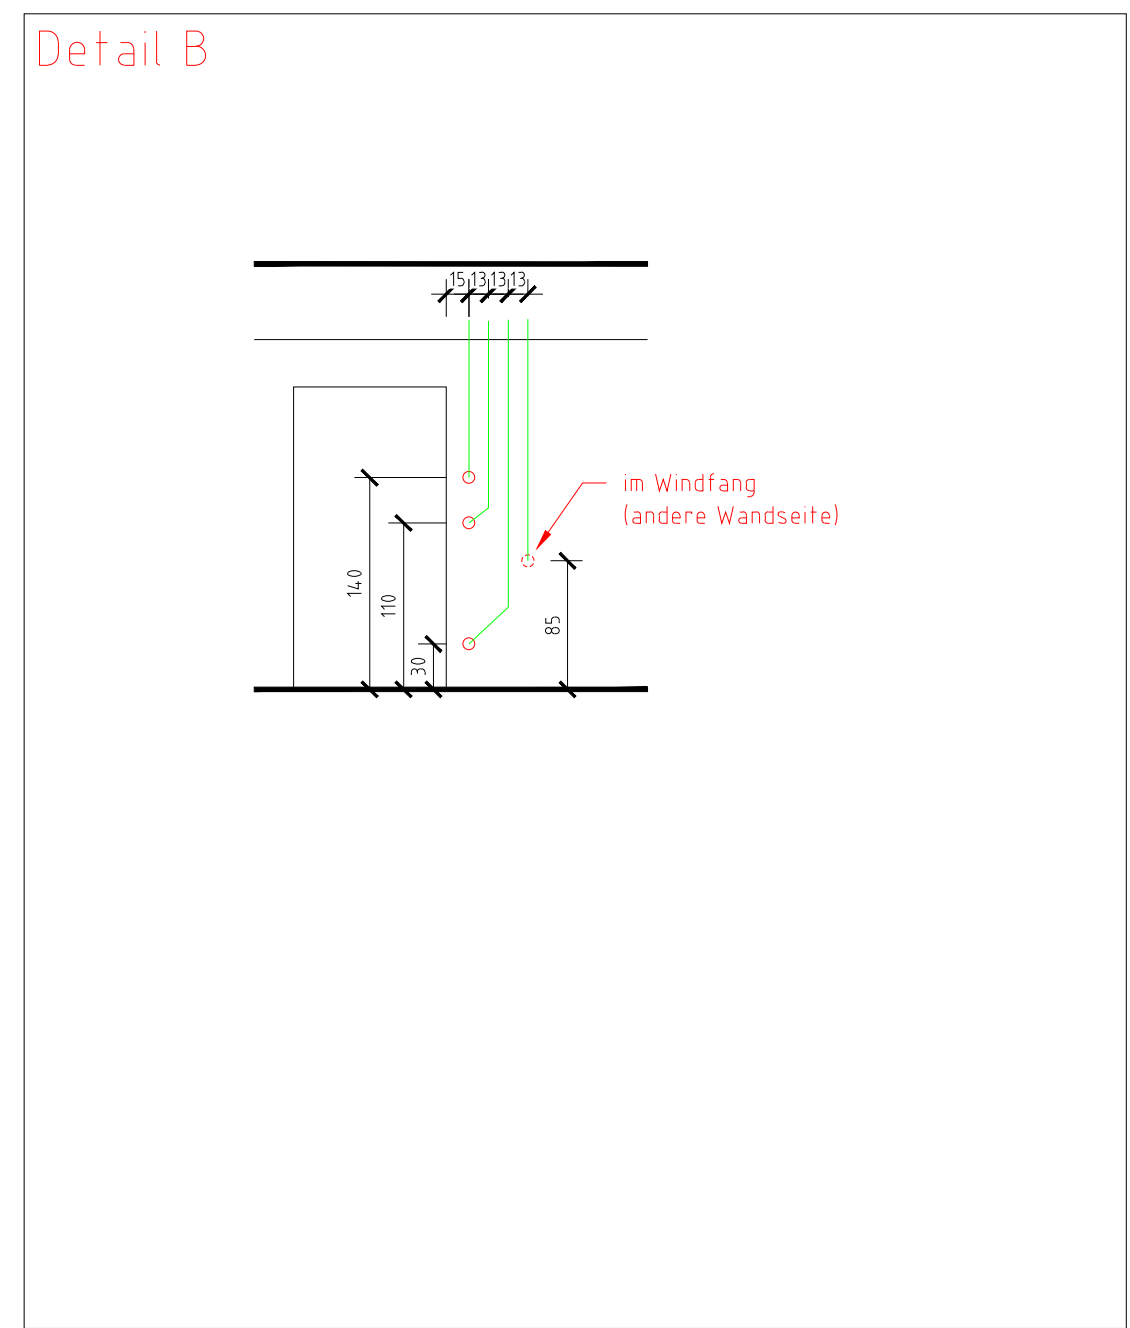
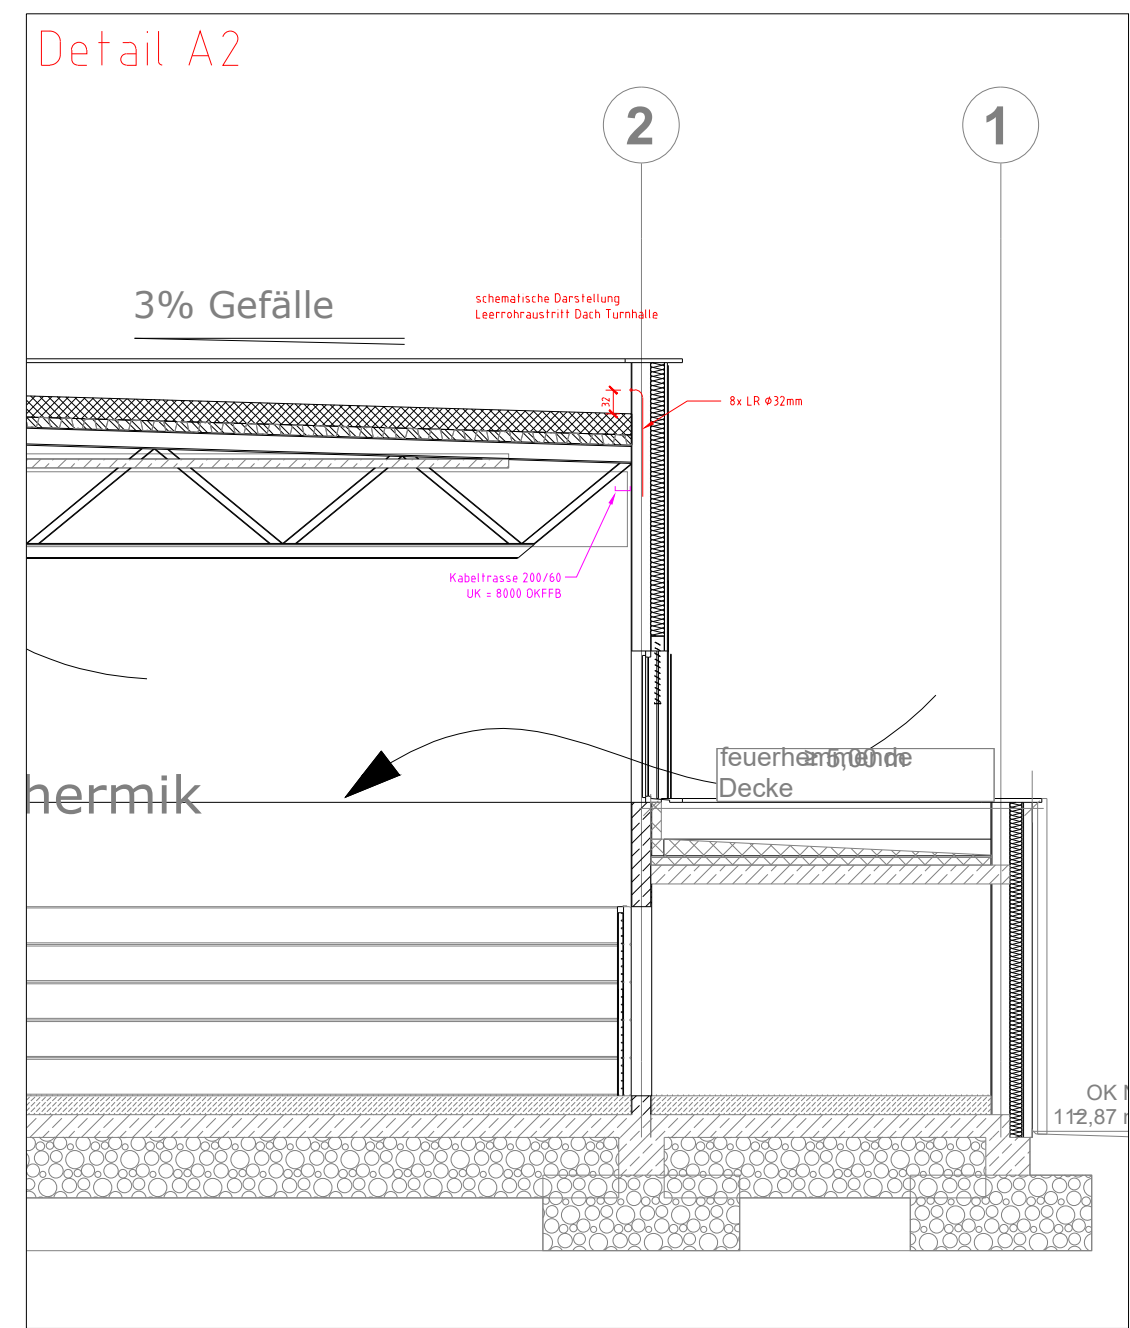
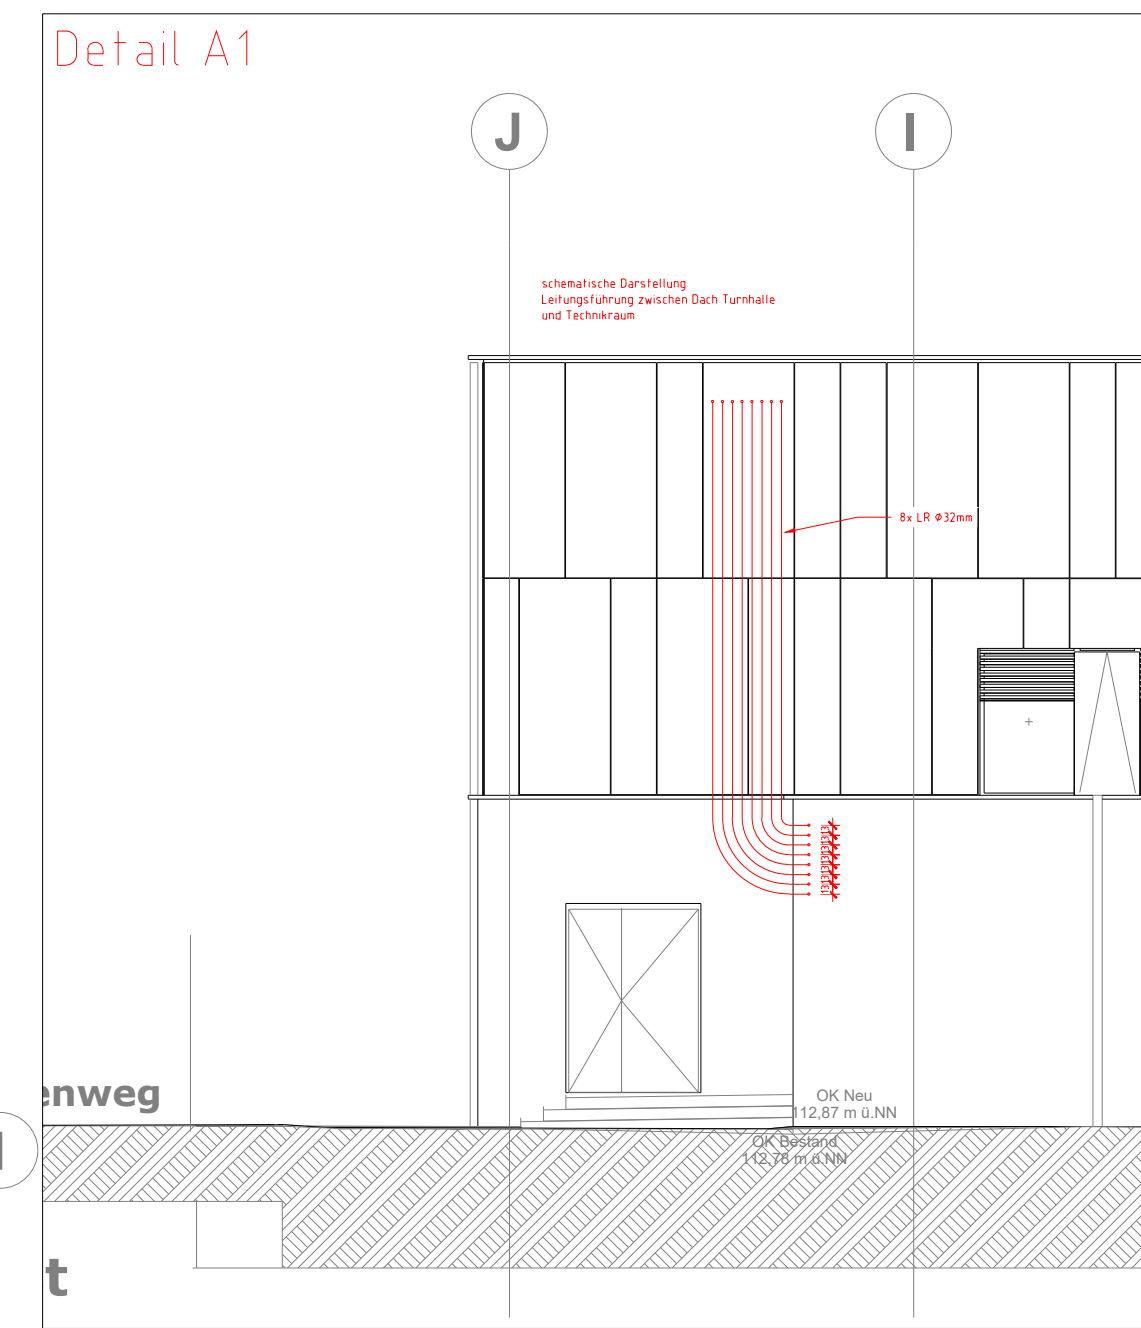


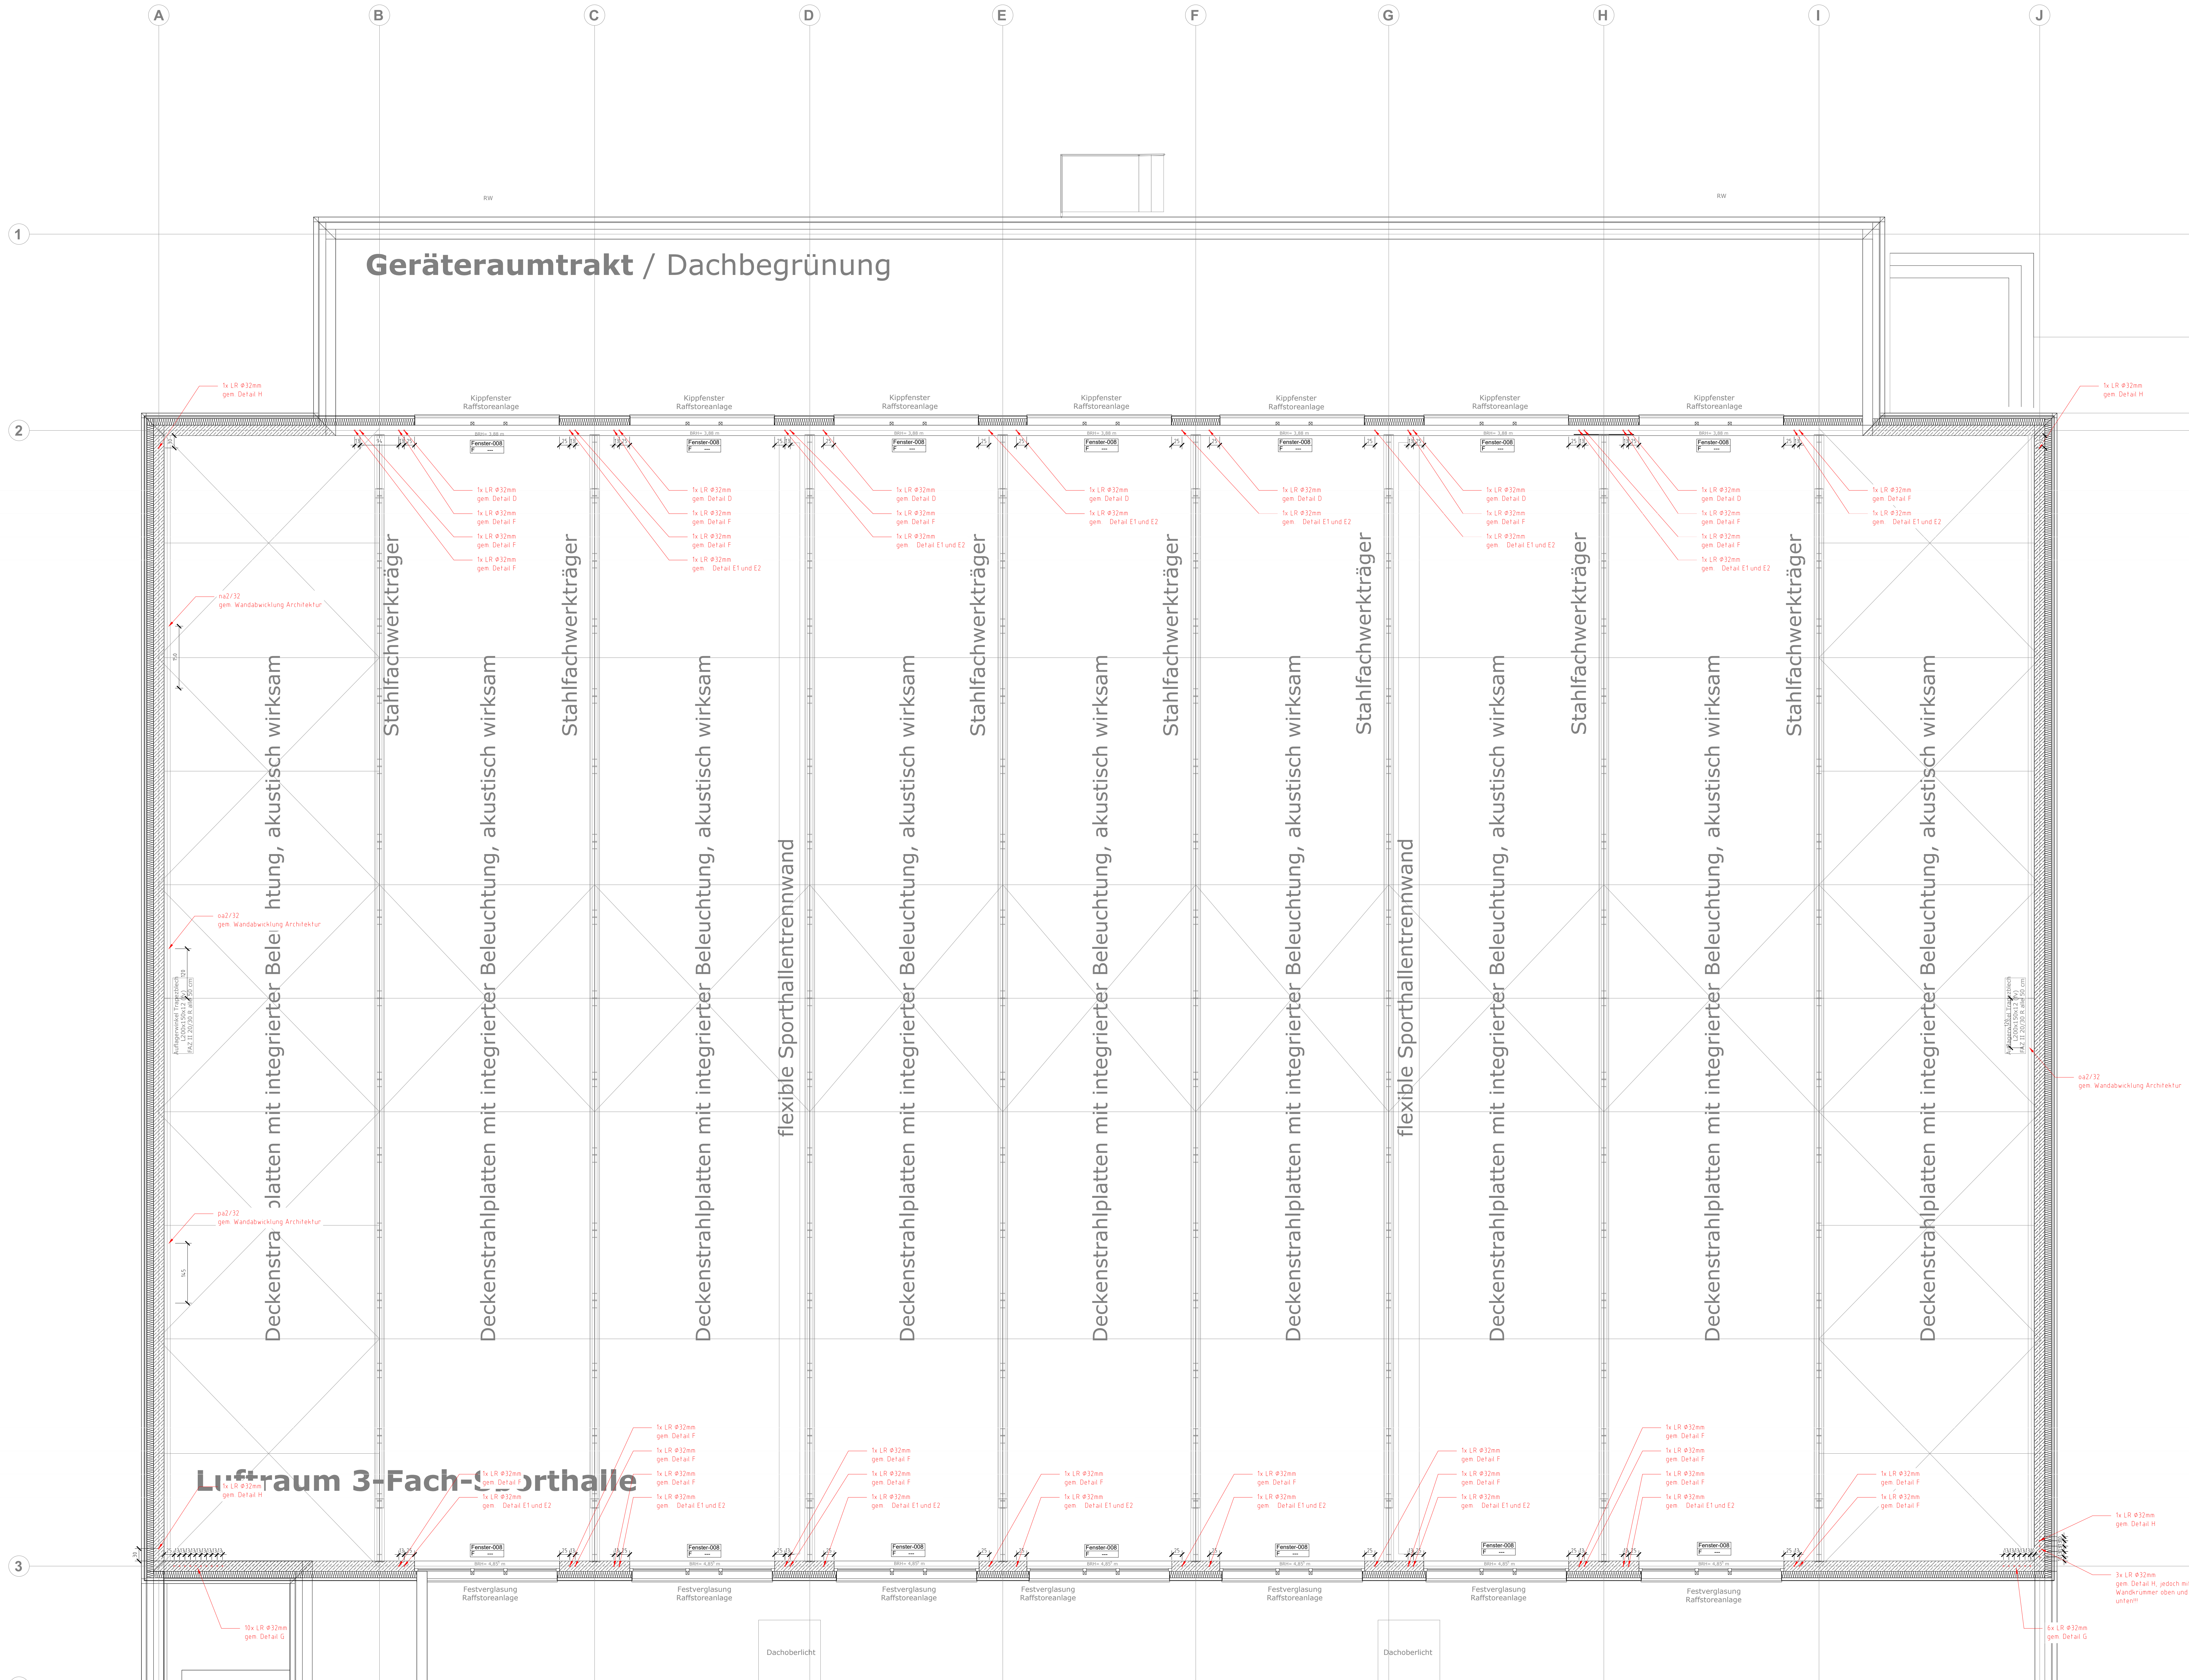


Die genauen Positionen werden in den architektonischen Detailplänen berücksichtigt


Position Leerrohraustritt

- Leerrohraustritt z.B. Einbaudose im oberen Wandbereich 10cm UKRD zur Leitungsführung in Abhängecke bzw. a.P. Verlegung
- Leerrohraustritt z.B. Einbaudose im unteren Wandbereich UK Dose = OKRB zur Leitungsführung auf Rohboden
- Leerrohraustritt mit Einbaudose auf Wandrückseite im oberen Wandbereich 10cm UKRD zur Leitungsführung in Abhängecke bzw. a.P. Verlegung nach oben zur Rohverführung in der Betondecke
- Ein Leerrohr zusätzlich

Zwischen getrennt dargestellten Einbaudosen ist ein waagerechter Achsenabstand von 15cm einzuhalten

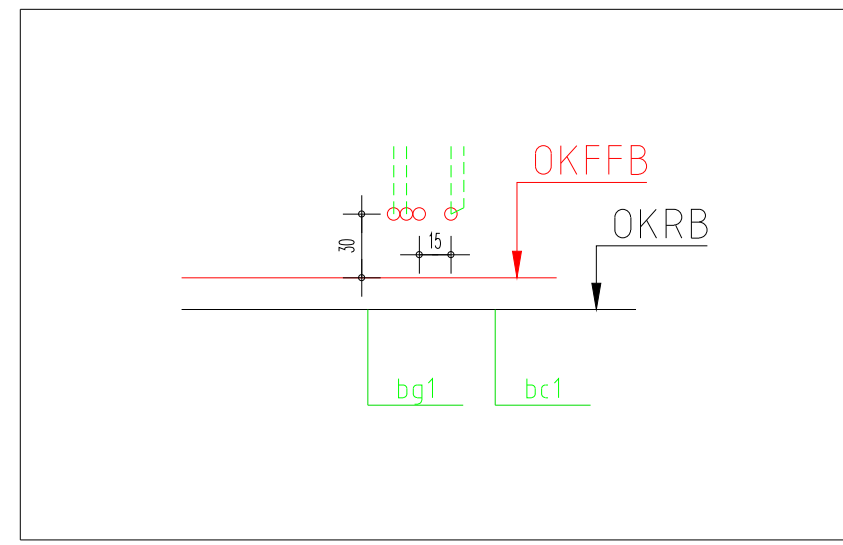



Beispieldarstellung

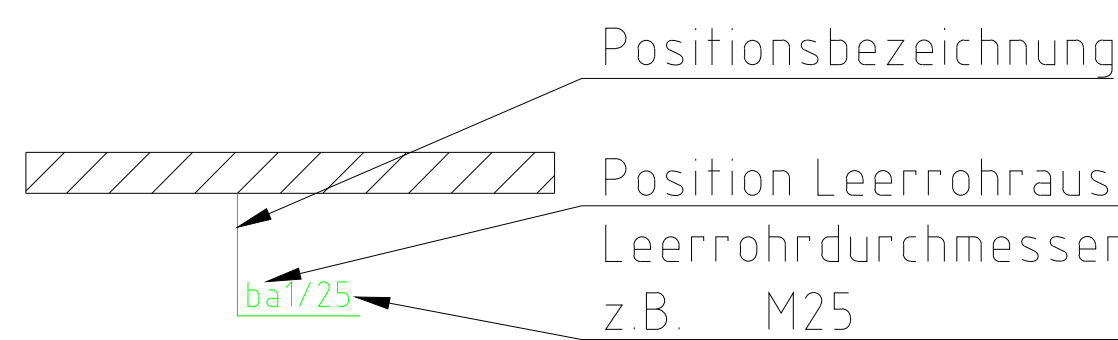

Zusätzlicher Hinweis

Der Grundriss ist nur gültig in Verbindung mit dem aktuellen Leerrohrsystem

Die Leerrohre wurden, resultierend aus der Installationsplanung, in Abstimmung mit den in der Ausführungsplanung beteiligten Fachplanern erstellt

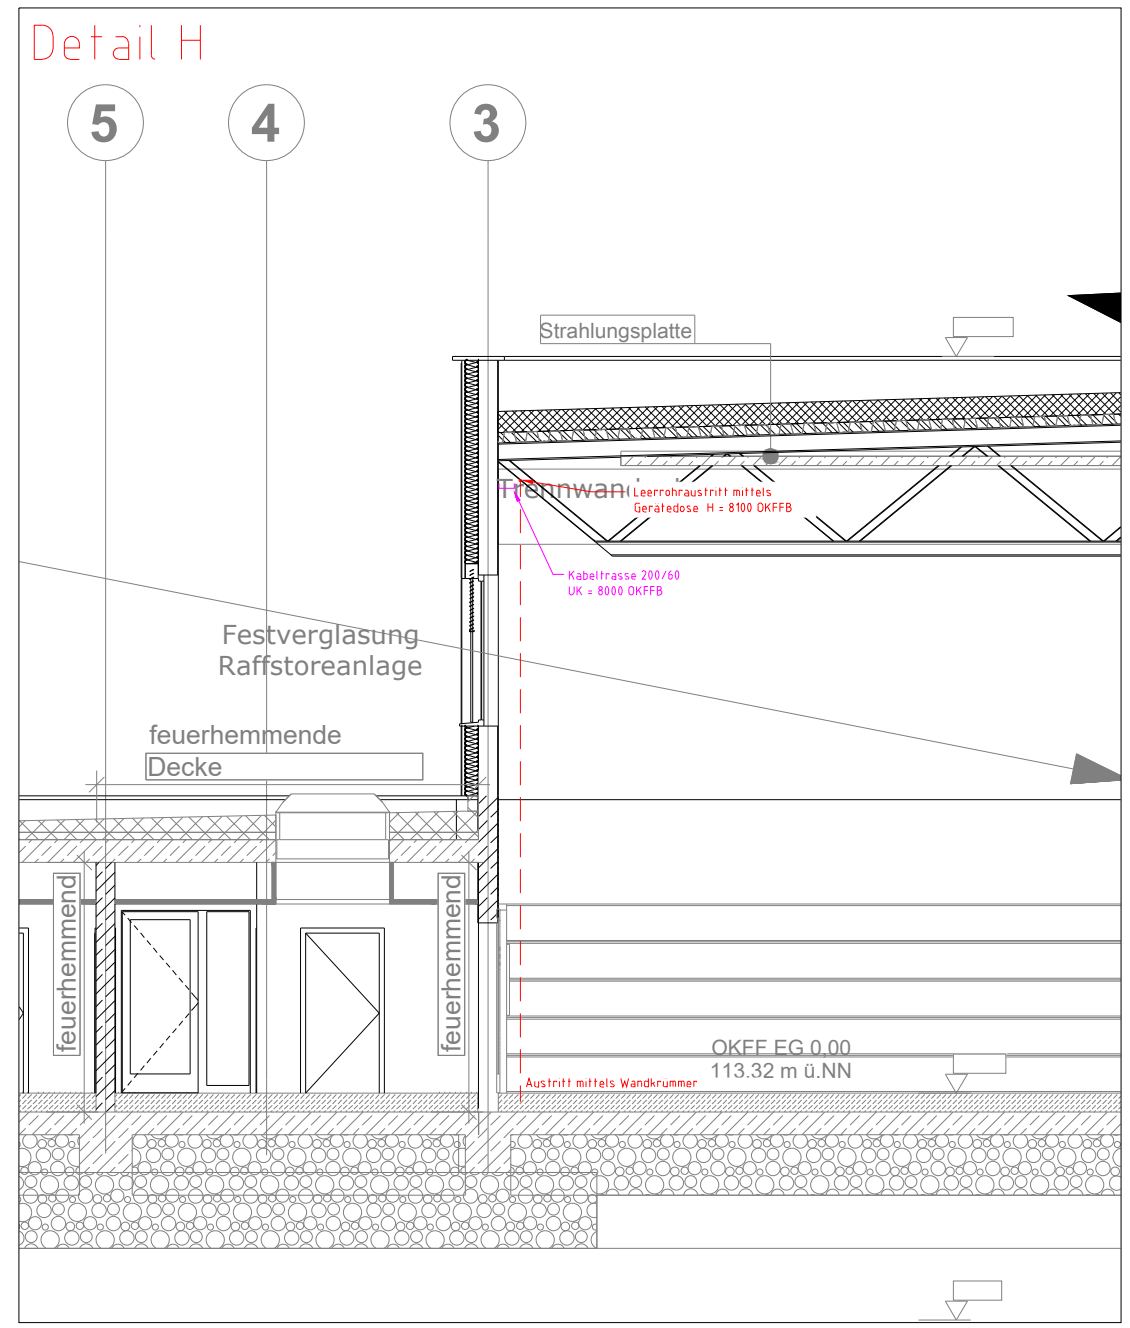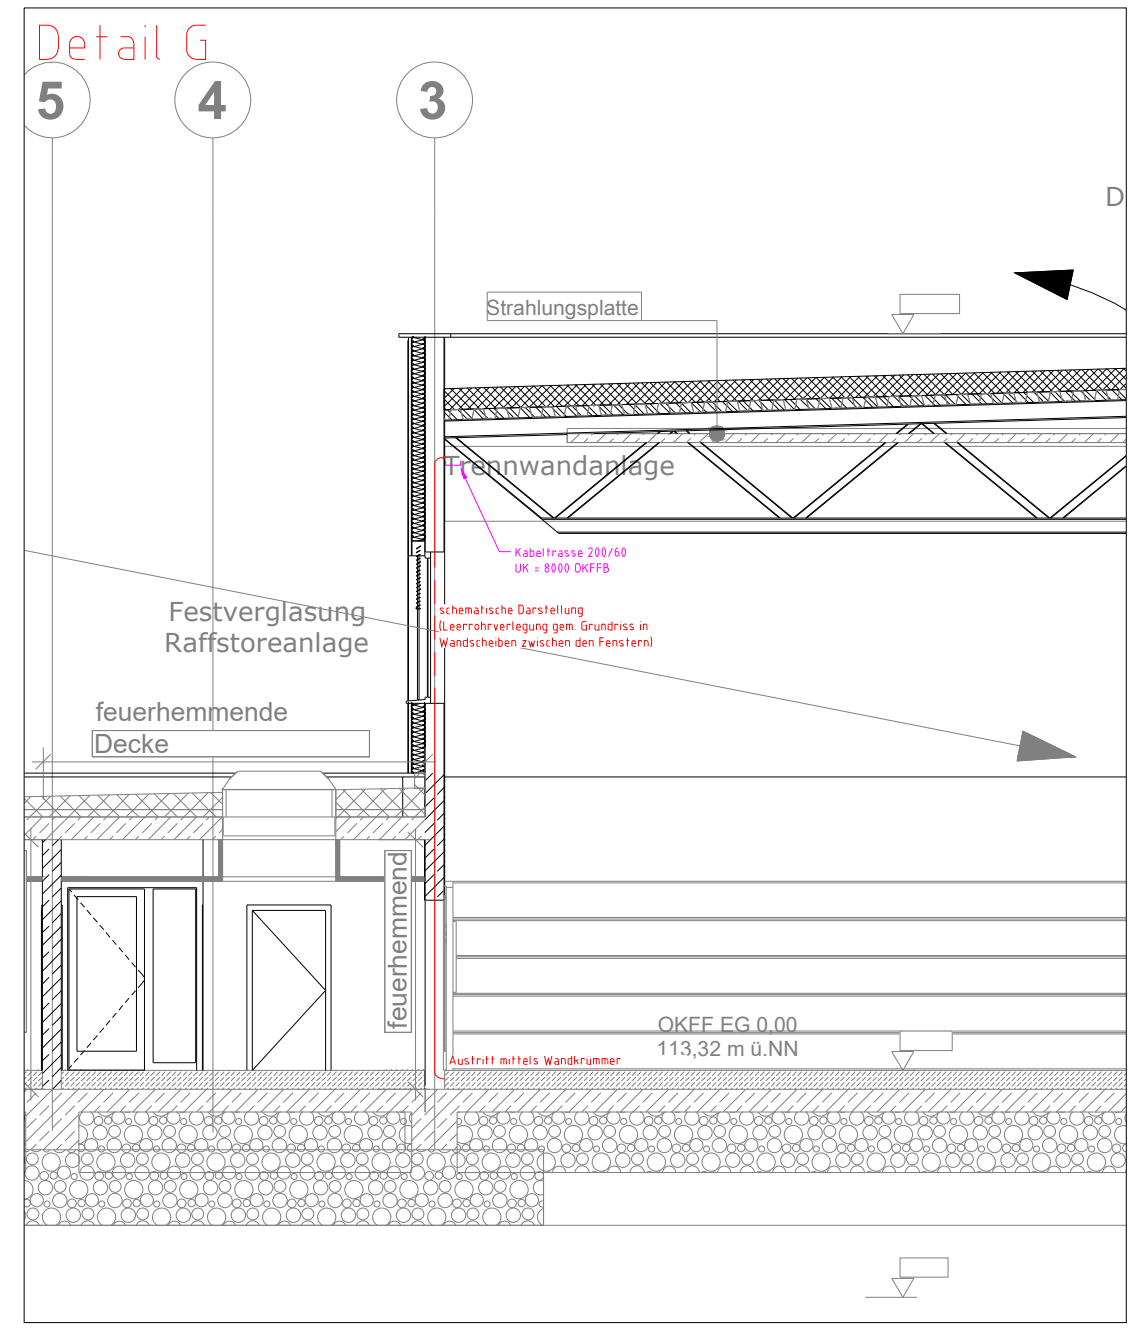

Achse 3-J
Leerrohraustritte gem. Grundrissplan

GA **ALTERAUGE**
INGENIEURBÜRO FÜR ELEKTROTECHNIK GMBH & CO. KG
Rathausplatz 2 Fon 0 29 33 - 82 422 - 0
59846 Sundern Fax 0 29 33 - 82 422 - 10
info@b-alterauge.de www.b-alterauge.de

Bauvorhaben:
23062
Neubau Sporthalle Delbrück
LPH 5-Ausführungsplanung
Ebene Obergeschoss
Bezeichnung Elektroinstallation
Planart: Detail Leerrohre Teil 02

Index	Datum	Bearbeiter	Änderung
1	21.10.2025	DG/AR	Zeichnungsstellung
2			
3			
4			
5			
6			
7			
8			
9			
10			
11			
12			
13			
14			
15			

Ersteller AR	Maßstab 1:50
Erstellungsdatum 06.10.2025	Blattgröße 1800 x 900 mm
Architektur Stand 20.10.2025	Bauart ---
Zeichnungsnummer 23062-5-DE---00-Leerrohre_02-1-0	
Genehmigt Name: DG	Folgende Angaben beziehen sich auf Blatt 1 in im jeweiligen Maßstab
Genehmigt Datum	