




SCHNITT A - A

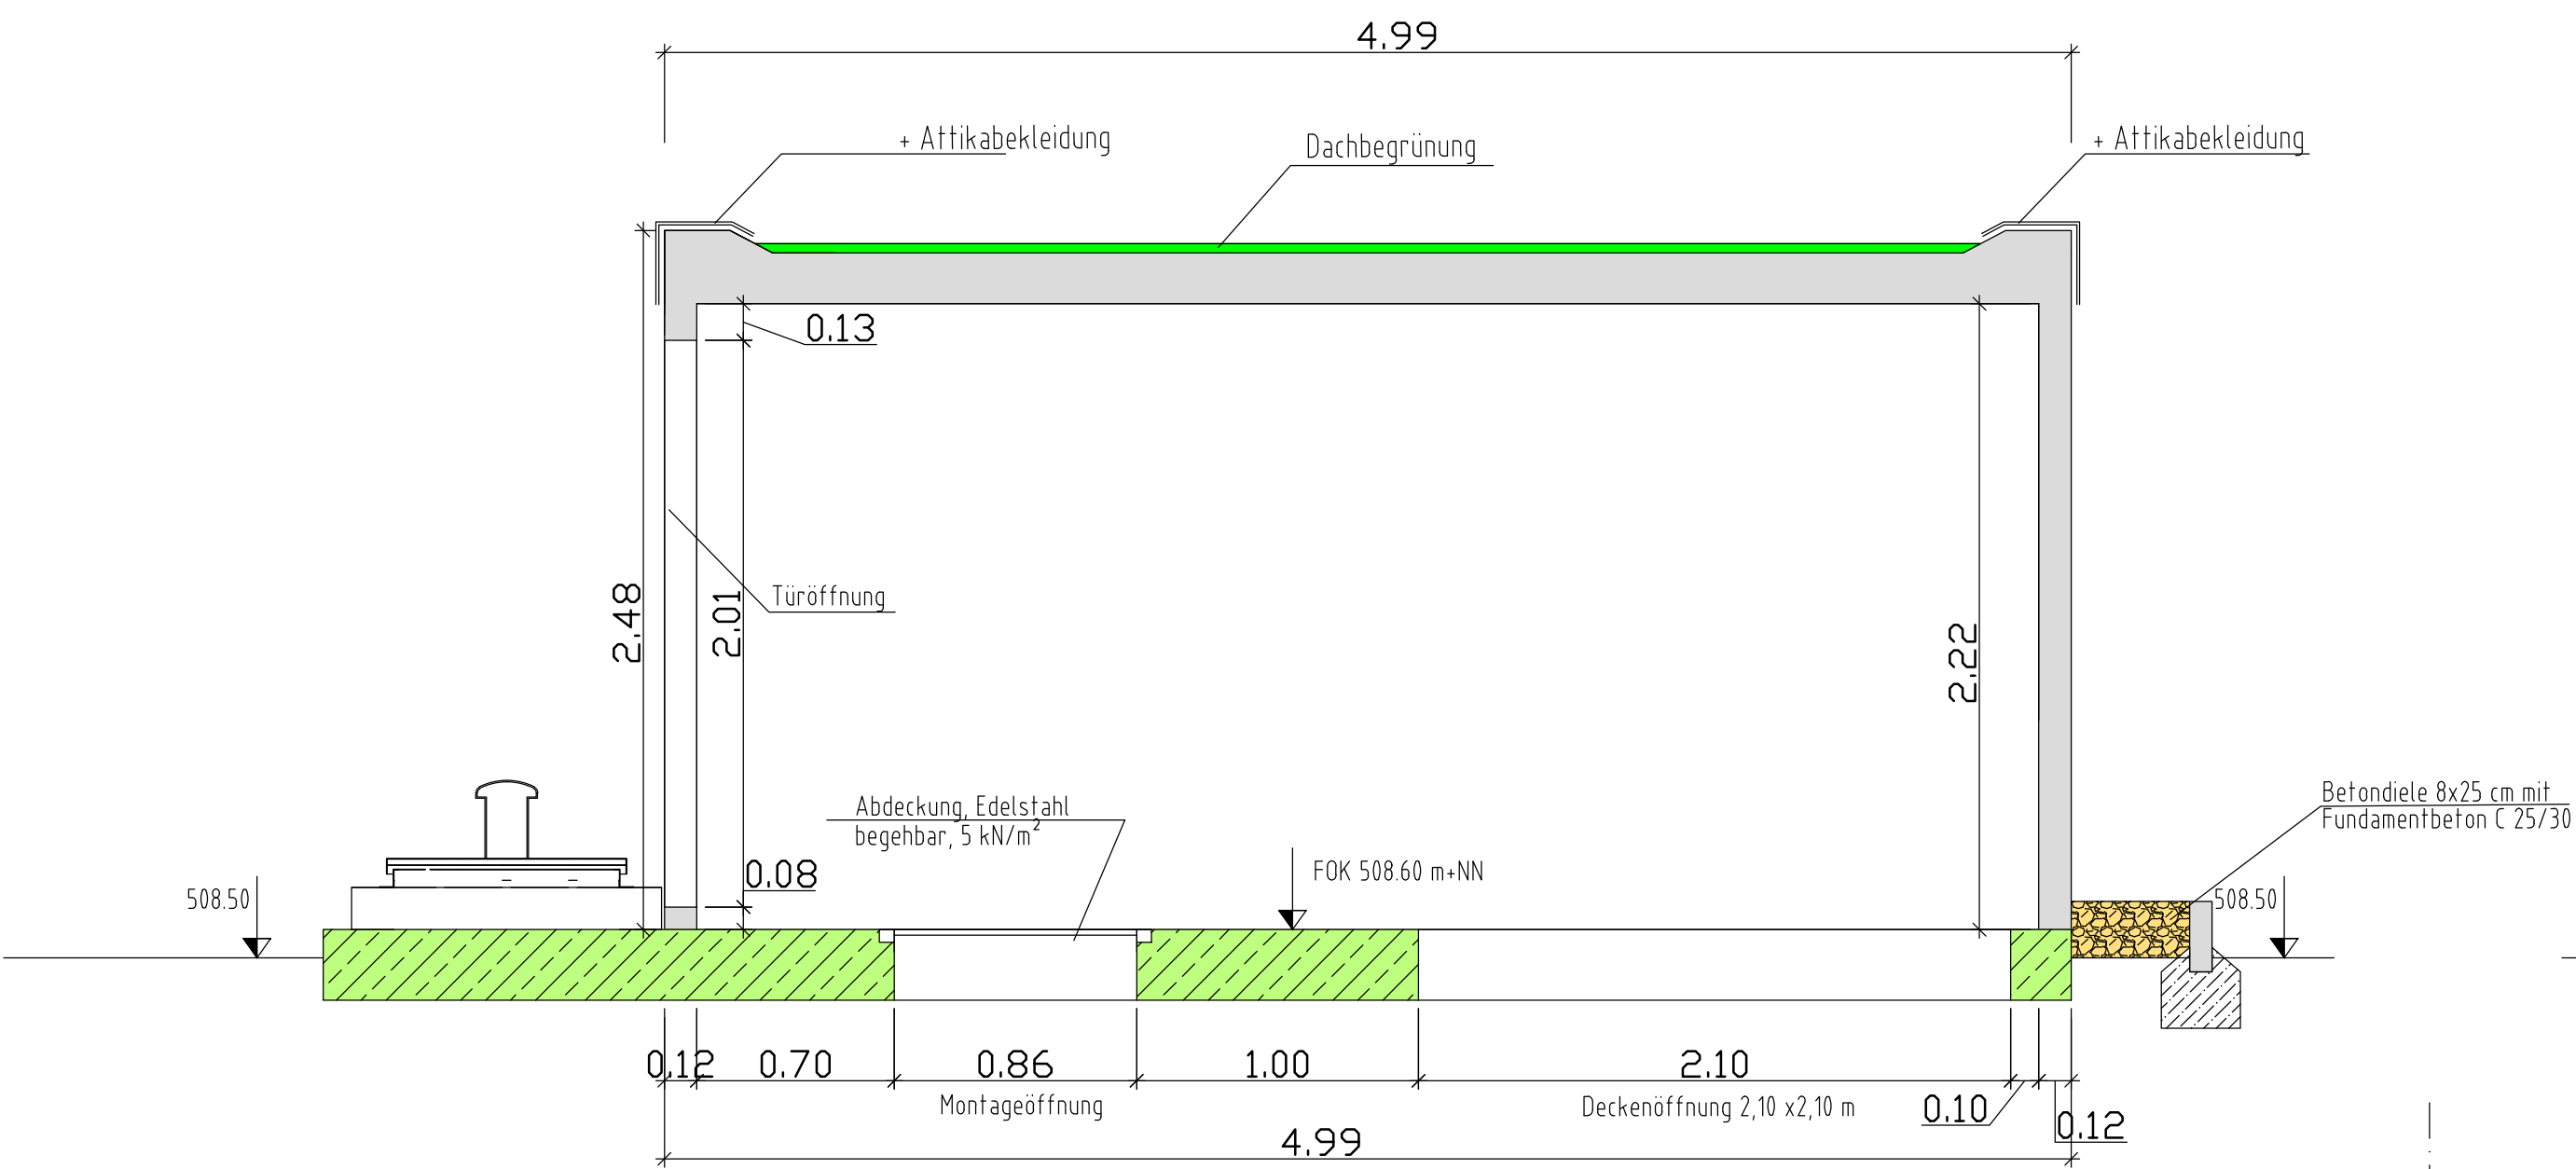


SCHNITT B - B

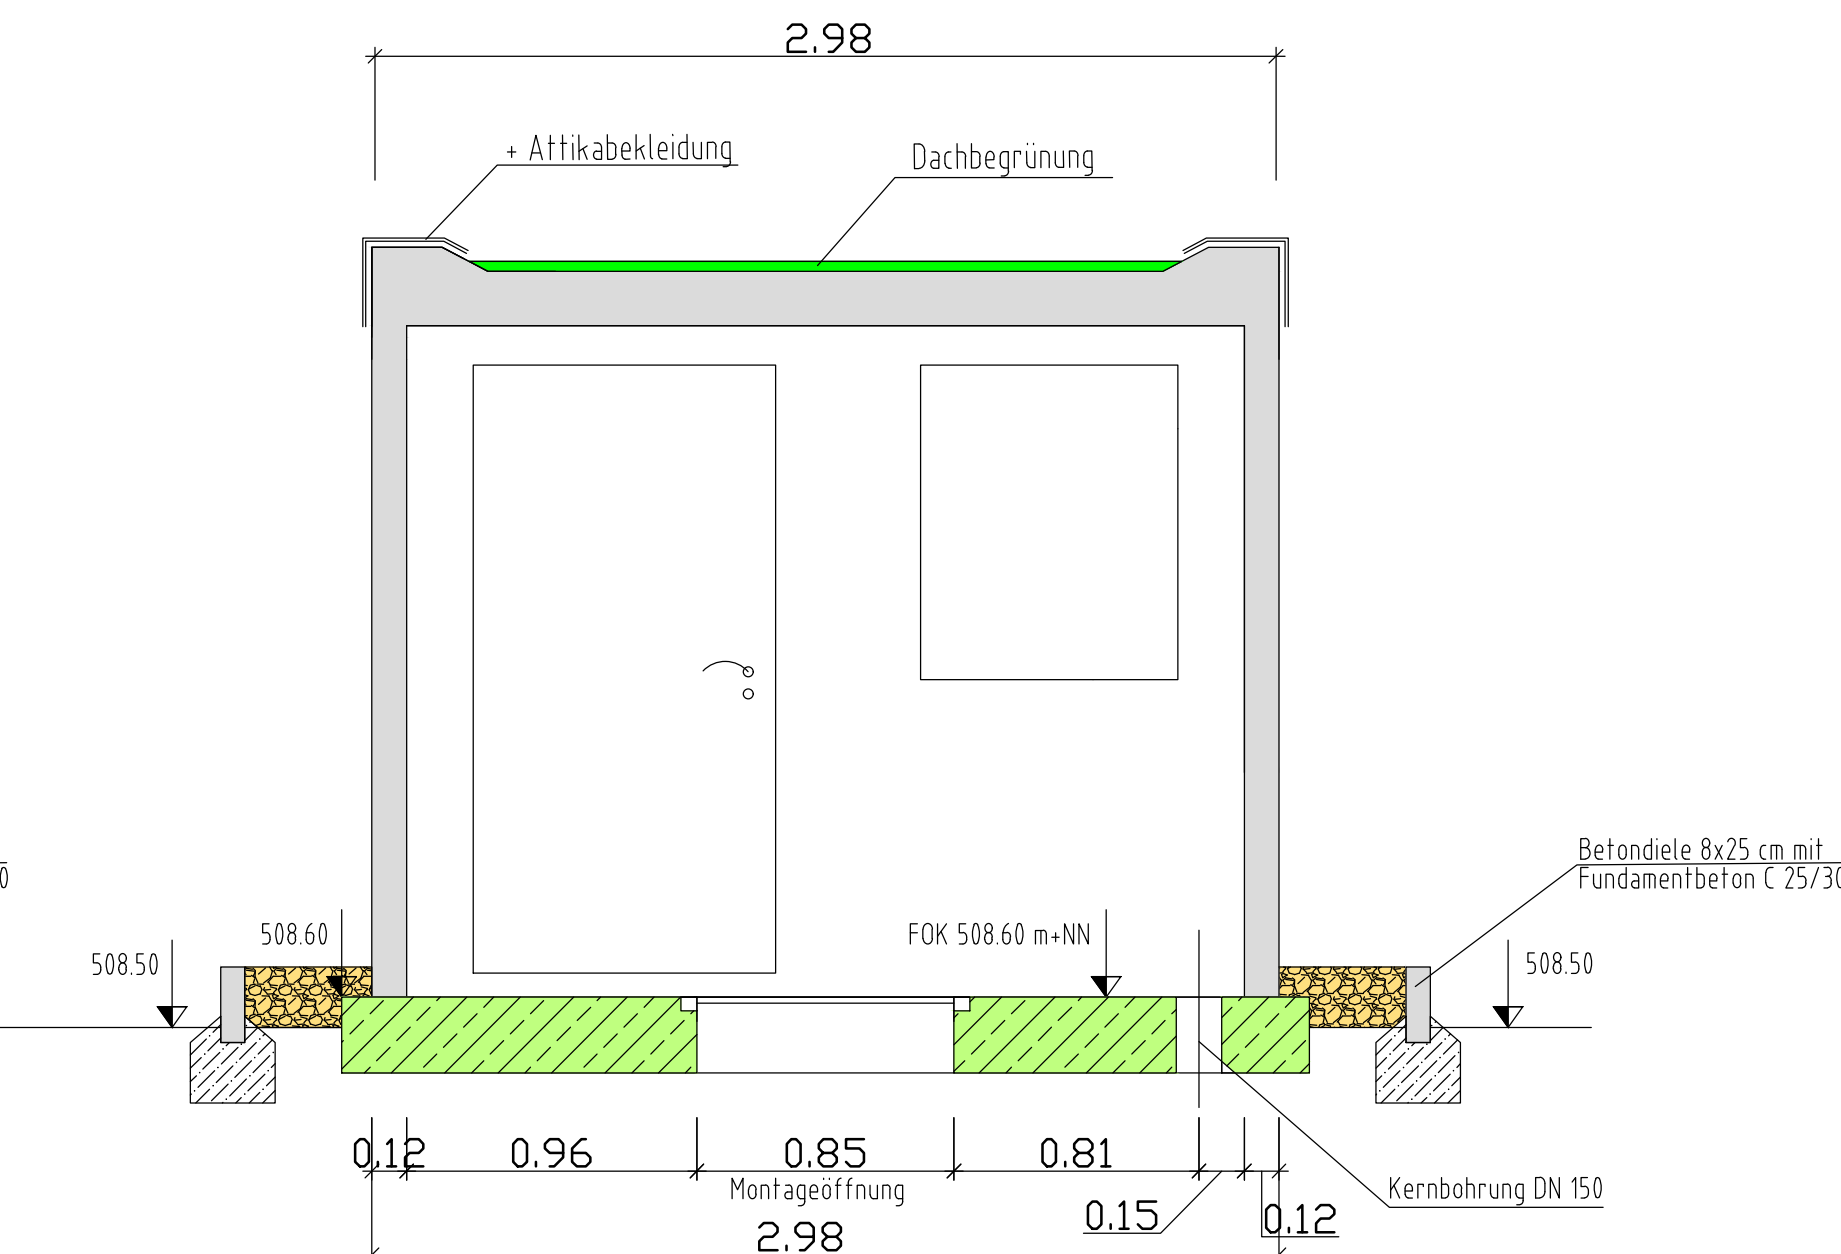

GRUNDRISS
BETRIEBSGEBÄUDE

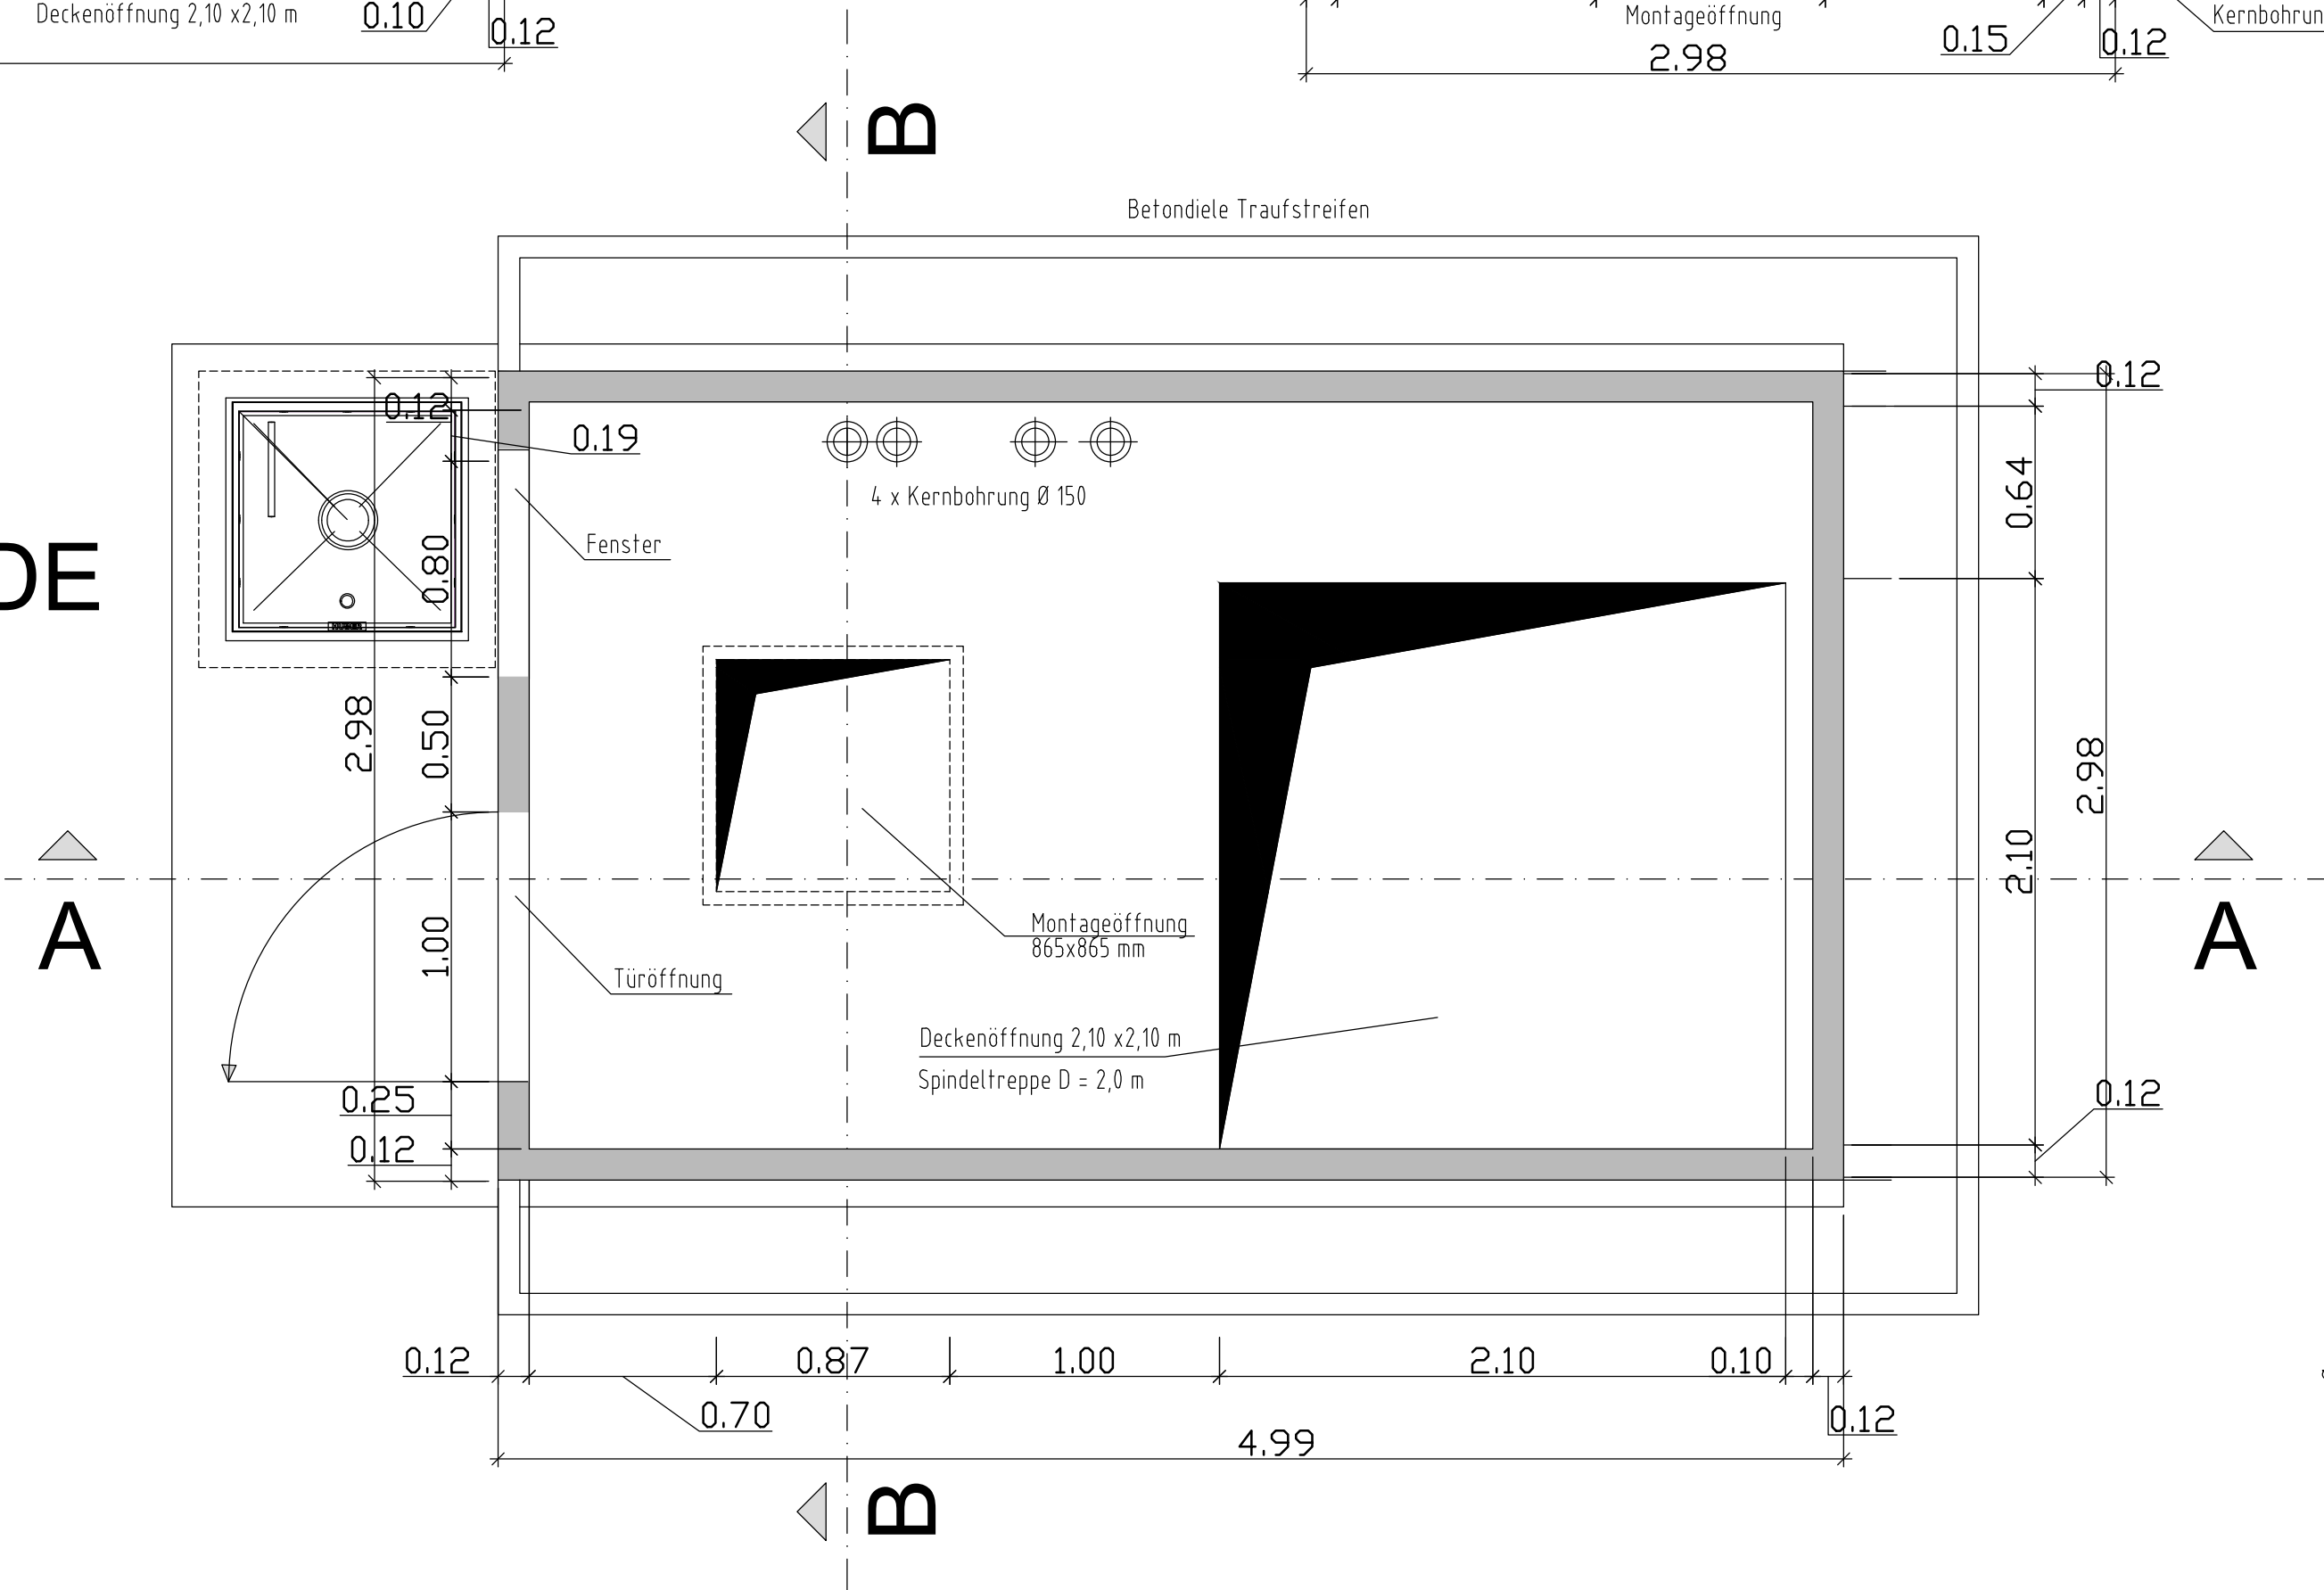

Nr.	Art der Änderung	Datum	Name

 Gemeinde Unterföhring Münchner Straße 70 85774 Unterföhring		Unterlage Nr.: E Blatt Nr.: K-04.0 Datum Zeichen
ENTWURF		bearbeitet gezeichnet geprüft Reg. Nr.:
Entwässerung "Neues Mitterfeld" in Unterföhring		Detail Betriebsgebäude Maßstab: 1:25
Aufgestellt:		
Gesehen:		