


T:\Kommunen\_und\_Eigenbetriebe\Stadtwerke\_Pfaffenhofen\229685\_Erweiterung\_Klaieranlage\_Pfaffenhofen\5\_Planunterlagen\8\_Ausführung\ Lagepläne\1\_Gesamtlageplan\dwg\229685-5-LA-KA-001-VA.dwg  
09.12.2025

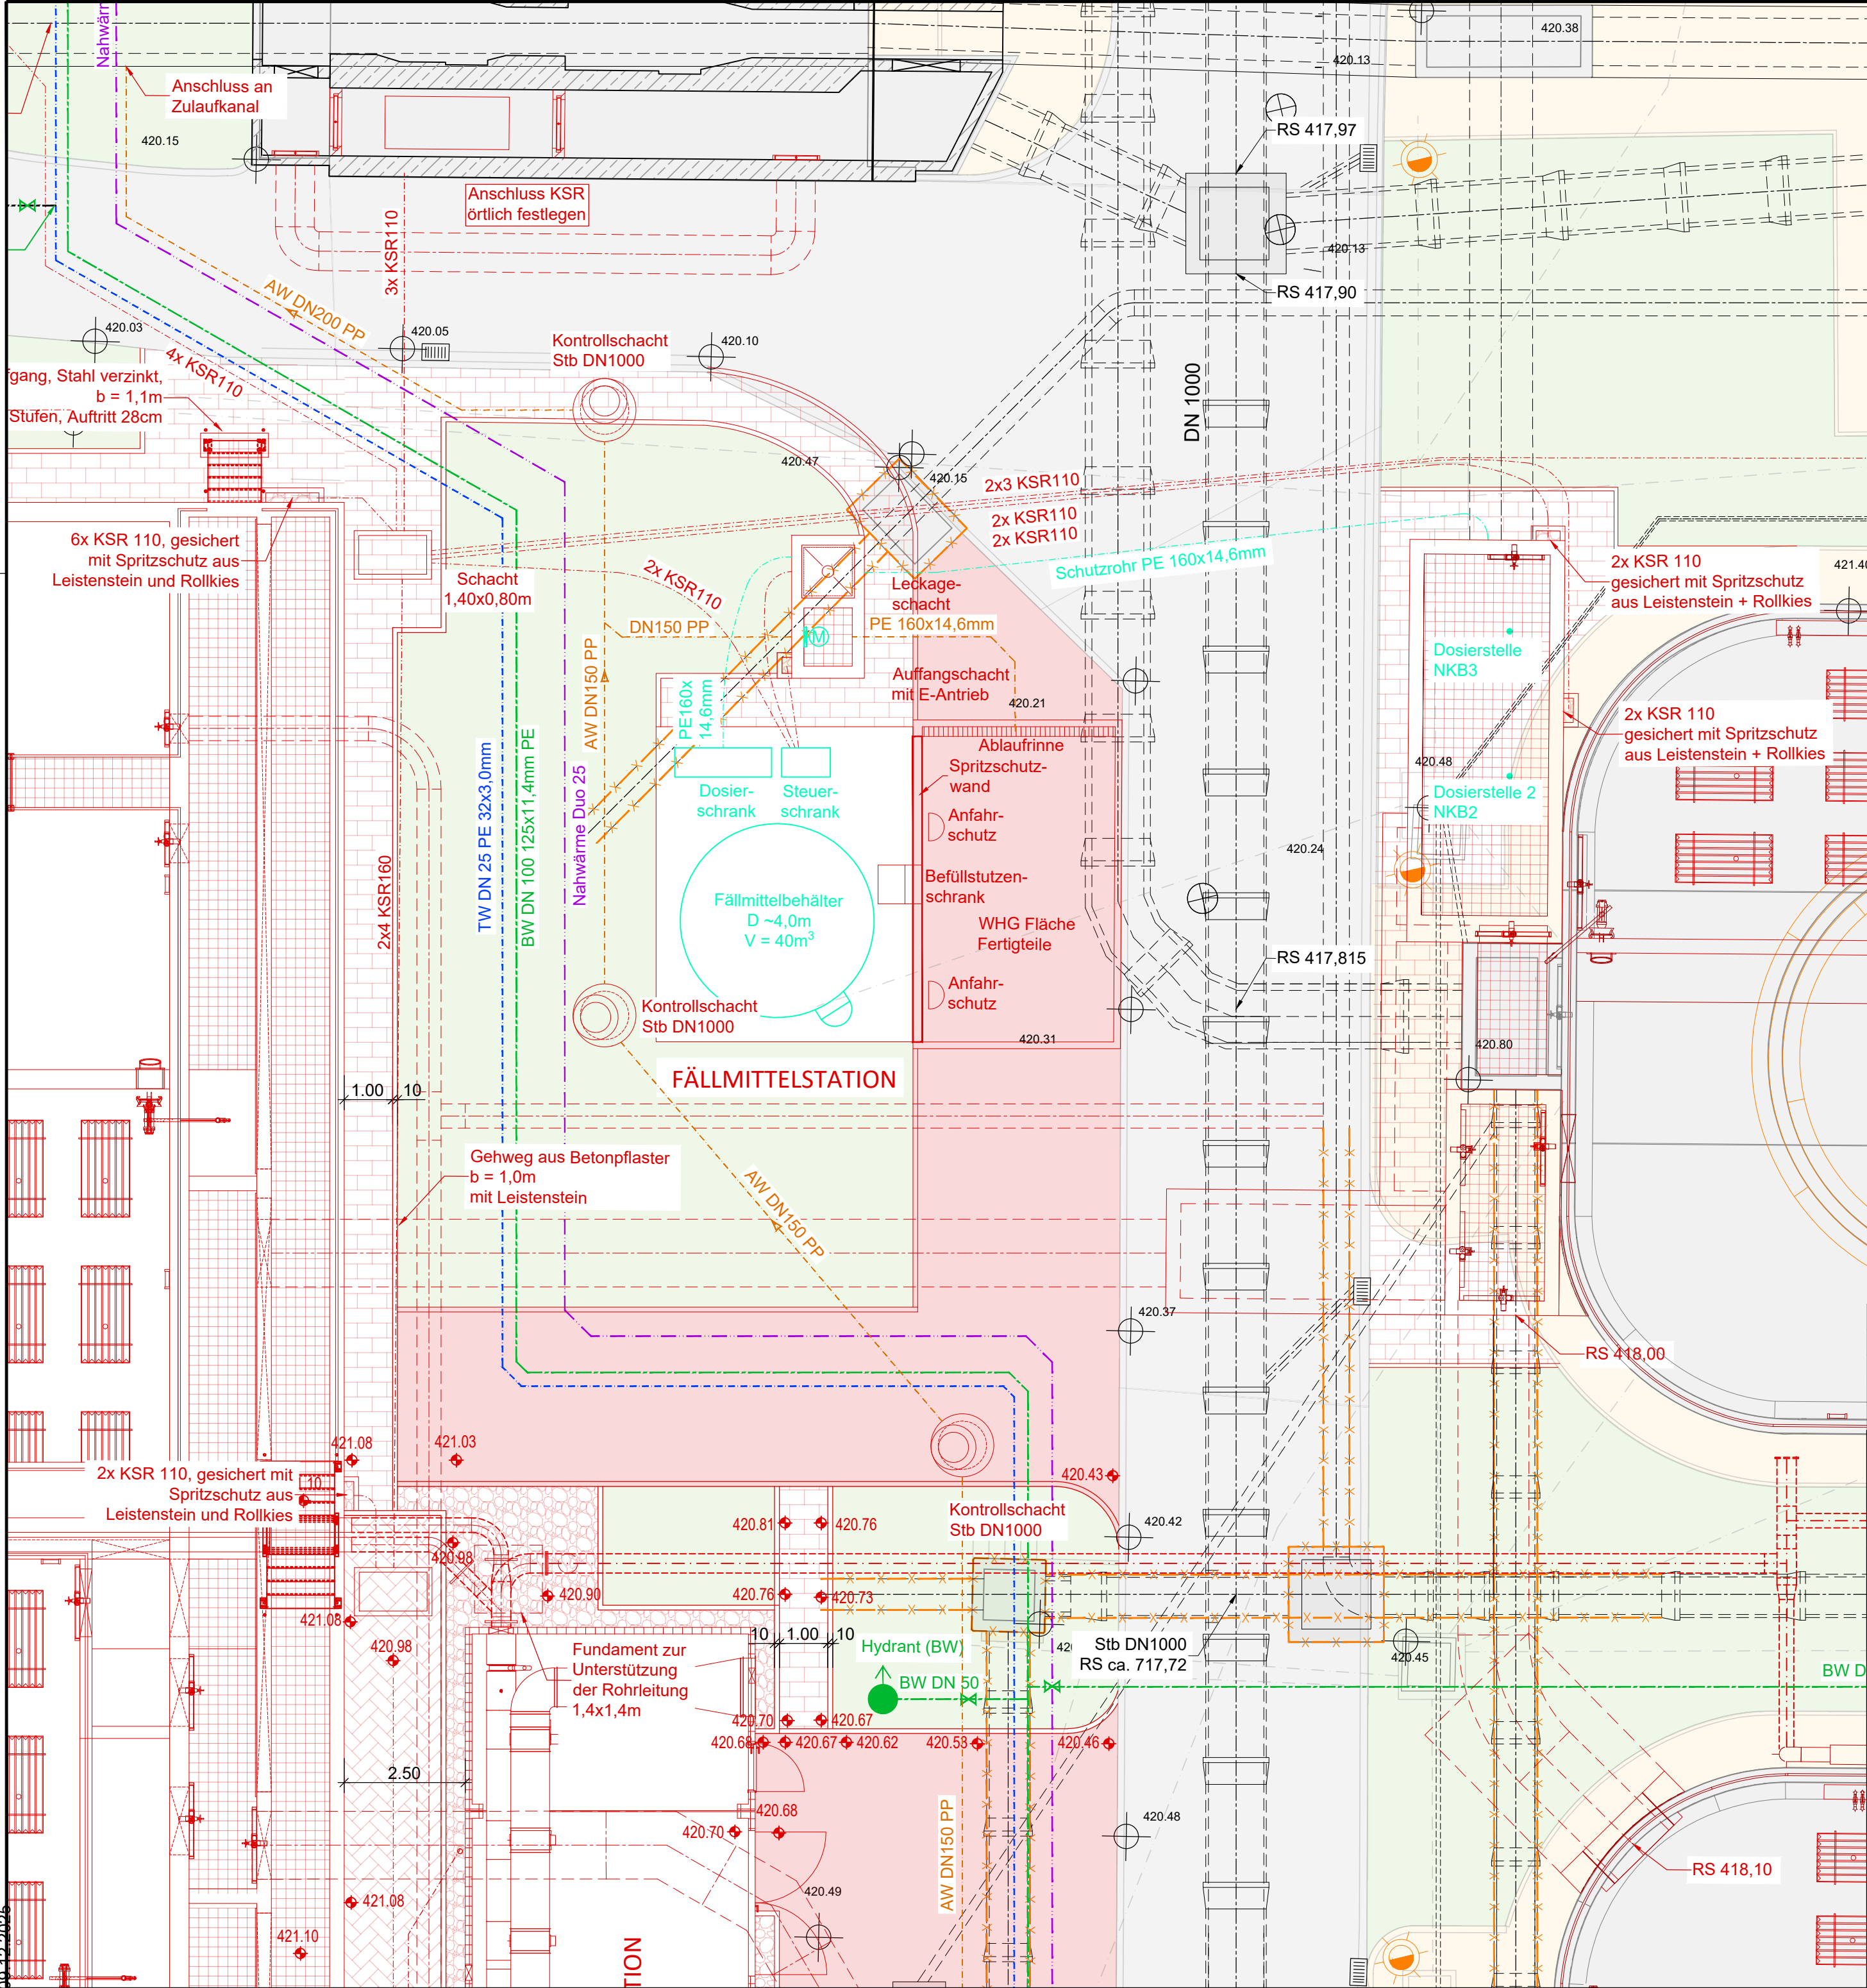

Legende

- ⊕

Schacht

☀

Außenbeleuchtung

●

Feuerlöscher

■

Bestand Asphalt

▨

Bestand Gebäude

■

Neu Asphalt

▨

Neu Betonpflaster Gehweg


▨

Neu Rasengittersteine

▨

Neu Rasenfugenpflaster  
Parkplätze
- Neu Bauwerke
- Bestand Bauwerke
- Zaun
- Pflaster/LST
- Zaun (alter Plan)
- Neu Leerrohre
- Neu Abwasser Leitungen
- Neu Brauchwasser Leitungen
- Neu Trinkwasser Leitungen
- Neu Nahwärme
- Neu Fernwärme
- Neu Fällmittel

VORABZUG STAND 09.12.2025

04			
03			
02			
01			
Index	Datum	Name	Bemerkung
Bauherr Stadtwerke Pfaffenhofen a. d. Ilm			
			
Projekt	Kläranlage Pfaffenhofen		Projekt-Nr. 229685
	Erweiterung der Kläranlage		Beilagen-Nr.
			Plan-Nr. 6-LA-KA-021-00
Planinhalt	Teillageplan		Maßstab 1: 100
	Fällmittelstation		Blattgröße A2
			Plotdatei
	entworfen	Nov. 23	Ro
	gezeichnet	Nov. 23	SI
	geprüft	Nov. 23	Ro
	München, den		09.12.25