


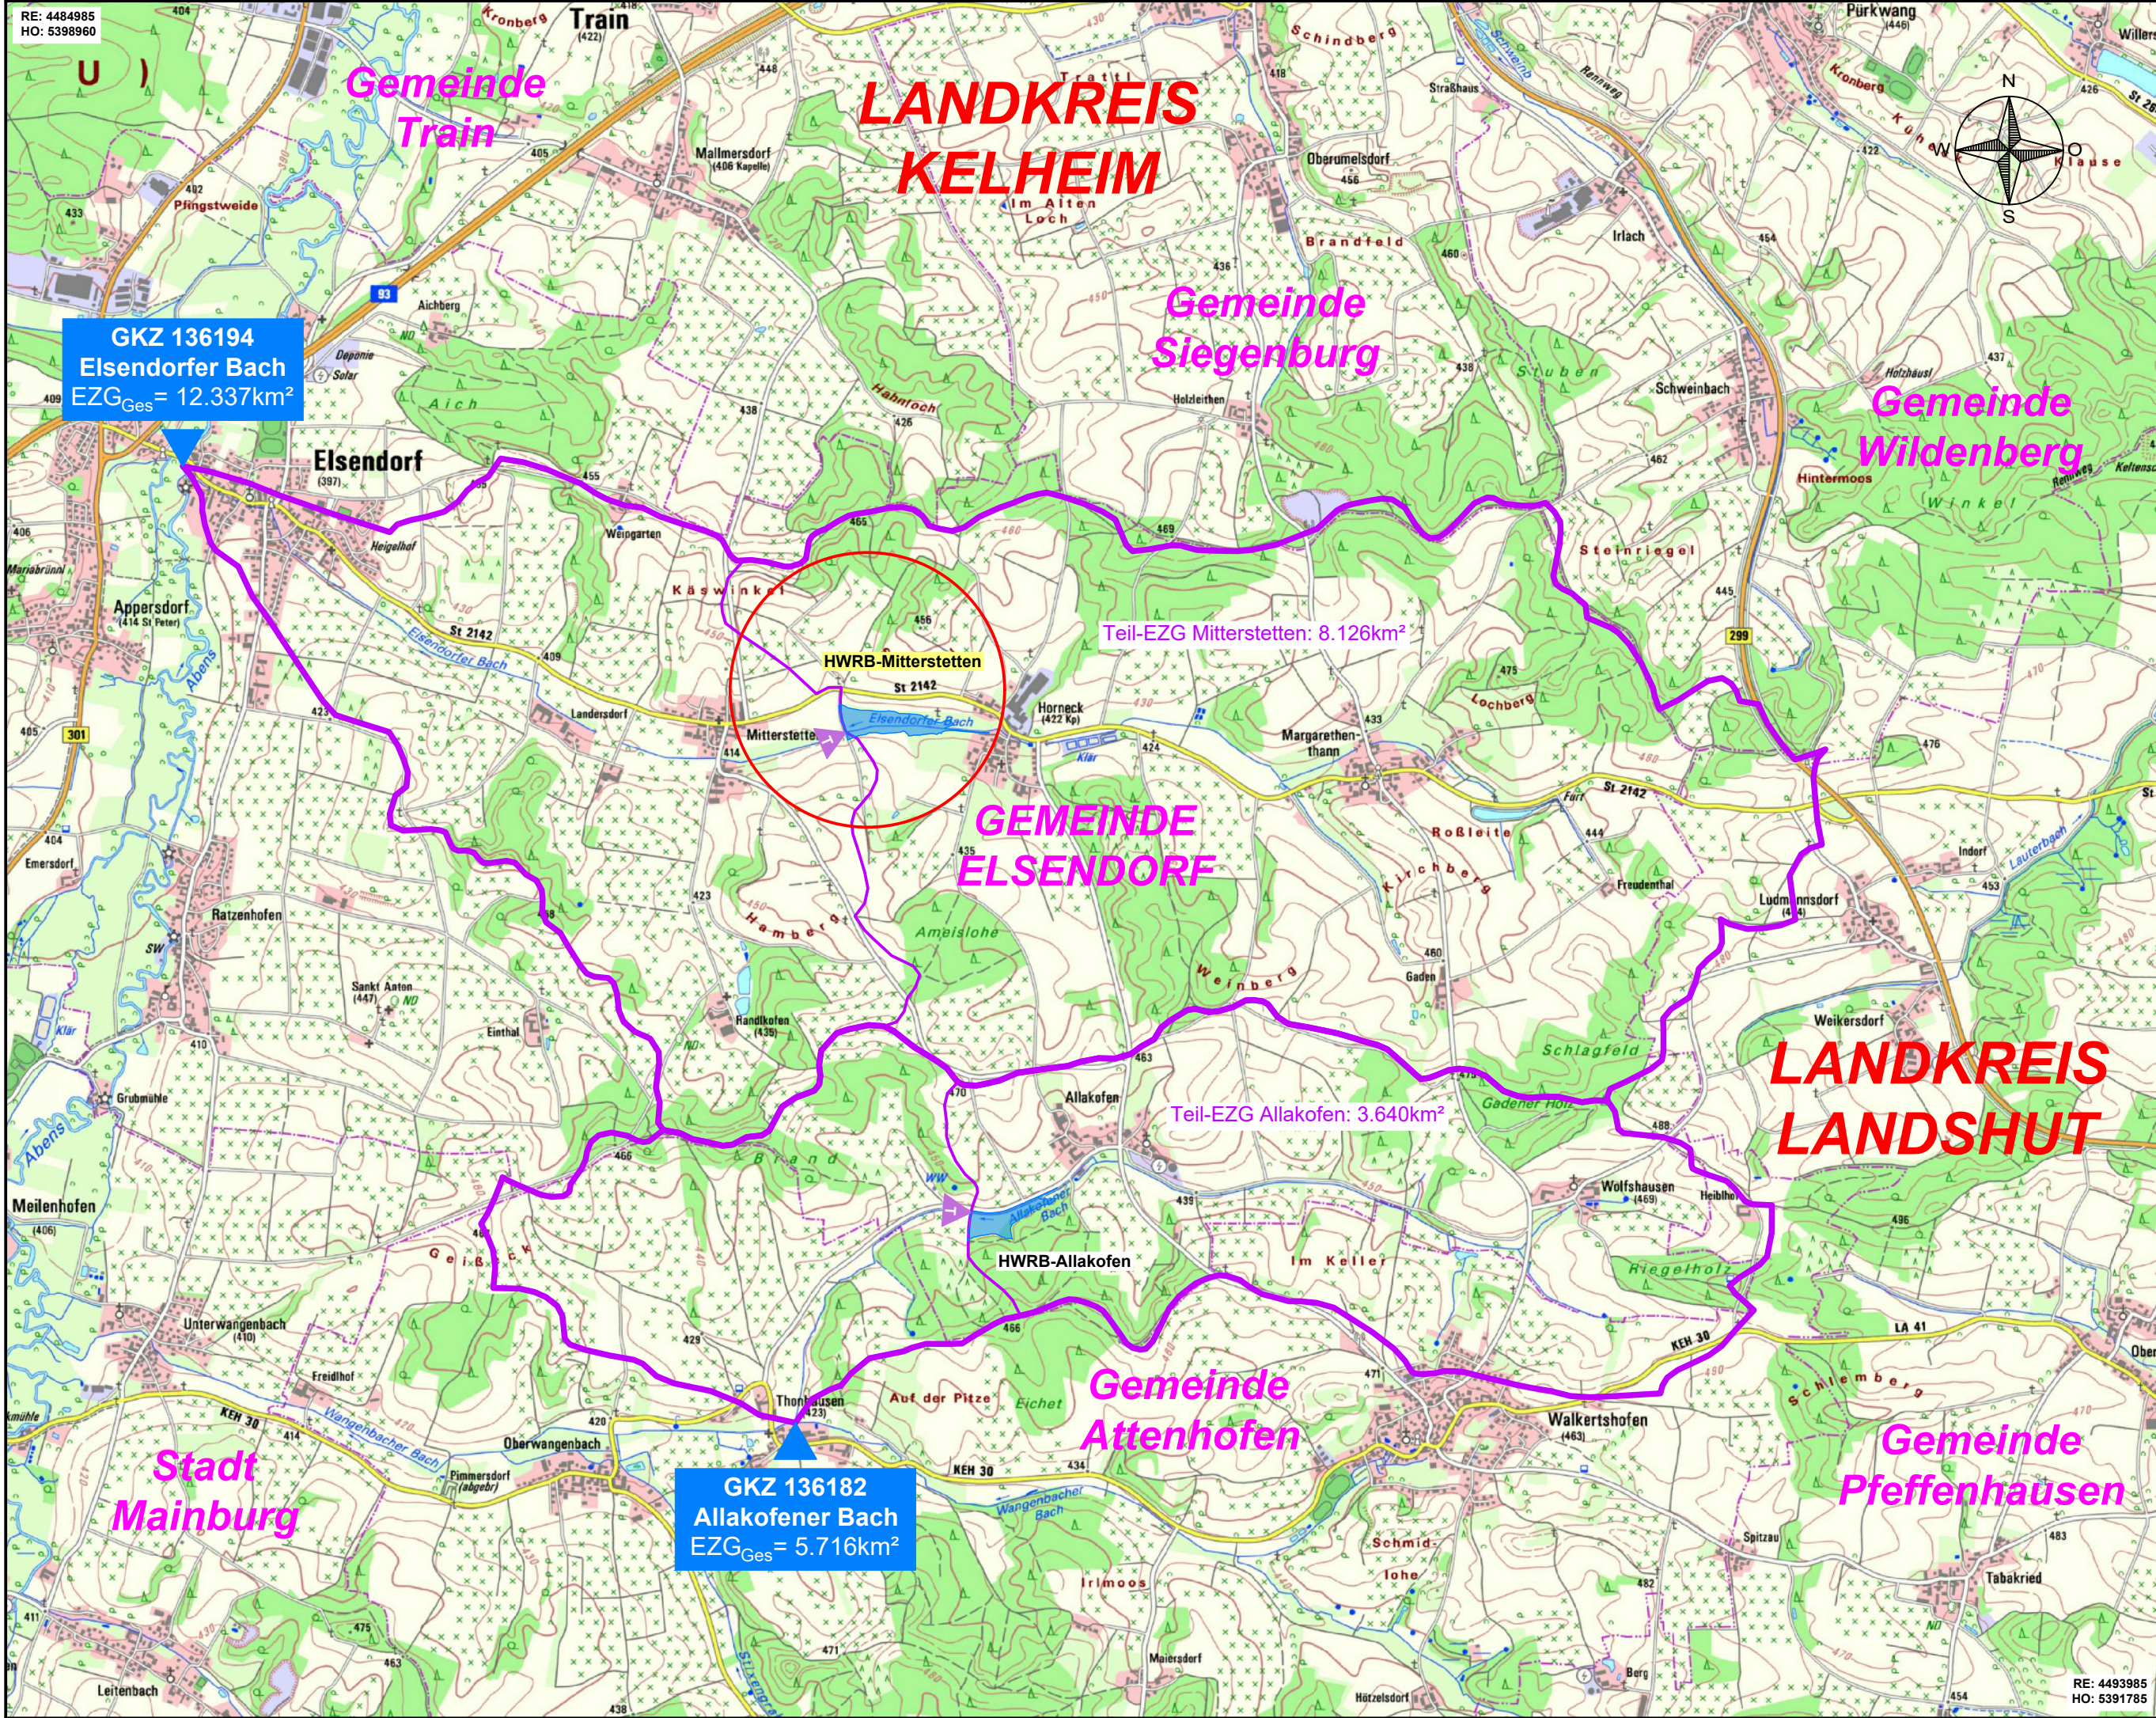

a			
Nr.	Art der Änderung	Datum	Zeichen

	bearbeitet:		
	gezeichnet:		
	geprüft:		
	Datei:		
PDF-File:		E_H1-51_Übersichtslageplan Mitterstetten	

AUSSCHREIBUNG

Gemeinde Elsendorf
VG Mainburg
Poststraße 2a
84048 Mainburg
Tel.: 08751 / 8634-0, Email: vg@vg-mainburg.de



Plan-Nr.: 180-1701/E_H1-51
Übersichtslageplan
Maßstab: 1 : 25.000

Hochwasserrückhaltebecken
in **MITTERSTETTEN** und Allakofen