



LEGENDE	
	Anschlußplanung
	Wandanschluß
	Deckenanschluß
	Bodenanschluß
AV	Allgemeine Stromversorgung
SV	Sicherheitsstromversorgung
BSV	Batteriegestützte Stromversorgung
PA	Potenzialausgleich
STD	Steckdose
FL	Freies Leitungsende
GLT	Gebäudeleittechnik
... / 300	Höhenangabe in mm
LR	Leerrohr
UKW	Unterkonstruktion Wand
DL	Druckluft
O2	Sauerstoff
TK	Trinkwasser kalt
TW	Trinkwasser warm
AW	Abwasser
DMZG	Desinfektionsmittelzumischgerät
SB	Spülbecken
HWB	Handwaschbecken
RDG	Reinigungs- Desinfektionsgerät
WS	Wärmeschrank / Wärmeschublade
1x EDV-AP (Hausstandard)	EDV-Arbeitsplatz (3xSV 230VSTD; 3xAV 230V STD; 2xEDV-Doppeldose)

Alle angegebenen Maße der Anschlußplanung sind Achsmaße.

Anschlußplanung enthält keine Angaben zu Schwernerruf- und allgemeiner Elektroplanung (Putzsteckdosen/Lichtschalter etc.), bzw. zu EDV-Arbeitsplätzen.

Mehrungen von Strom- und EDV-Dosen über die dargestellten hinaus, sind nicht ausgeschlossen.

Im Rahmen der Prüfung der Werks- und Montageplanung nach Vergabe der medizintechnischen Leistungen sind Anpassungen der Anschlußplanung möglich.

Bauseitige Schutzvorrichtungen gemäß DIN EN 1717 zum Schutz des Trinkwassernetzes sind zu berücksichtigen.


Die Anschlußplanung dient als Grundlage für die Planung der TGA-Gewerke und kann ggf. zu endabgestimmten, freigegebenen Wandansichten differieren.

Index	Datum	Name	Änderung
06	19.12.2025	TS	Anpassung gemäß Folienanforderung 35 vom 07.10.2025, sowie in aktueller Ausstattungsplanung und
05	15.05.2025	TS	Aktualisierung auf Grundriss Architektur vom 20.01.2025, Änderungsantrag 18 Analytik/Galenik
04	24.09.2024	TS	UG1-NF-0034 Anpassung der Anschlüsse auf Veränderung der Ausstattung
03	17.06.2024	AH	Überarbeitung Anschlußplanung an neue Architekturpläne vom 17.04.2024 Index 03
02	25.10.2023	PH	Überarbeitung
01	26.07.2023	PH	Überarbeitung Anschlußplanung an neue Architekturpläne vom 09.06.2023 Index 01

Ersatzneubau Caritas-Krankenhaus Lebach

PROJEKTADRESSE: HEERESSTRASSE 49 66882 LEBACH

BAUHERR: Cusanus Trägergesellschaft Trier mbH
Friedrich-Wilhelm-Str. 32
54290 Trier

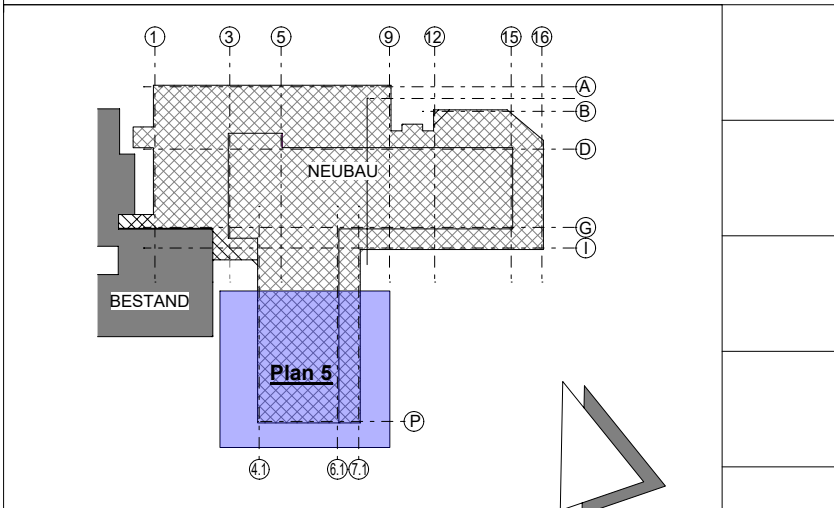

PLANVERFASSER:	GEZ: TS	MASSSTAB: 1:50
INDEX: 06	DATUM INDEX: 19-12-2025	PROJ.NR.: 542
PLANBEZEICHNUNG: Anschlußplanung Grundriss -1. Untergeschoss Plan 5	DATUM ERSTELLUNG: 10-10-2022	PLAN-NR.: AUSFÜHRUNGSPLAN
Fertiggestellt: MEDIZIN- UND LABORTECHNIK	PLAN-NUMMER / DATUMNAME: MLT-5-U1-GR-105-06-V	