


Regelquerschnitte M 1:25

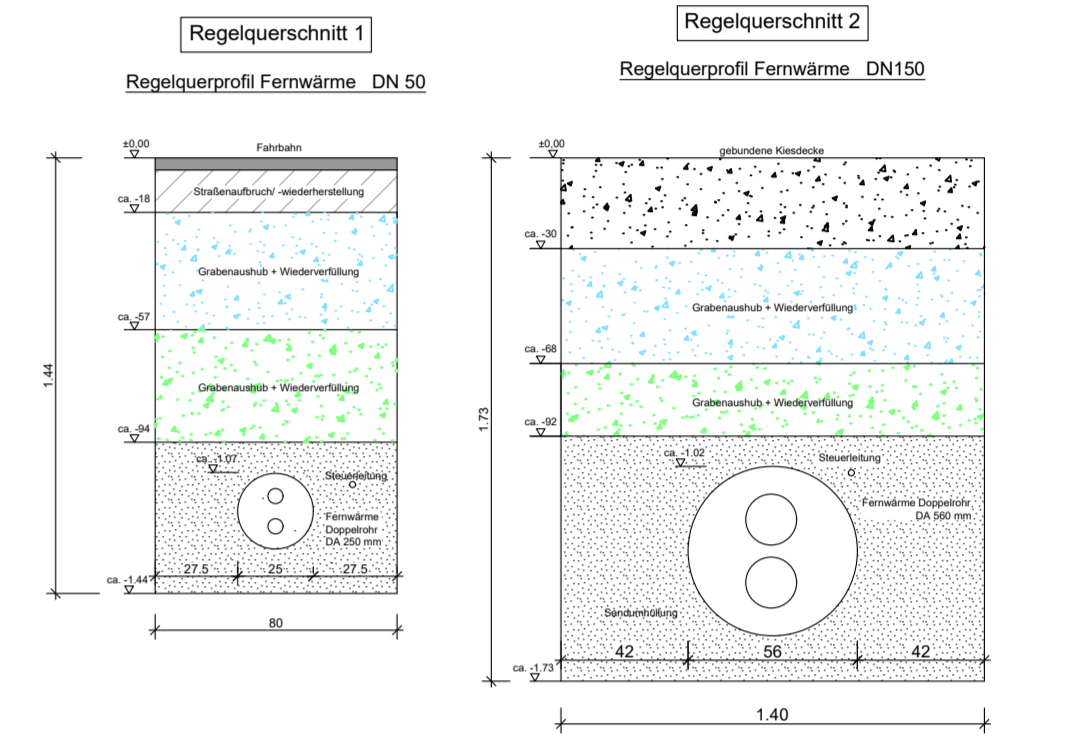

Zeichenerklärung

- | Bestand | Planung |
|---------|--------------------------------|
| | Regenwasserkanal |
| | Mischwasserkanal |
| | Hausanschluss Kanal |
| | Wasserleitung - Hauptleitung |
| | Hydrantenschacht |
| | Straßeneinlauf |
| | Stromleitung |
| | Telekabelleitung |
| | Gasleitung |
| | Straßenbeleuchtung |
| | Mikroverbundrohr |
| | Mikro-Hausanschluss |
| | Haupttrasse Fernwärmeleitung |
| | Hausanschluss Fernwärmeleitung |
| | Asphaltfläche |
| | Kiesfläche |
| | Pflasterfläche |

FASSNACHT INGENIEURE

Ziegeleistraße 3, 88410 Bad Wurzach
+49 7564 9306-0, info@fassnacht-ingenieure.de
www.fassnacht-ingenieure.de

Bauherr
Große Kreisstadt Leutkirch
Spitalgasse 1
88299 Leutkirch

Projekt
F25002.A1
Neubau Fernwärmeleitung
"Im Schleifrad"

Lageplan Infrastruktur

Plan Nr.
6-04.1-LP
Planungsstand
Ausarbeitung

Maßstab
1: 250
Koordinatensystem
UTM 32N
NN, Status 100/130

bearbeitet MRO
gezeichnet SFA
geprüft MRO

Anerkannt,
Bad Wurzach, 28.05.2026