
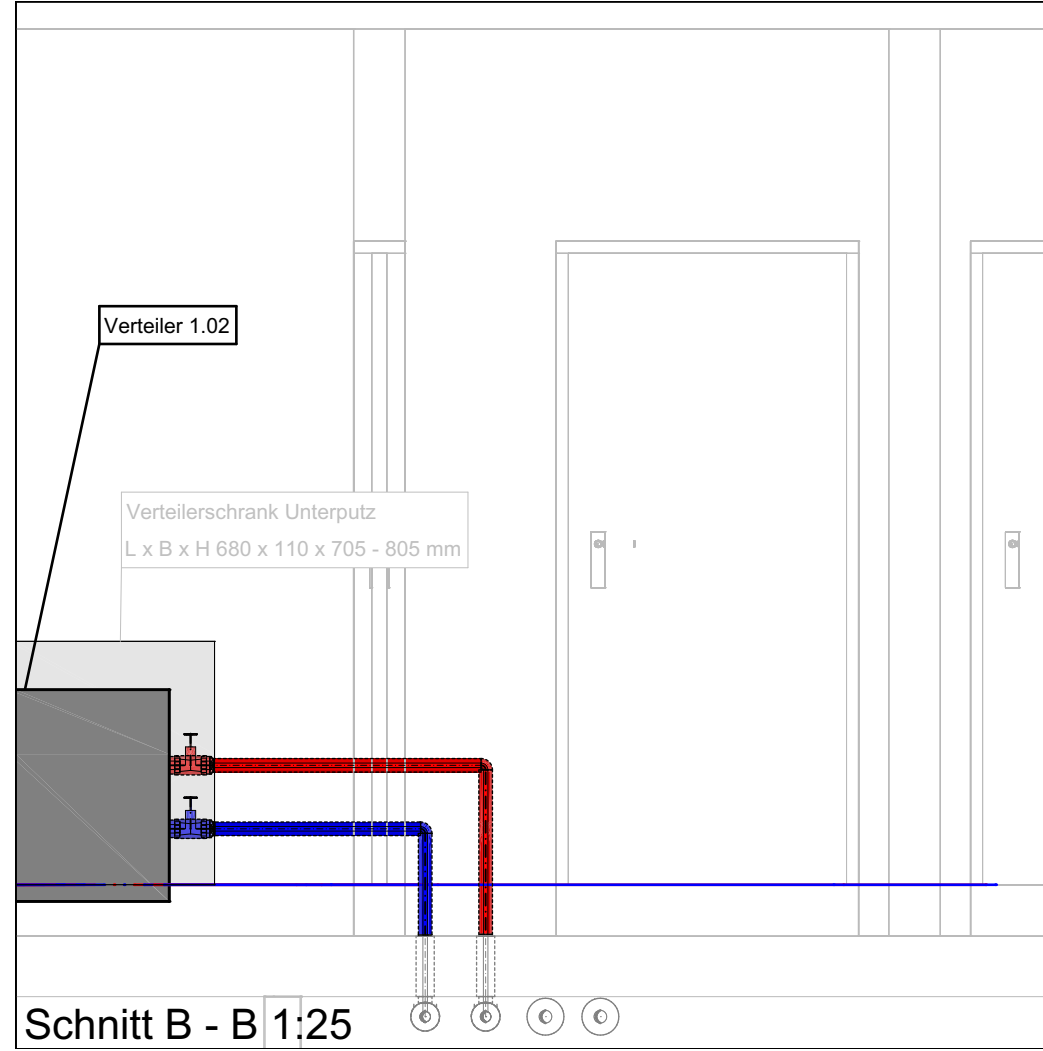
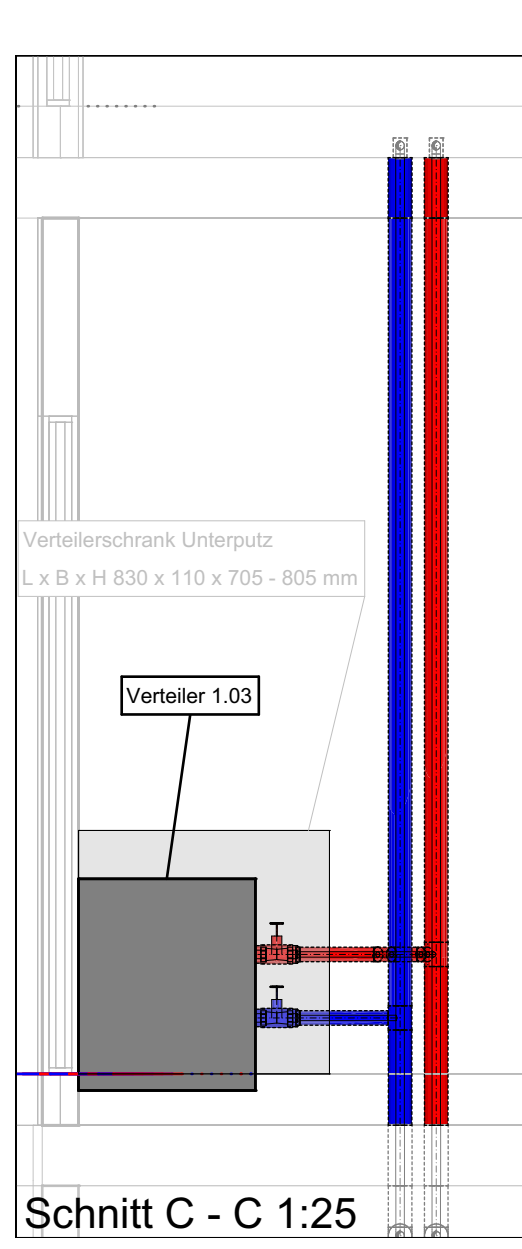
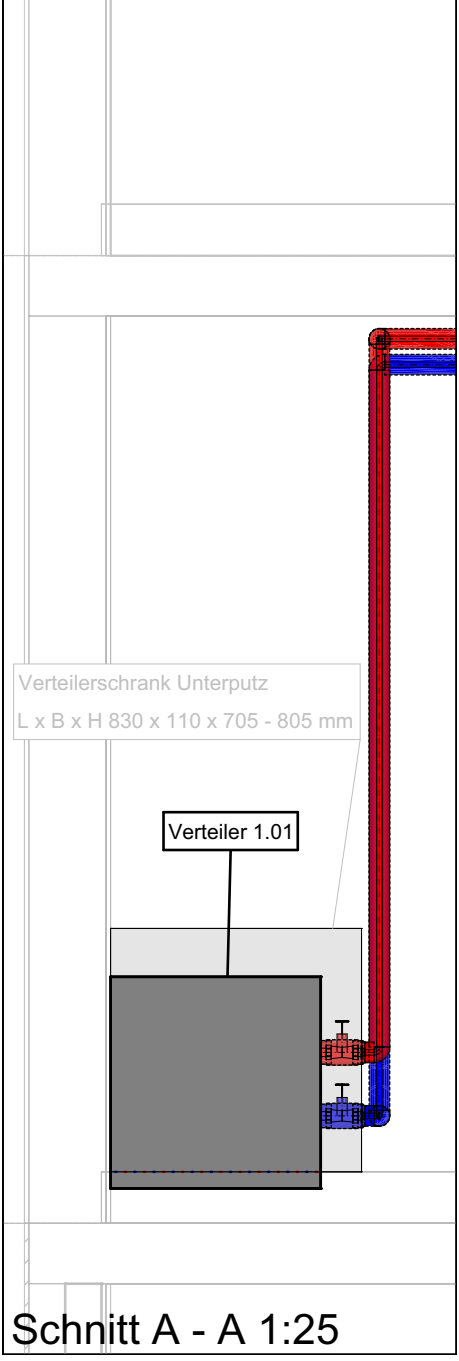


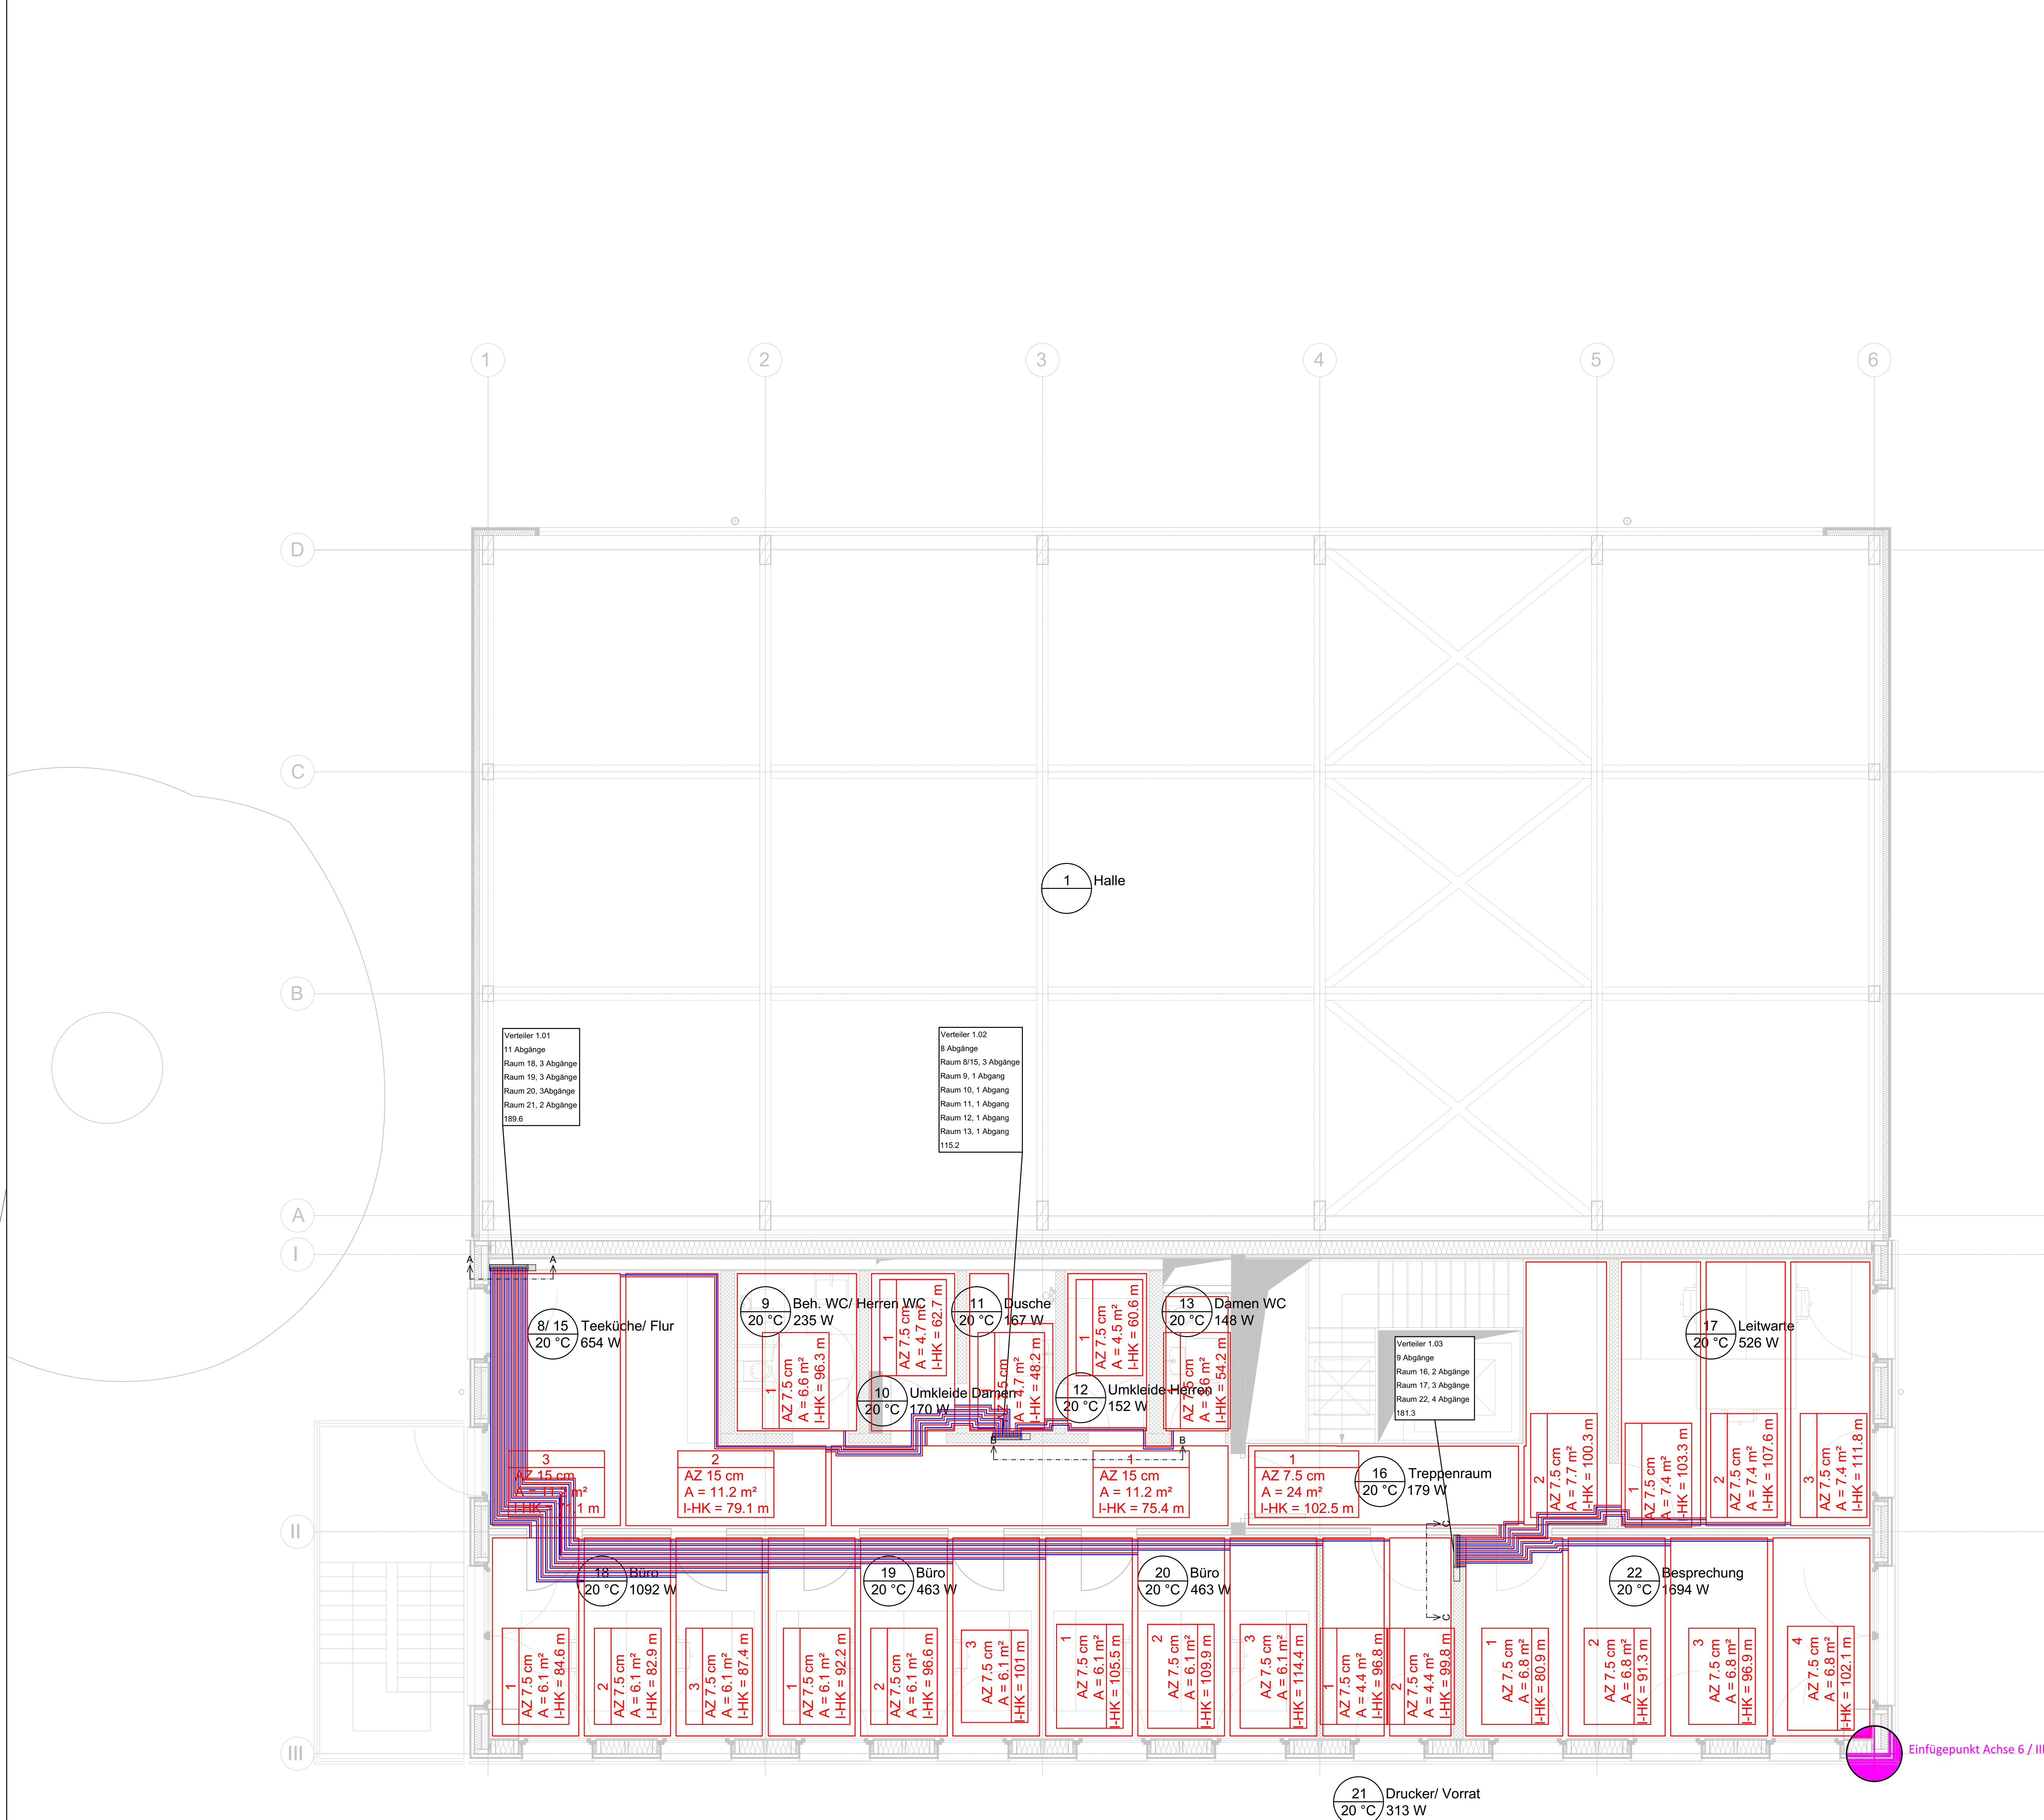

ALLGEMEINE HINWEISE

AUSFÜHRUNG NACH DEN GELTENDEN REGELN DER TECHNIK

GÜLTIGKEIT NUR UNTER GLEICHZEITIGER BEACHTUNG VON GRUNDRISSSEN, SCHEMATA, BERECHNUNGEN, ARCHITEXTURPLÄNEN

SOWIE PLAN- UND ANDERER ZUSÄTZLICHE GEZEICHNEN

BRANDSCHUTZ BEACHTEN

OGF ARBEITSTÄTTENRICHTLINIE BEACHTEN

MAßE VOR ORT PRÜFEN

BEI UNKLARHEITEN BITTEN SIE UM RÜCKFRAGEN

HINWEISE GEWERK

VERLEGUNG DER FBH NACH DIN 1984-2 BIS 1984-5

HYDRAULISCHER ABSCHEID NACH VDI 3573 UND DIN EN 14336

AUSFÜHRUNG NACH GEG

ÜBERTLÄUCHENTEMPERATUR NACH ASR A3.5

LEGENDE

AZ Vorpostenstand **IHK** Heizkörper

A Heizkörper **kg/h** gesamt Mauerdurchfluß Verteiler

INDEX			
10			
09			
08			
07			
06			
05			
04			
03			
02			
01	Quadratische Fläche Raum 13	26.01.2025	Berns
Index	Änderung	DATUM	NAMEN

PROJEKT	Neubau Energiezentrale BPJ	Energiezentrale Brainergypark An der deutschen Weile 52428 Jülich Deutschland
BAUHERR		Brainergypark Jülich GmbH Am Brainergypark 1 52428 Jülich Deutschland
DATUM/UNTERSCHRIFT		
PLANVERFASSER		cm.tech GmbH Helmholtzstraße 24 52428 Jülich Germany
DATUM/UNTERSCHRIFT		
PLANNUMMER		
PLANDATEN	MAßSTAB 1:50	ERSTFASUNG Prüfung 30.10.2025
	FORMAT A0	GEPRÜFT AM 16.12.2025
		GEPRÜFT VON Berns
PLANNUMMER	241021	EJD-HZG-LP5-GR-01-202-01-F